




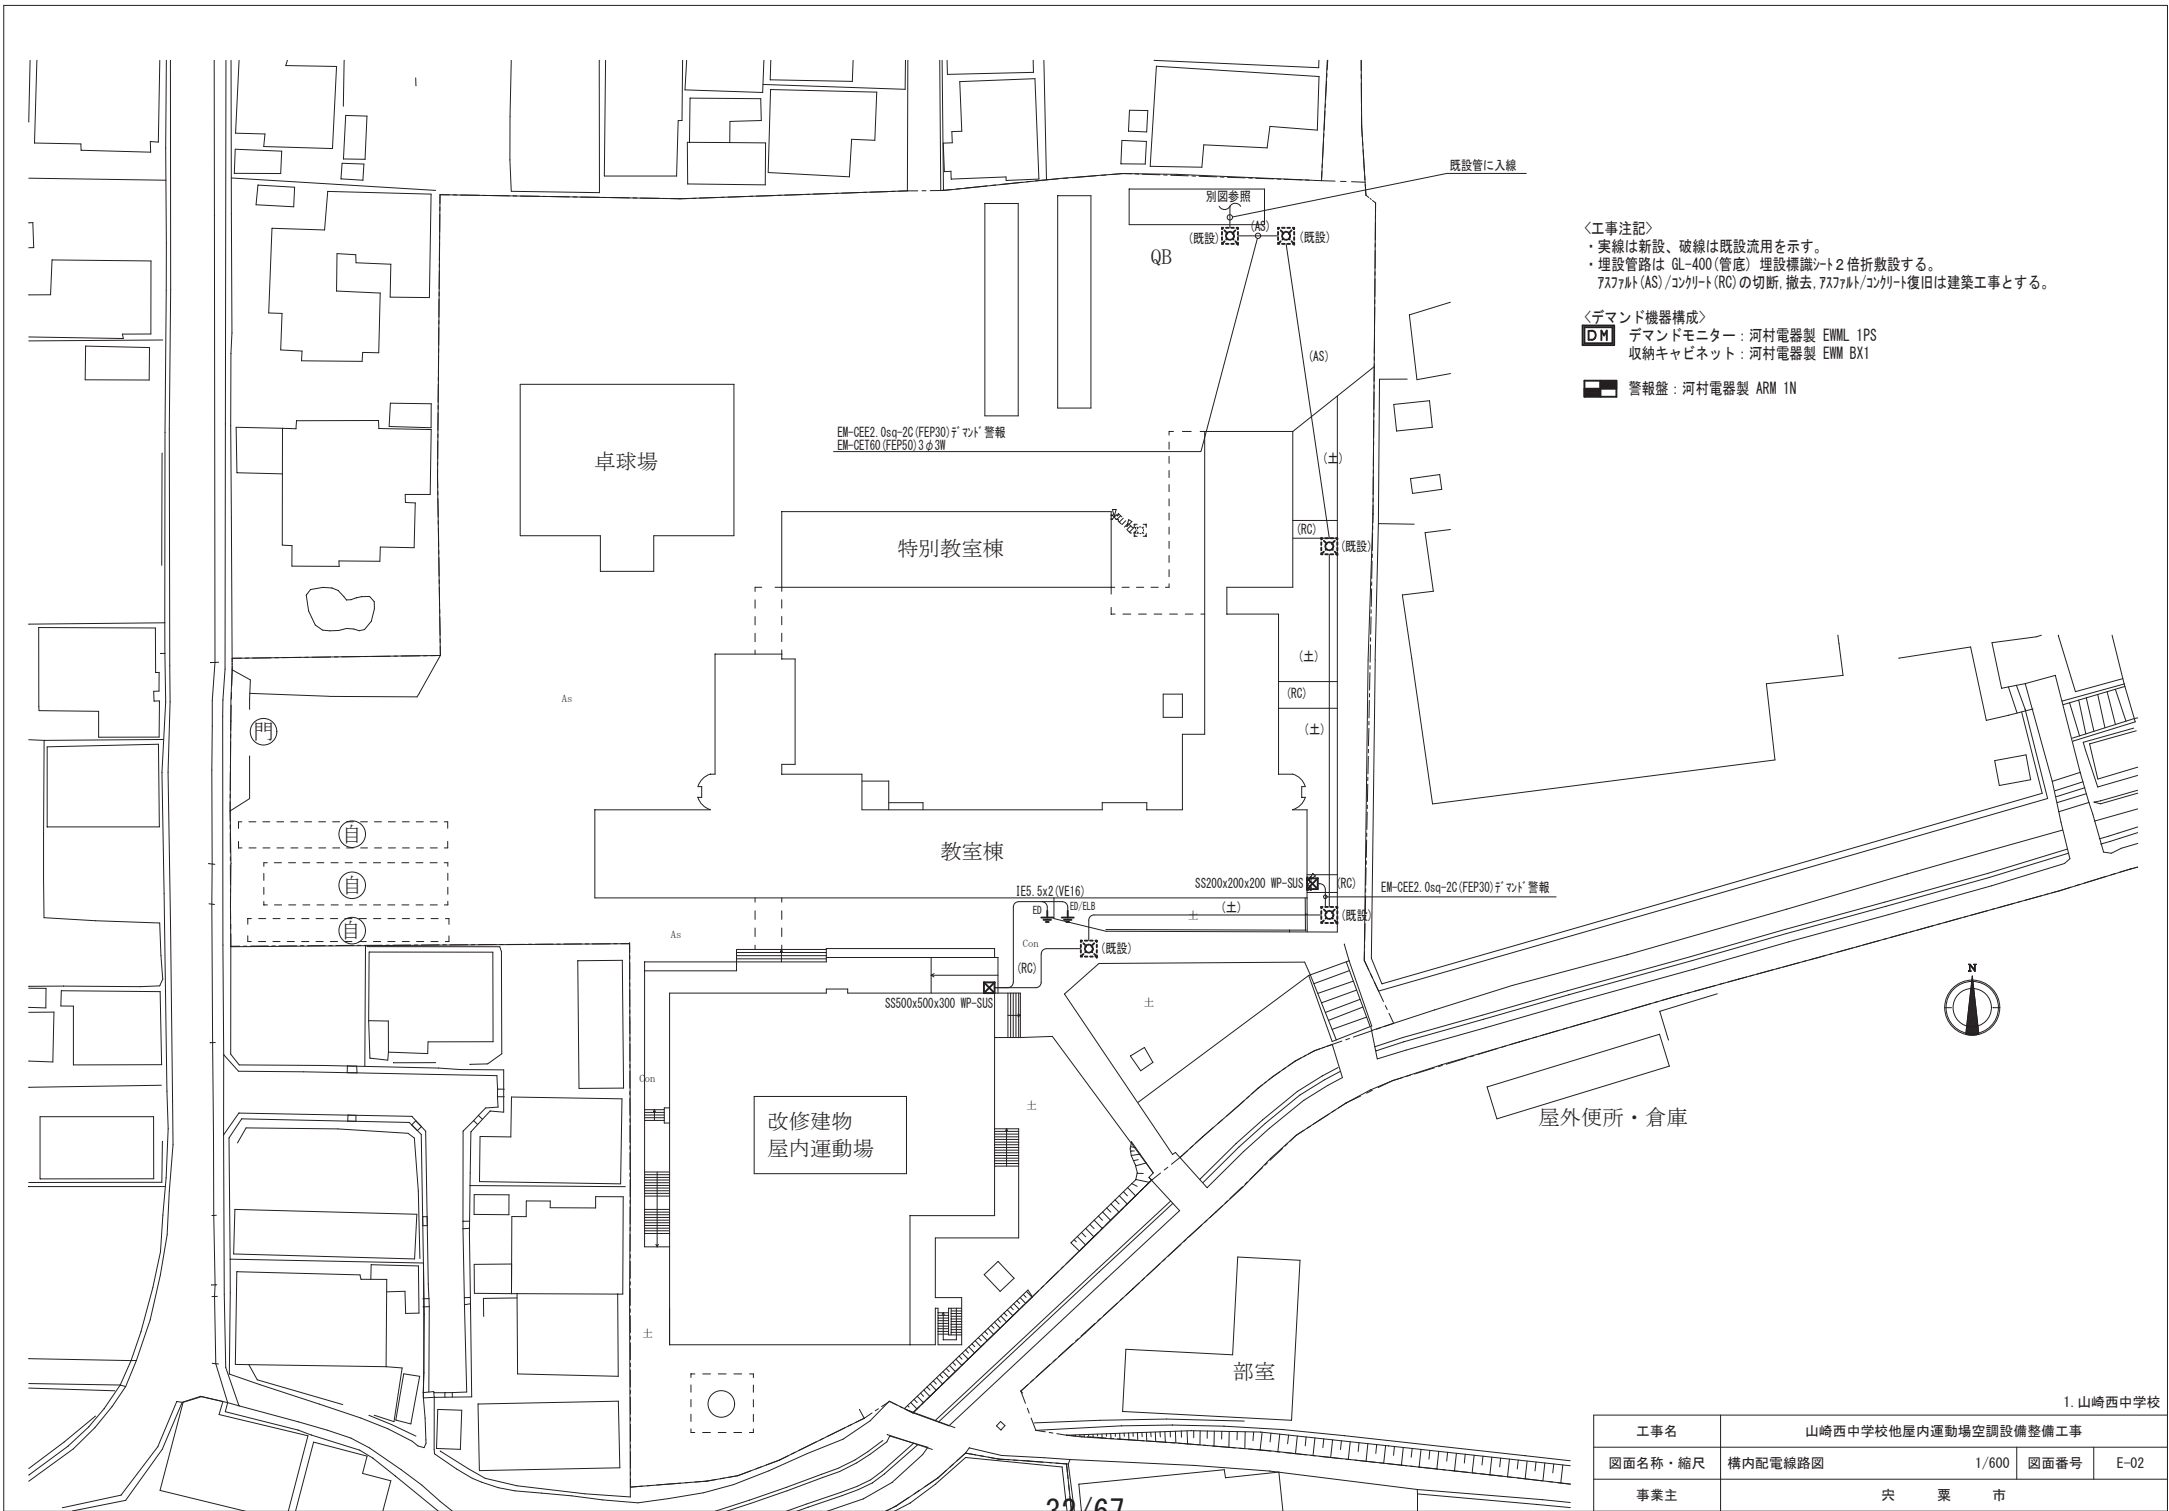

材質	SUS製	種別	屋外壁掛露出型	分岐回路					電源		容量	警報	遠隔	INV 対応	電線		接地	制御 方式	負荷名称
盤名称	主幹・結線			回路番号	種別	P	F	T	MC	相	電圧				[Kw]	sq	sq/mm		
1M-AC1 計18.24KW ◎ ED ◎ ELB	60sq (3φ) × MCCB 3P3E 100AF/100AT			A	ELCB	3	50	30		3	200	3.04			○	5.5	3.5	直結	室外機
				B	ELCB	3	50	30		3	200	3.04			○	5.5	3.5	直結	室外機
				C	ELCB	3	50	30		3	200	3.04			○	5.5	3.5	直結	室外機
				D	ELCB	3	50	30		3	200	3.04			○	5.5	3.5	直結	室外機
				E	ELCB	3	50	30		3	200	3.04			○	5.5	3.5	直結	室外機
				F	ELCB	3	50	30		3	200	3.04			○	5.5	3.5	直結	室外機

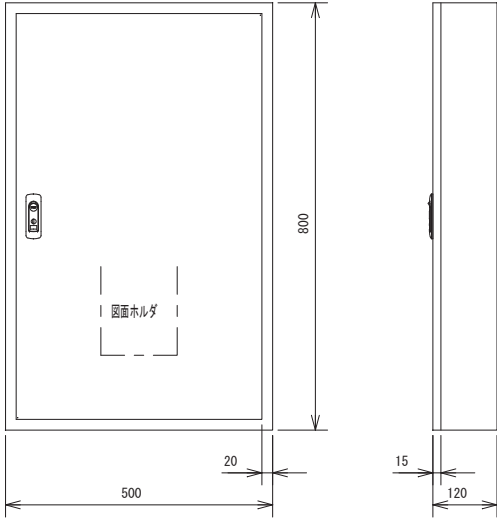


1M-AC1 参考姿図
製造者標準仕様

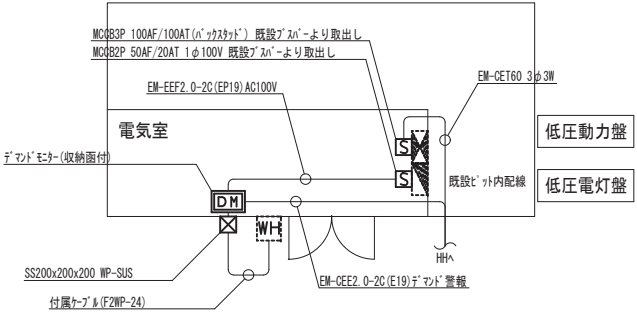




電気室詳細図 1/100

工事名	山崎西中学校他屋内運動場空調設備整備工事		
図面名称・縮尺	分電盤接続図・電気室詳細図	-	図面番号 E-03
事業主	央 栗 市		

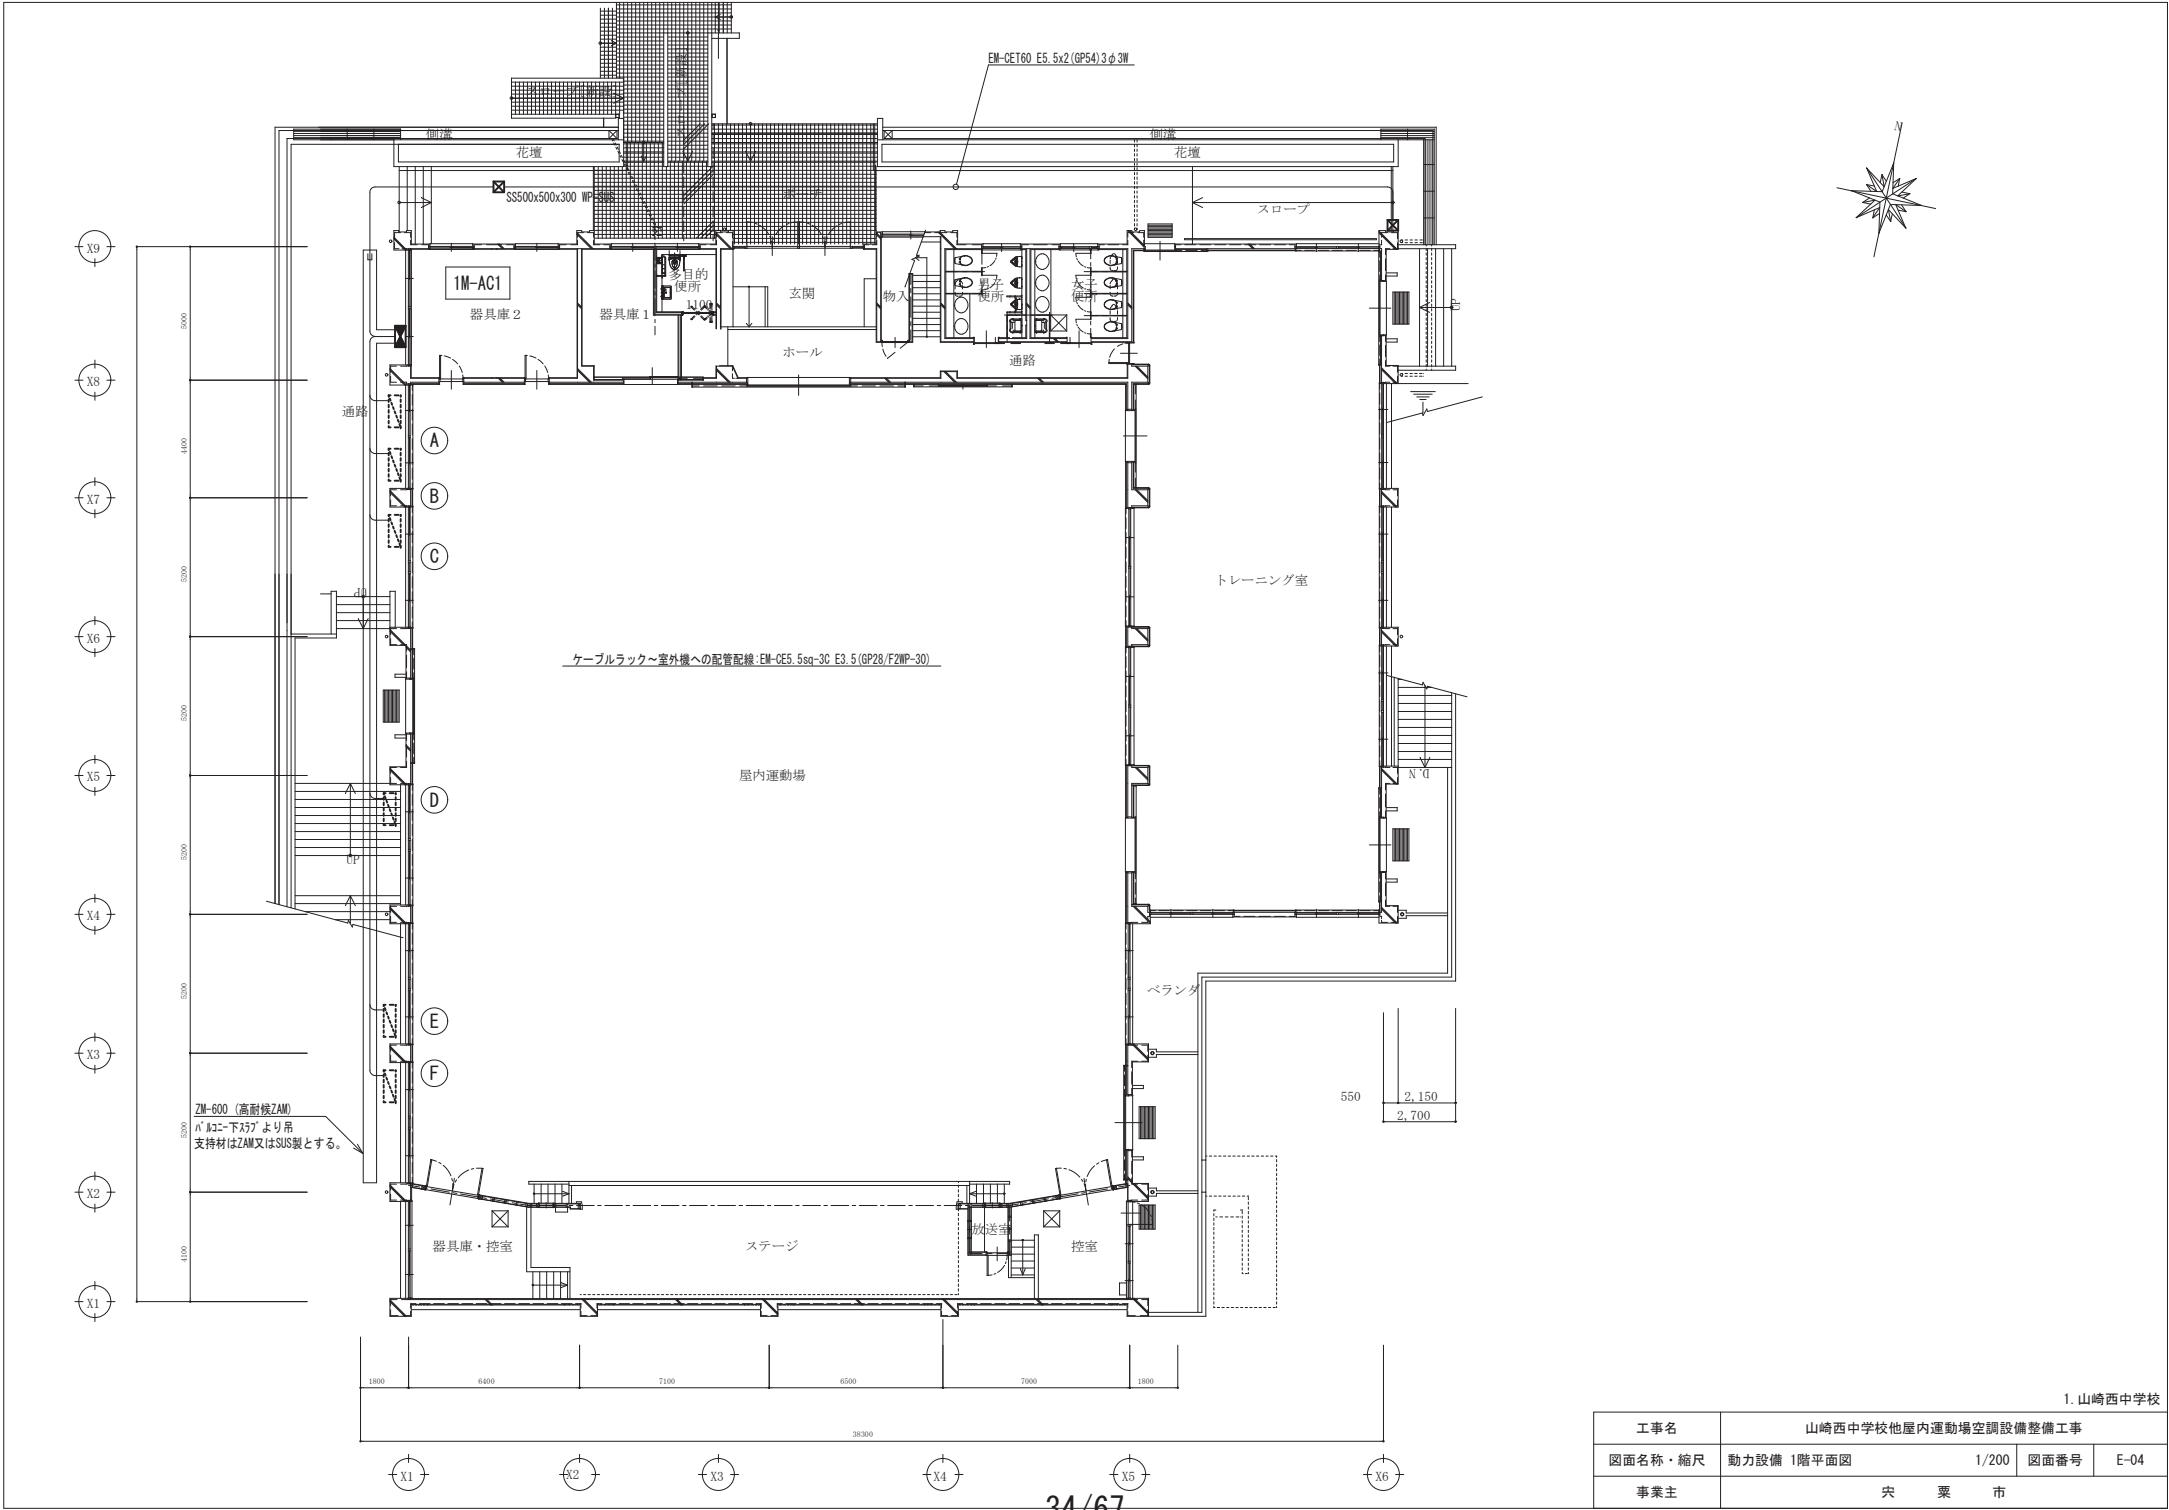

1. 山崎西中学校

工事名	山崎西中学校他屋内運動場空調設備整備工事		
図面名称・縮尺	動力設備 1階平面図	1/200	図面番号 E-04
事業主	栄 栗 市		

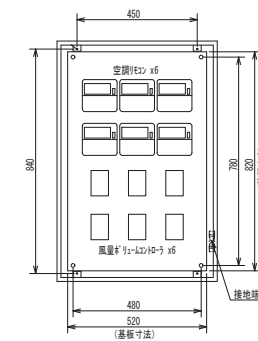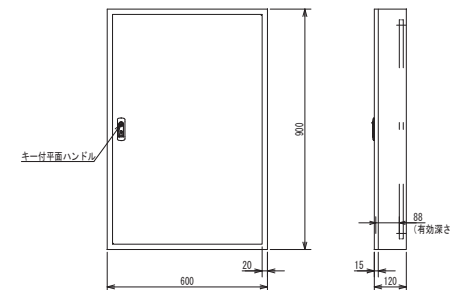
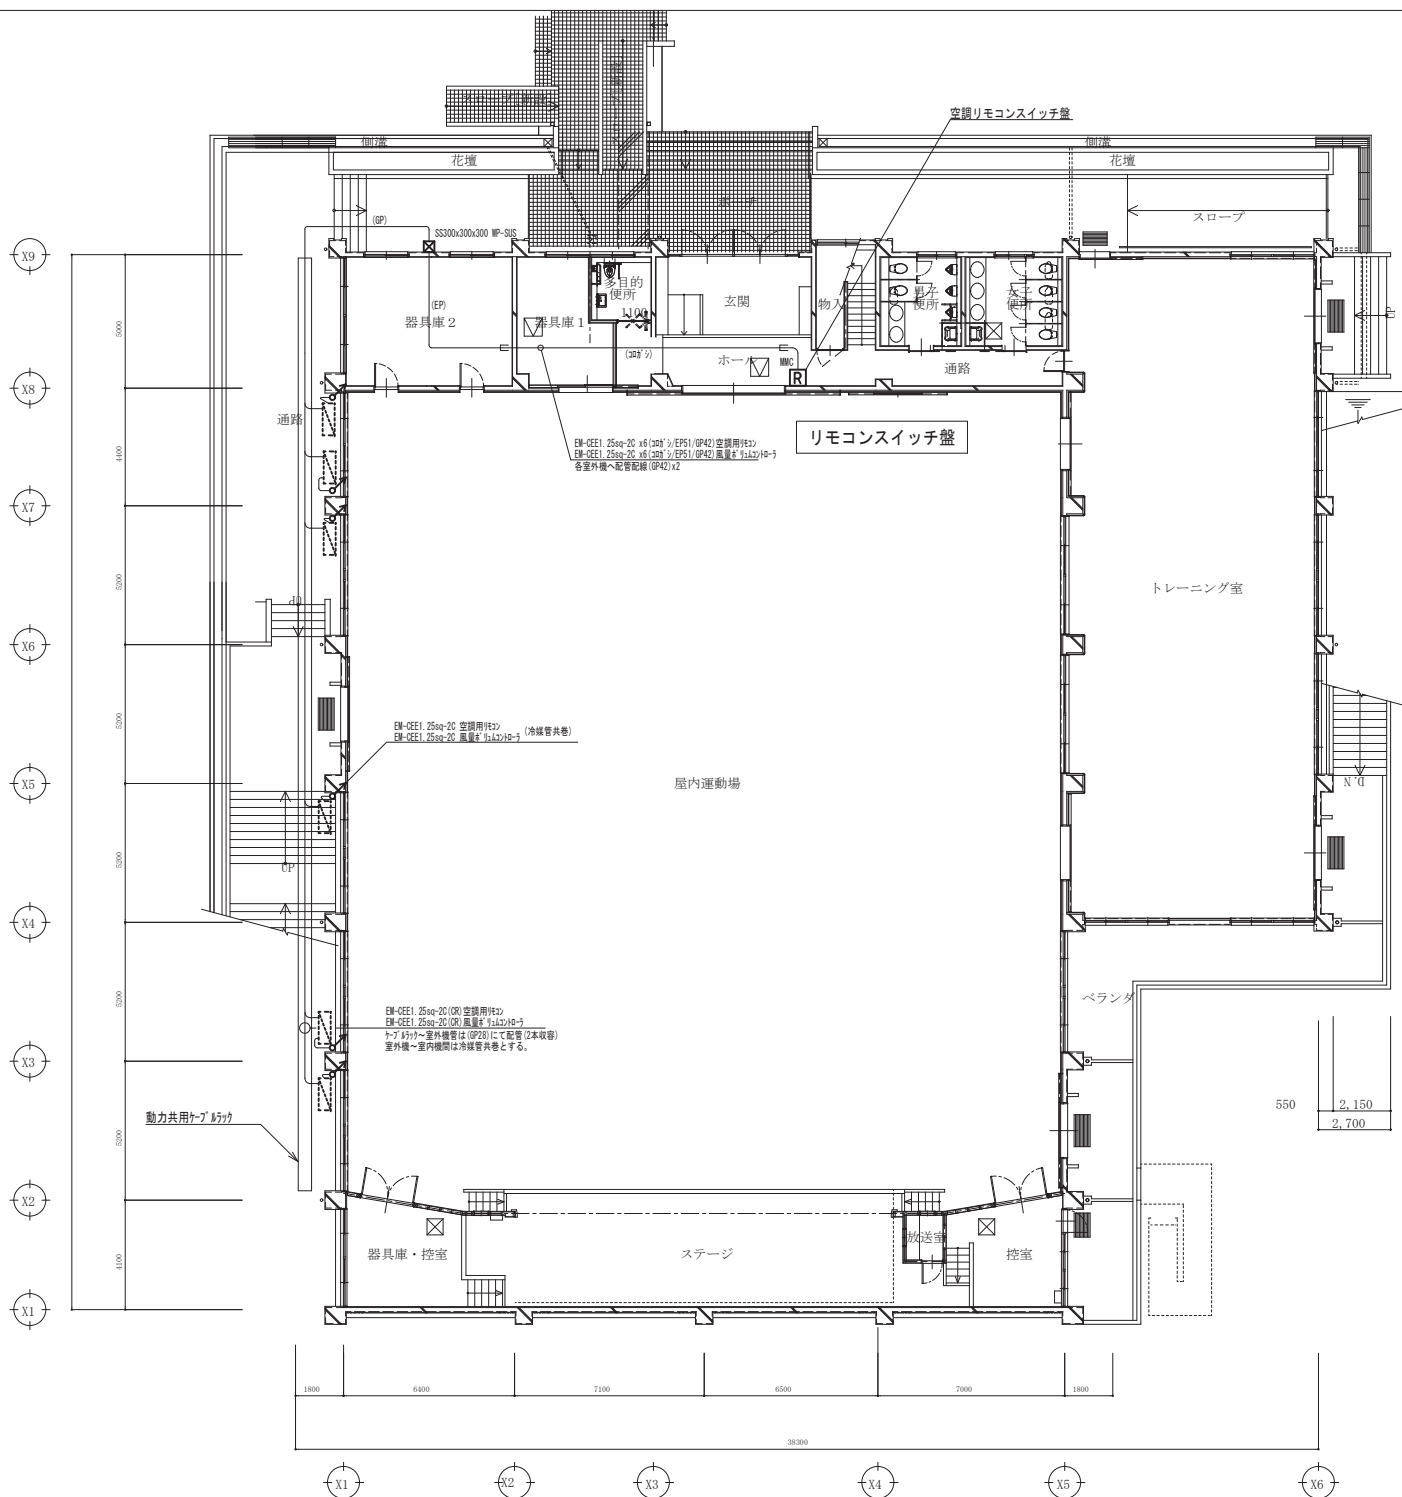


空調リモコンスイッチ盤
キャビネット壁に空調機器組み込み(機械設備工事)
日東工業:B12-69相当品

1. 山崎西中学校

工事名	山崎西中学校他屋内運動場空調設備整備工事			
図面名称・縮尺	空調計装設備 1 階平面図	1/200	図面番号	E-05
事業主	栄 栗 市			

X9
 X8
 X7
 X6
 X5
 X4
 X3
 X2
 X1

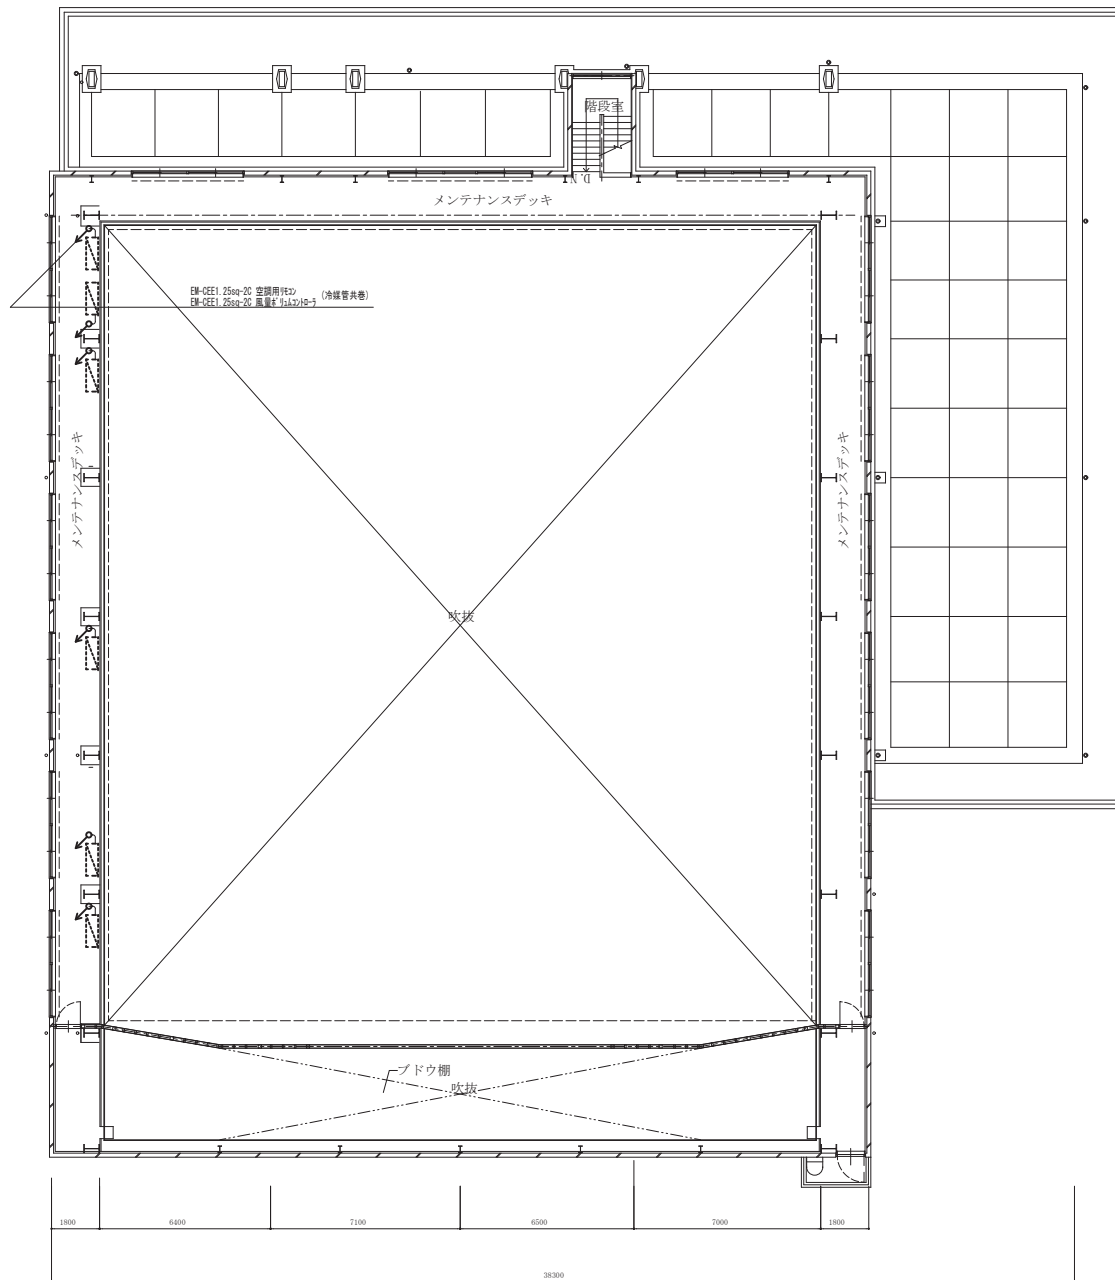
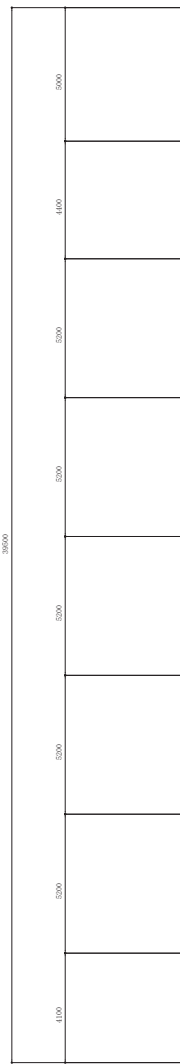



X1
 X2
 X3
 X4
 X5
 X6



1. 山崎西中学校

工事名	山崎西中学校他屋内運動場空調設備整備工事			
図面名称・縮尺	空調計装設備メンテナンスデッキ平面図	1/200	図面番号	E-06
事業主	栄 栗 市			

 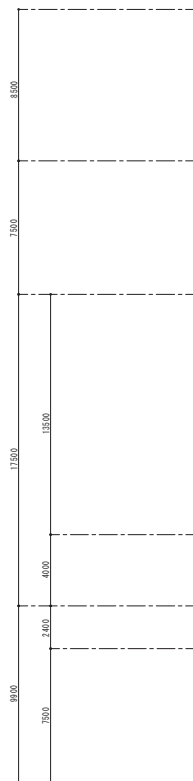


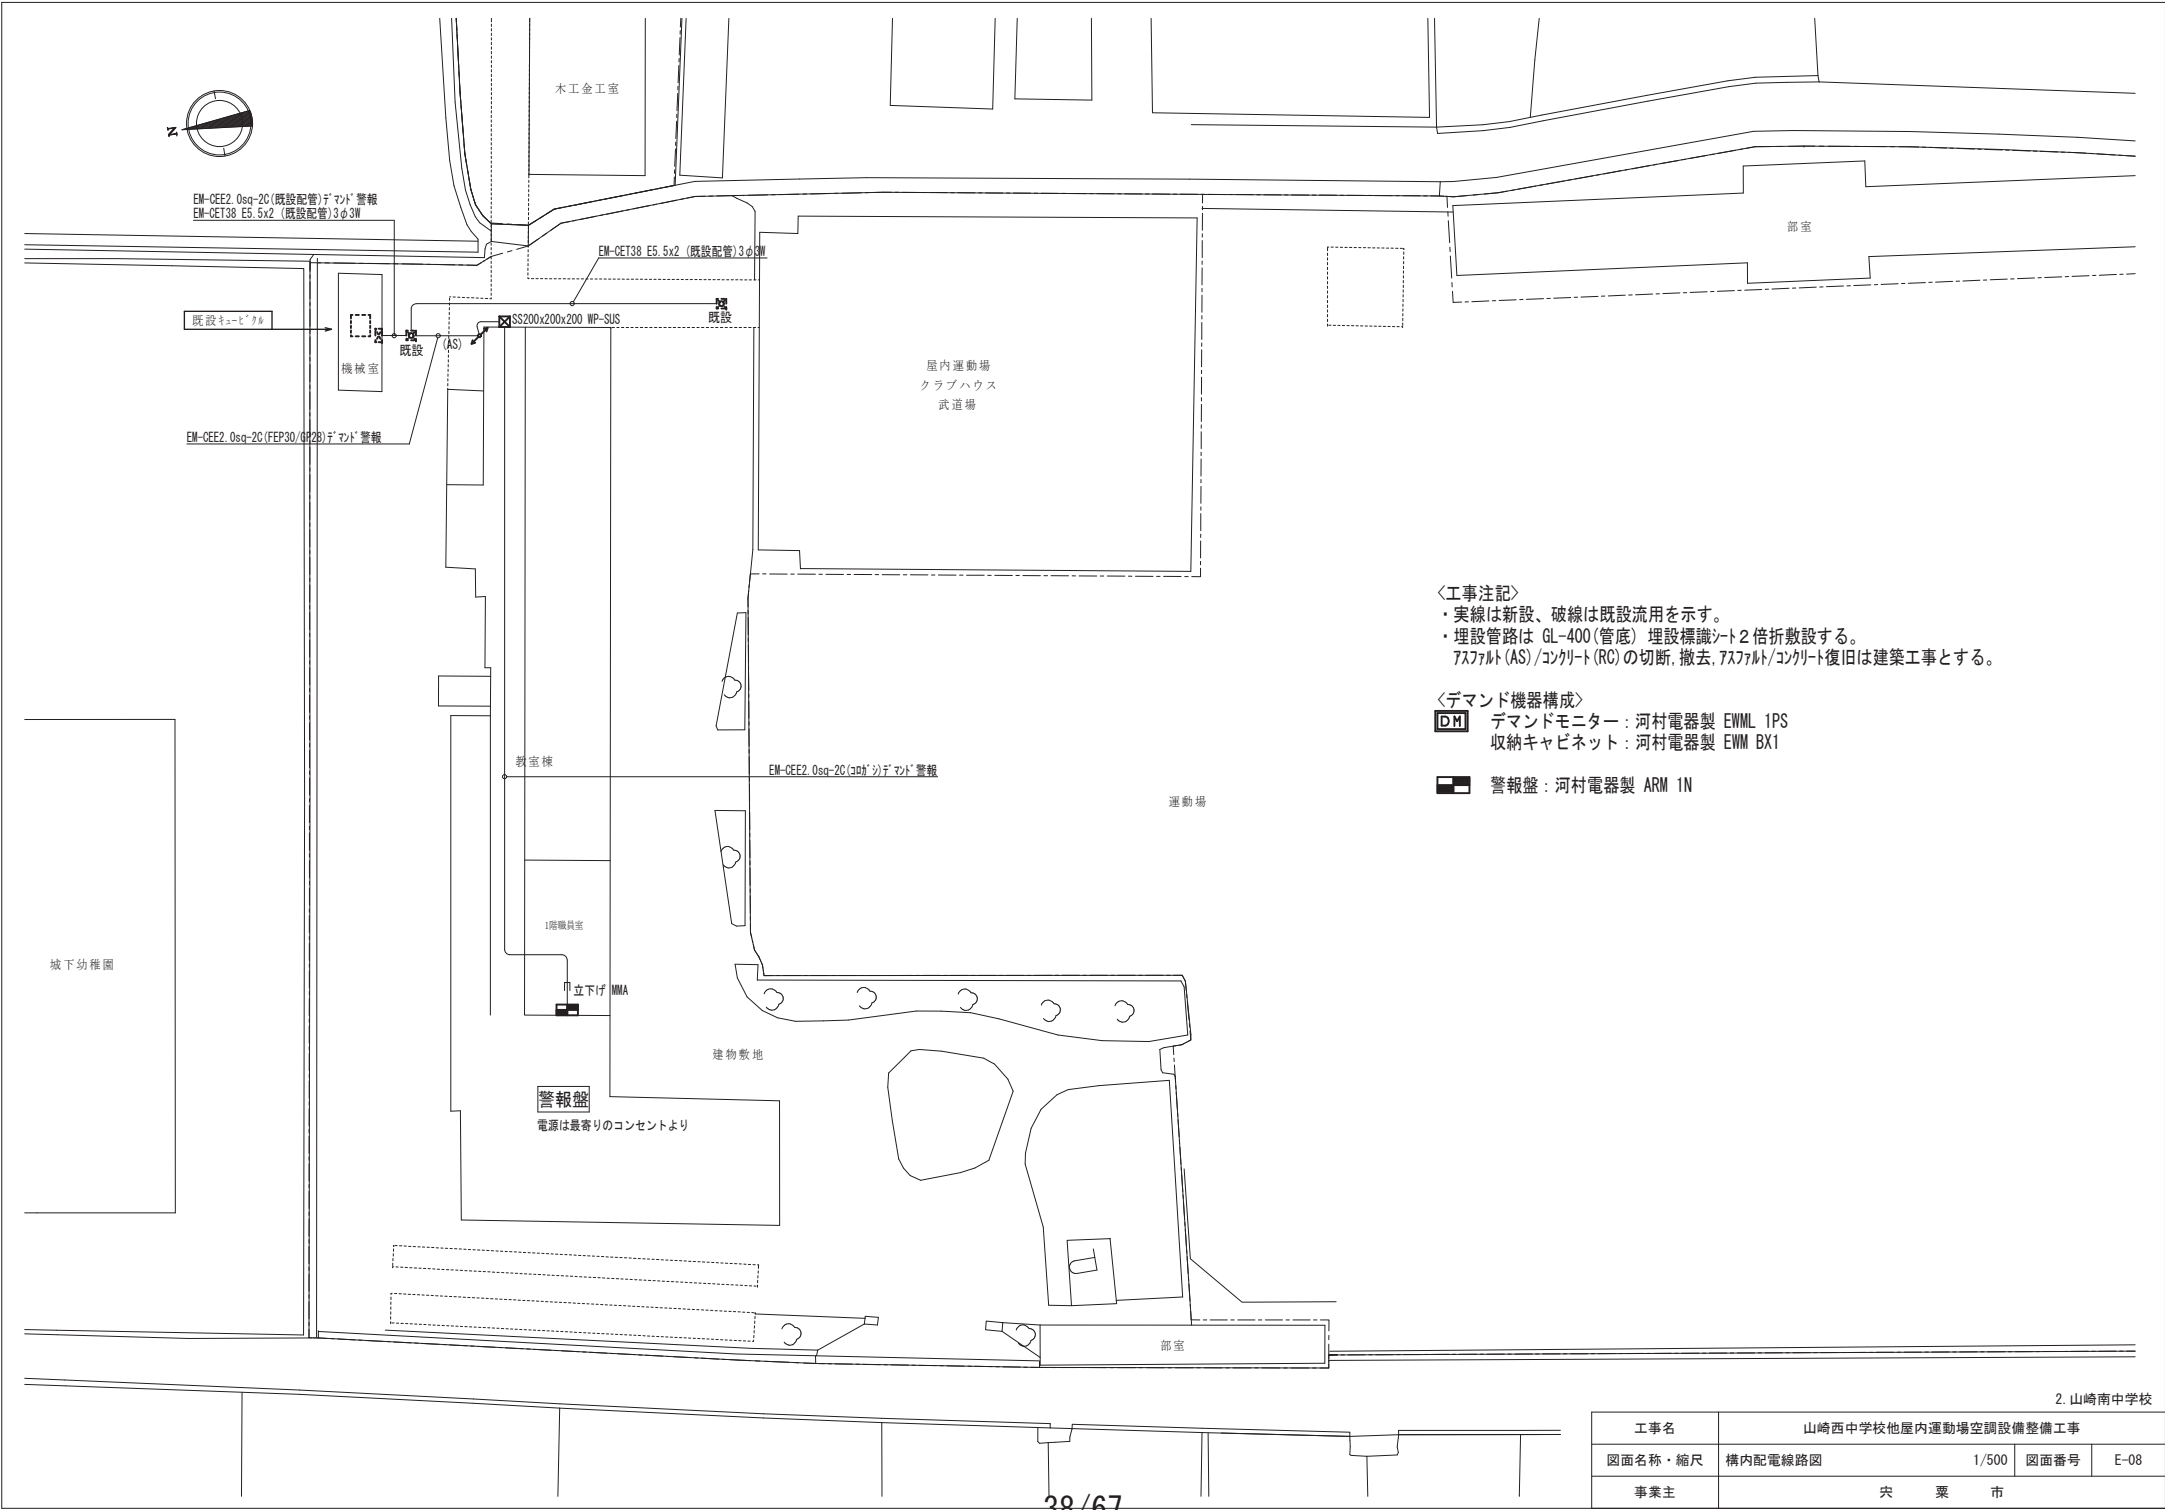

＜工事注記＞
・実線は新設、破線は既設流用を示す。
・埋設管路は GL-400 (管底) 埋設標識シート2倍折敷設する。
アスファルト (AS) /コンクリート (RC) の切断、撤去、アスファルト/コンクリート復旧は建築工事とする。


＜デマンド機器構成＞
DM デマンドモニター：河村電器製 EWM1 1PS
収納キャビネット：河村電器製 EWM BX1

 警報盤：河村電器製 ARM 1N

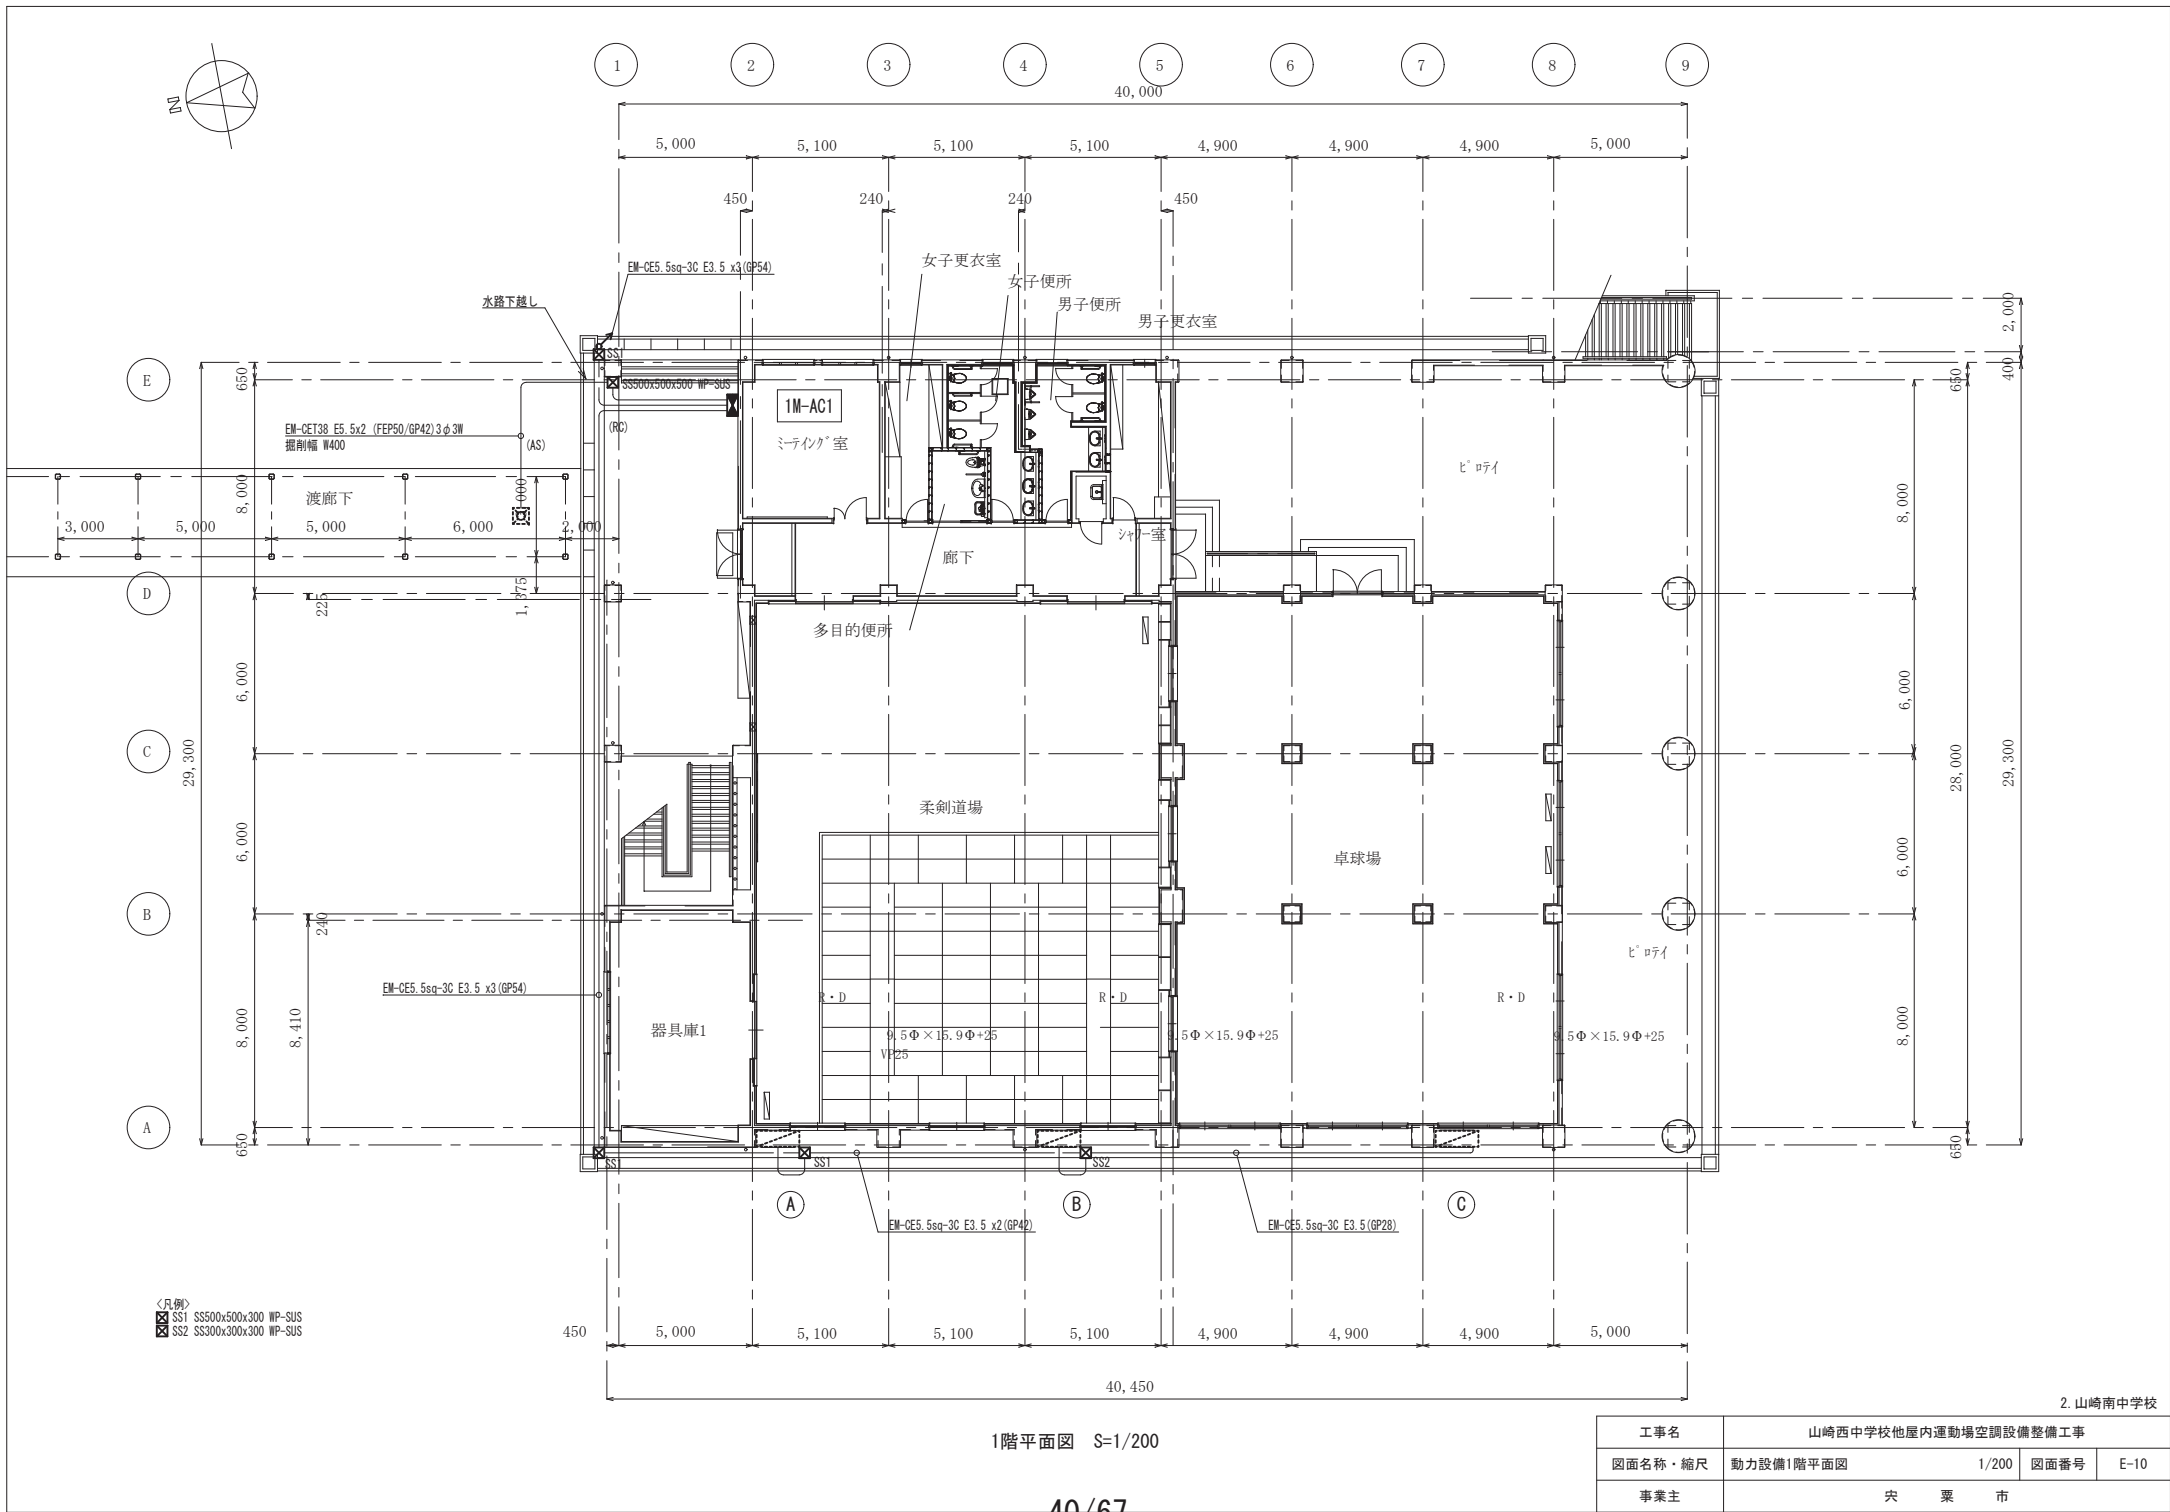

2. 山崎南中学校


工事名	山崎西中学校他屋内運動場空調設備整備工事			
図面名称・縮尺	動力設備1階平面図	1/200	図面番号	E-10
事業主	央 栗 市			

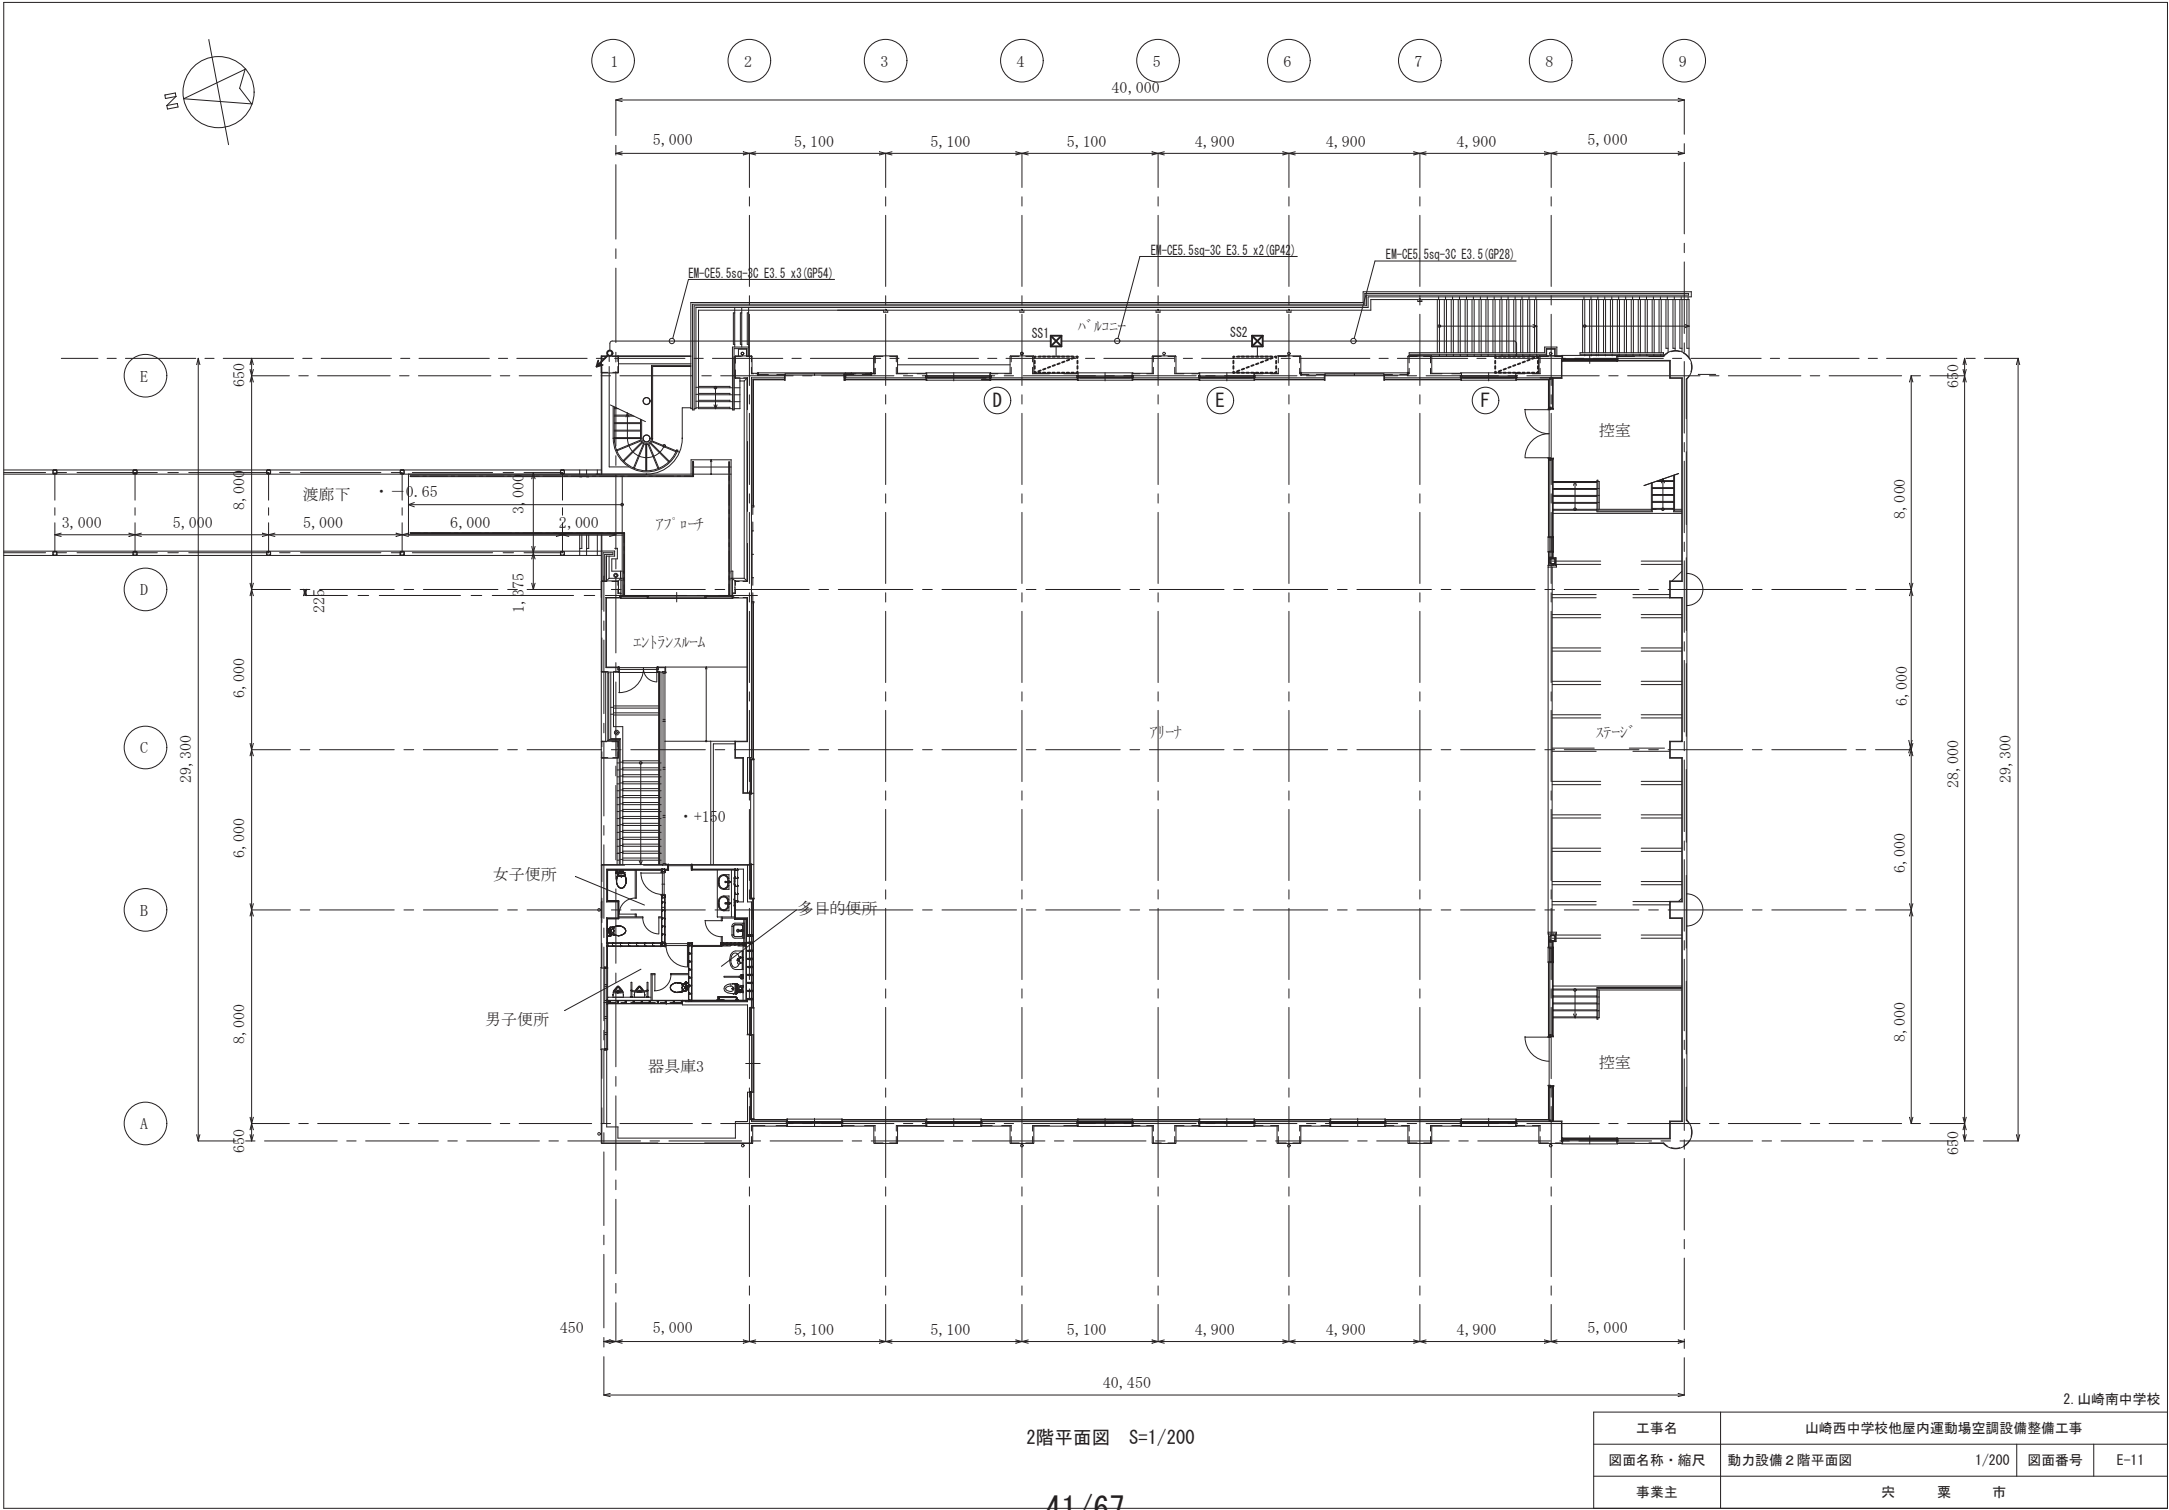


2. 山崎南中学校

2階平面図 S=1/200

工事名	山崎西中学校他屋内運動場空調設備整備工事			
図面名称・縮尺	動力設備 2階平面図	1/200	図面番号	E-11
事業主	央 栗 市			

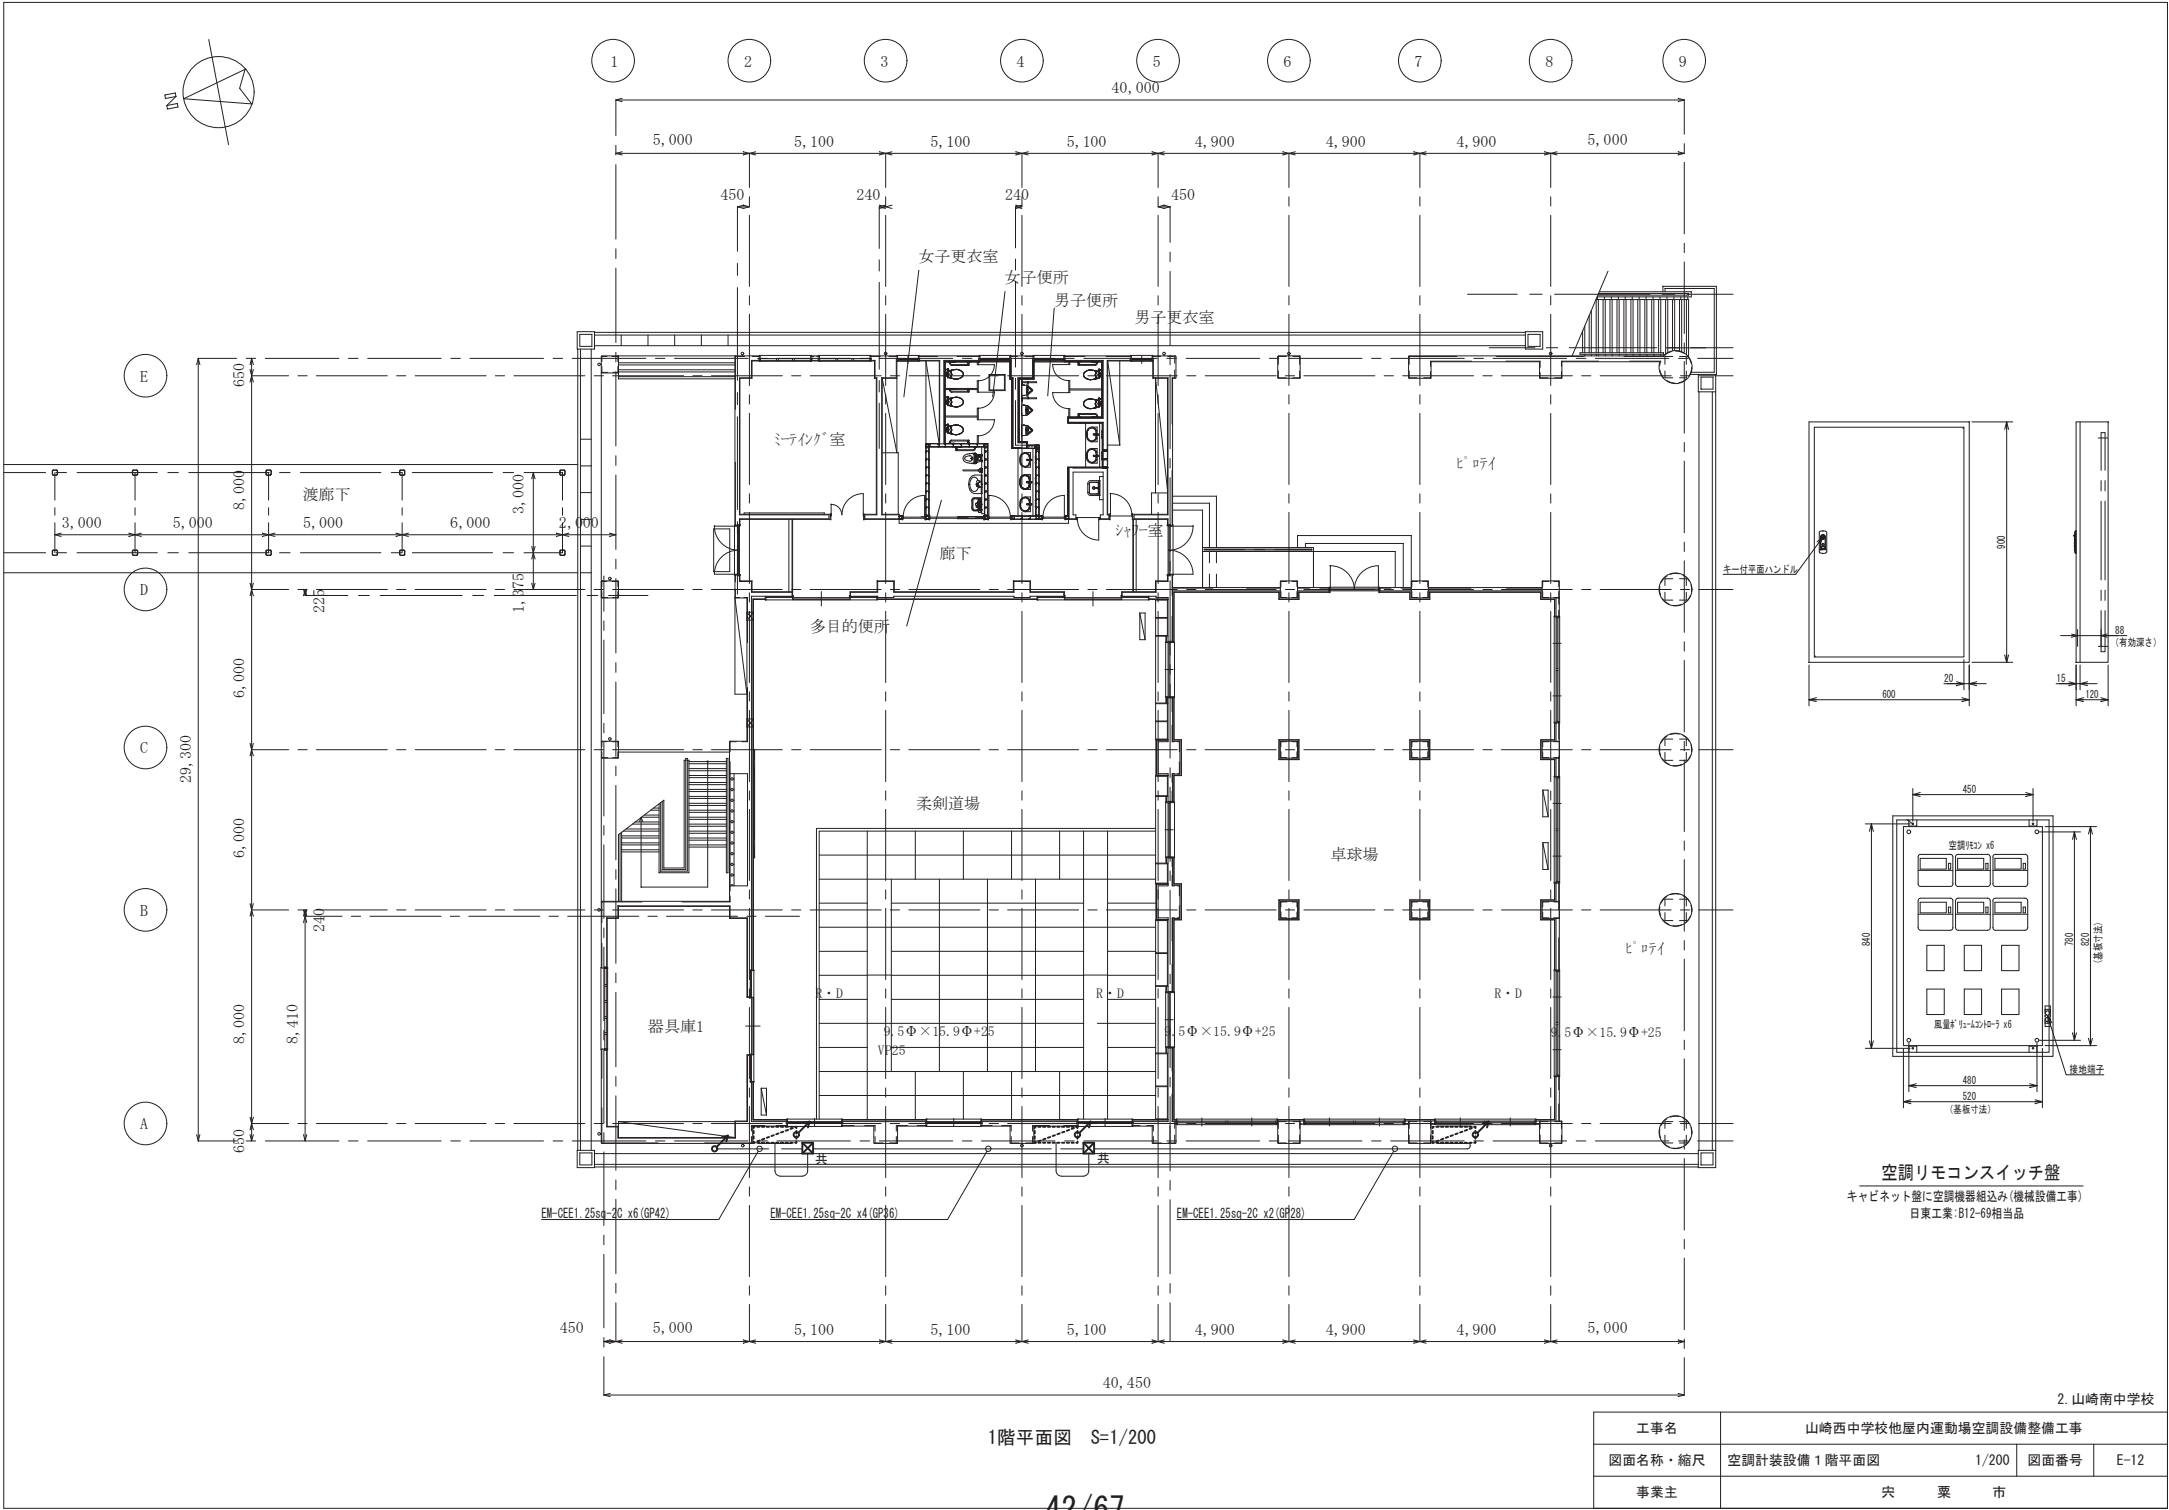


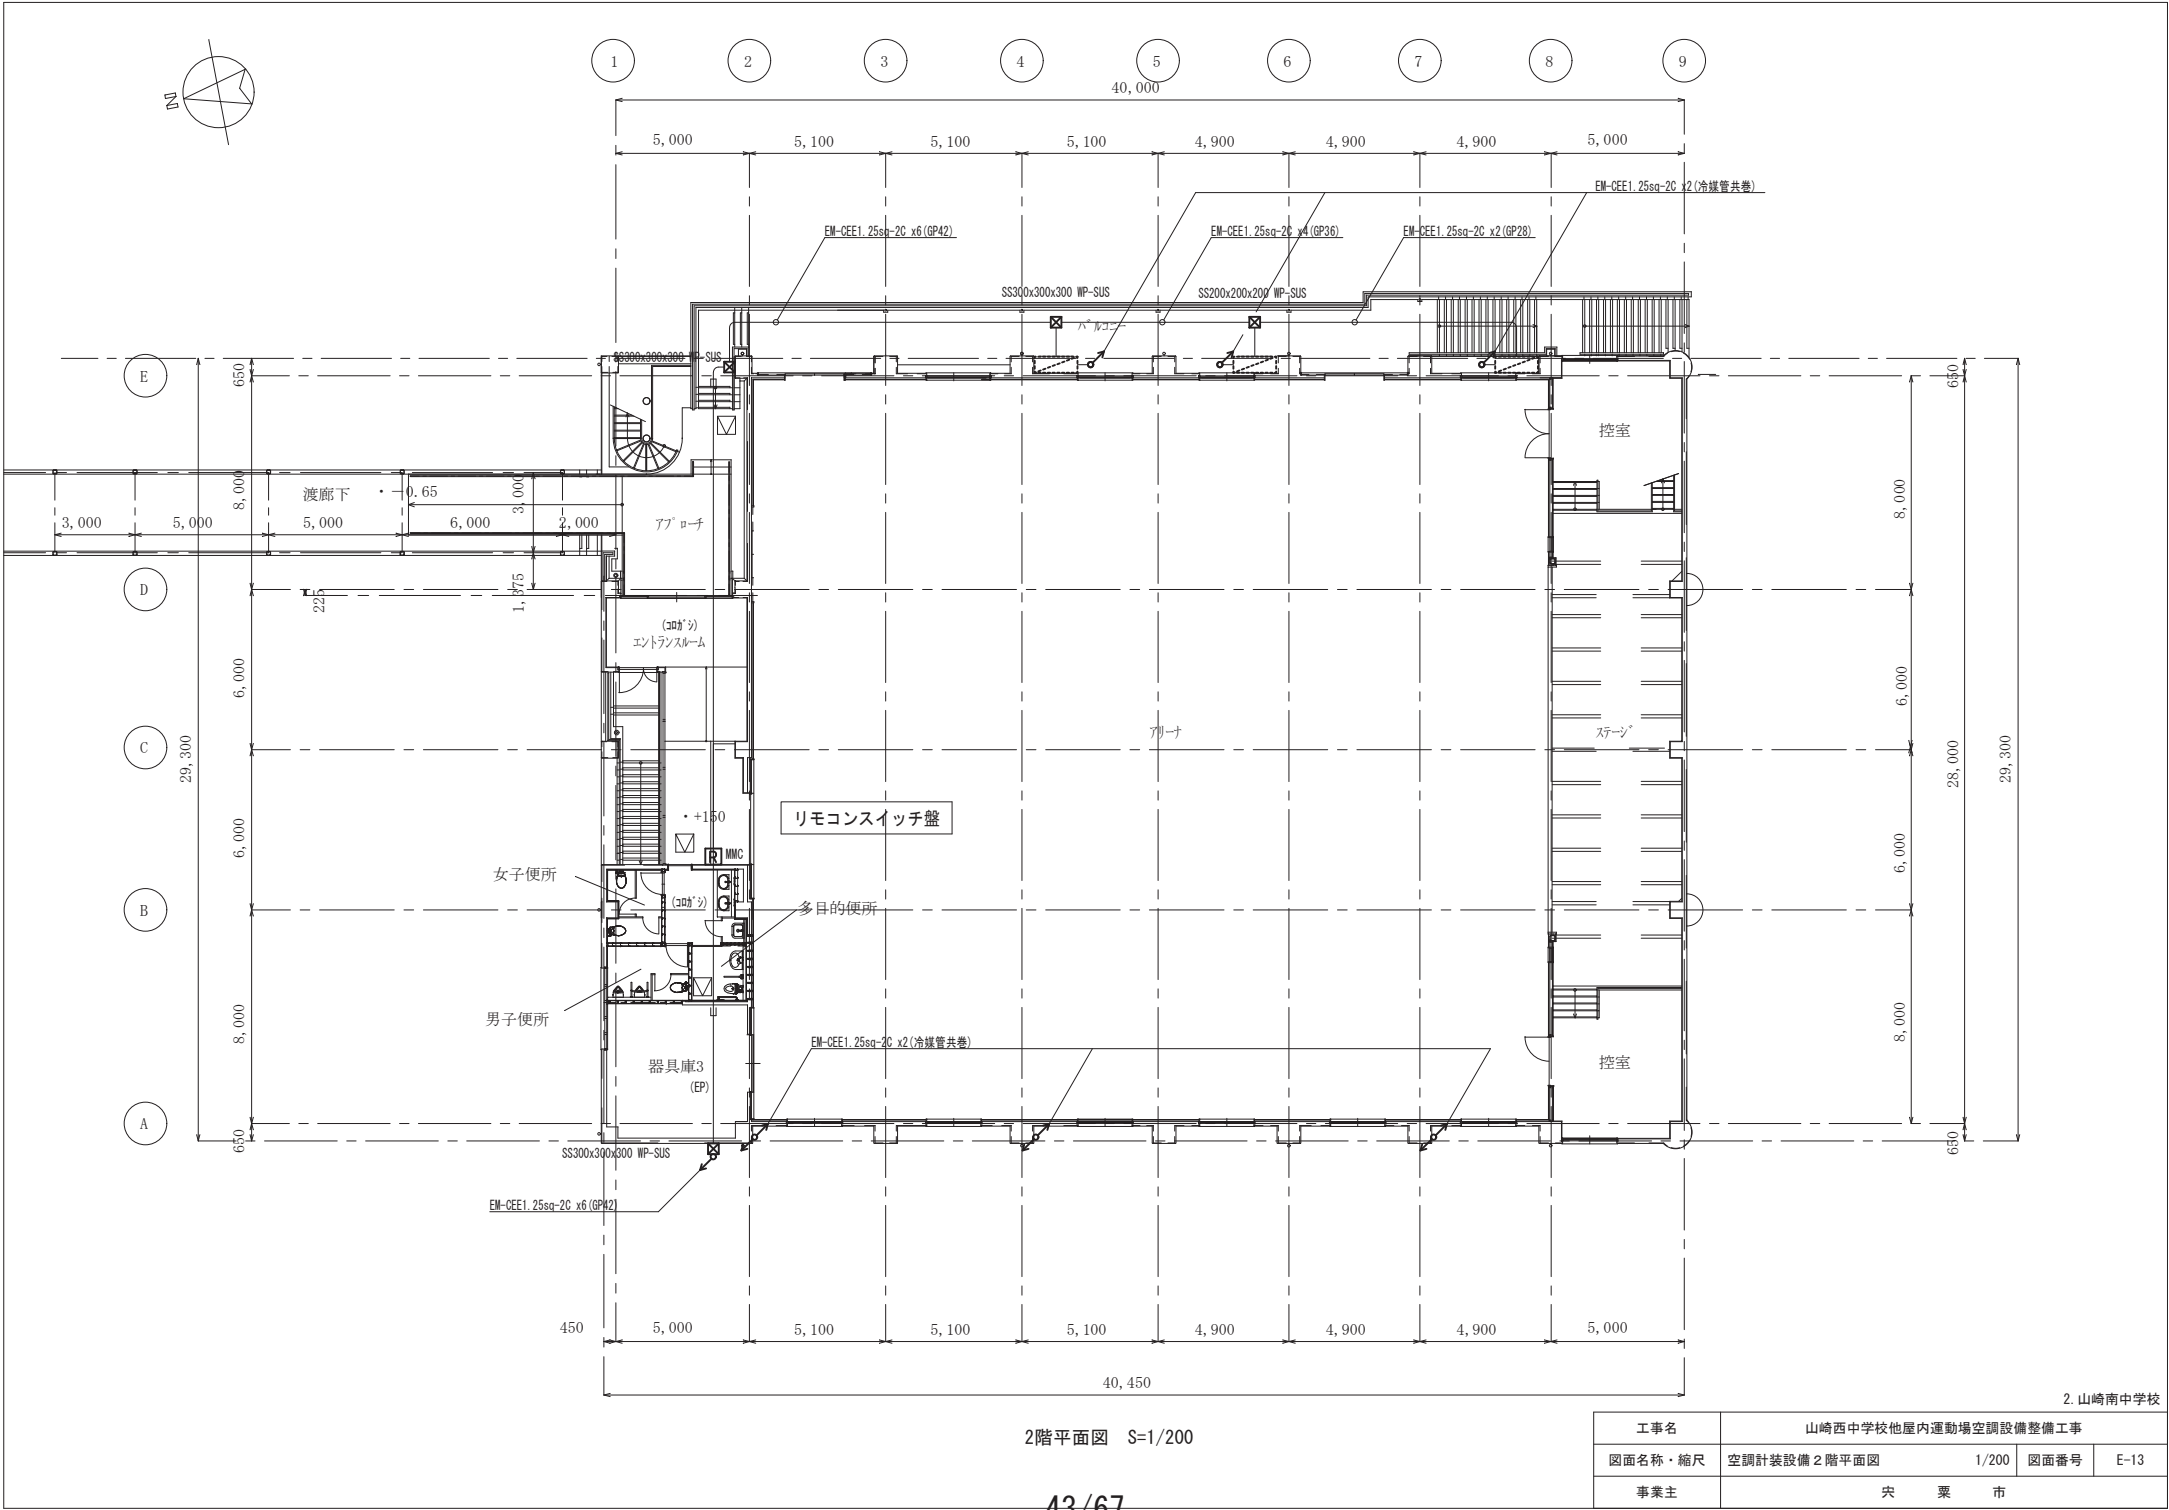

2階平面図 S=1/200



2. 山崎南中学校

工事名	山崎西中学校他屋内運動場空調設備整備工事			
図面名称・縮尺	空調計装設備 2 階平面図	1/200	図面番号	E-13
事業主	央 栗 市			

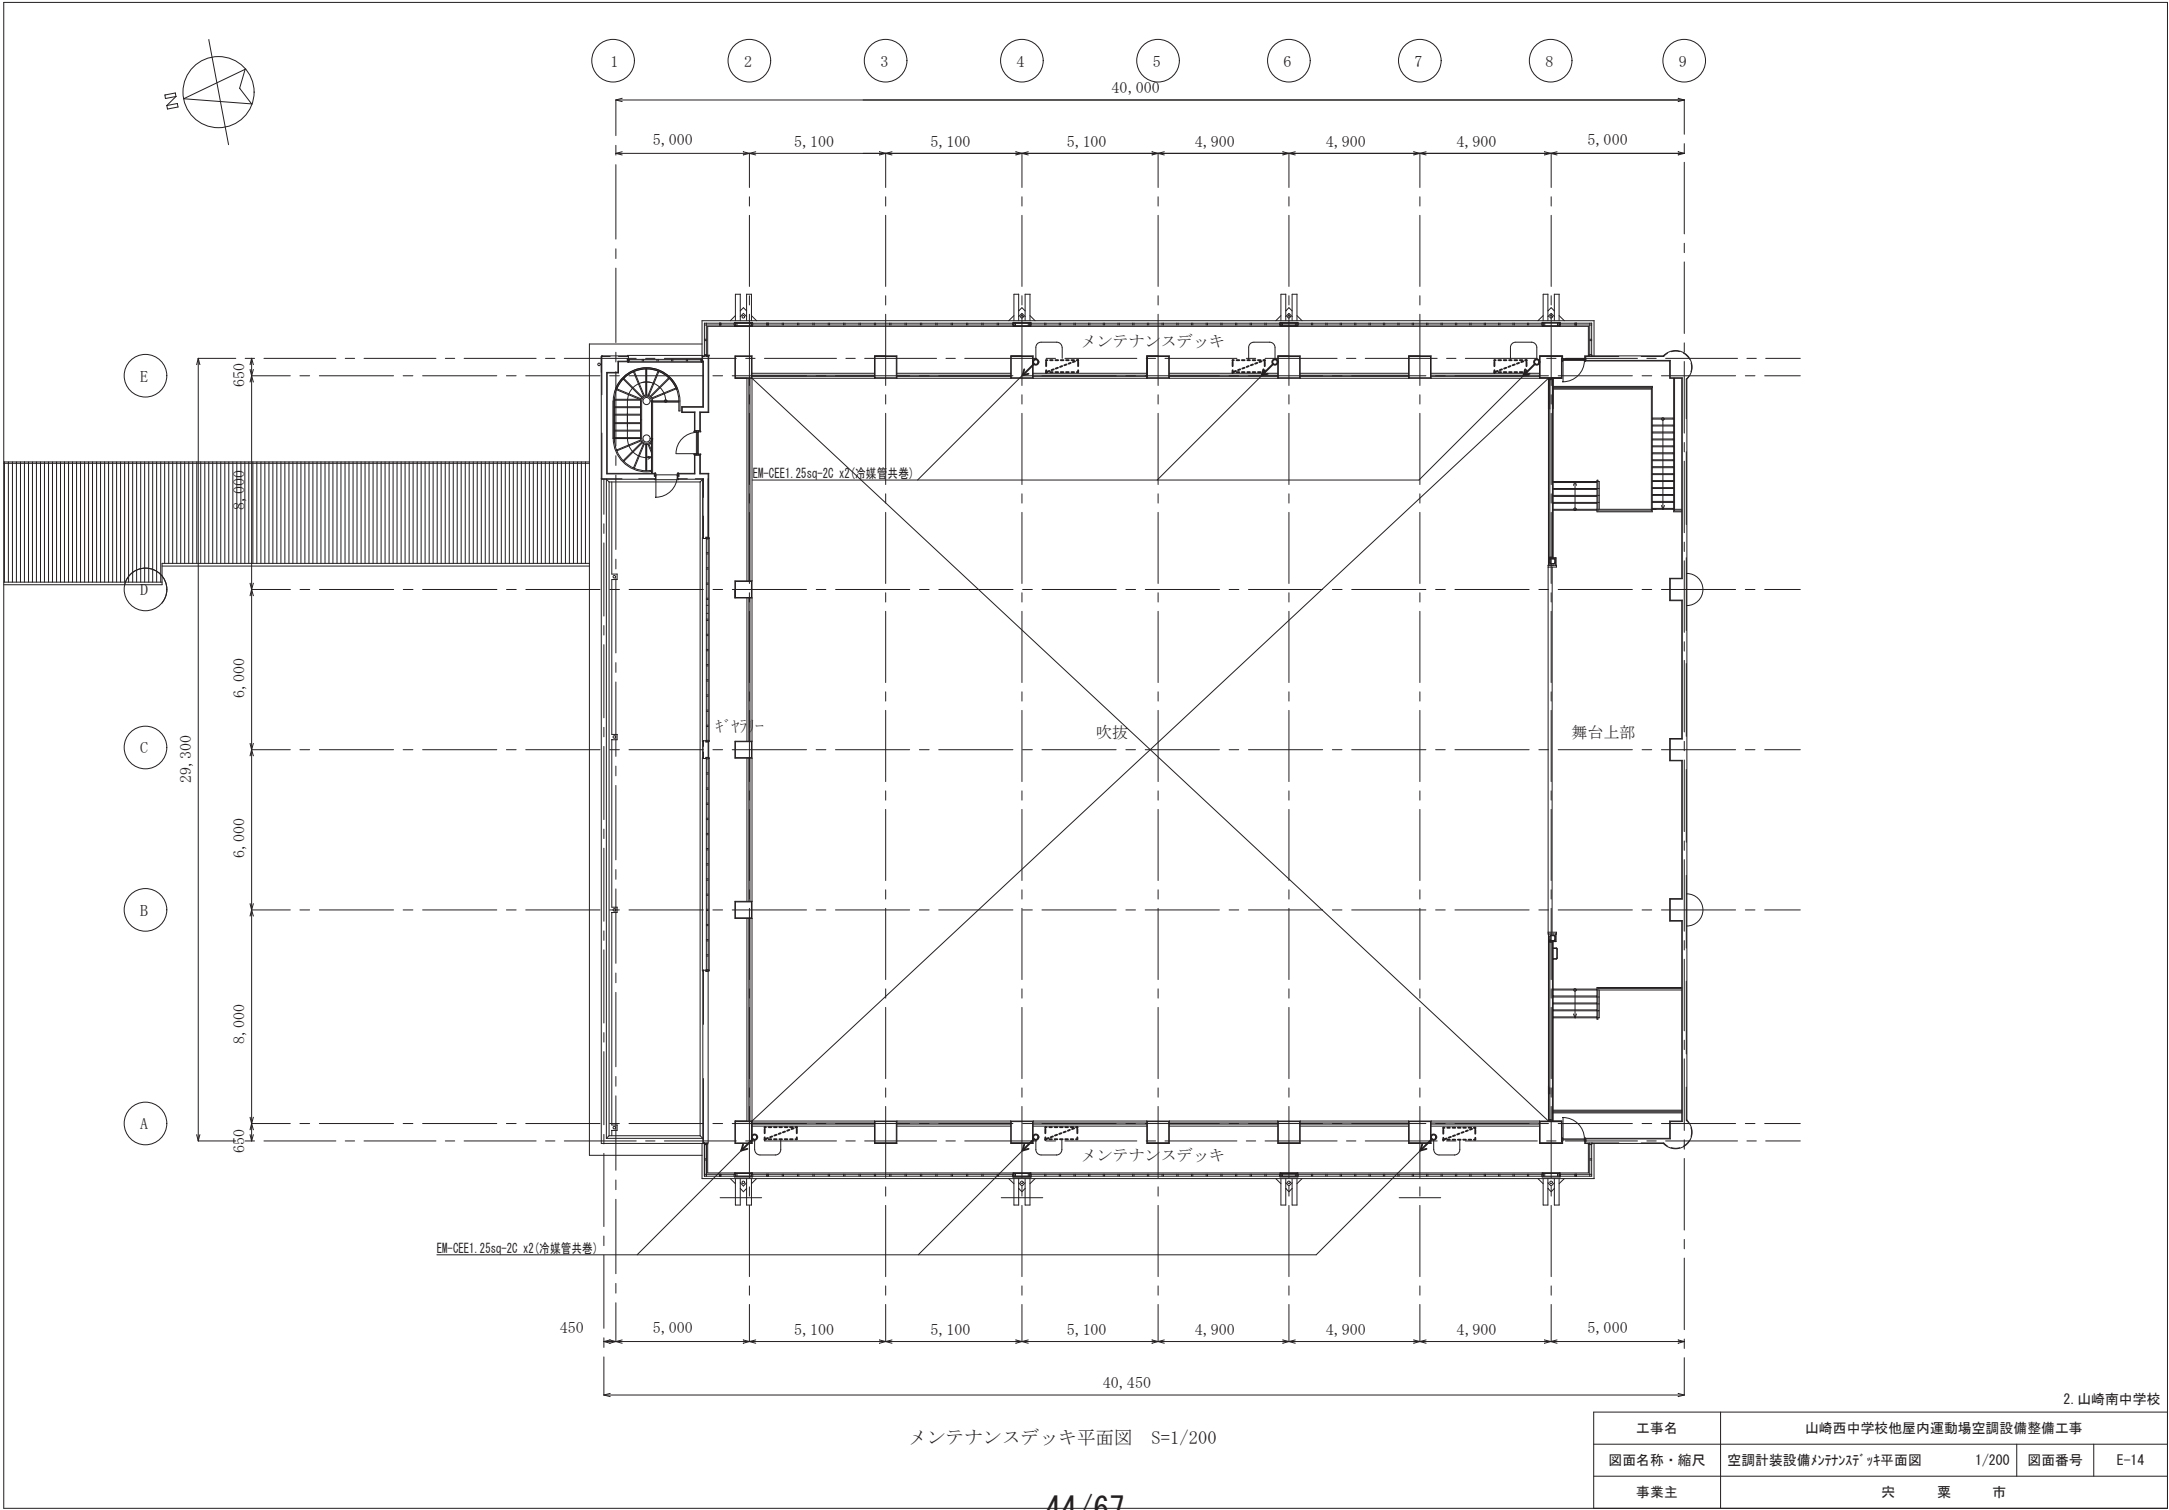

2. 山崎南中学校

工事名	山崎西中学校他屋内運動場空調設備整備工事			
図面名称・縮尺	空調計装設備メンテナンスデッキ平面図	1/200	図面番号	E-14
事業主	央 票 市			

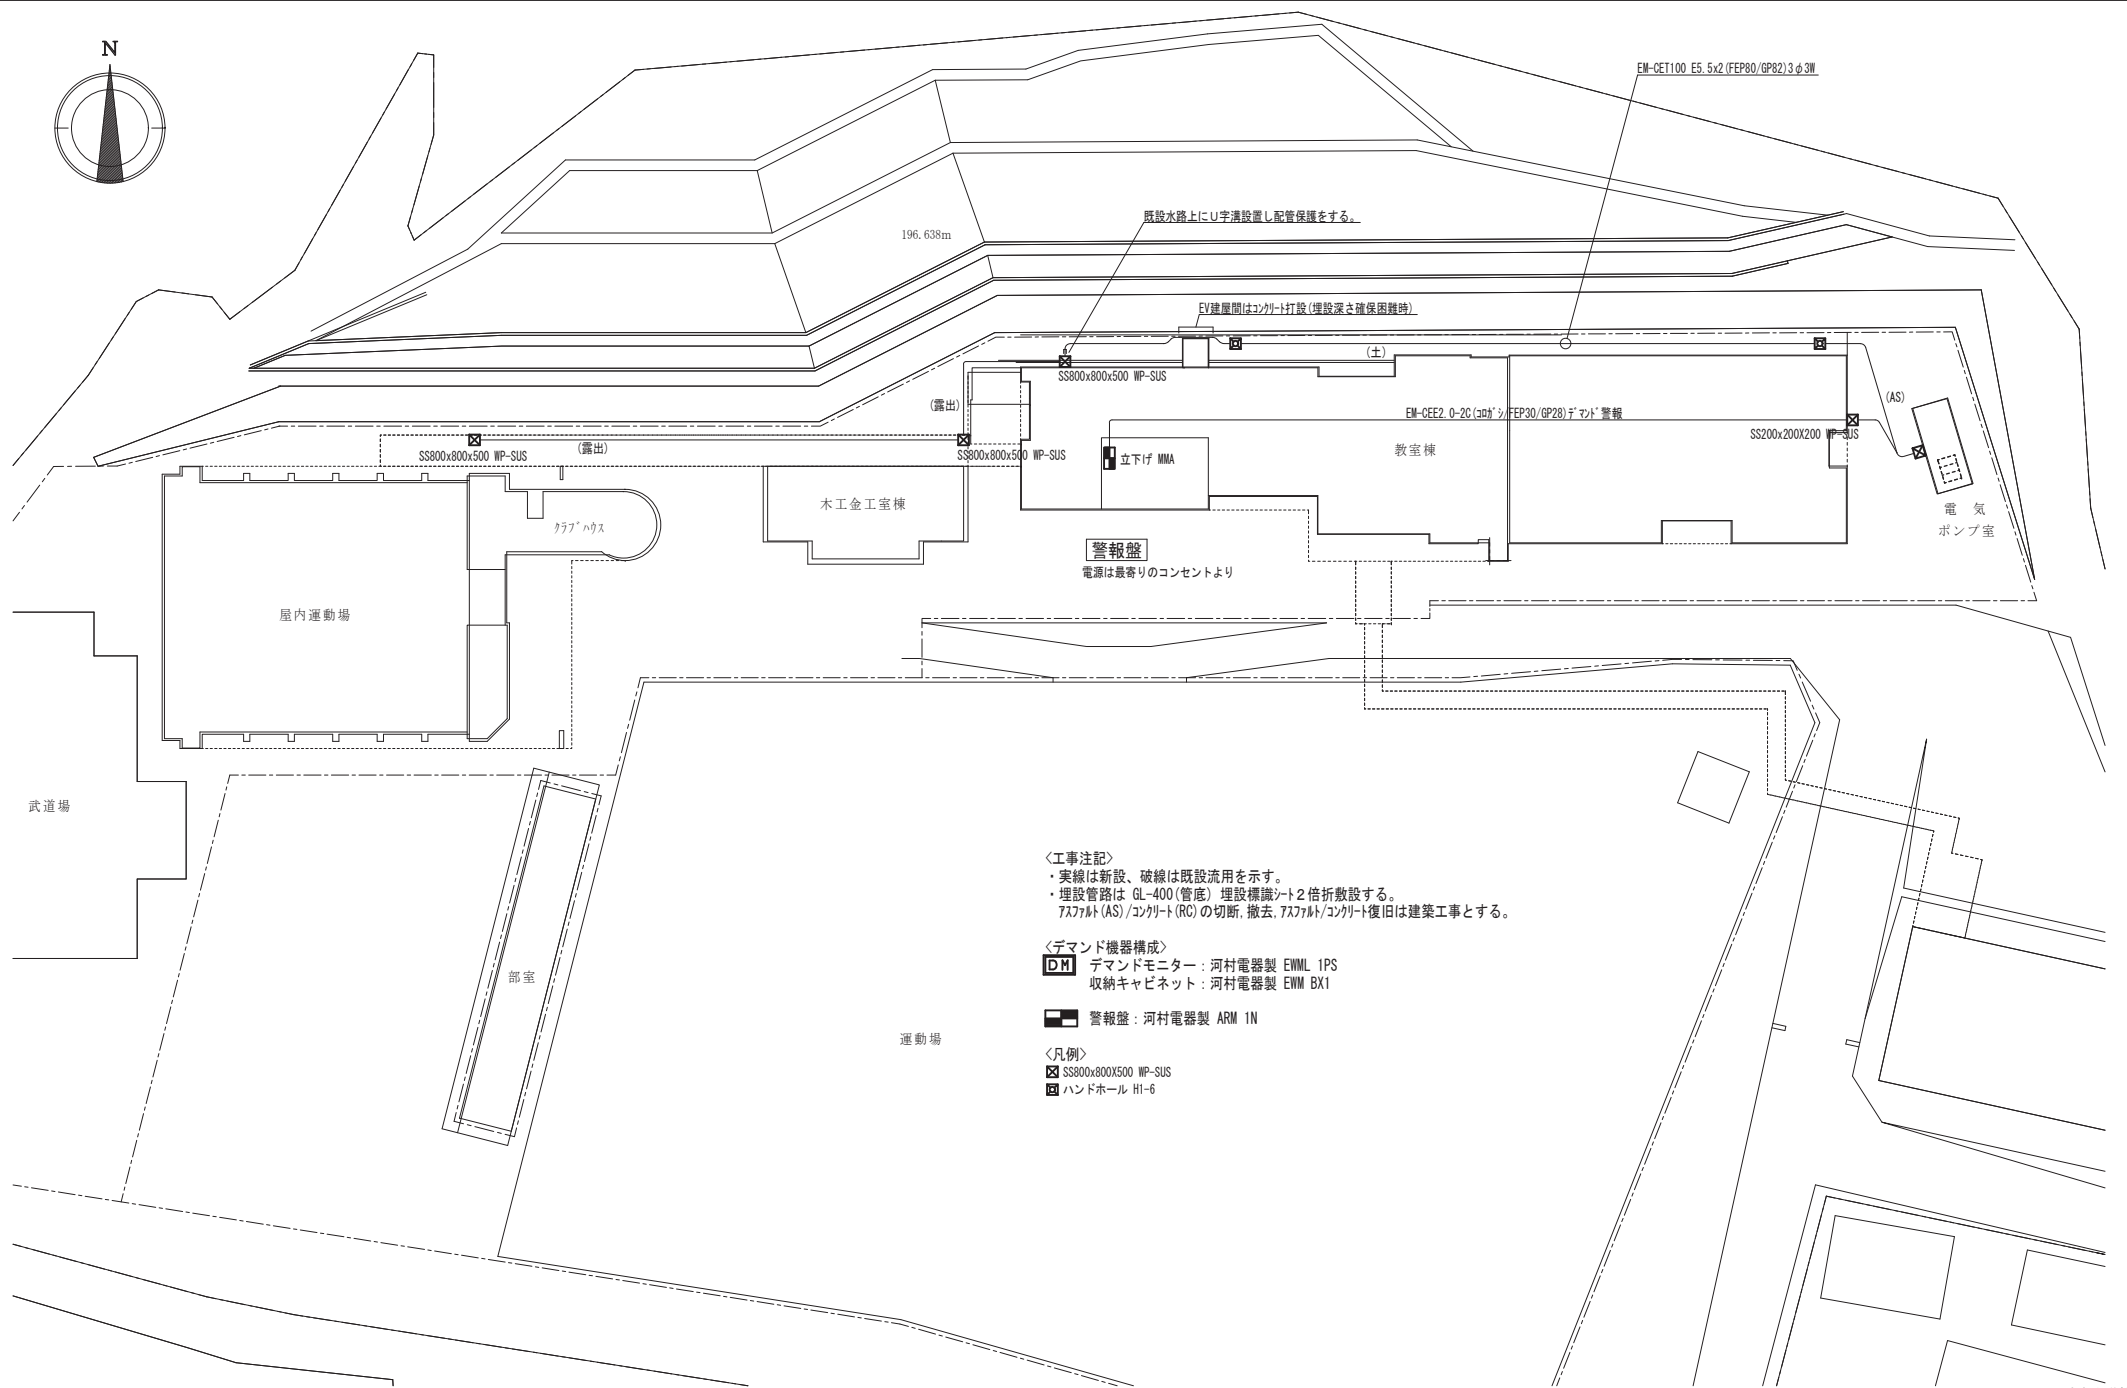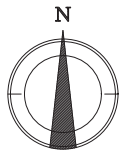

＜工事注記＞
・実線は新設、破線は既設流用を示す。
・埋設管路は GL-400(管底) 埋設標識シート2倍折敷設する。
7ｽﾌｧﾙﾄ (AS) /ｺﾝｸﾘｰﾄ (RC) の切断、撤去、7ｽﾌｧﾙﾄ/ｺﾝｸﾘｰﾄ復旧は建築工事とする。

＜デマンド機器構成＞
DM デマンドモニター：河村電器製 EWML 1PS
収納キャビネット：河村電器製 EWM BX1

ARM 警報盤：河村電器製 ARM 1N



＜凡例＞
SS SS800x800x500 WP-SUS
H ハンドホール H1-6

3. 山崎東中学校


工事名	山崎西中学校他屋内運動場空調設備整備工事			
図面名称・縮尺	構内配電線路図	1/600	図面番号	E-15
事業主	央 栗 市			

材質	SUS製	種別	屋外壁掛露出型	分岐回路					電源		容量	警報	遠隔	INV 対応	電線 sq	接地 sq/mm	制御 方式	負荷名称	
盤名称	主幹・結線			回路番号	種別	P	F	T	MC	相	電圧	[Kw]							
1M-AC1	100sq	3φ	MCCB 3P3E 100AF/60AT	A	ELCB	3	50	30		3	200	3.04			○	5.5	3.5	直結	室外機
				B	ELCB	3	50	30		3	200	3.04			○	5.5	3.5	直結	室外機
				B	ELCB	3	50	30		3	200	3.04			○	5.5	3.5	直結	室外機
					ELCB	3	50			3	200								予備
◎ ED	◎ ELB																		


材質	SUS製	種別	屋外壁掛露出型	分岐回路					電源		容量	警報	遠隔	INV 対応	電線 sq	接地 sq/mm	制御 方式	負荷名称		
盤名称	主幹・結線			回路番号	種別	P	F	T	MC	相	電圧								[Kw]	
1M-AC2	38sq	3φ	MCCB 3P3E 100AF/60AT	計9.12KW	D	ELCB	3	50	30		3	200	3.04			○	5.5	3.5	直結	室外機
					E	ELCB	3	50	30		3	200	3.04			○	5.5	3.5	直結	室外機
					F	ELCB	3	50	30		3	200	3.04			○	5.5	3.5	直結	室外機
						ELCB	3	50			3	200								予備
◎ ED	◎ ELB																			

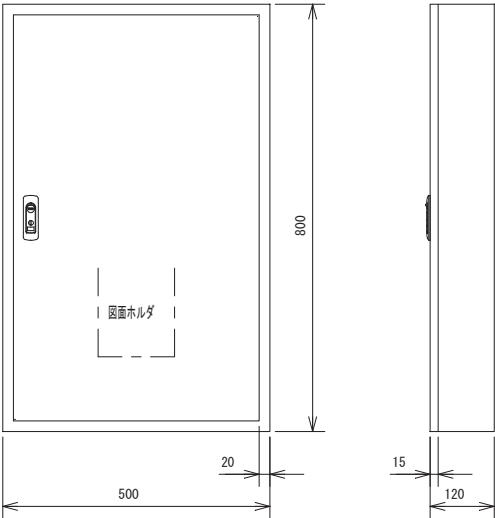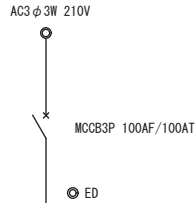


1M-AC1 参考姿図
製造者標準仕様

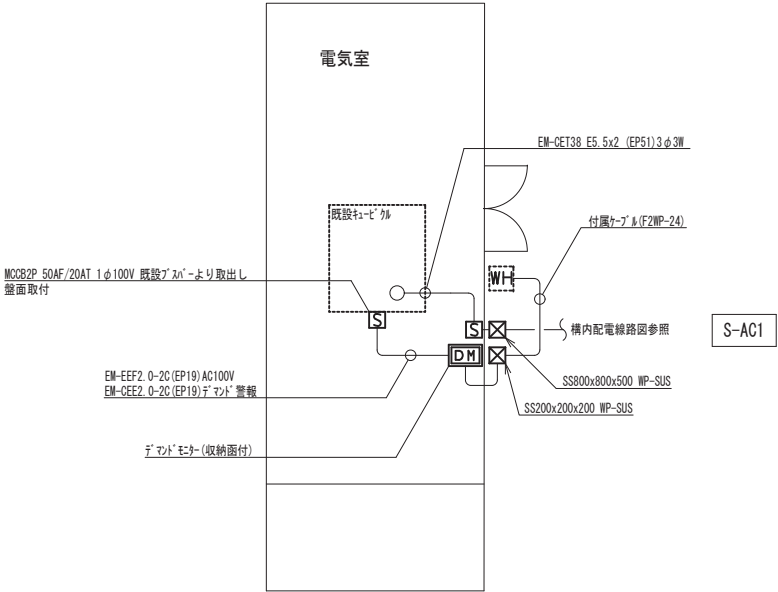

電気室詳細図 1/100

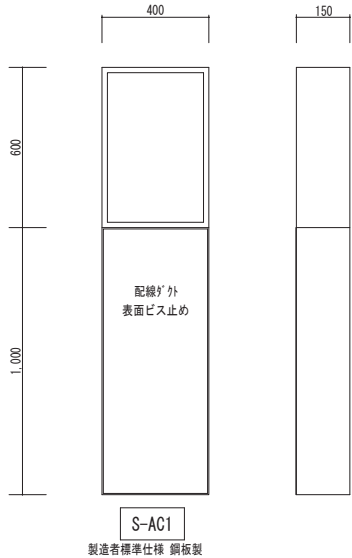


3. 山崎東中学校			
工事名	山崎西中学校他屋内運動場空調設備整備工事		
図面名称・縮尺	分電盤接続図・電気室詳細図	図面番号	E-16
事業主	央 栗 市		

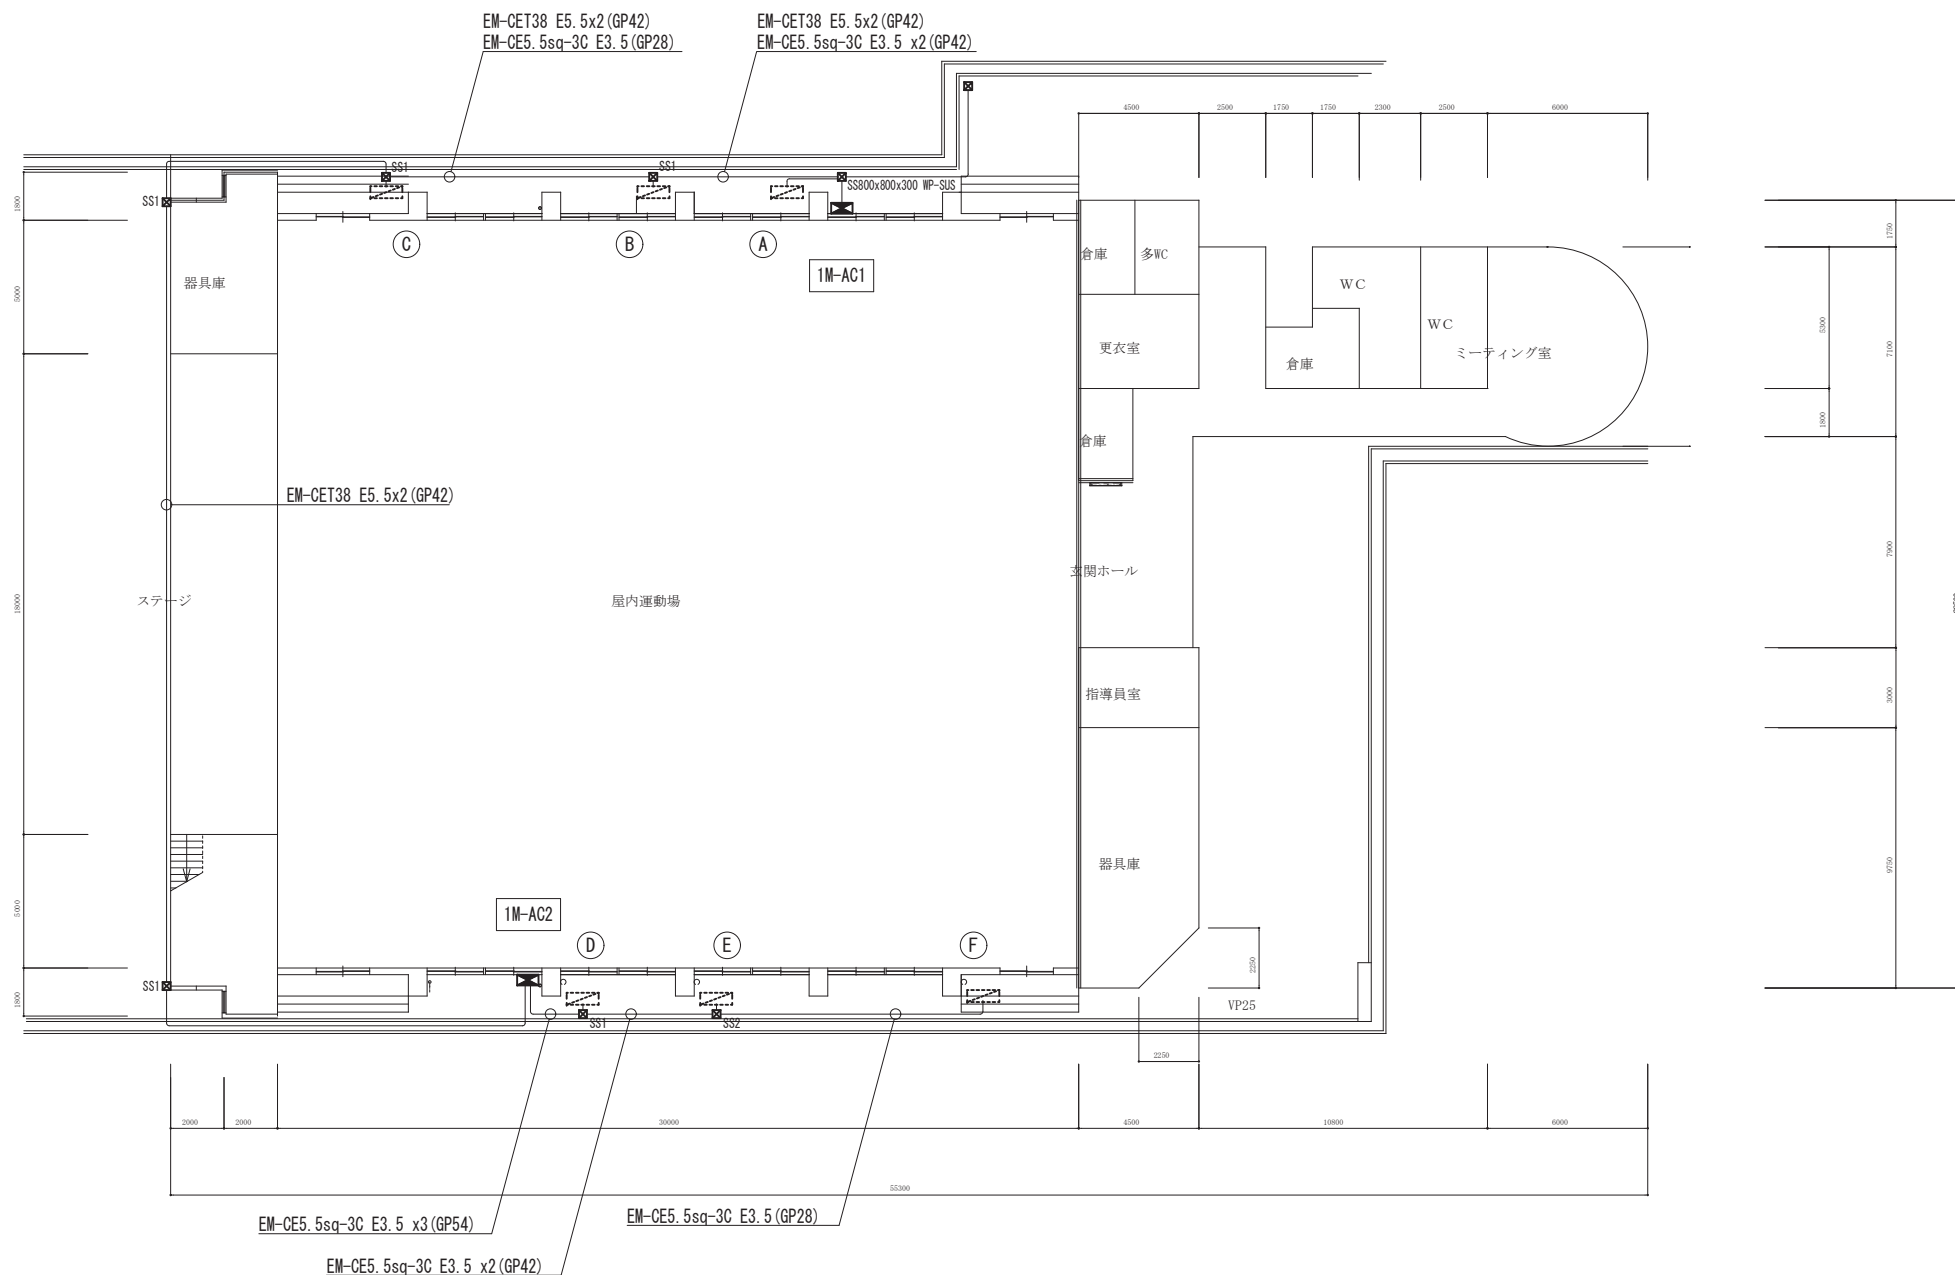

3. 山崎東中学校


工事名	山崎西中学校他屋内運動場空調設備整備工事		
図面名称・縮尺	動力設備 1 階平面図	1/200	図面番号 E-17
事業主	央 栗 市		

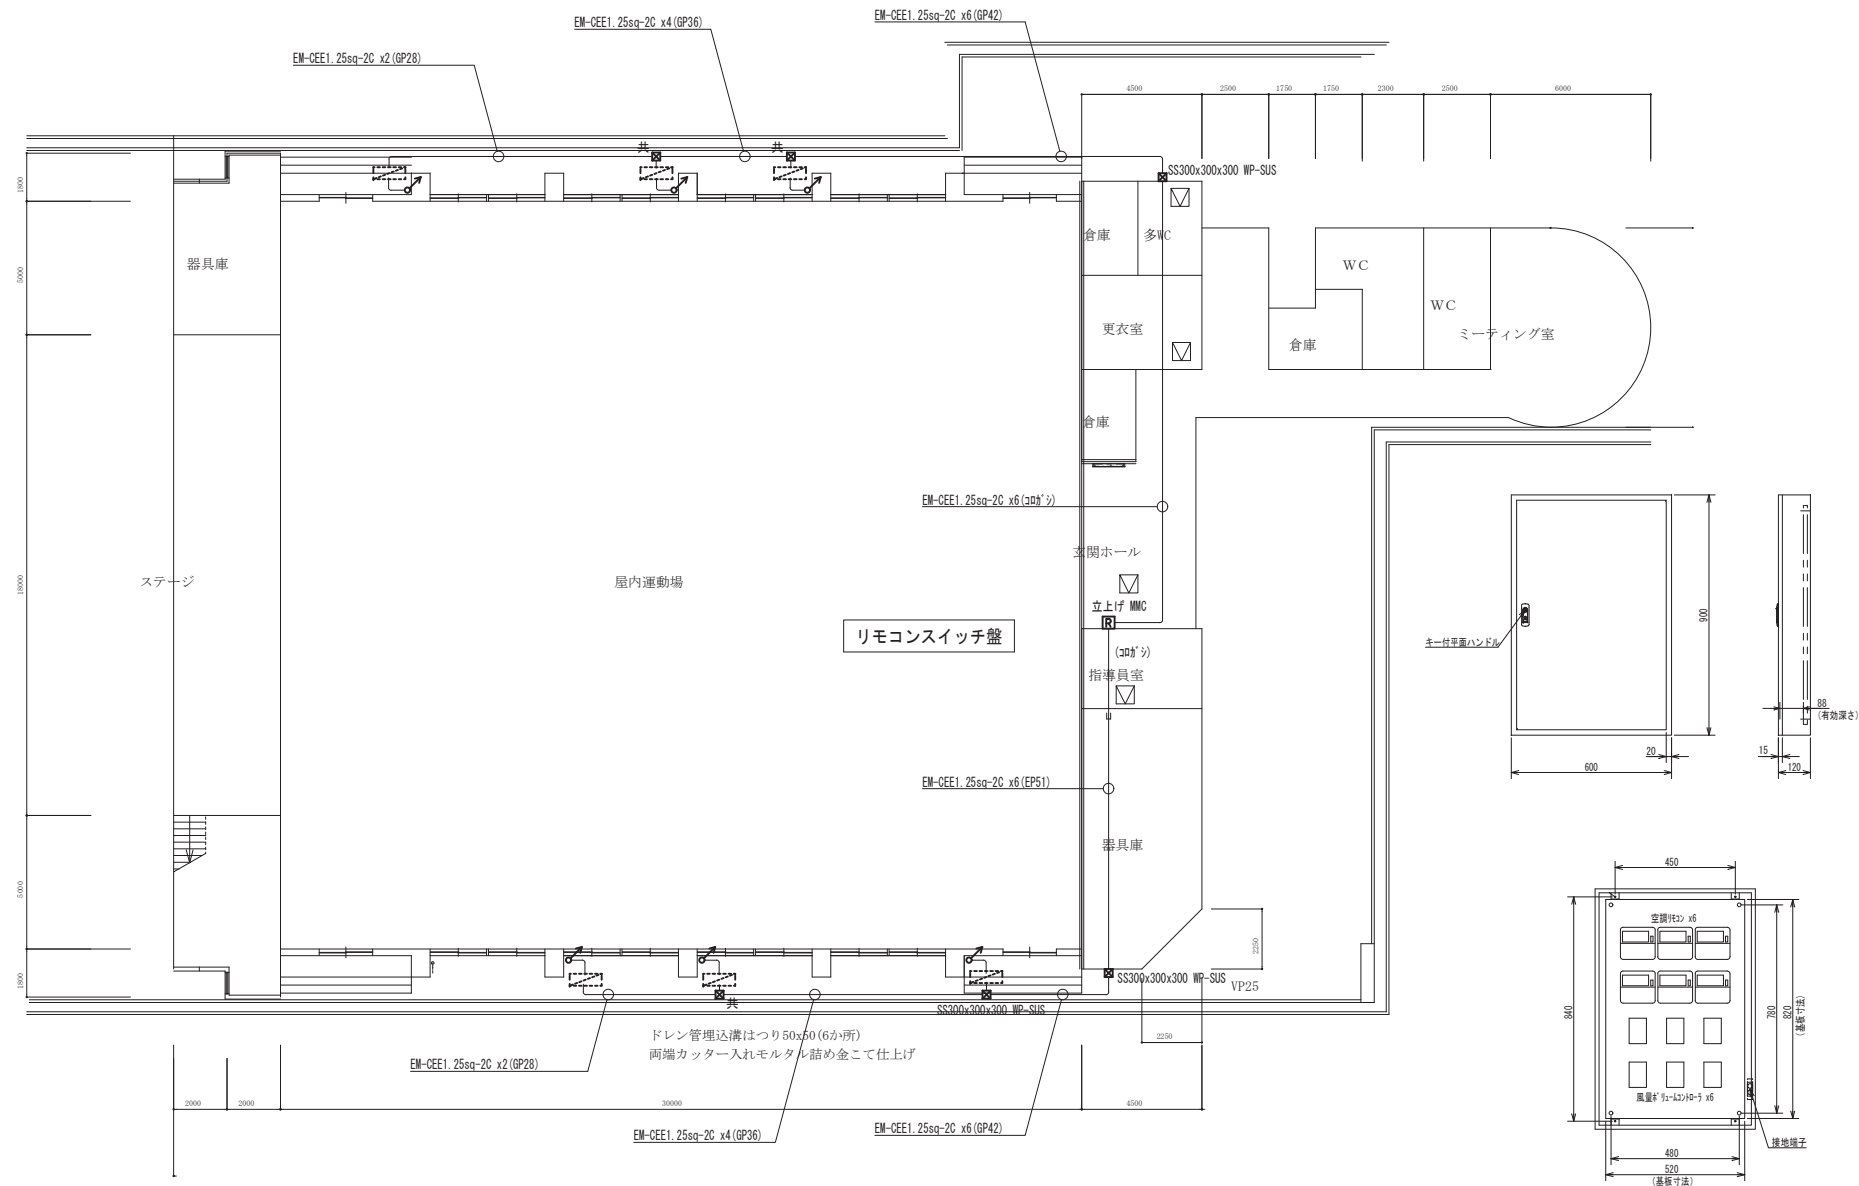

空調リモコンスイッチ盤
キャビネット壁に空調機器組込み(機械設備工事)
日東工業: B12-69相当品

3. 山崎東中学校

工事名	山崎西中学校他屋内運動場空調設備整備工事			
図面名称・縮尺	空調計装設備 1 階平面図	1/200	図面番号	E-18
事業主	央 栗 市			

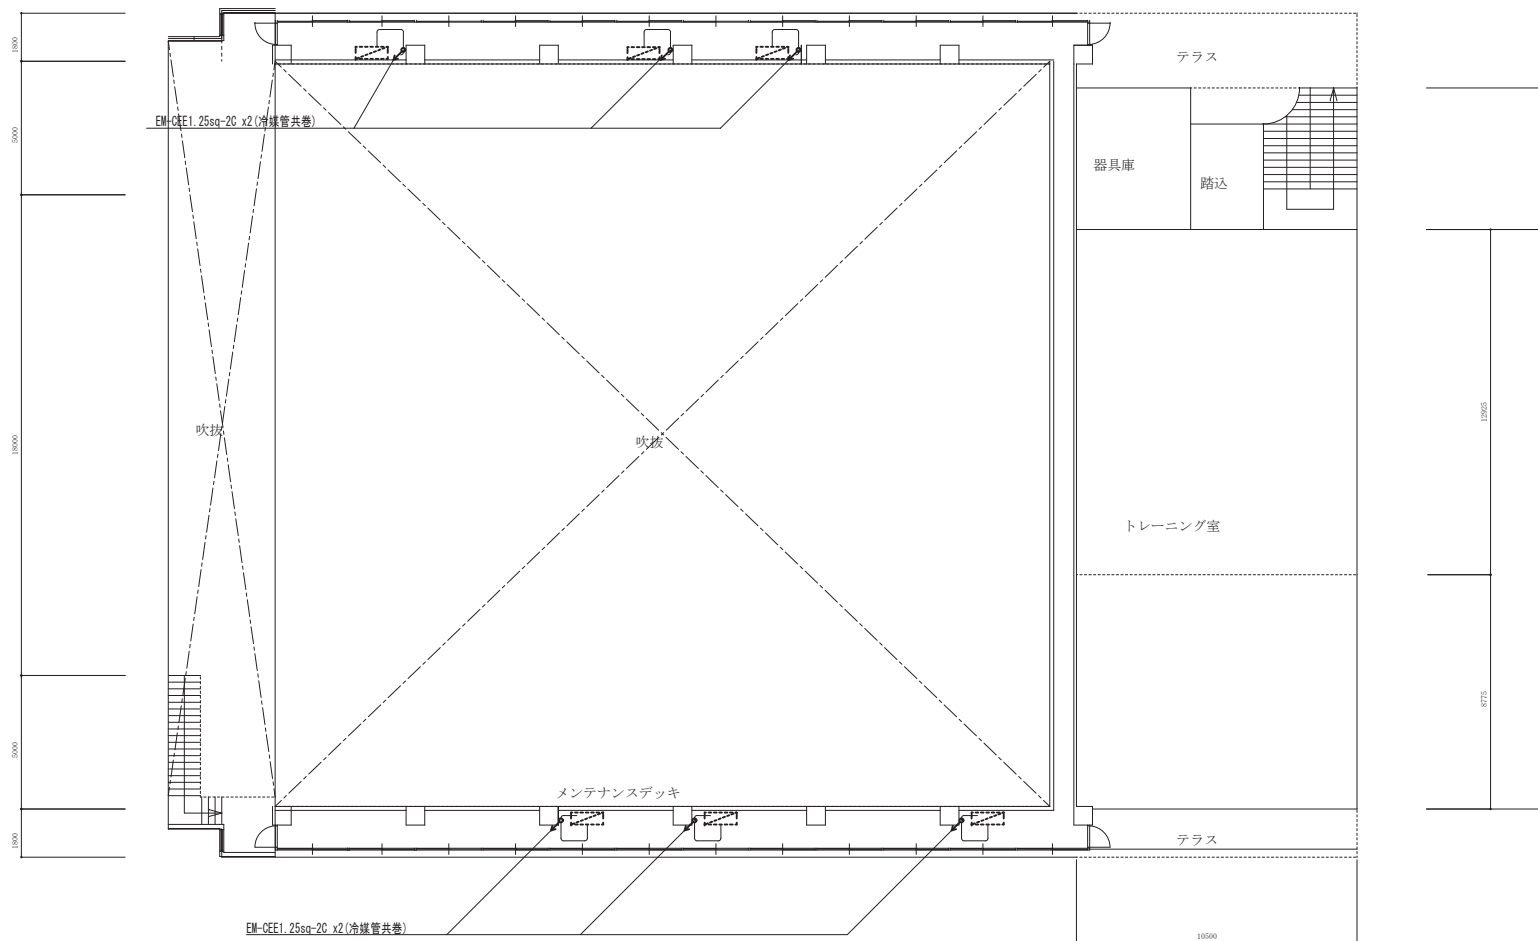

3. 山崎東中学校

49/67