



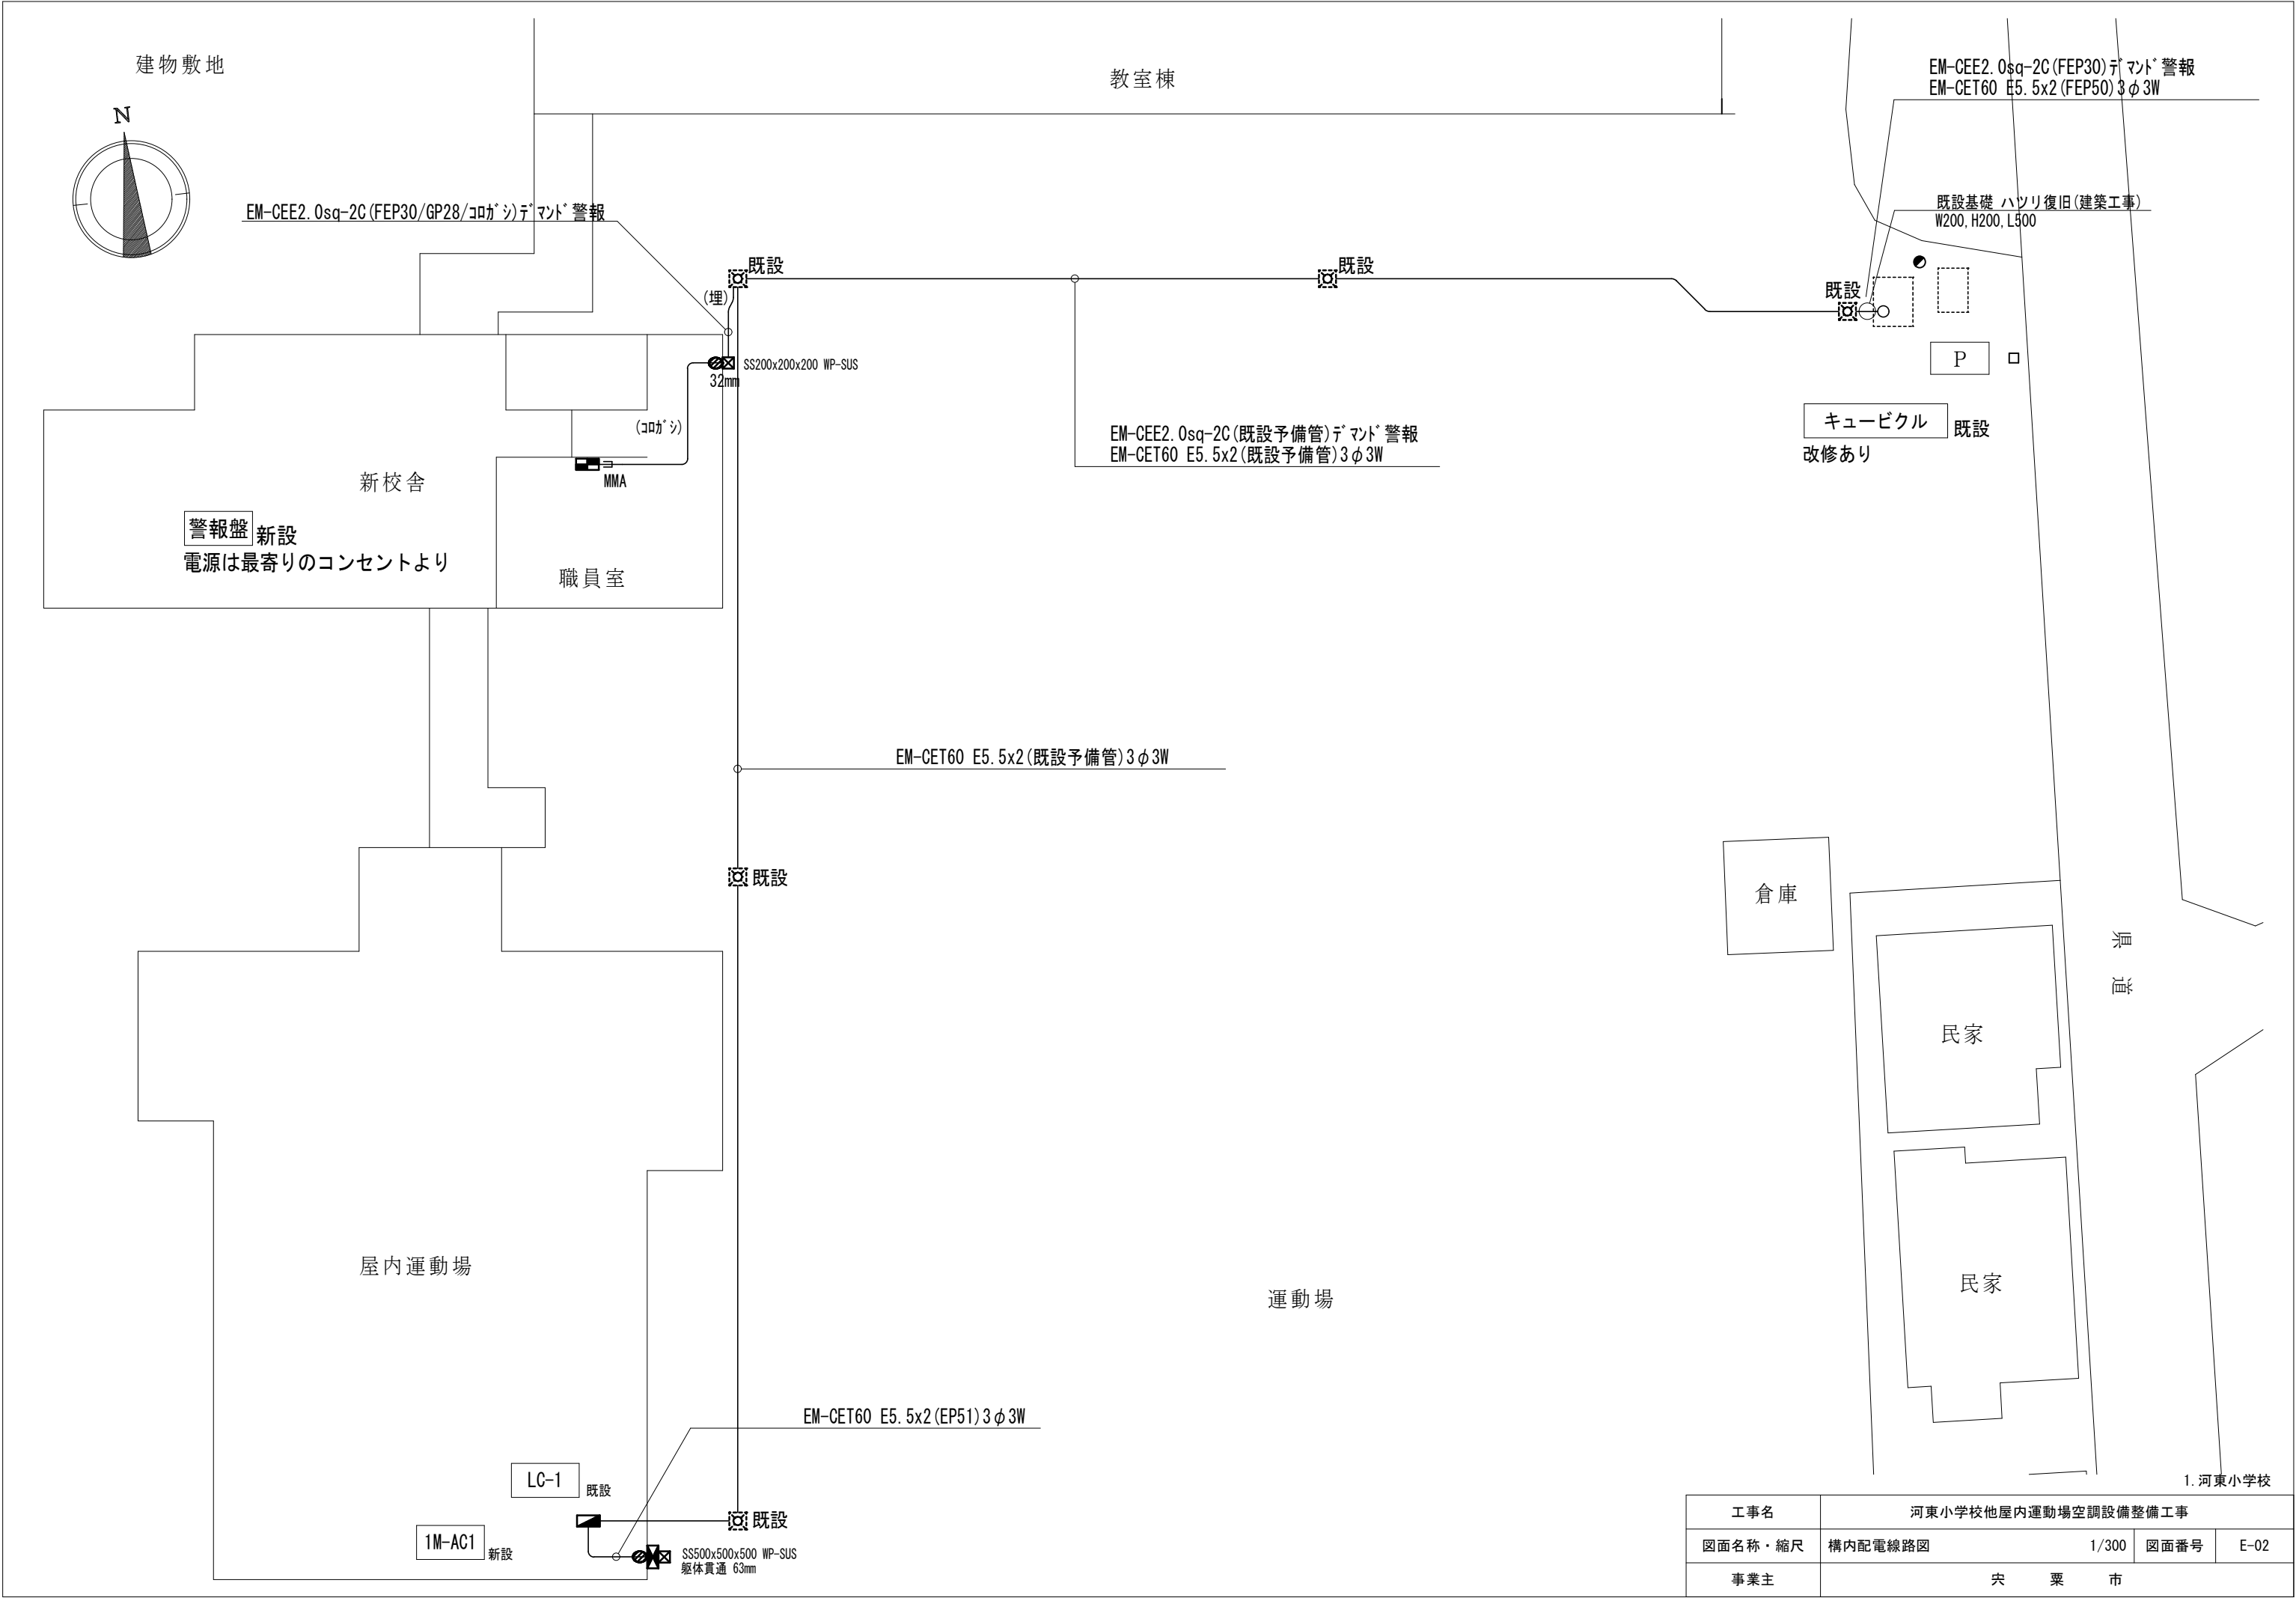


工事名	河東小学校他屋内運動場空調設備整備工事			
図面名称・縮尺	構内配電線路図	1/300	図面番号	E-02
事業主	栄 栗 市			

材質	SUS製	種別	屋外壁掛露出型	分岐回路					電源		容量	警報	遠隔	INV 対応	電線 sq	接地 sq/mm	制御 方式	負荷名称	
盤名称	主幹・結線			回路番号	種別	P	F	T	MC	相	電圧								[Kw]
1M-AC1 ◎ ED ◎ ELB	60sq	3φ	MCCB 3P3E 100AF/100AT	A	ELCB	3	50	30		3	200	3.04			○	5.5	3.5	直結	室外機
				B	ELCB	3	50	30		3	200	3.04			○	5.5	3.5	直結	室外機
				C	ELCB	3	50	30		3	200	3.04			○	5.5	3.5	直結	室外機
				D	ELCB	3	50	30		3	200	3.04			○	5.5	3.5	直結	室外機
						3	50			3	200								
						3	50			3	200								

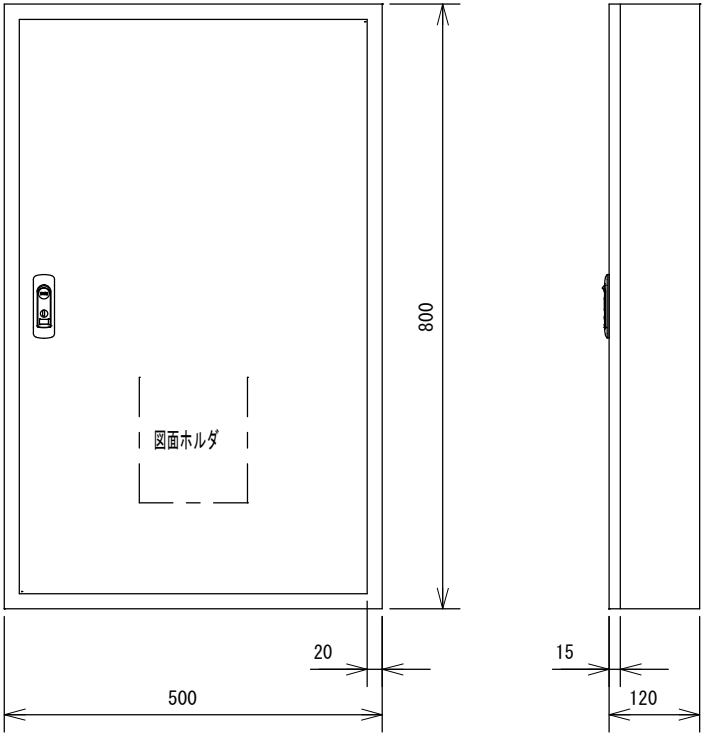



1M-AC1 参考姿図
製造者標準仕様

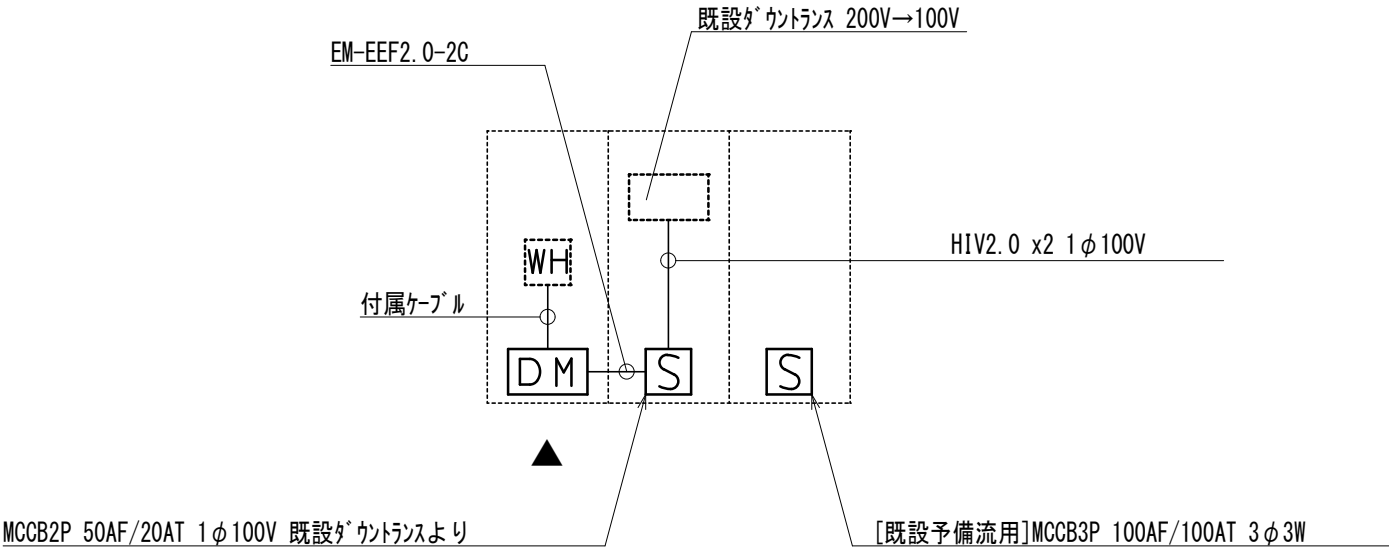

キュービクル詳細図

工事名	河東小学校他屋内運動場空調設備整備工事		
図面名称・縮尺	分電盤接続図・キュービクル詳細図	-	図面番号 E-03
事業主	宍 粟 市		

1. 河東小学校

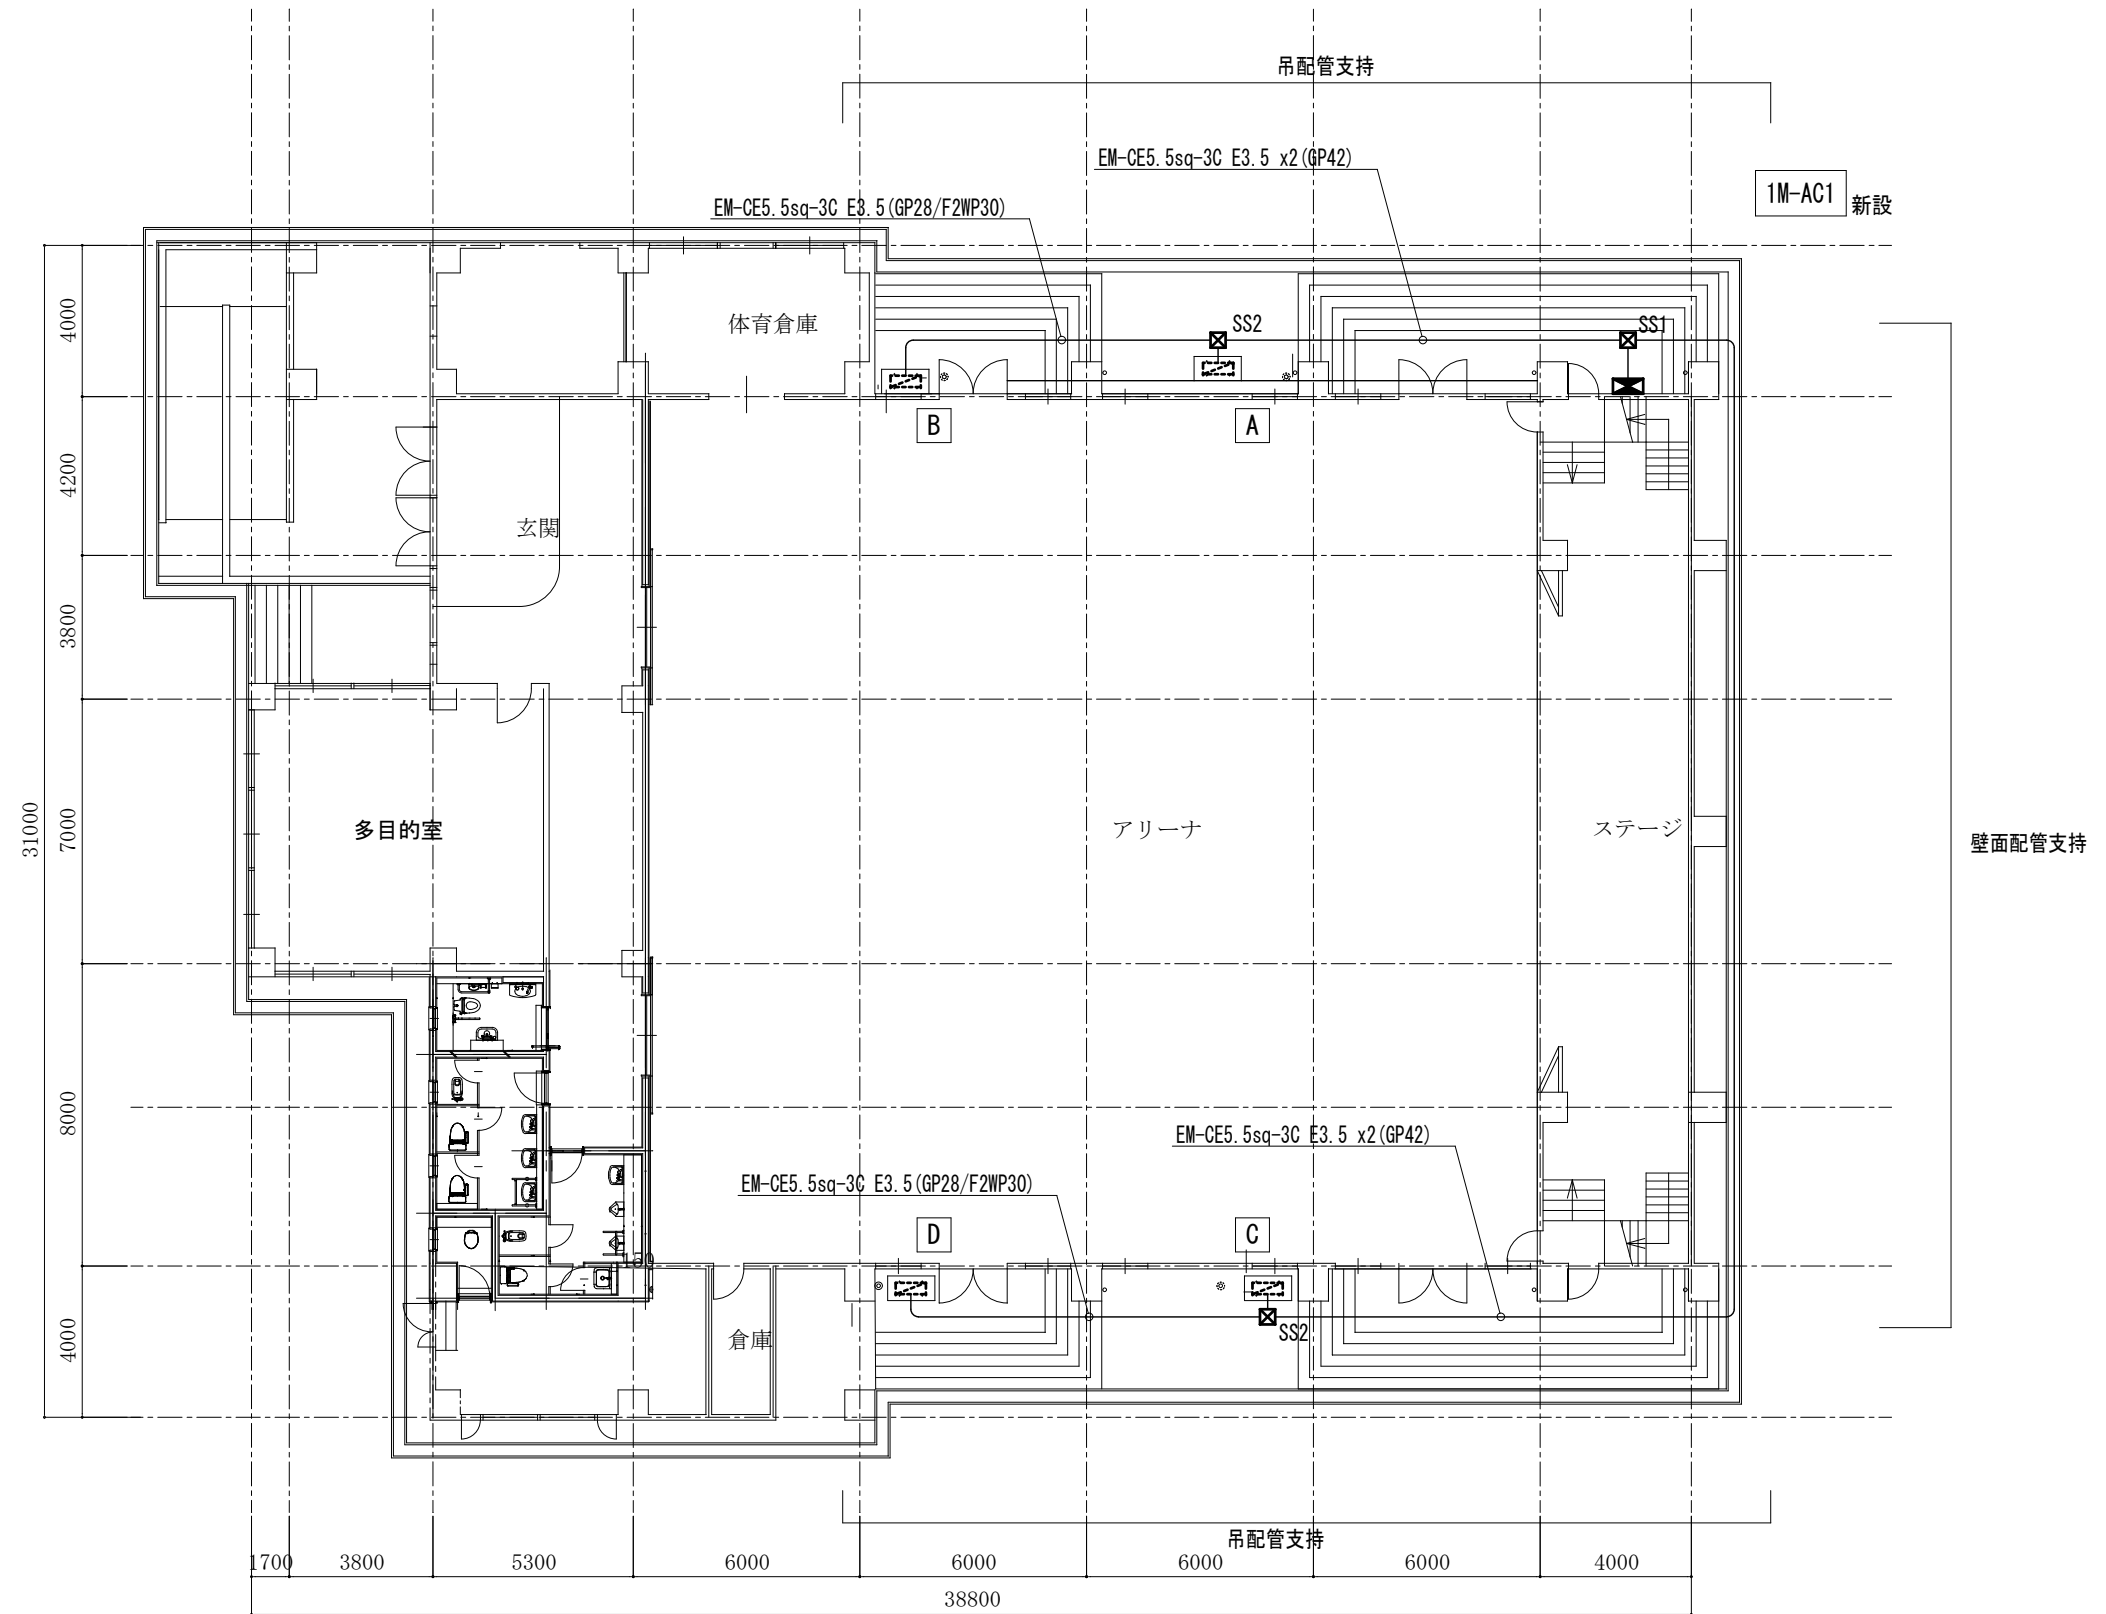
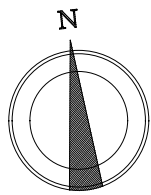


1階平面図 S=1/200

- <凡例>
- SS1 SS500x500x300 WP-SUS
 - SS2 SS300x300x300 WP-SUS

1. 河東小学校

工事名	河東小学校他屋内運動場空調設備整備工事			
図面名称・縮尺	動力設備 1階平面図	1/200	図面番号	E-04
事業主	栄 栗 市			

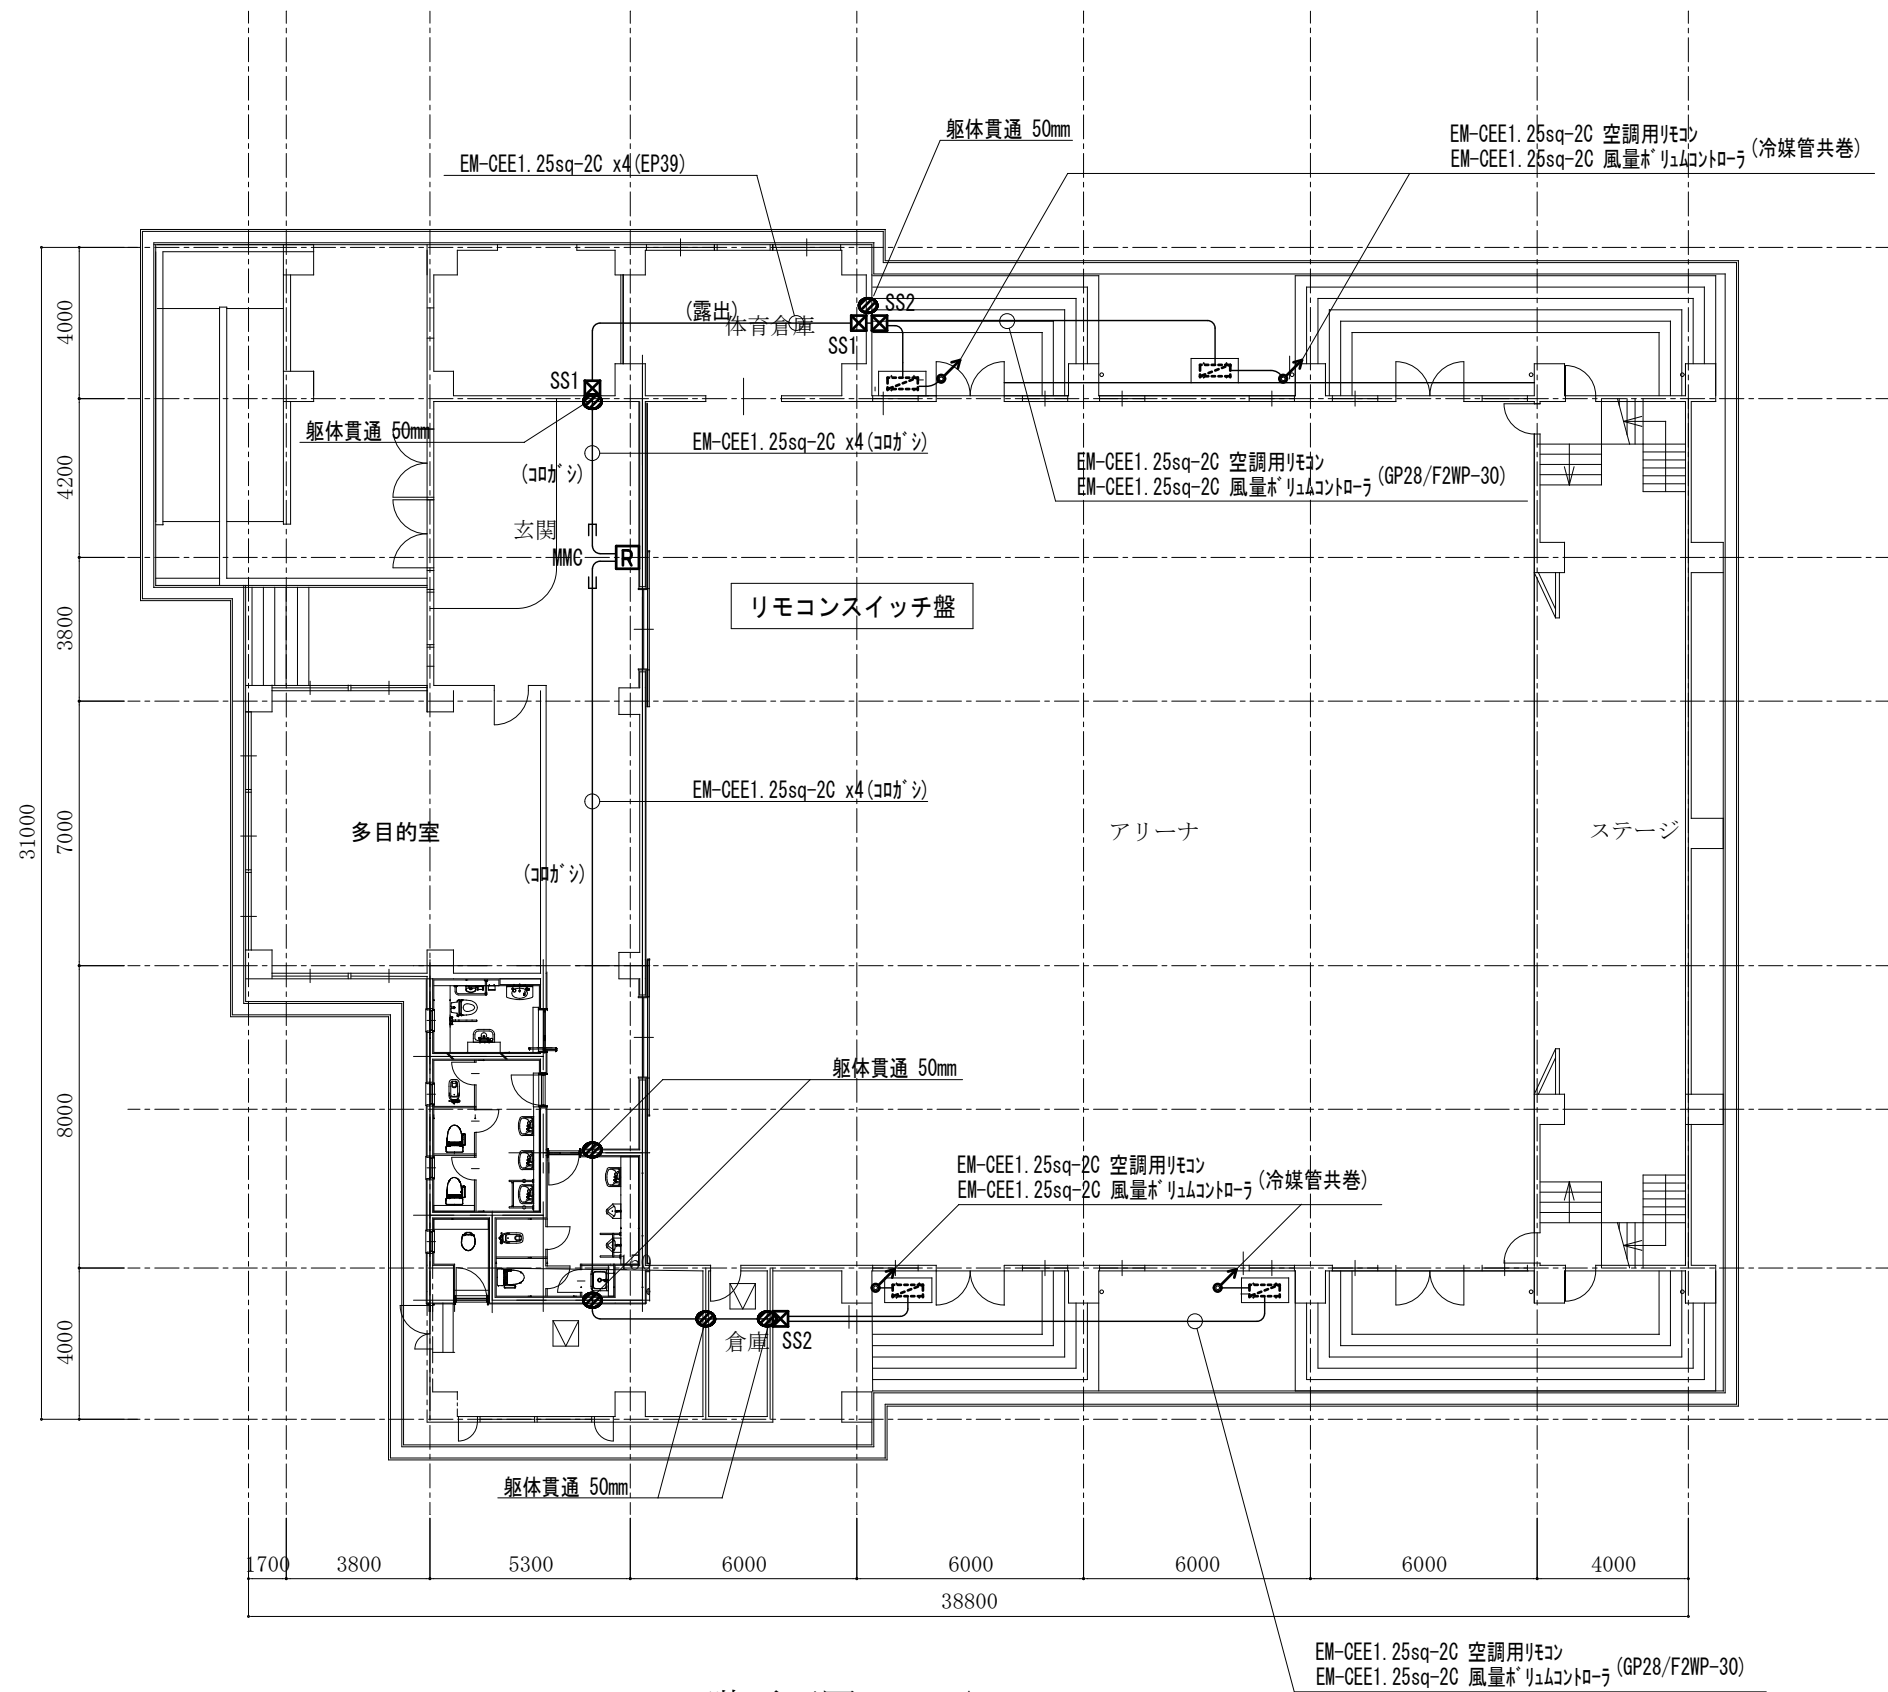
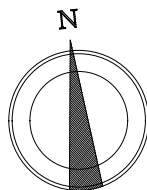


1階平面図 S=1/200

- ＜凡例＞
- ☒ SS1 SS300x300x300
 - ☒ SS2 SS300x300x300 WP-SUS
 - ☐ 天井点検口 (建築工事)

1. 河東小学校

工事名	河東小学校他屋内運動場空調設備整備工事			
図面名称・縮尺	空調計装設備 1階平面図	1/200	図面番号	E-05
事業主	宍 粟 市			

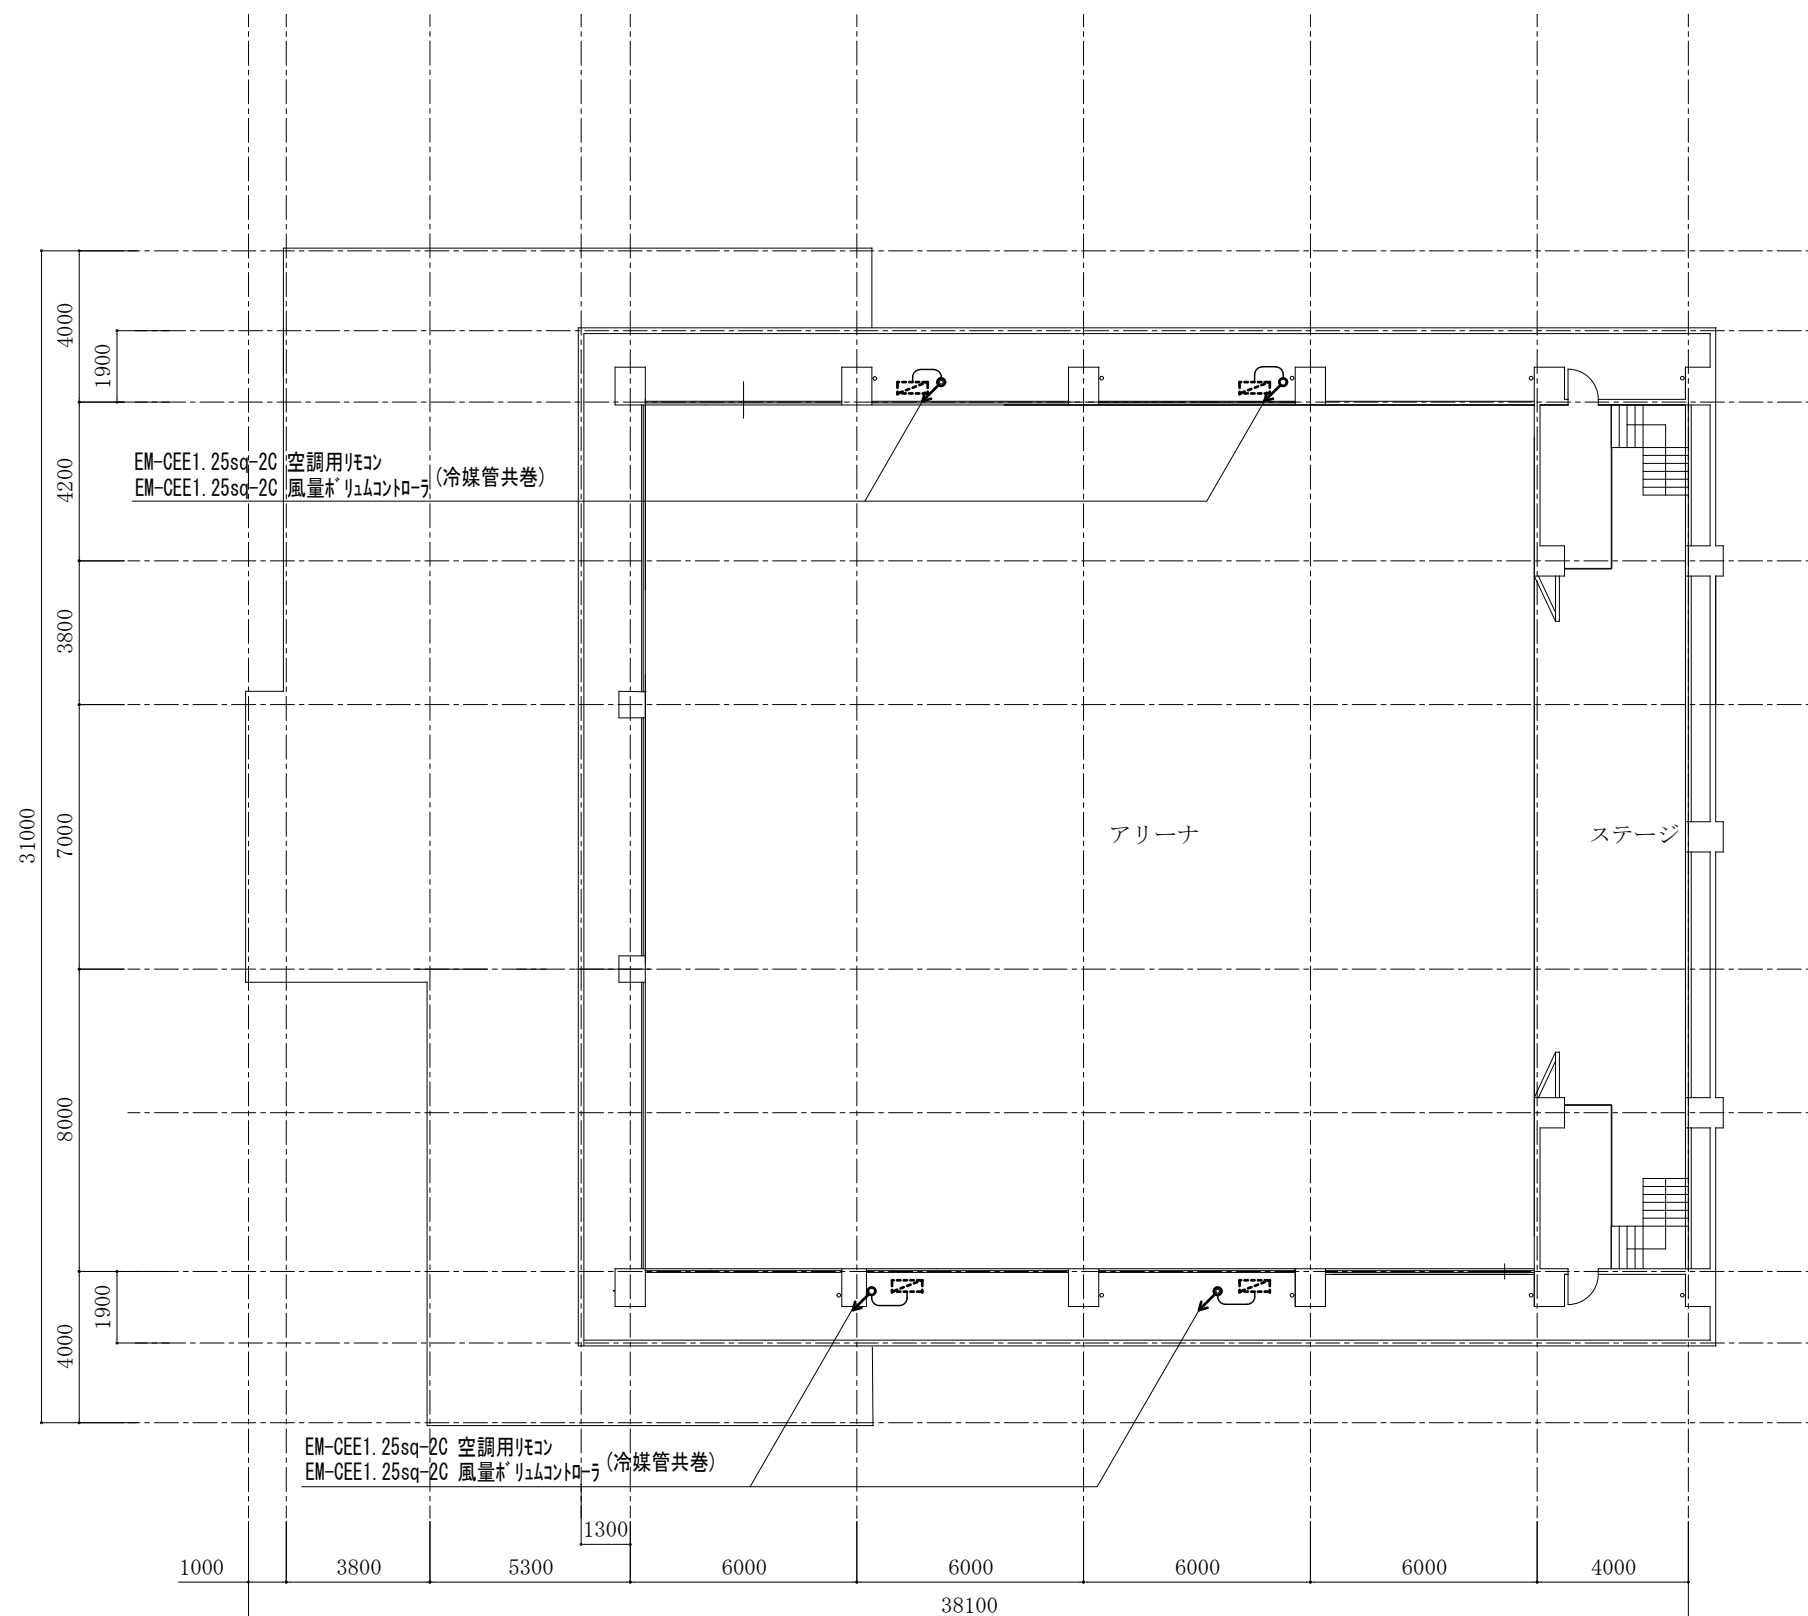
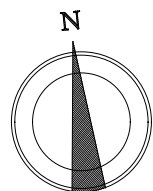


メンテナンスデッキ平面図 S=1/200


1. 河東小学校

工事名	河東小学校他屋内運動場空調設備整備工事			
図面名称・縮尺	空調計装設備メンテナンスデッキ平面図	1/200	図面番号	E-06
事業主	大 栗 市			

材質	SUS製	種別	屋外壁掛露出型	分岐回路					電源		容量	警報	遠隔	INV 対応	電線 sq	接地 sq/mm	制御 方式	負荷名称	
盤名称	主幹・結線			回路番号	種別	P	F	T	MC	相	電圧	[Kw]							
1M-AC1 計18.24KW ◎ ED ◎ ELB	60sq (3φ) × MCCB 3P3E 150AF/150AT			A	ELCB	3	50	30		3	200	3.04			○	5.5	3.5	直結	室外機
				B	ELCB	3	50	30		3	200	3.04			○	5.5	3.5	直結	室外機
				C	ELCB	3	50	30		3	200	3.04			○	5.5	3.5	直結	室外機
				D	ELCB	3	50	30		3	200	3.04			○	5.5	3.5	直結	室外機
				E	ELCB	3	50	30		3	200	3.04			○	5.5	3.5	直結	室外機
				F	ELCB	3	50	30		3	200	3.04			○	5.5	3.5	直結	室外機

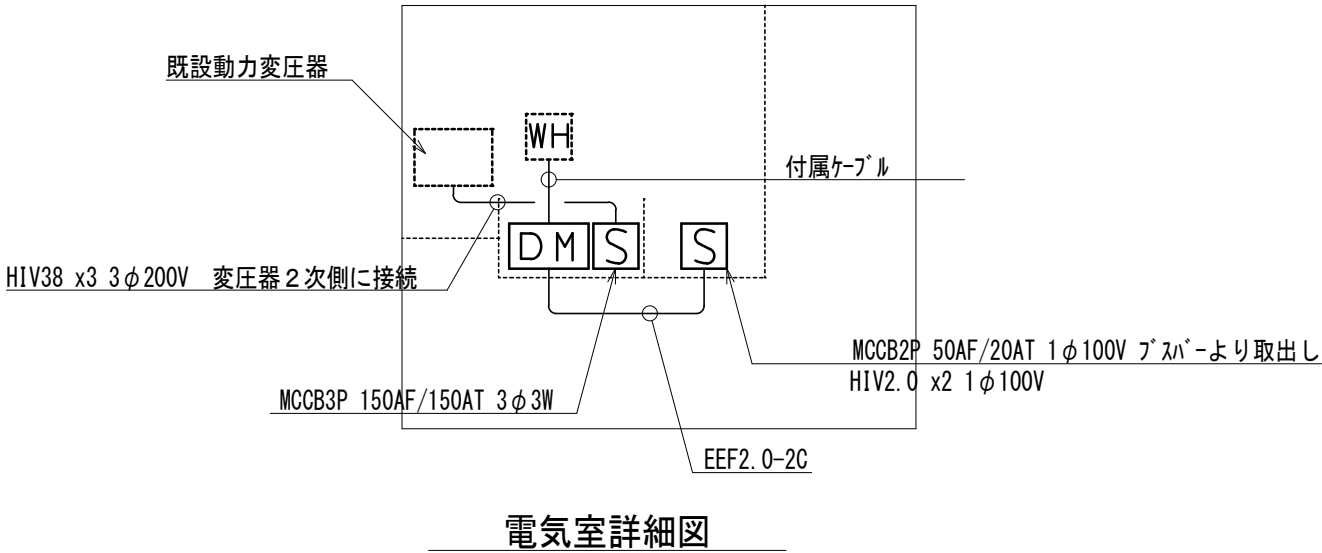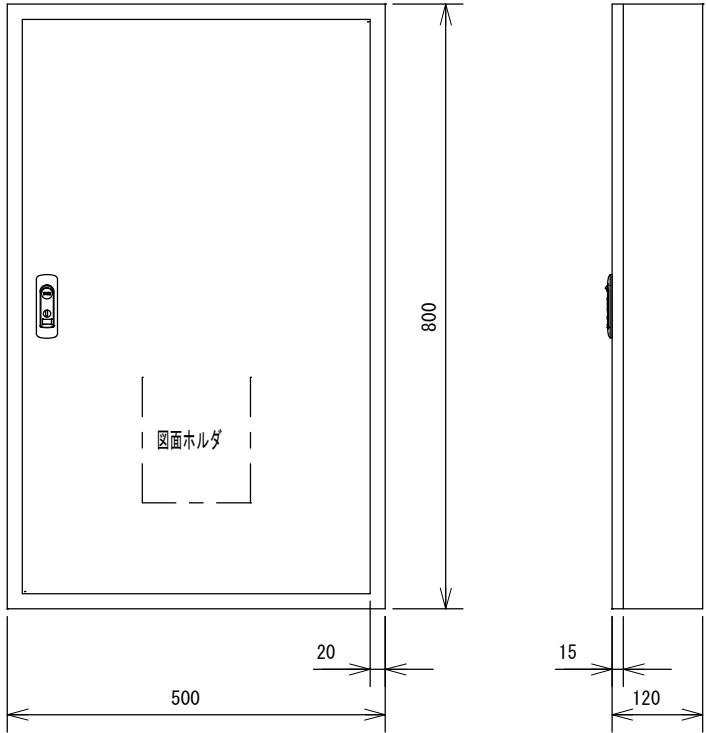

工事名	河東小学校他屋内運動場空調設備整備工事		
図面名称・縮尺	分電盤接続図・電気室詳細図	-	図面番号 E-08
事業主	栄 栗 市		

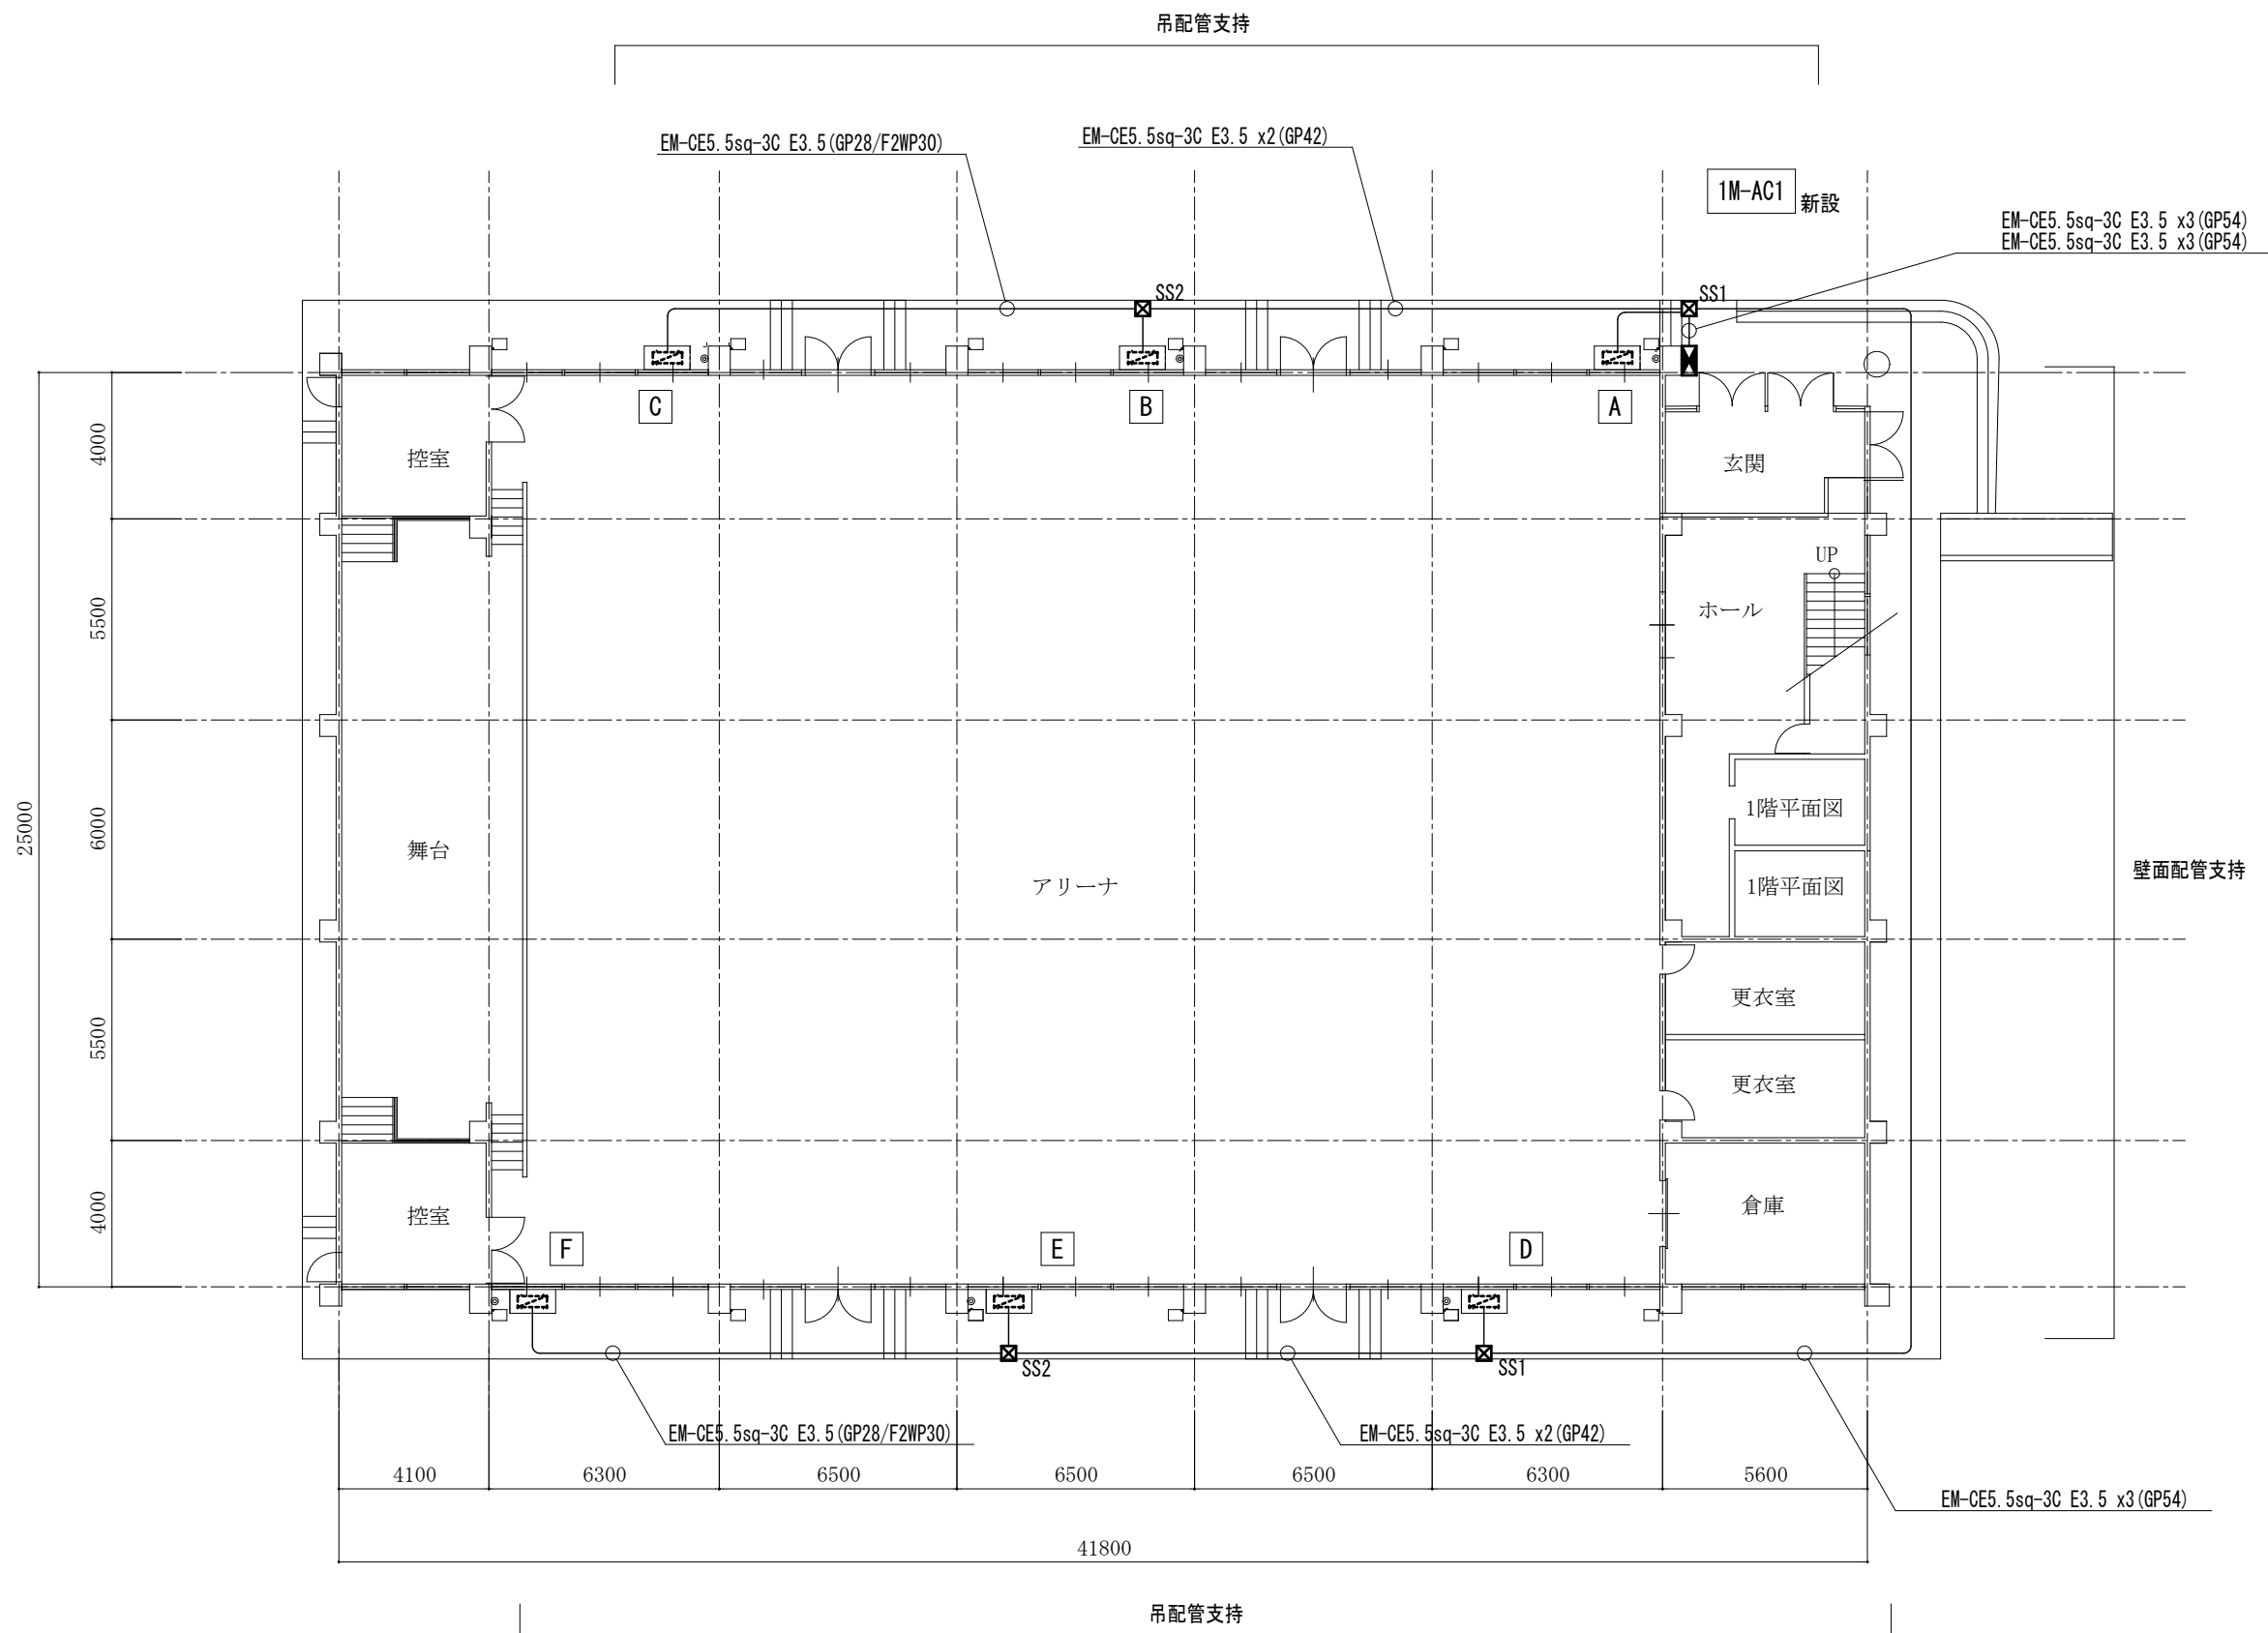


＜凡例＞
☒ SS1 SS500x500x300 WP-SUS
☒ SS2 SS300x300x300 WP-SUS

1階平面図 S=1/200

2. 神野小学校

工事名	河東小学校他屋内運動場空調設備整備工事			
図面名称・縮尺	動力設備 1階平面図	1/200	図面番号	E-09
事業主	宍 粟 市			

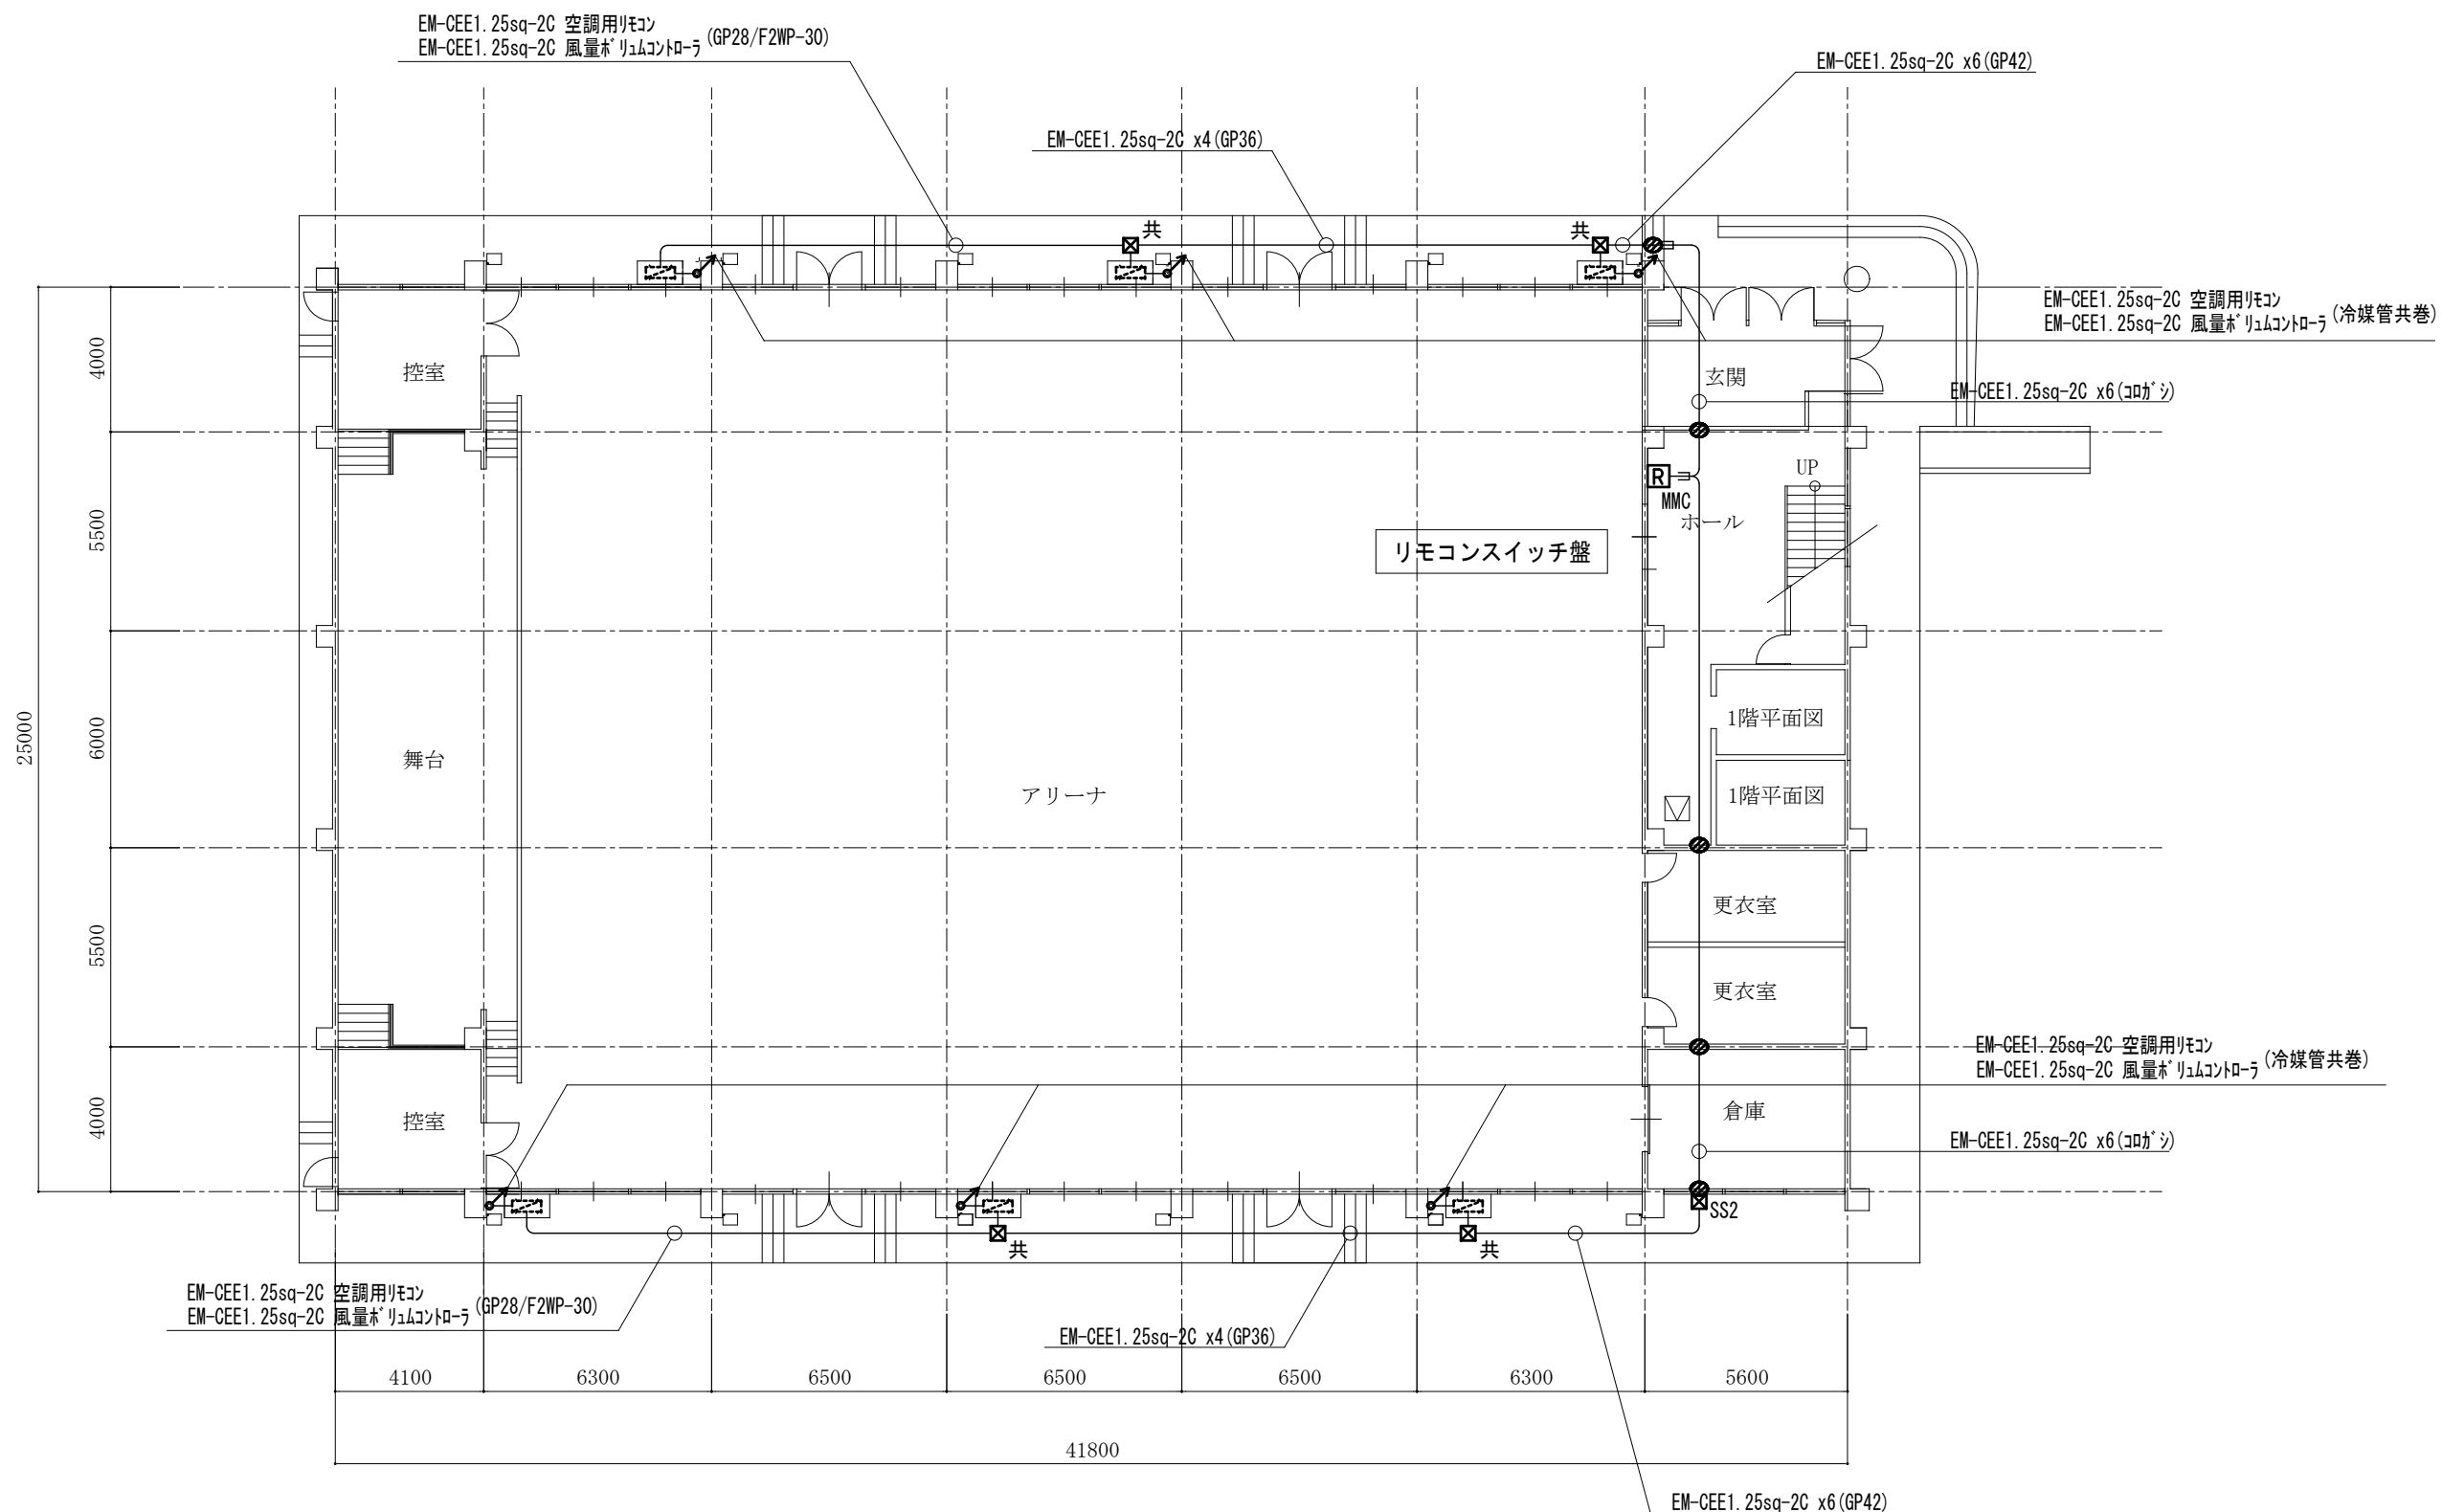


- <凡例>
☒ SS1 SS300x300x300
☒ SS2 SS300x300x300 WP-SUS
⊗ 躯体貫通 50mm
☑ 天井点検口 (建築工事)

1階平面図 S=1/200

2. 神野小学校


工事名	河東小学校他屋内運動場空調設備整備工事			
図面名称・縮尺	空調計装備 1階平面図	1/200	図面番号	E-10
事業主	宍 粟 市			


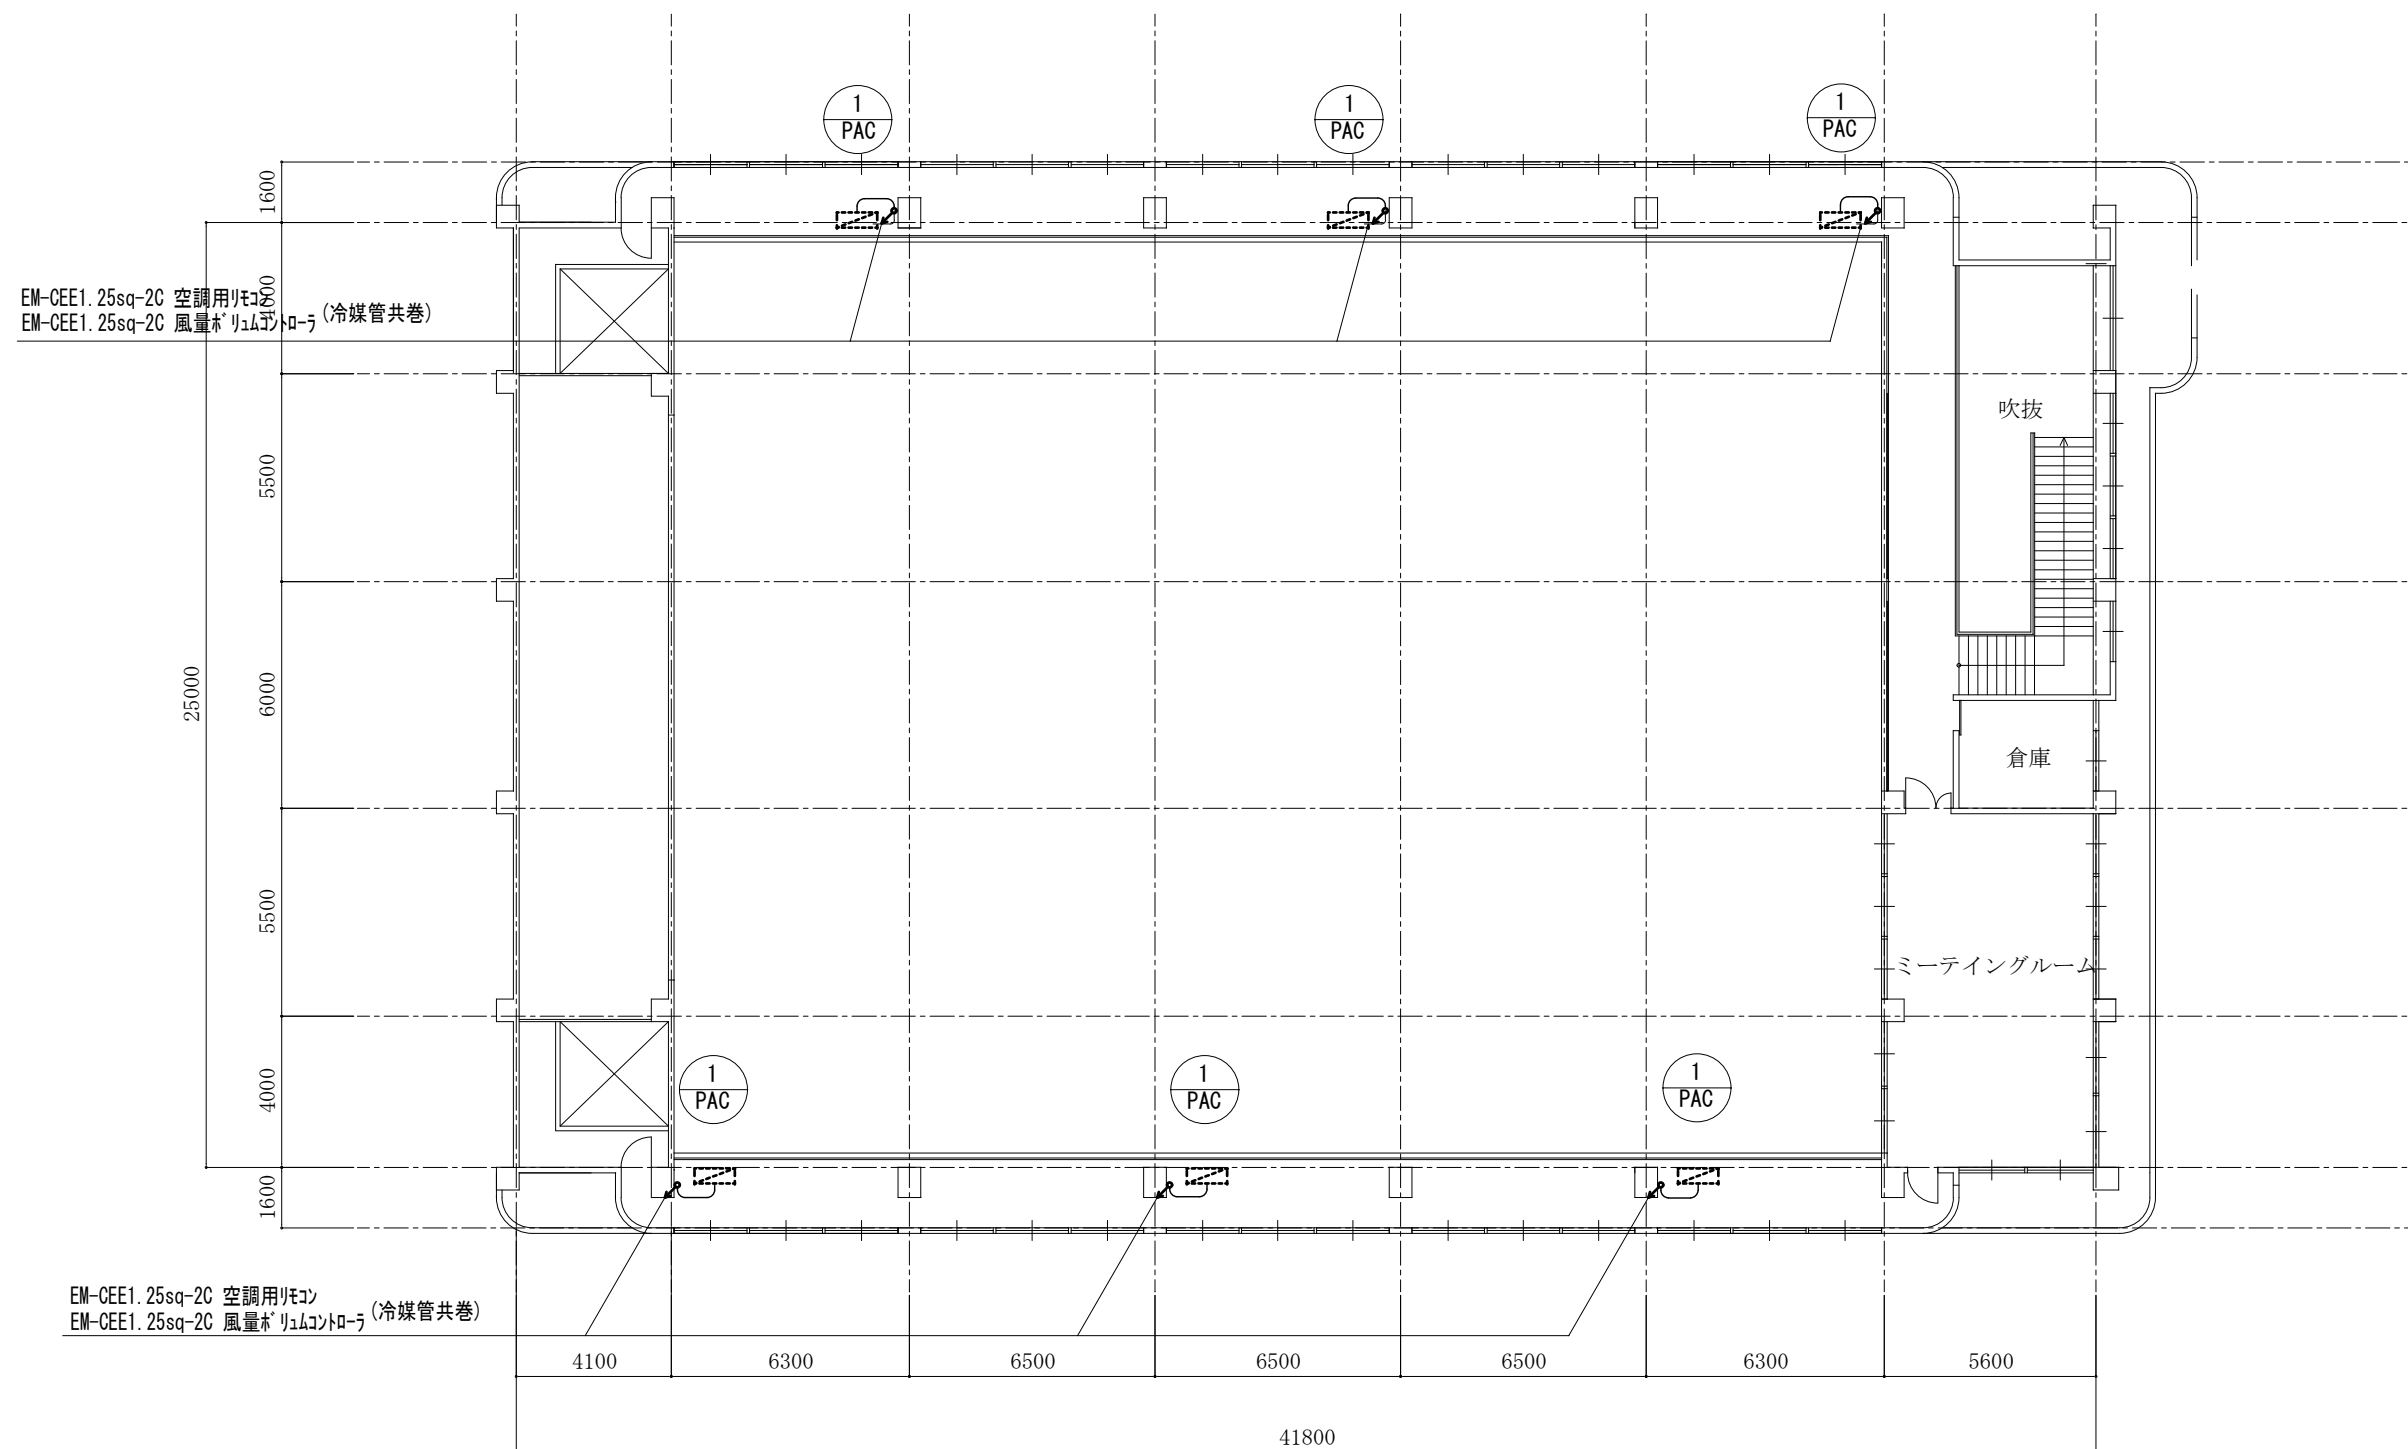


メンテナンスデッキ平面図 S=1/200

2. 神野小学校

工事名	河東小学校他屋内運動場空調設備整備工事			
図面名称・縮尺	空調計装メンテナンスデッキ平面図	1/200	図面番号	E-11
事業主	宍 粟 市			


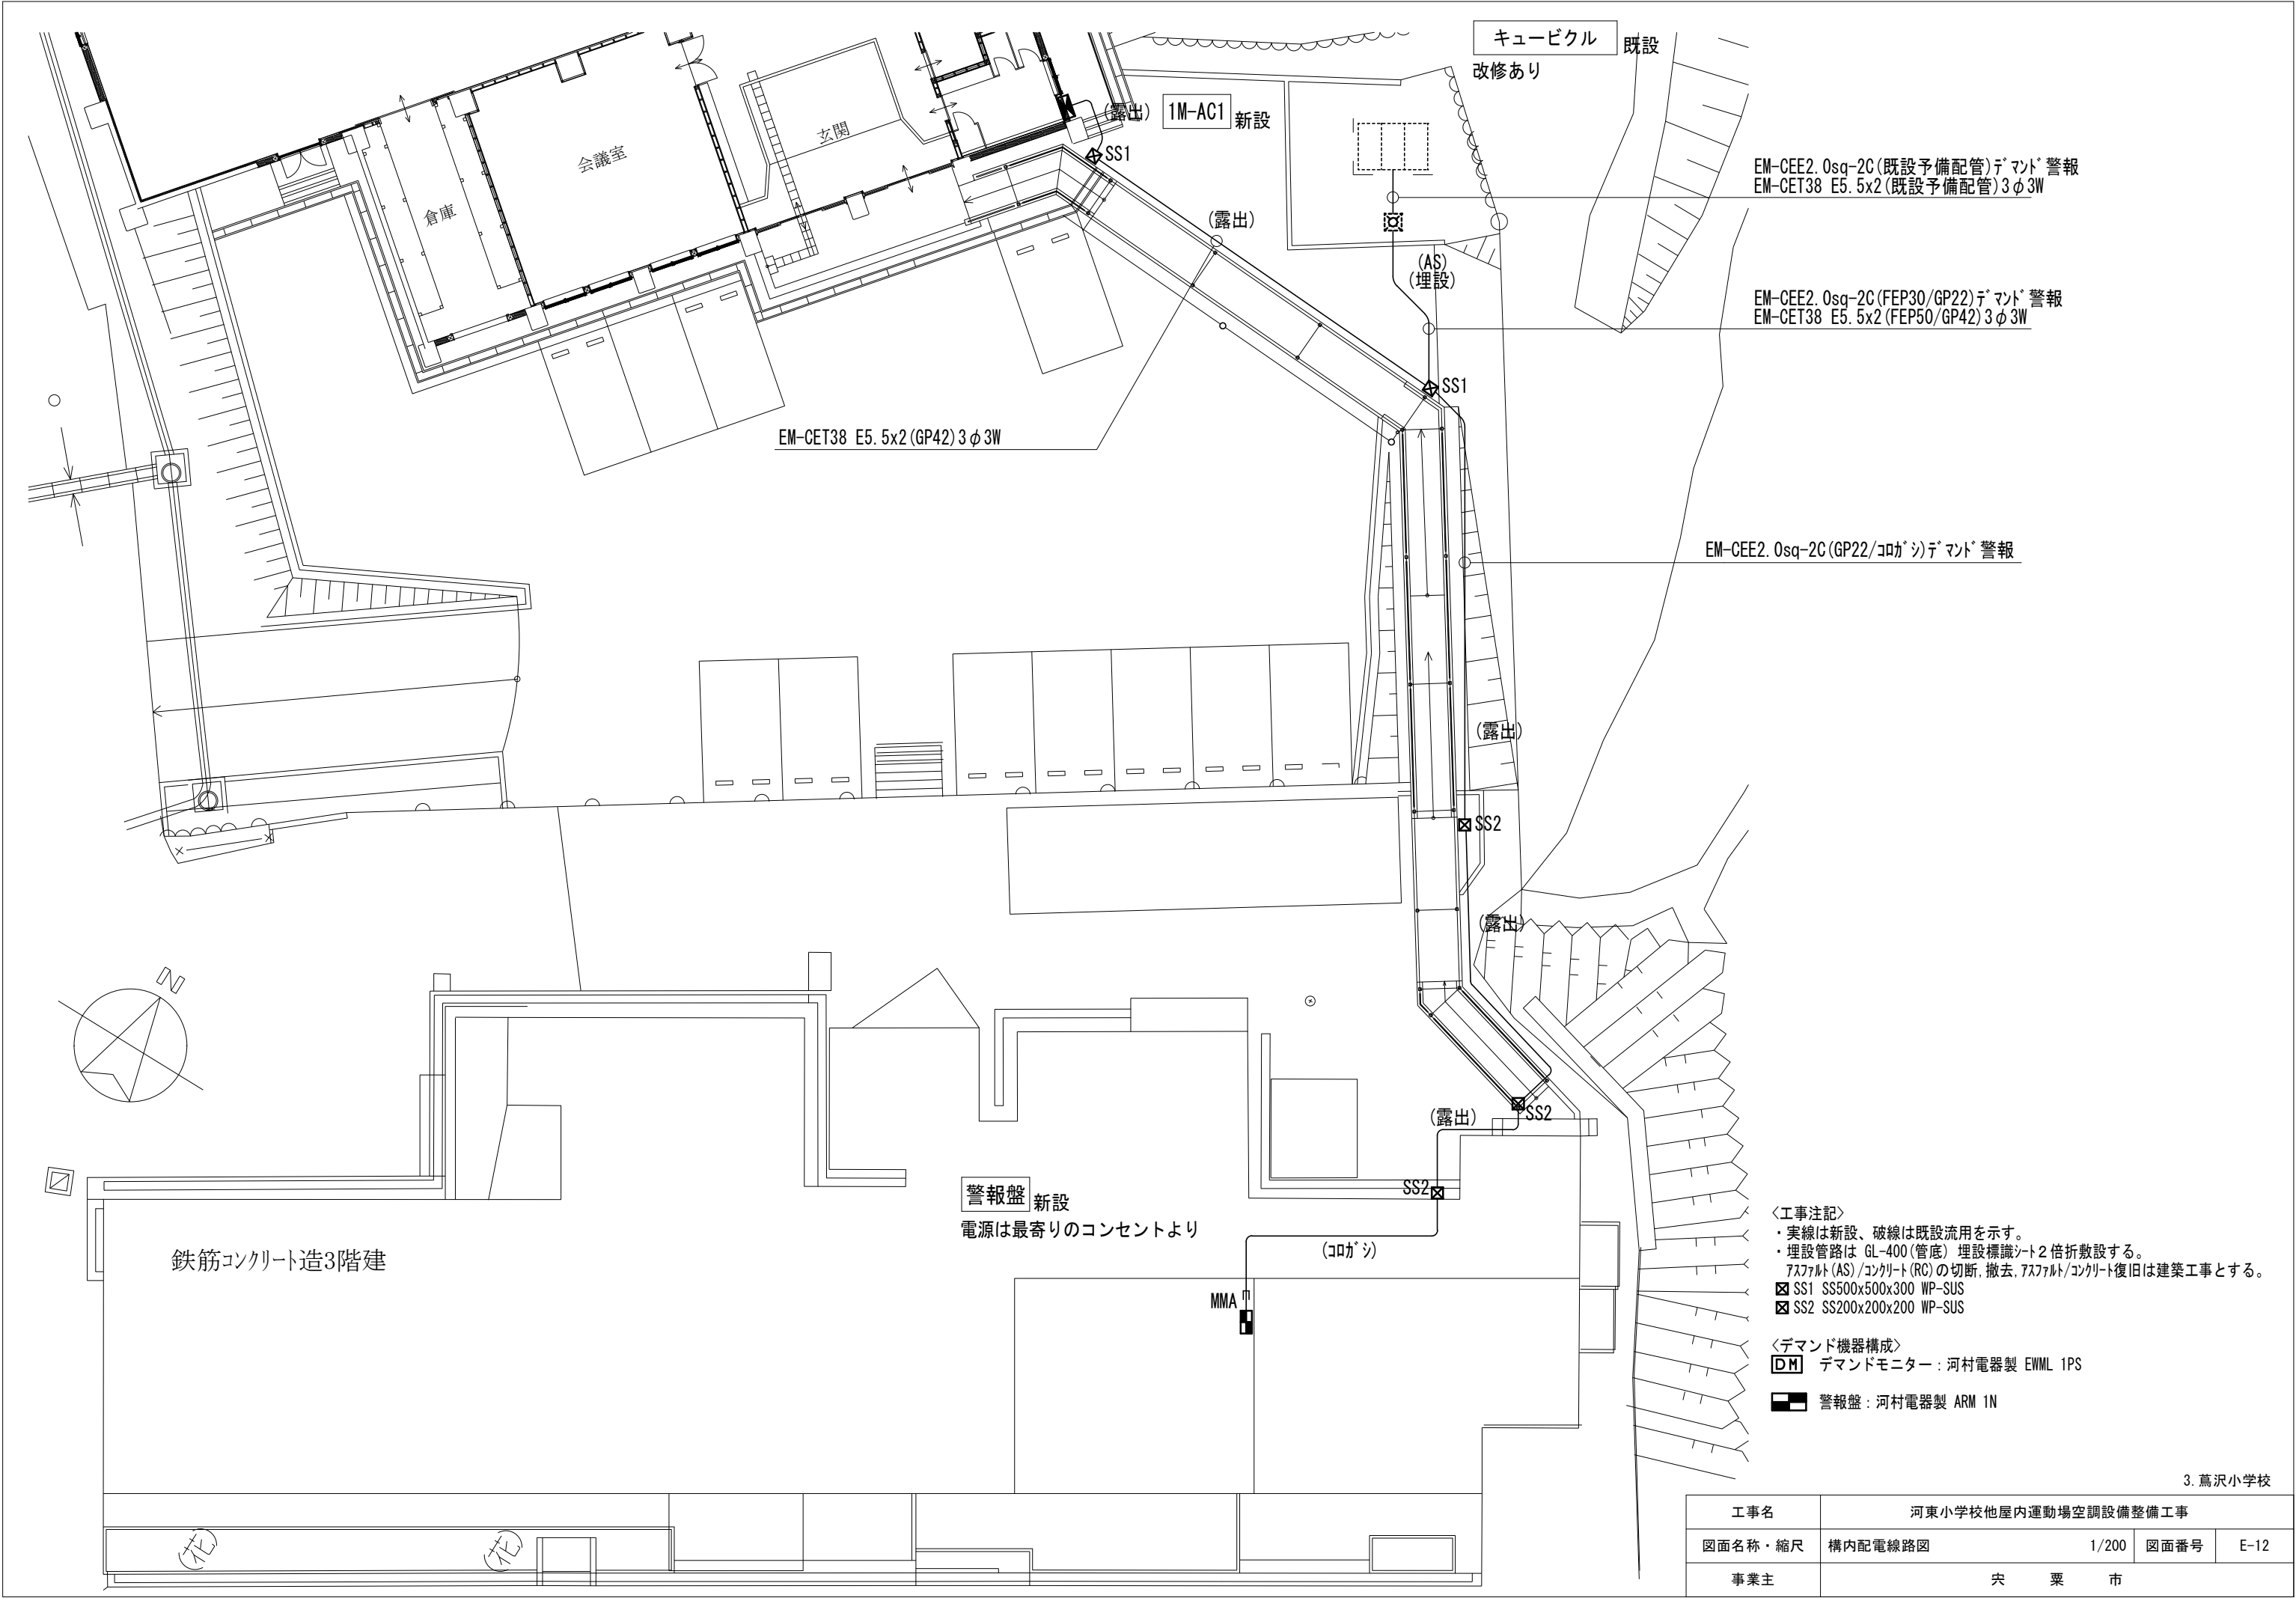


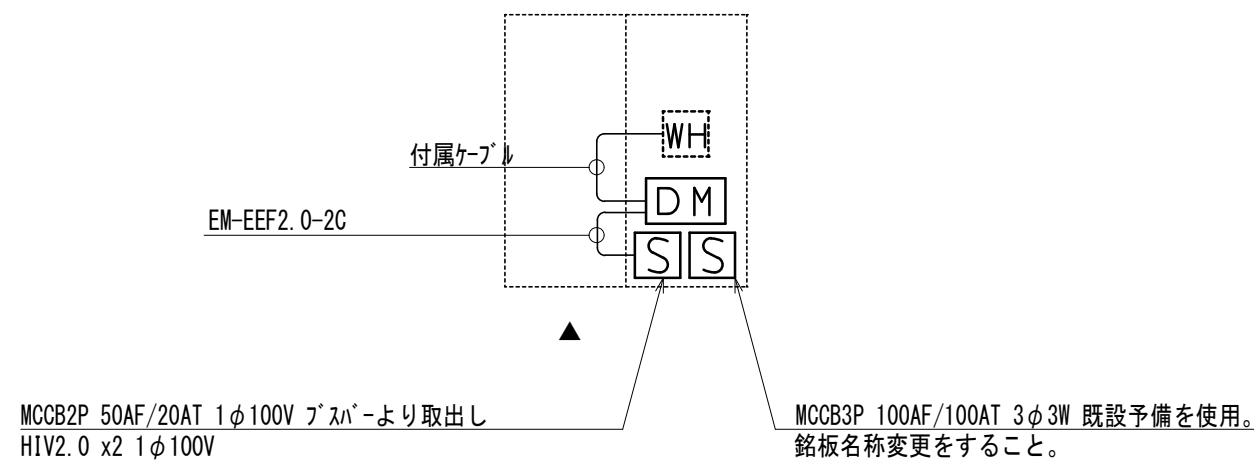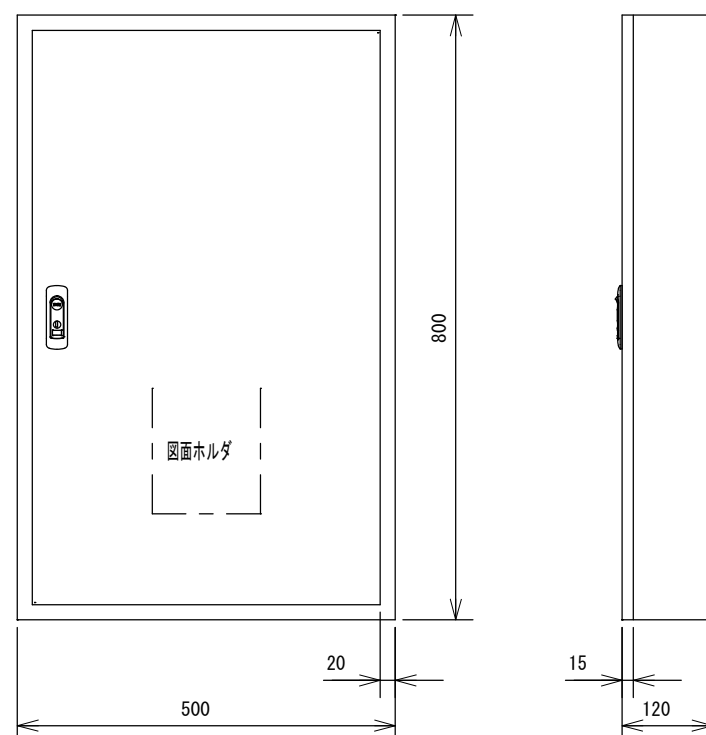[illegible]

キュービクル詳細図

1M-AC1 参考姿図
製造者標準仕様

工事名	河東小学校他屋内運動場空調設備整備工事		
図面名称・縮尺	分電盤接続図・キュービクル詳細図	-	図面番号 E-13
事業主	栄 粟 市		

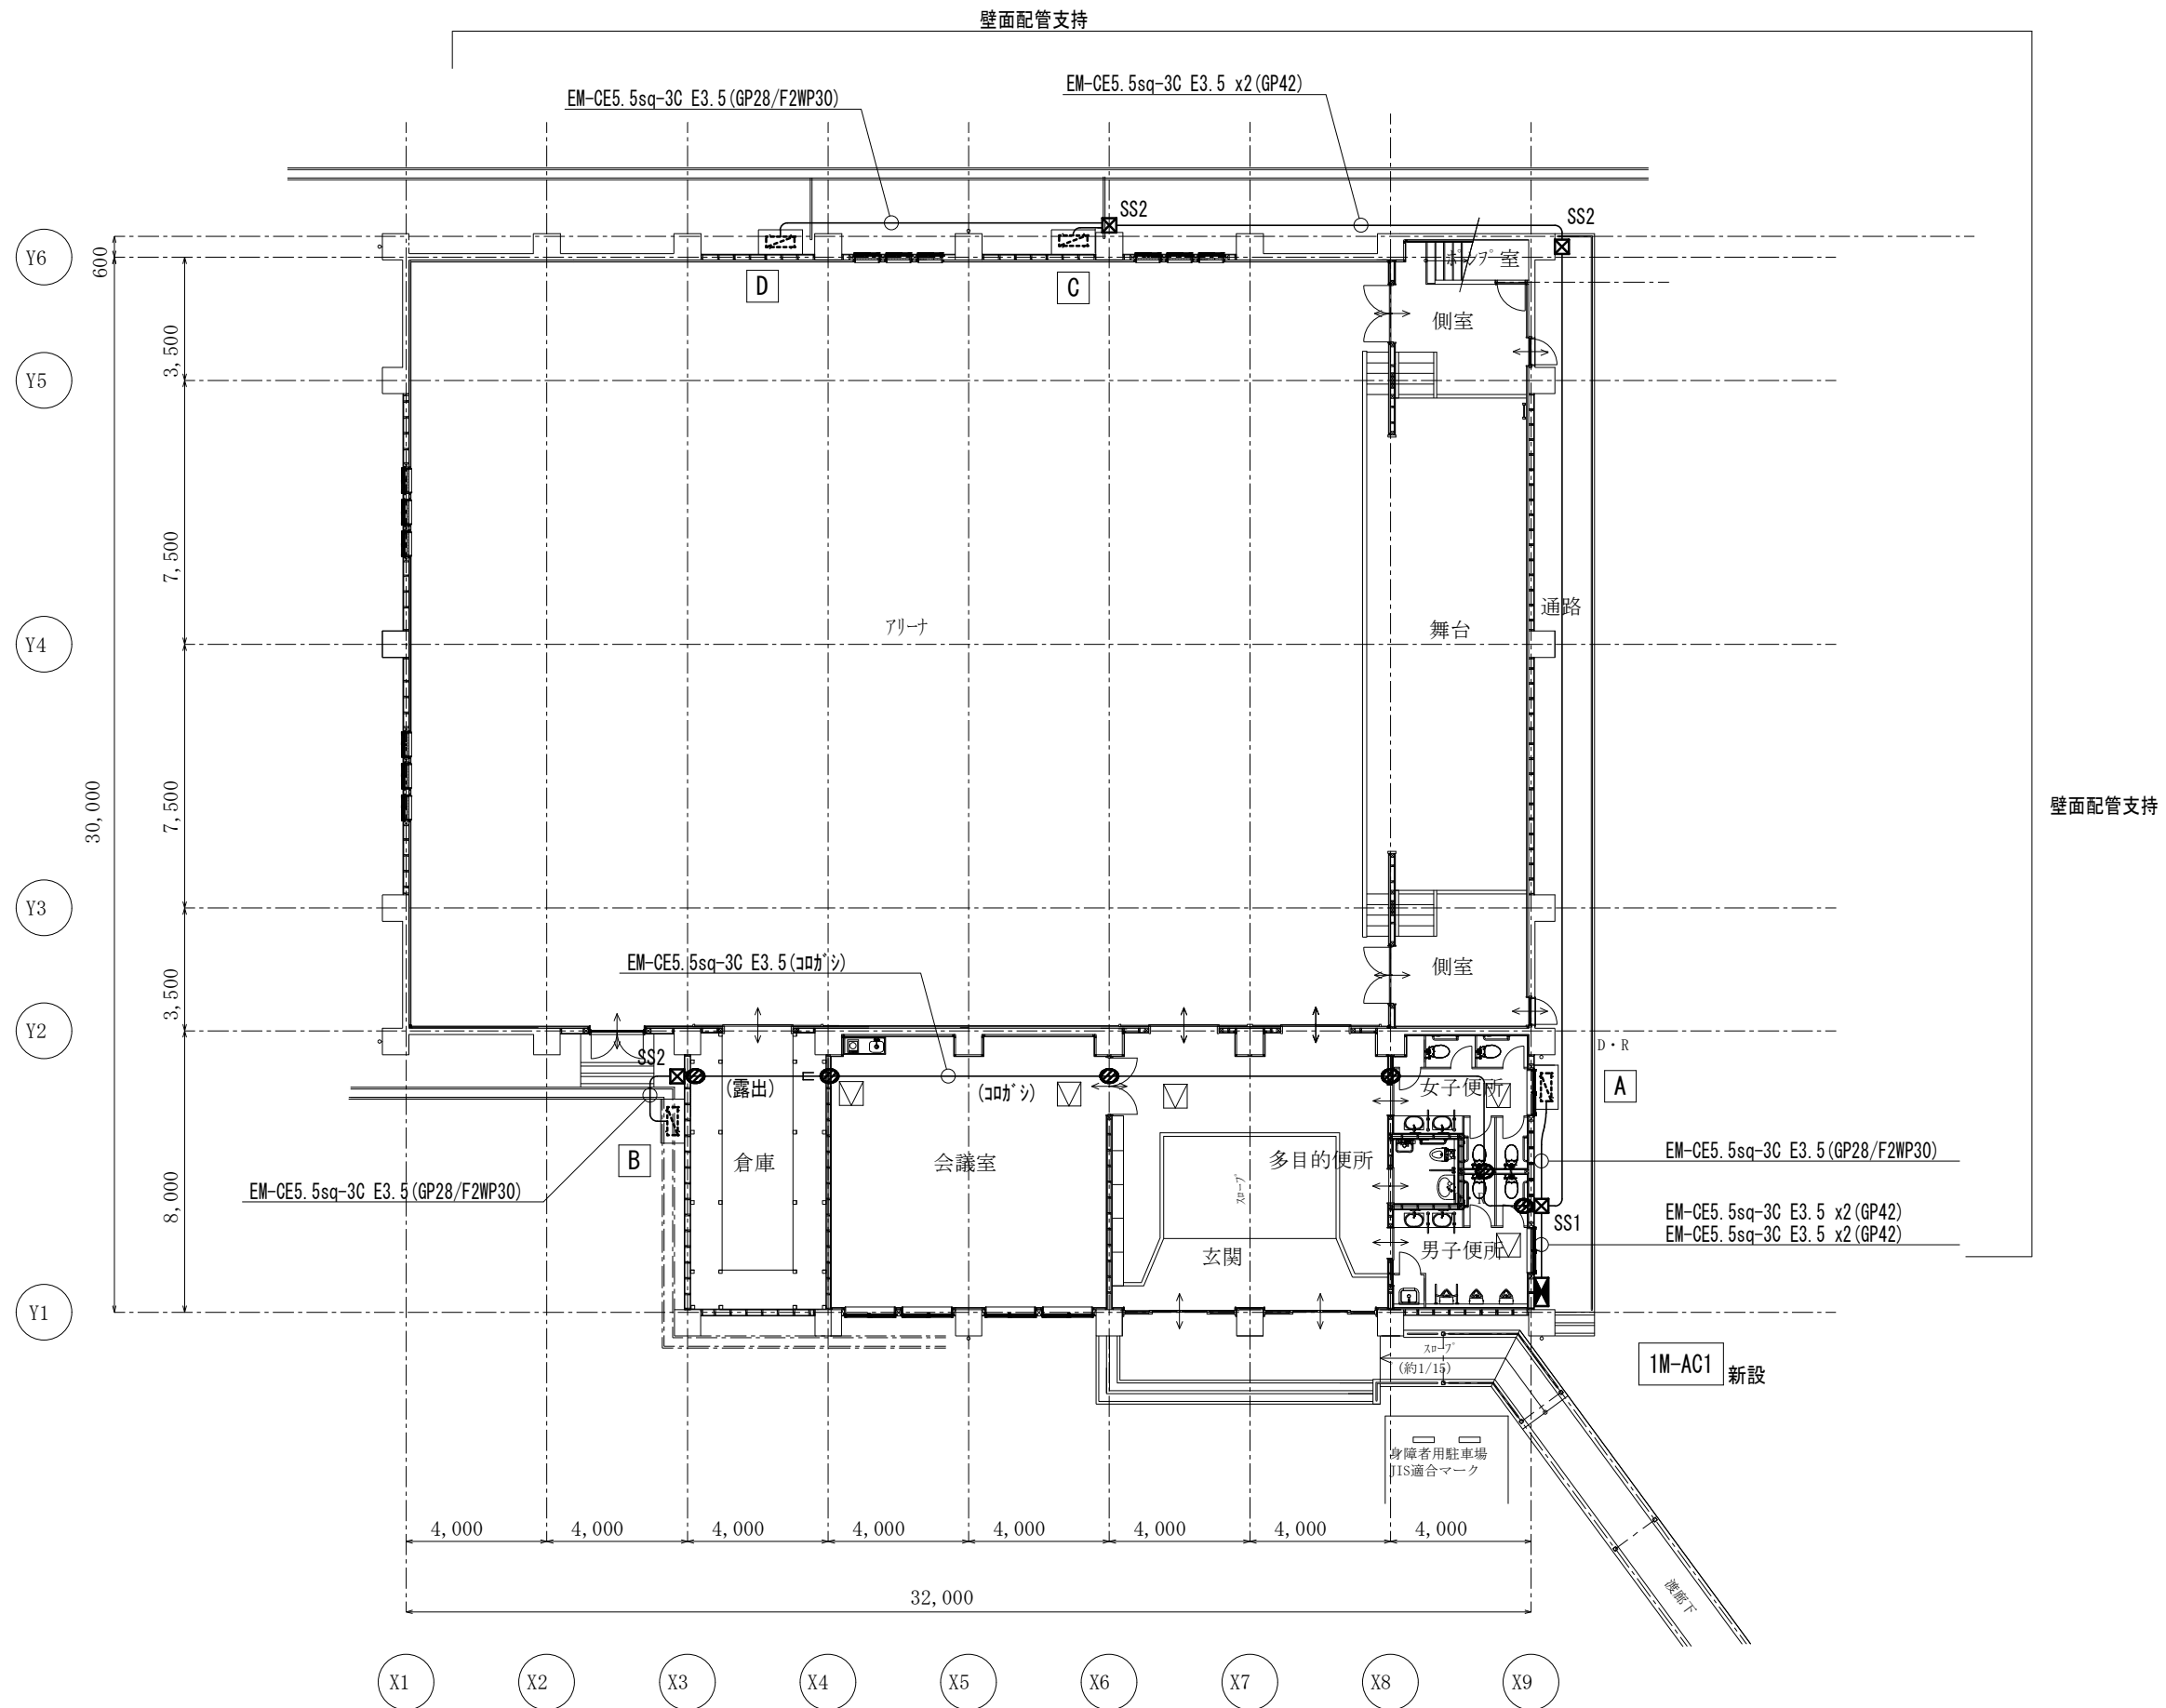
 


高所作業車(3供用日)見込むこと。
〈凡例〉
☒ SS1 SS500x500x300 WP-SUS
☒ SS2 SS300x300x300 WP-SUS
⦿ 躯体貫通 50mm
☒ 天井点検口(建築工事)

1階平面図 S=1/200

3. 薦沢小学校

工事名	河東小学校他屋内運動場空調設備整備工事			
図面名称・縮尺	動力設備 1階平面図	1/200	図面番号	E-14
事業主	栄 栗 市			

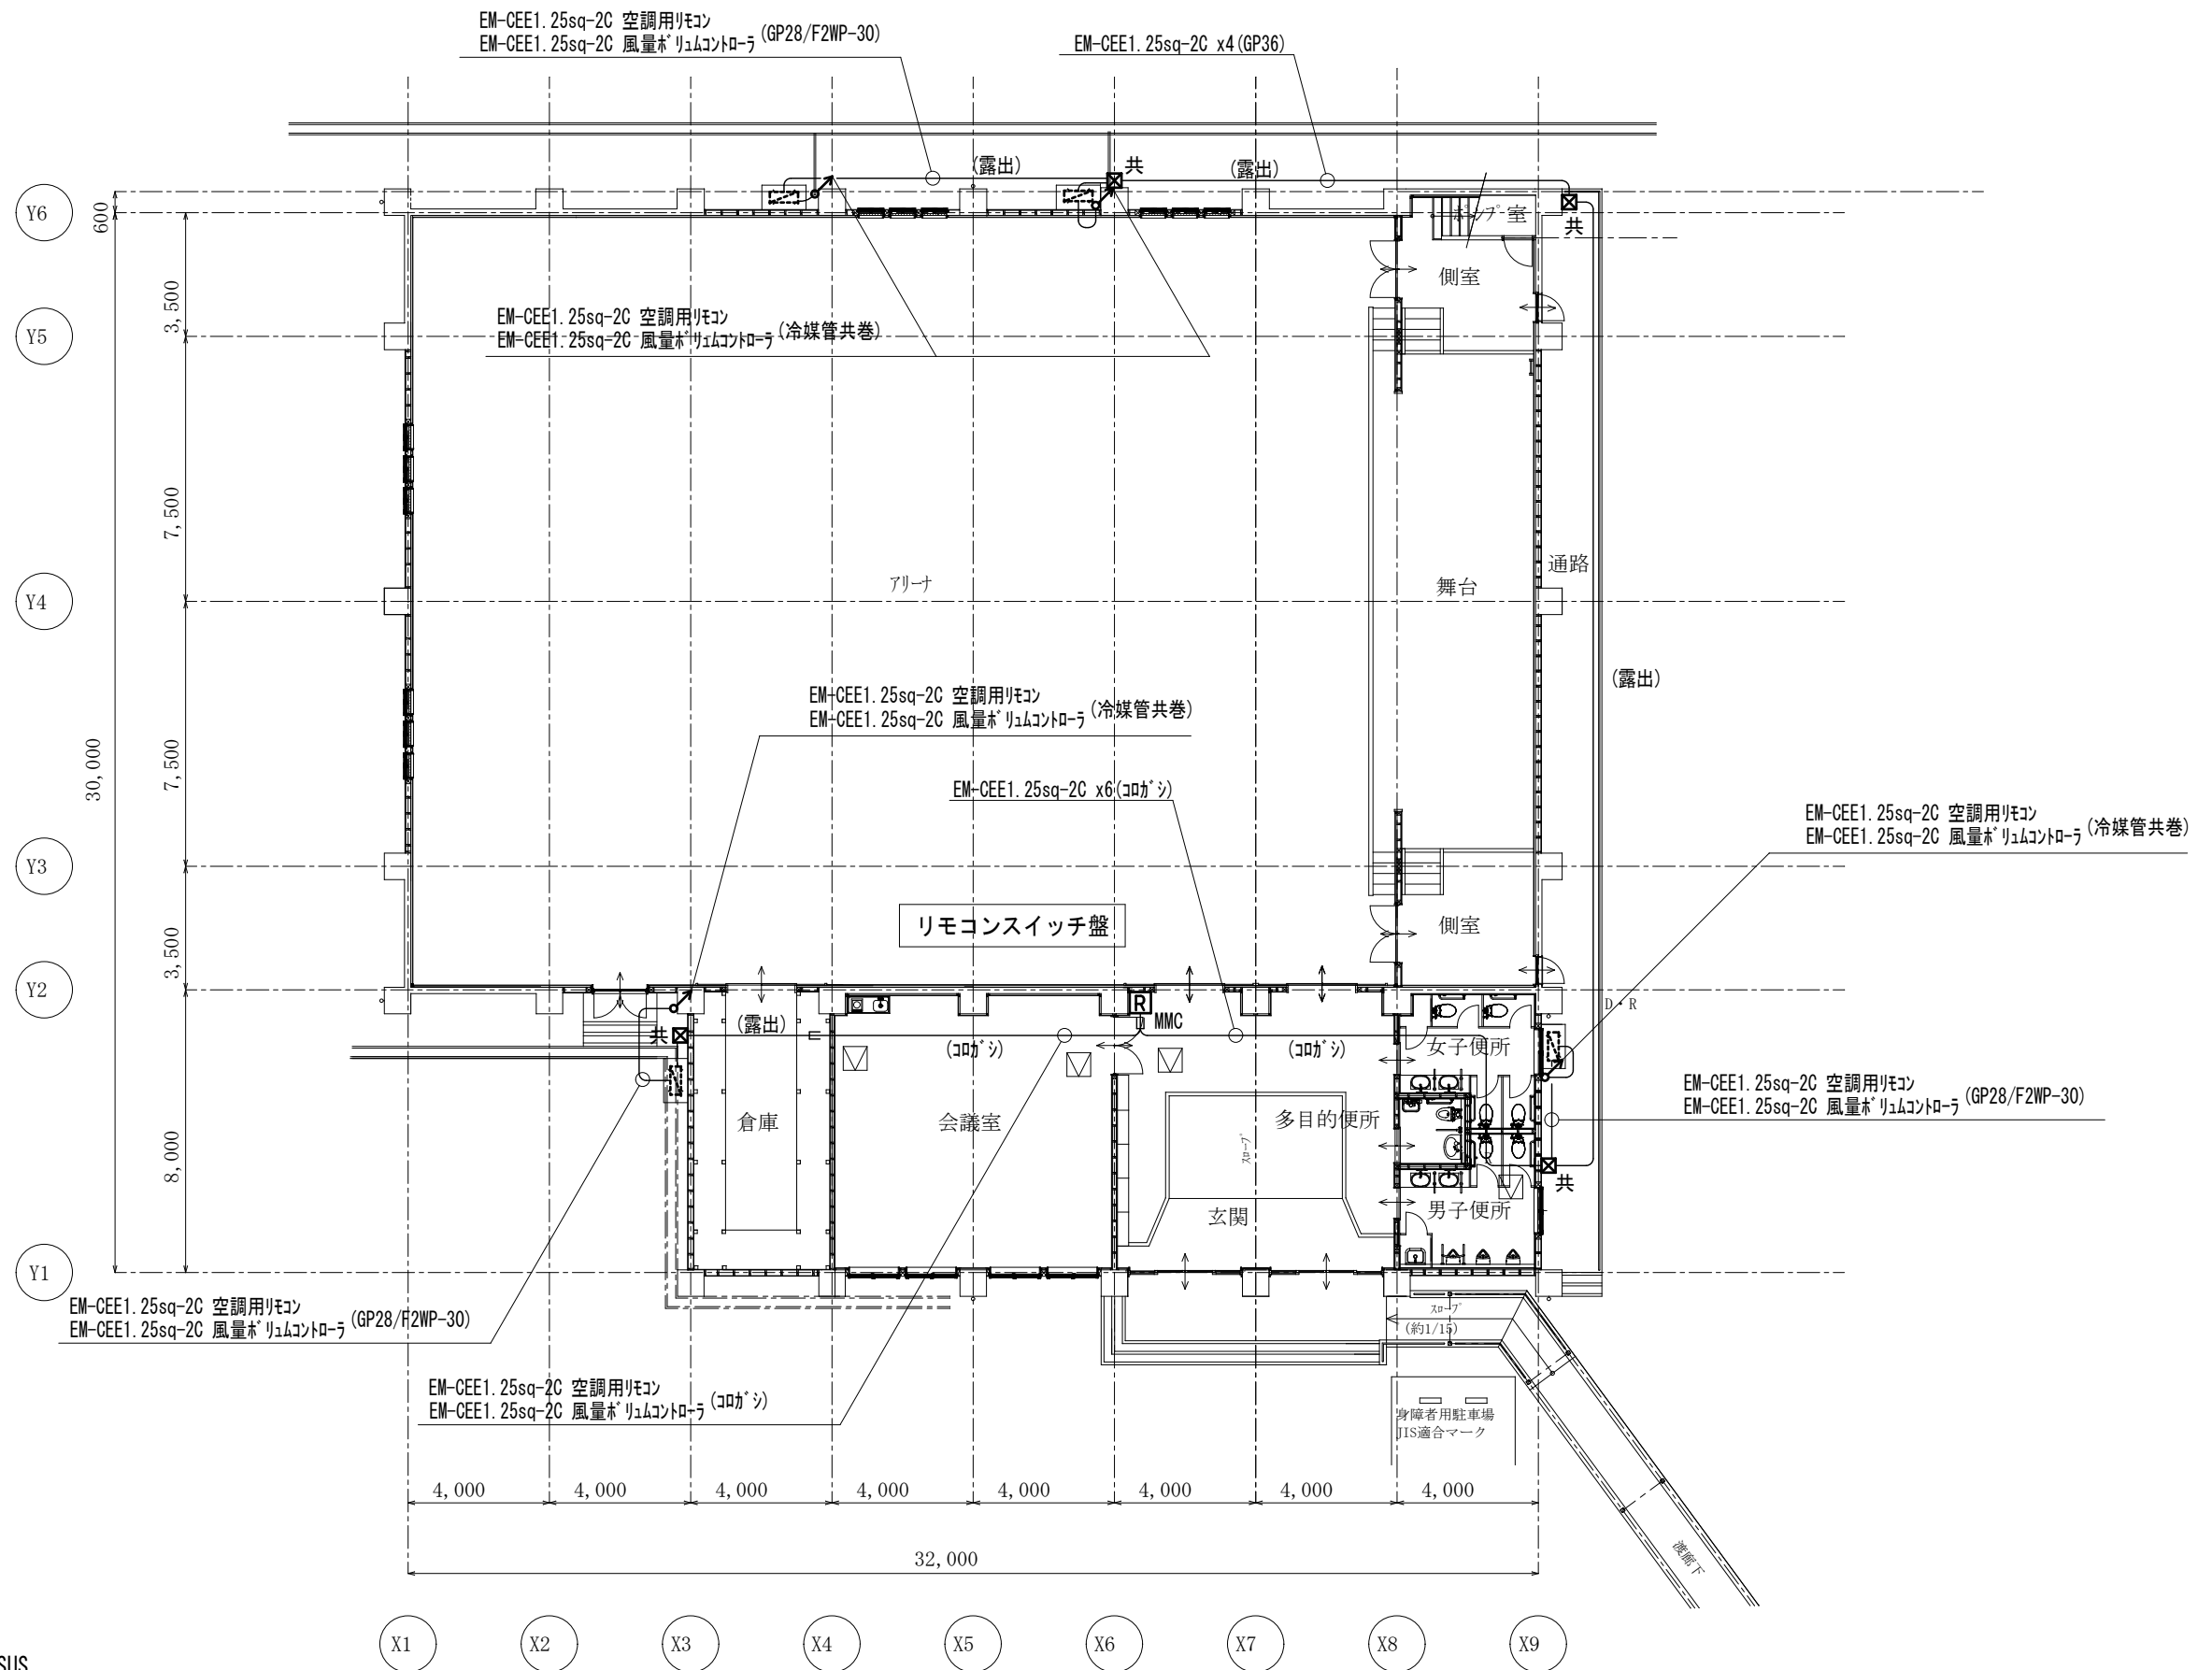 


- ＜凡例＞
- ☒ SS1 SS300x300x300
 - ☒ SS2 SS300x300x300 WP-SUS
 - ⦿ 躯体貫通 50mm
 - ☐ 天井点検口 (建築工事)

1階平面図 S=1/200


3. 薦沢小学校

工事名	河東小学校他屋内運動場空調設備整備工事			
図面名称・縮尺	空調計装設備 1階平面図	1/200	図面番号	E-15
事業主	栄 栗 市			

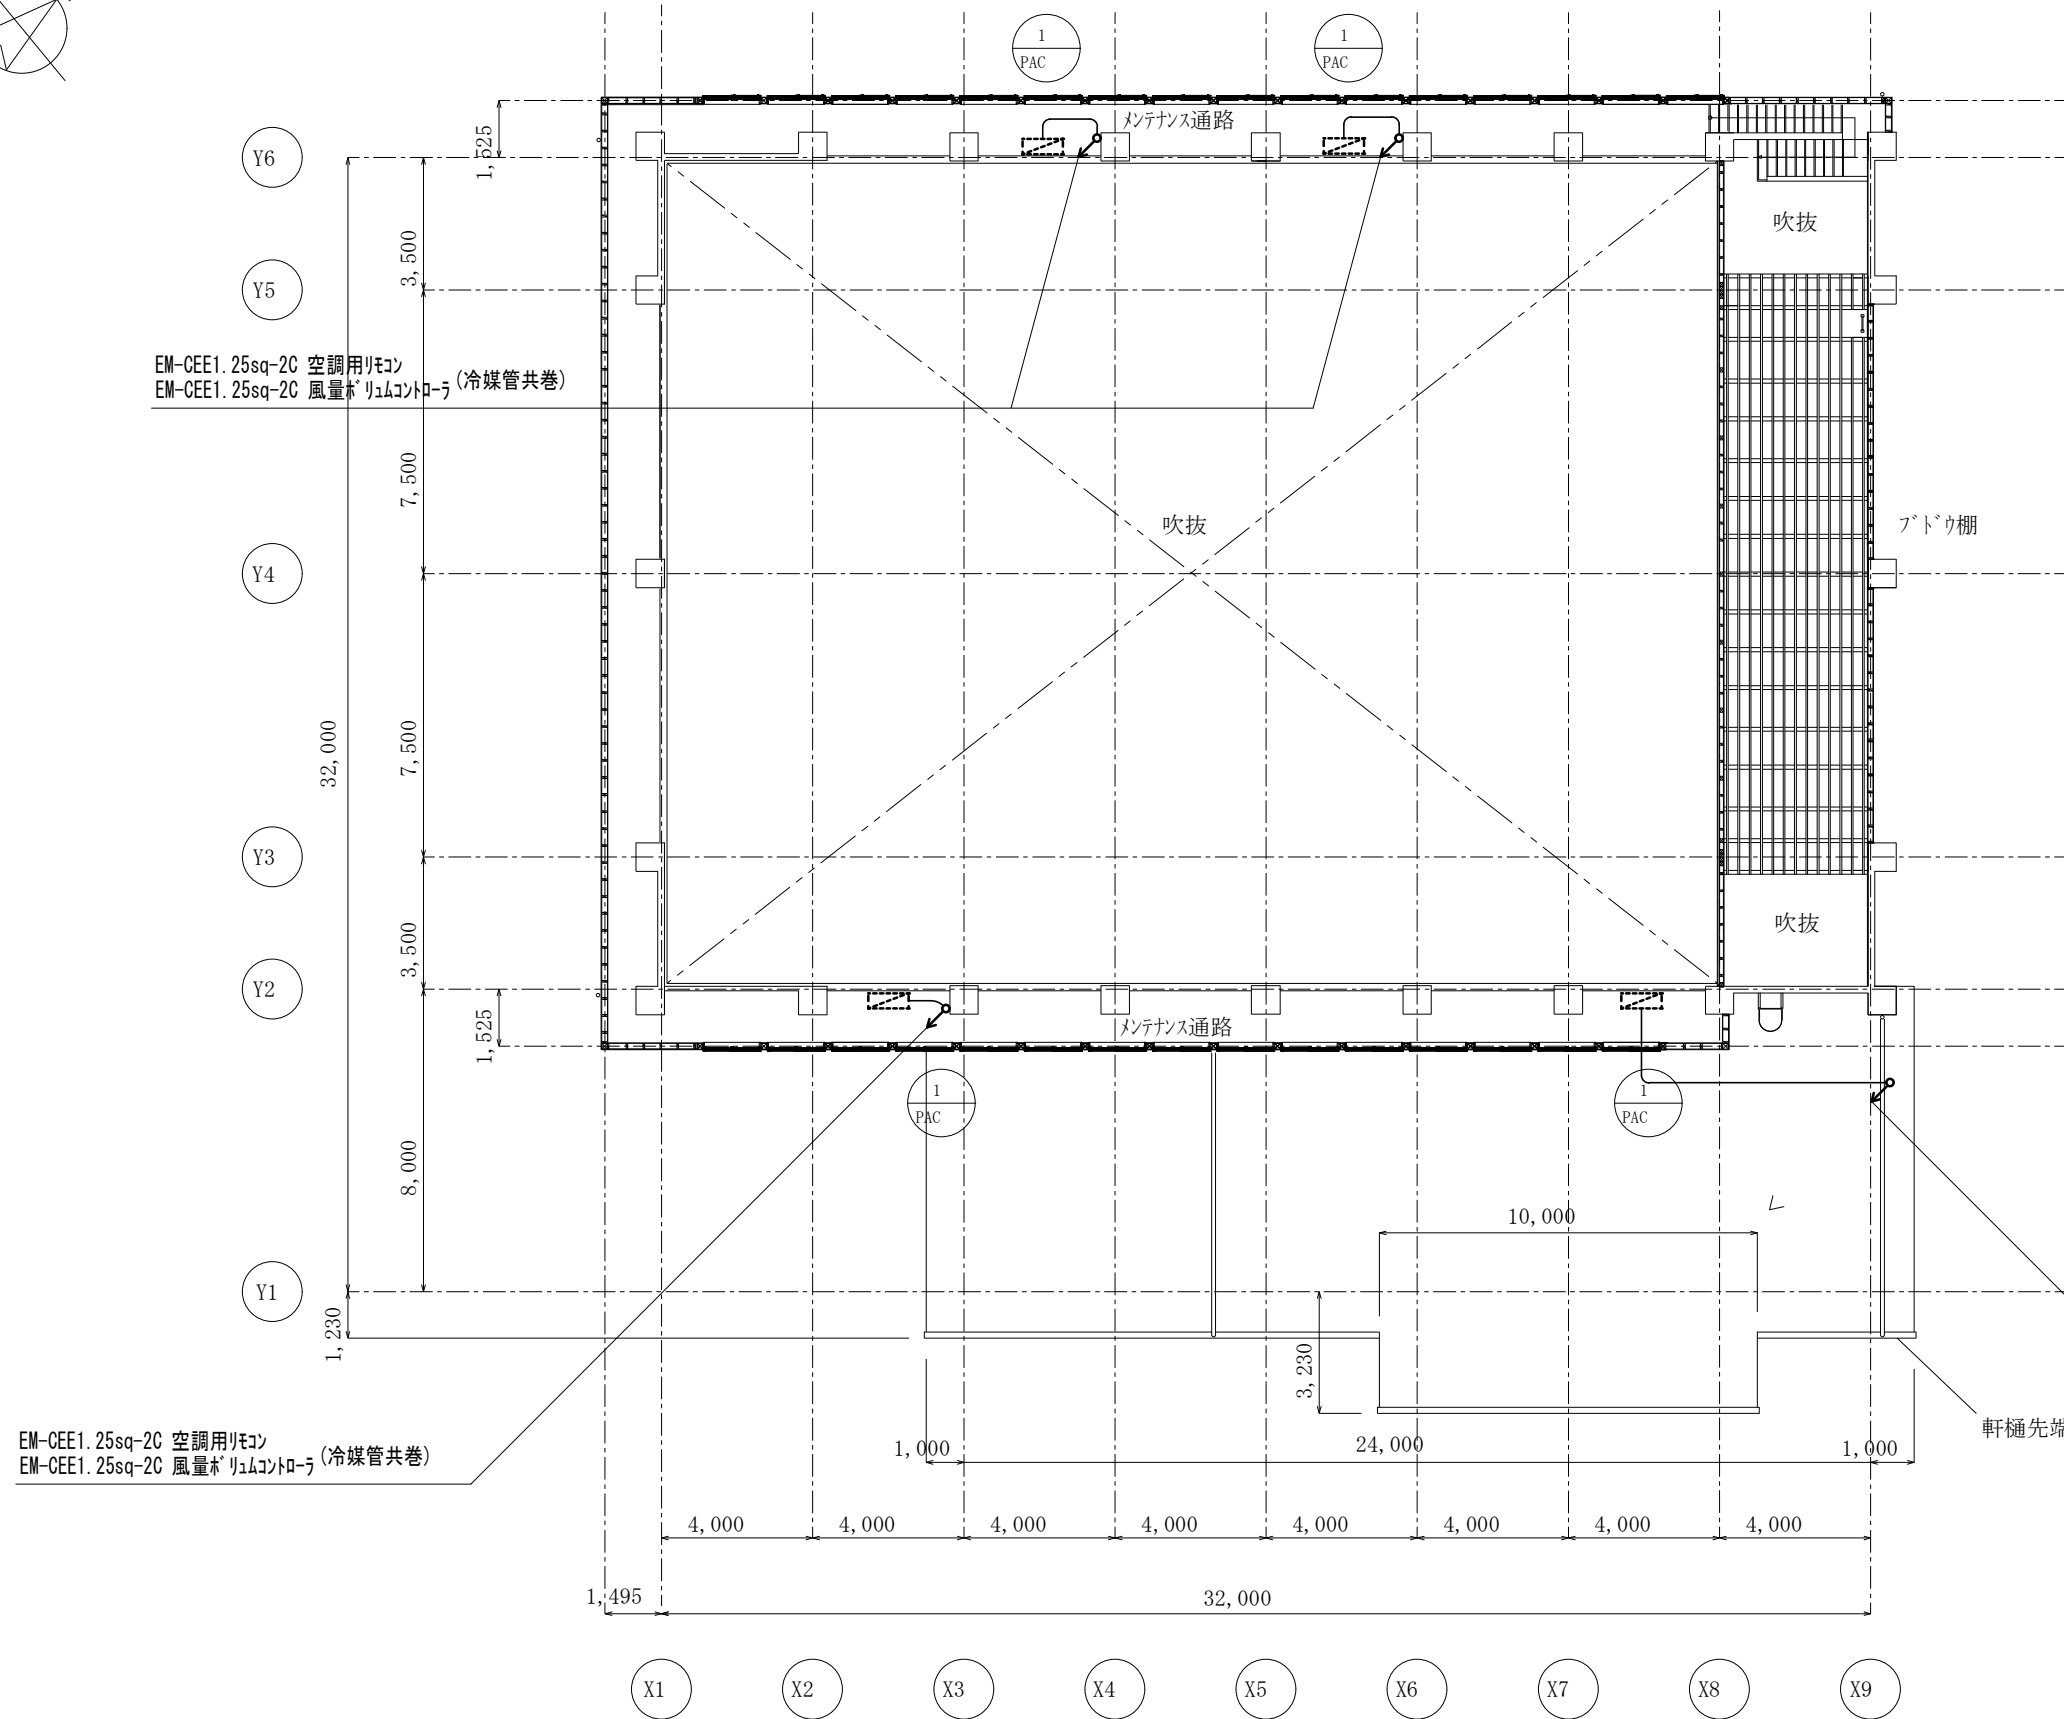

3. 蔦沢小学校

51/77

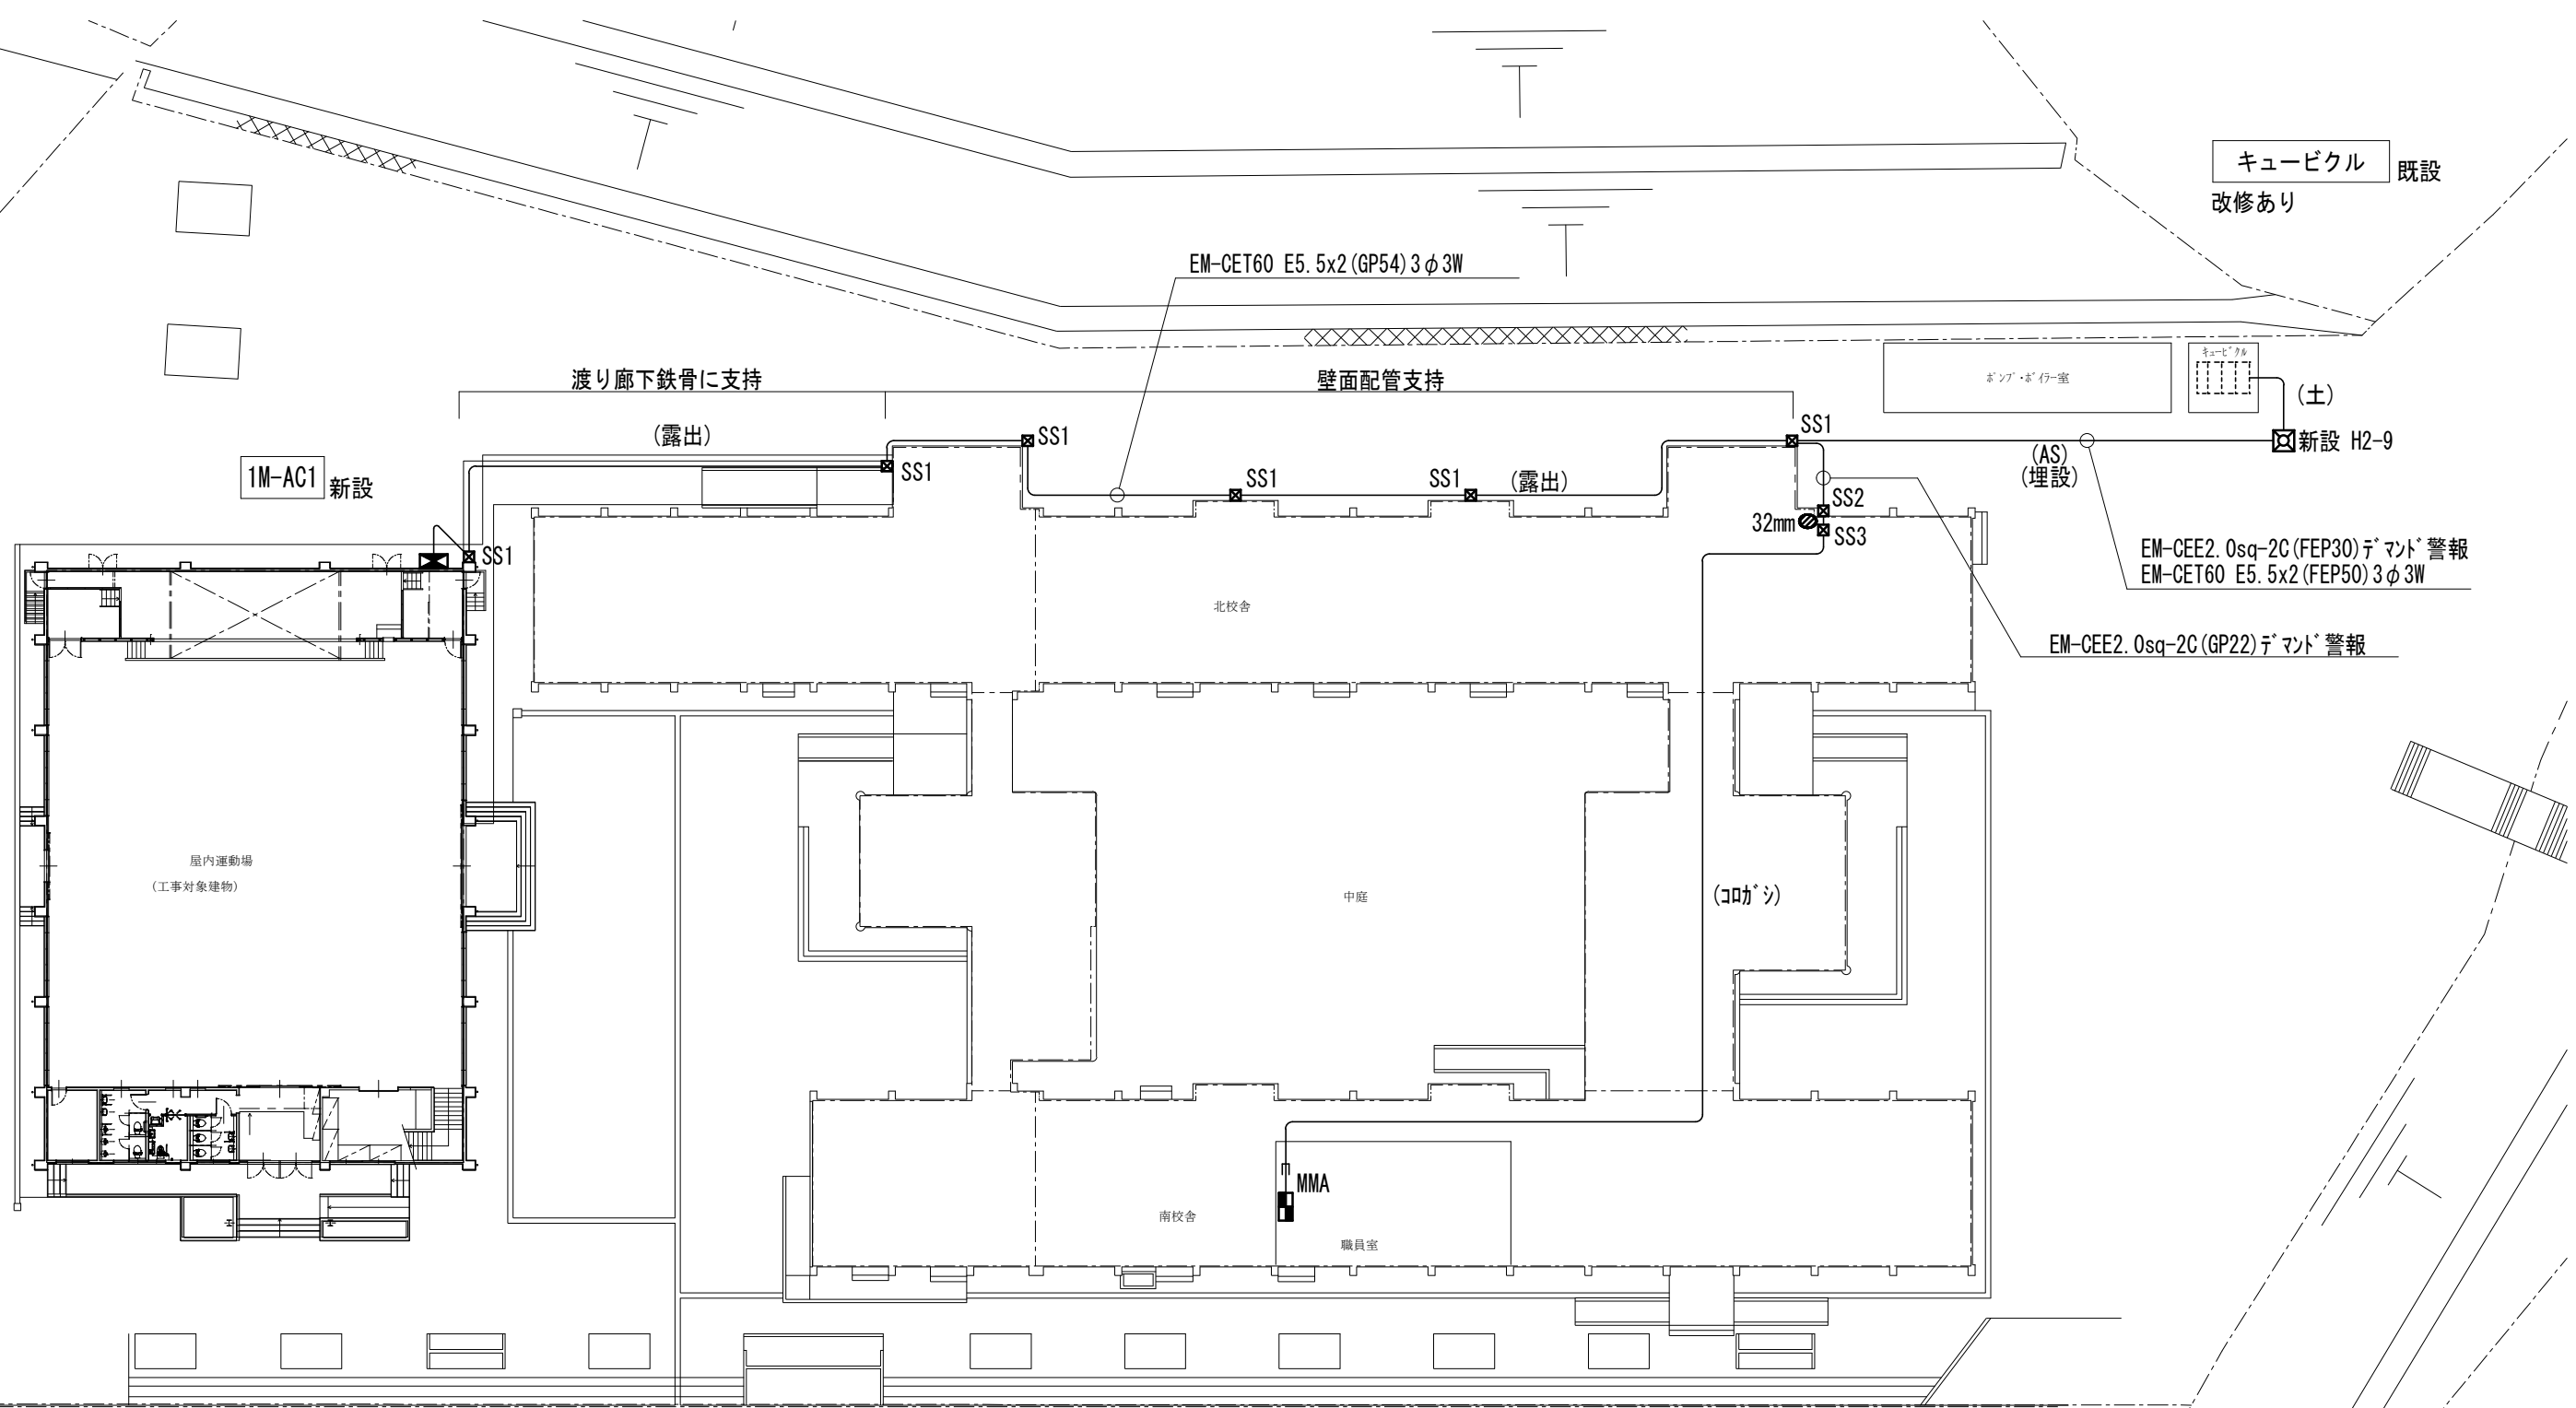


＜工事注記＞
・実線は新設、破線は既設流用を示す。
・埋設管路は GL-400 (管底) 埋設標識シート2倍折敷設する。
アスファルト (AS) /コンクリート (RC) の切断、撤去、アスファルト/コンクリート復旧は建築工事とする。
☒ SS1 SS500x500x300 WP-SUS
☒ SS2 SS200x200x200 WP-SUS
☒ SS3 SS200x200x200
⦿ 躯体貫通

＜デマンド機器構成＞
DM デマンドモニター：河村電器製 EWML 1PS
警報盤：河村電器製 ARM 1N


新設 警報盤
電源は最寄りのコンセントより

4. 波賀小学校				
工事名	河東小学校他屋内運動場空調設備整備工事			
図面名称・縮尺	構内配電線路図	1/200	図面番号	E-17
事業主	宍 粟 市			

材質	SUS製	種別	屋外壁掛露出型	分岐回路					電源		容量	警報	遠隔	INV 対応	電線 sq	接地 sq/mm	制御 方式	負荷名称	
盤名称	主幹・結線			回路番号	種別	P	F	T	MC	相	電圧								[Kw]
1M-AC1 ◎ ED ◎ ELB	60sq (3φ) × MCCB 3P3E 100AF/100AT 計12.16KW			A	ELCB	3	50	30		3	200	3.04			○	5.5	3.5	直結	室外機
				B	ELCB	3	50	30		3	200	3.04			○	5.5	3.5	直結	室外機
				C	ELCB	3	50	30		3	200	3.04			○	5.5	3.5	直結	室外機
				D	ELCB	3	50	30		3	200	3.04			○	5.5	3.5	直結	室外機
						3	50				200								
						3	50				200								


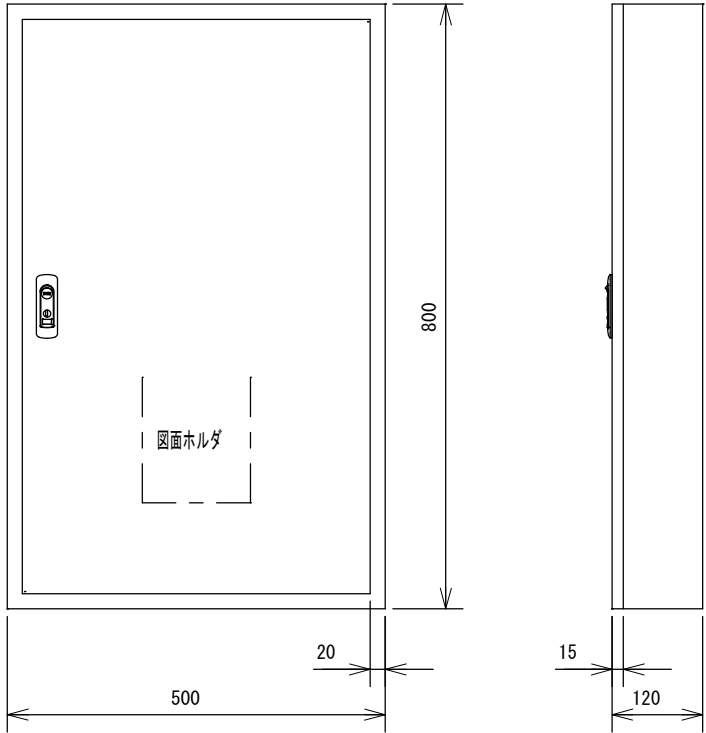


1M-AC1 参考姿図
製造者標準仕様

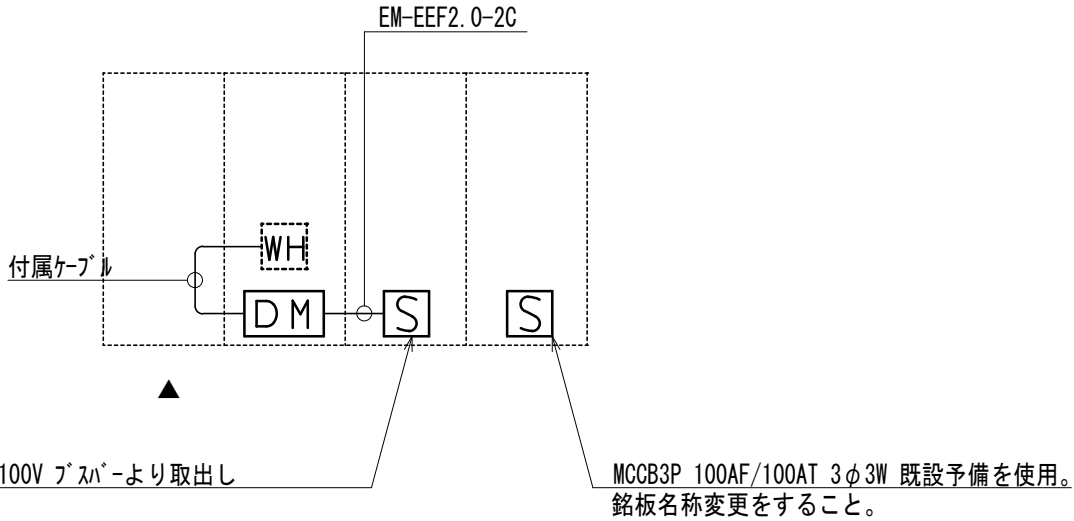

キュービクル詳細図

工事名	河東小学校他屋内運動場空調設備整備工事		
図面名称・縮尺	分電盤接続図・キュービクル詳細図	-	図面番号 E-18
事業主	宍 粟 市		

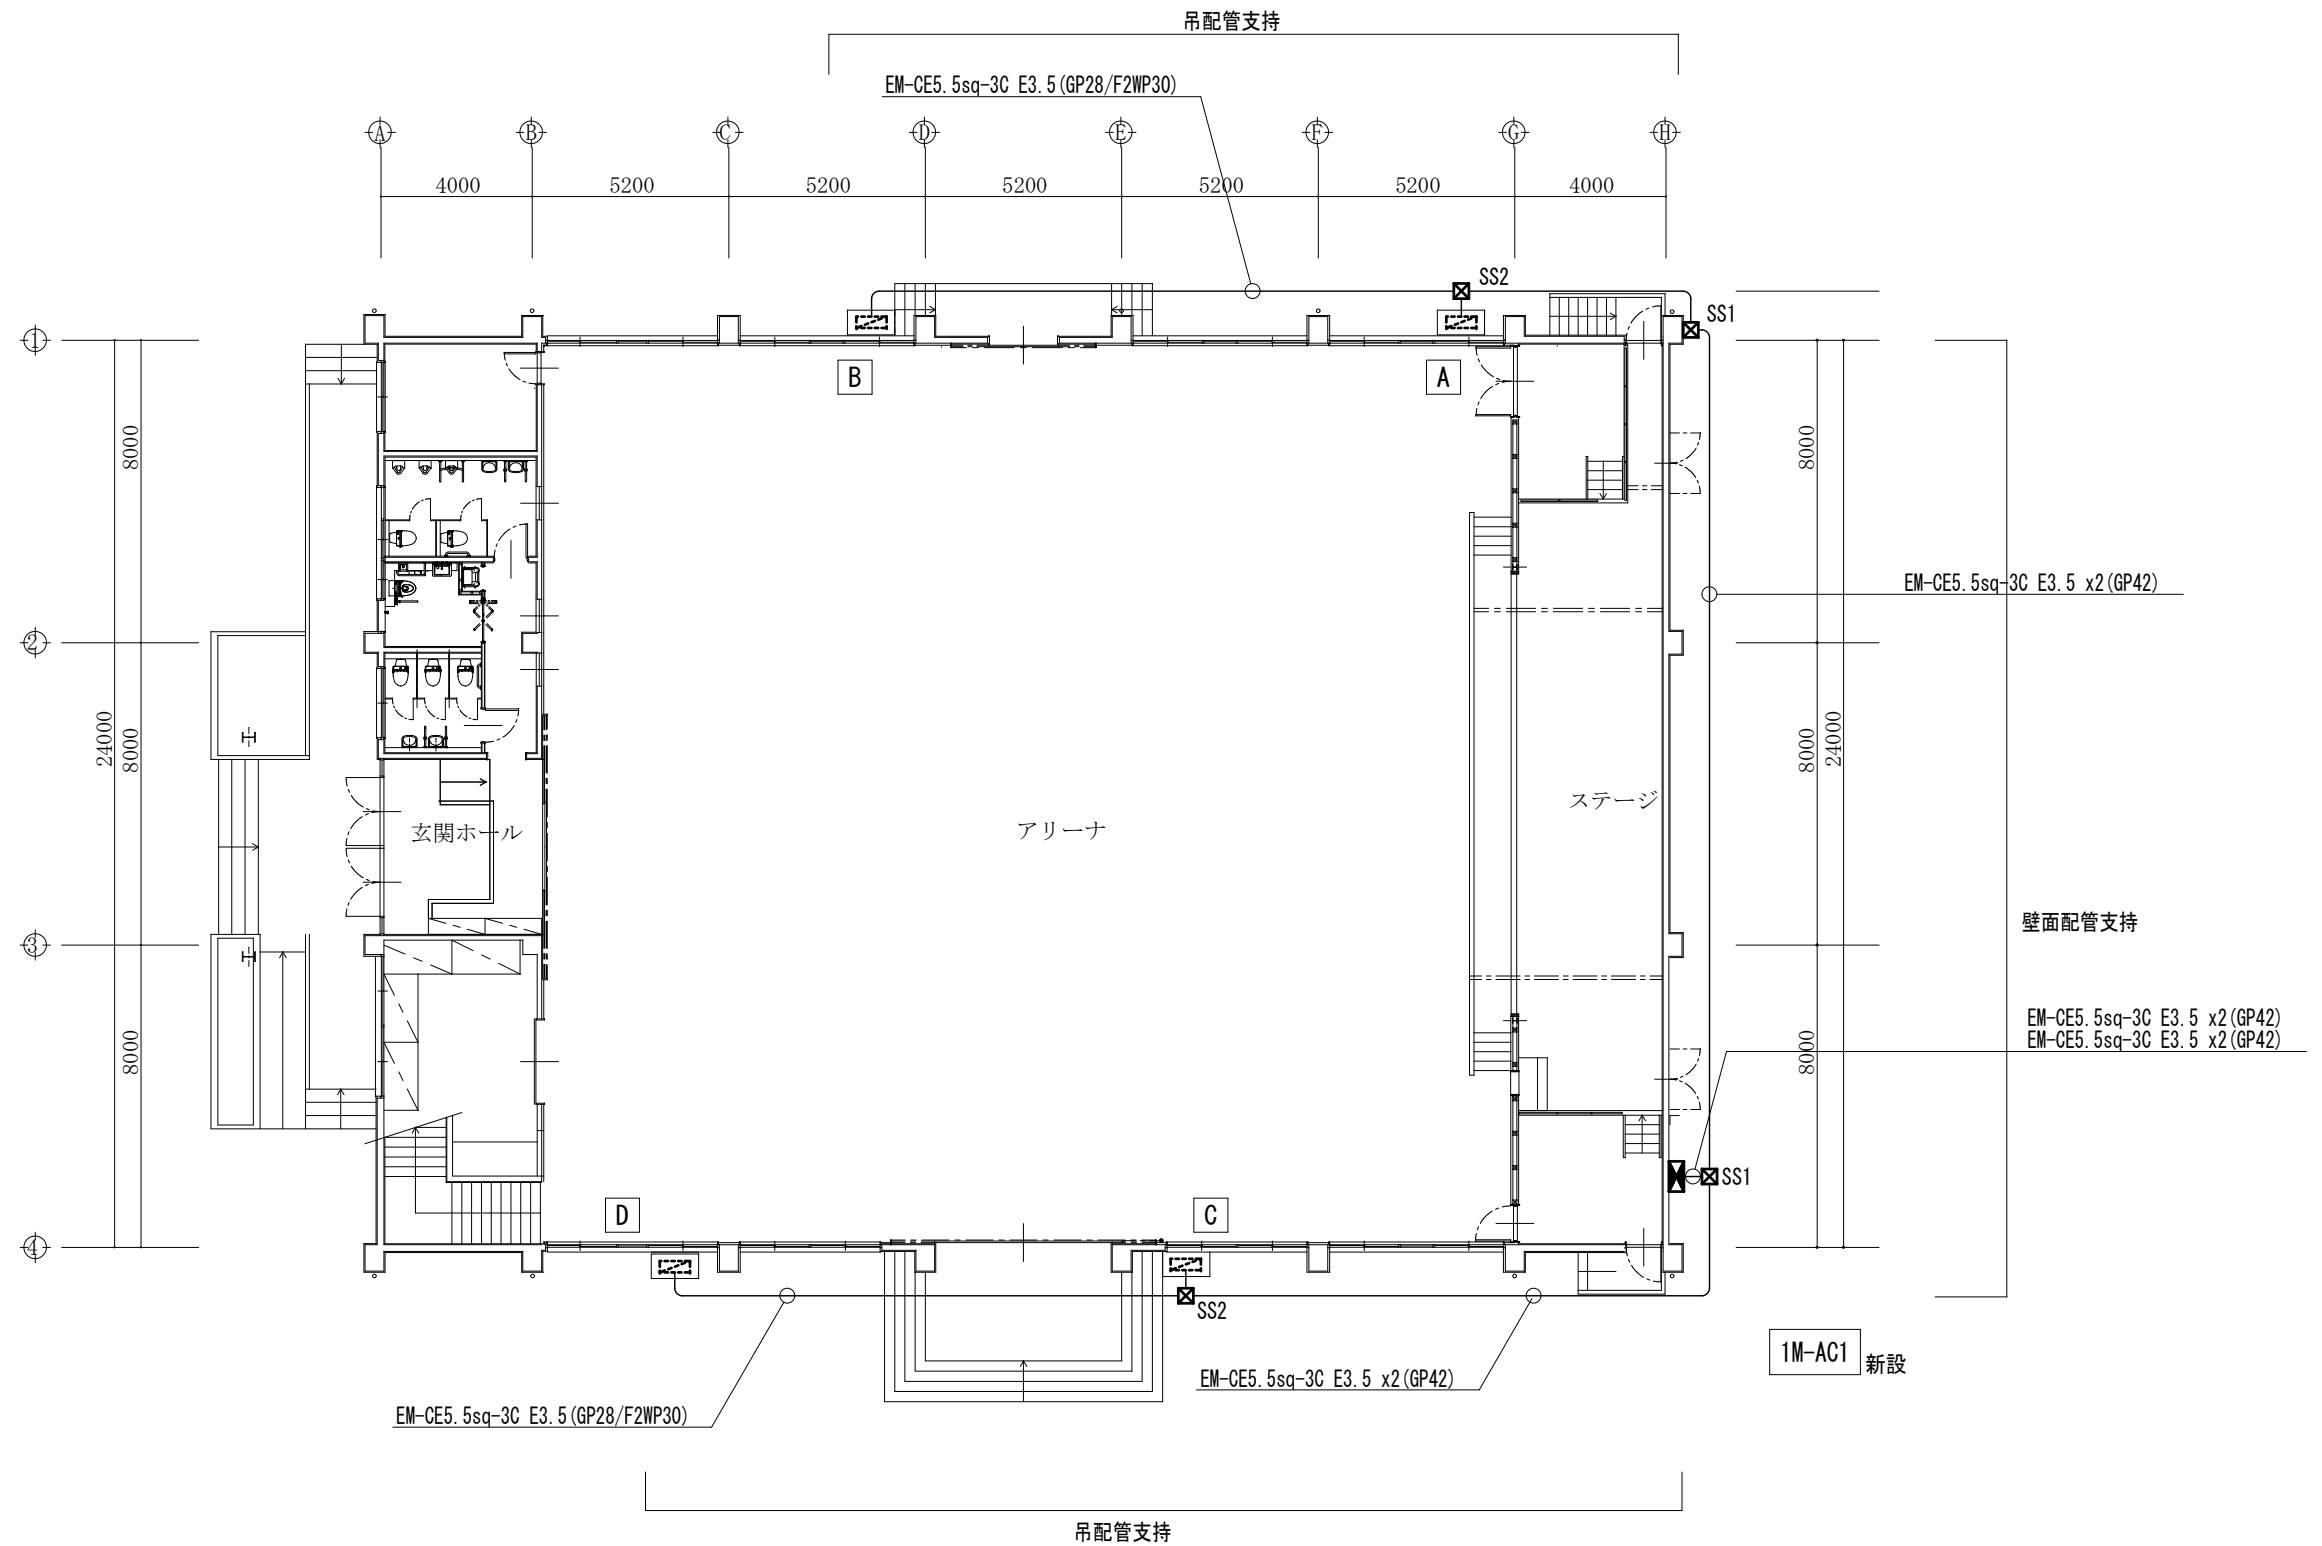 


高所作業車(3供用日)見込むこと。
〈凡例〉
☒ SS1 SS500x500x300 WP-SUS
☒ SS2 SS300x300x300 WP-SUS
⊗ 躯体貫通 50mm
☐ 天井点検口(建築工事)

1階平面図

4. 波賀小学校

工事名	河東小学校他屋内運動場空調設備整備工事			
図面名称・縮尺	動力設備 1階平面図	1/200	図面番号	E-19
事業主	宍 粟 市			


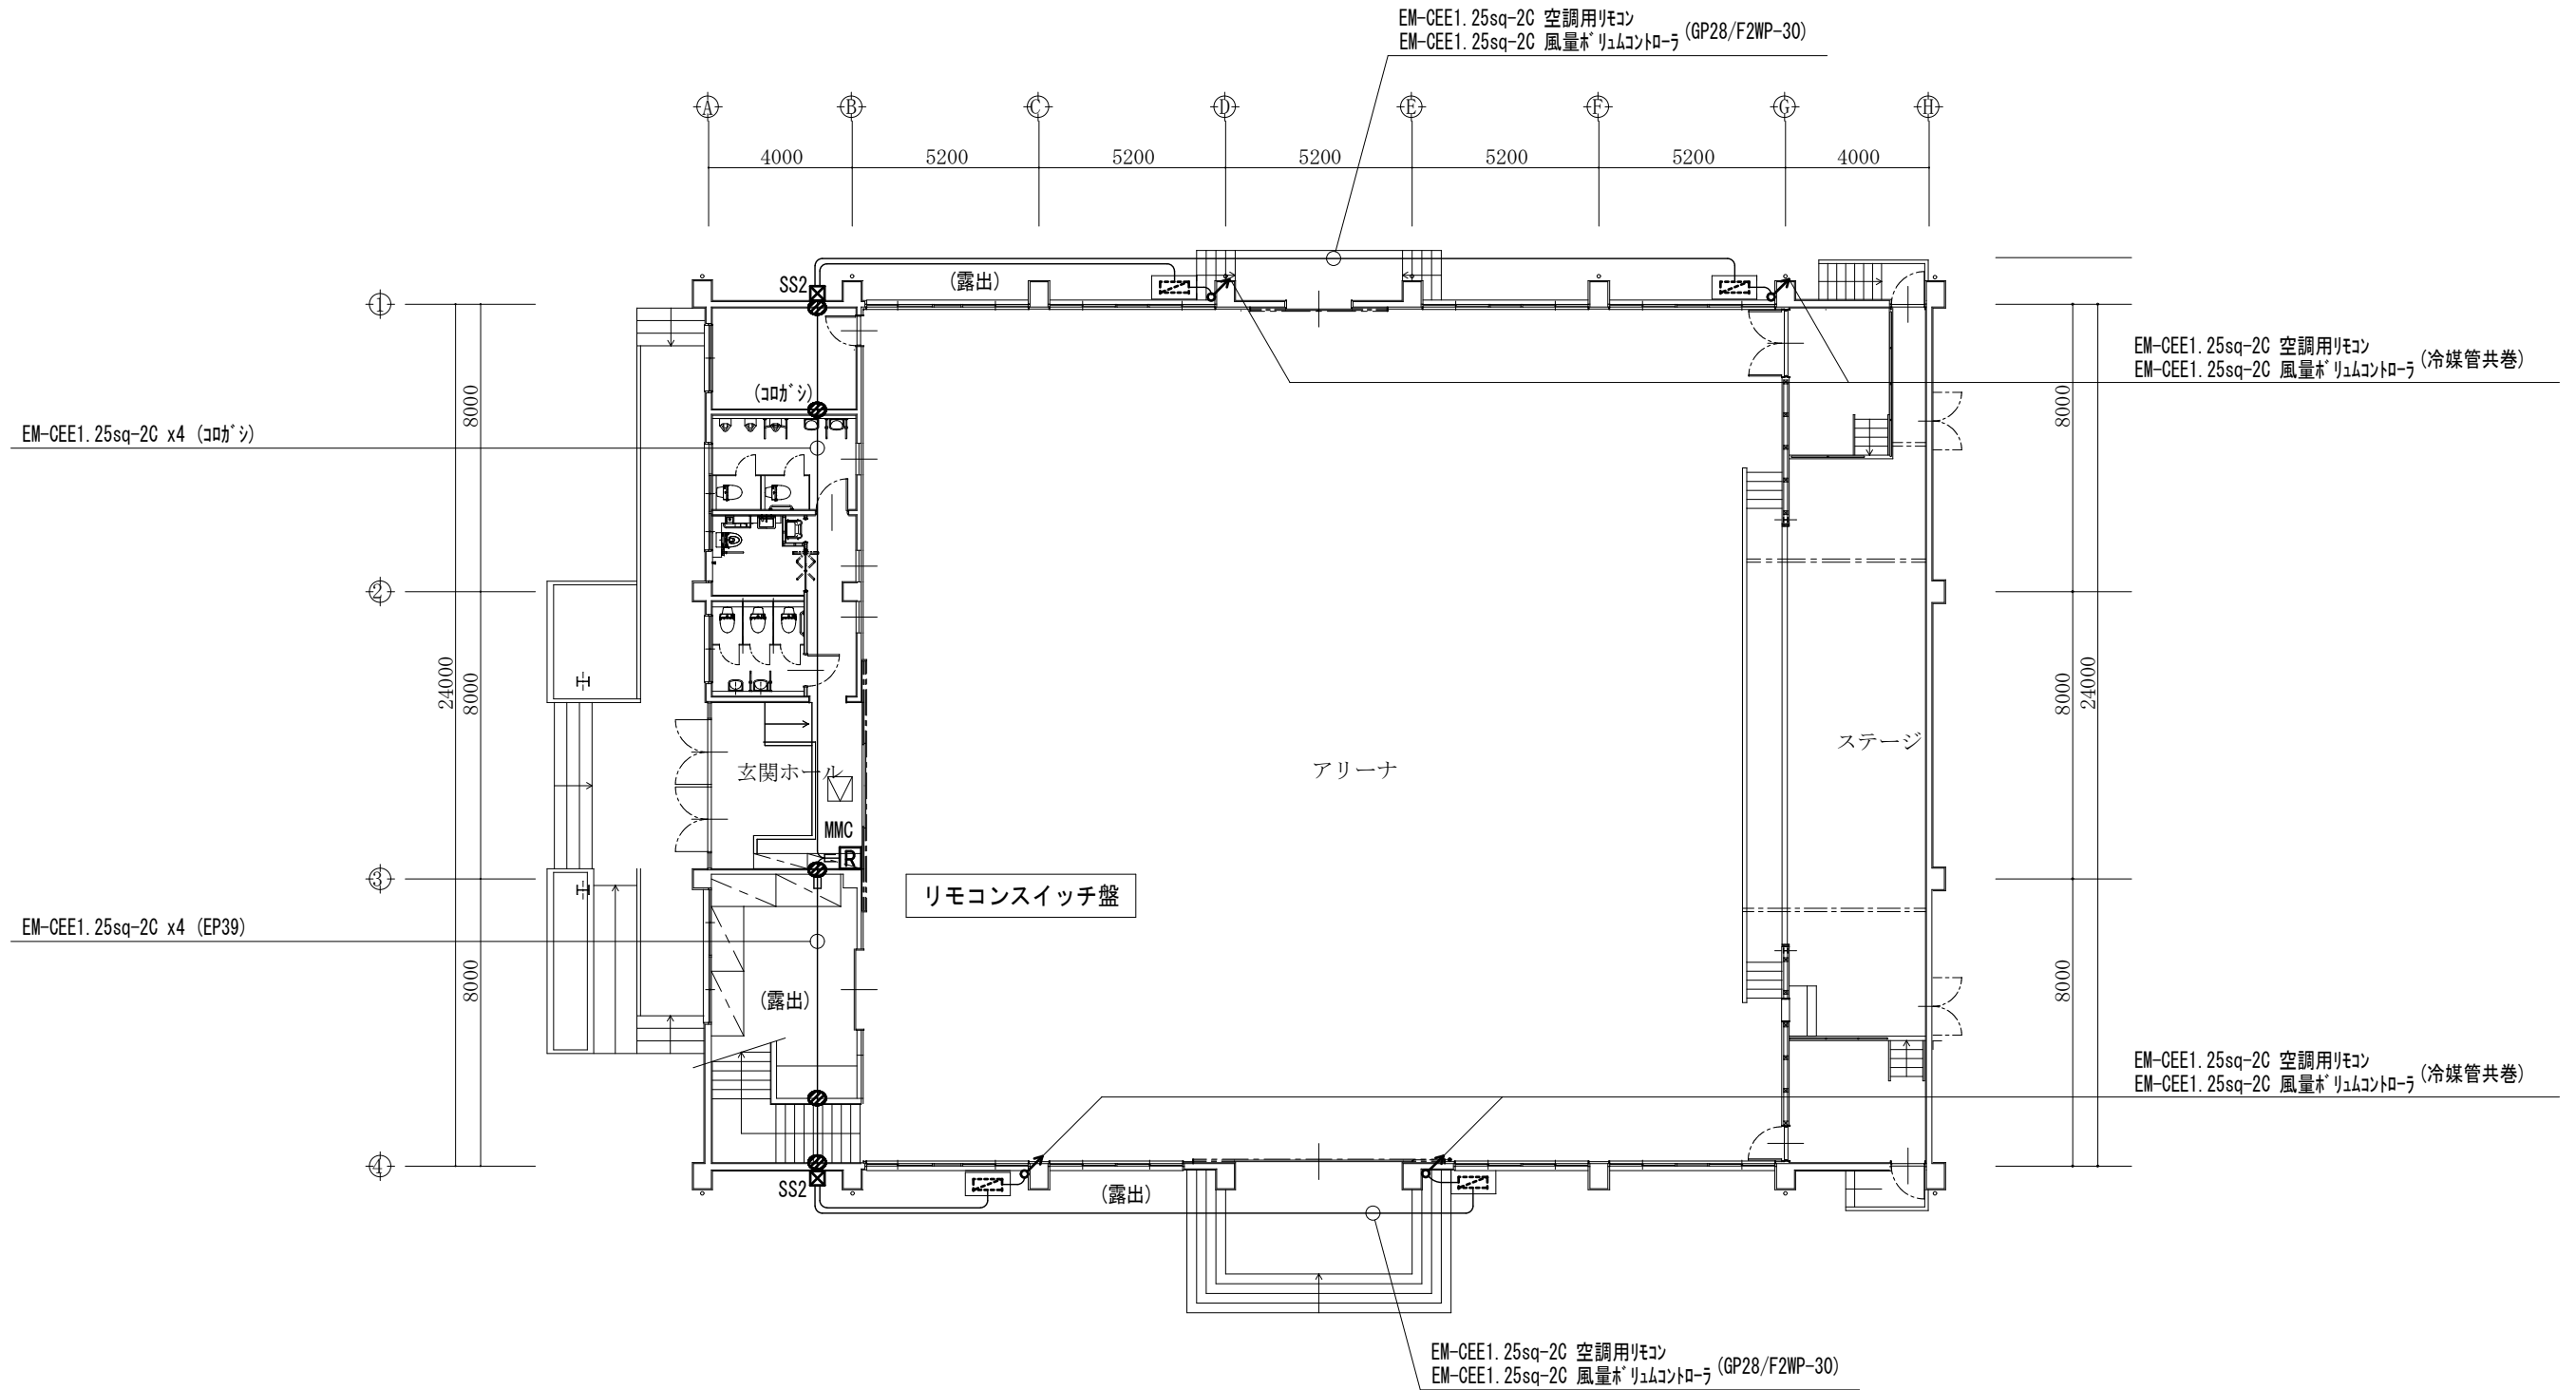


- <凡例>
- ☒ SS1 SS300x300x300
 - ☒ SS2 SS300x300x300 WP-SUS
 - 躯体貫通 50mm
 - ☑ 天井点検口 (建築工事)

1階平面図

4. 波賀小学校

工事名	河東小学校他屋内運動場空調設備整備工事			
図面名称・縮尺	空調計装設備 1階平面図	1/200	図面番号	E-20
事業主	宍 粟 市			

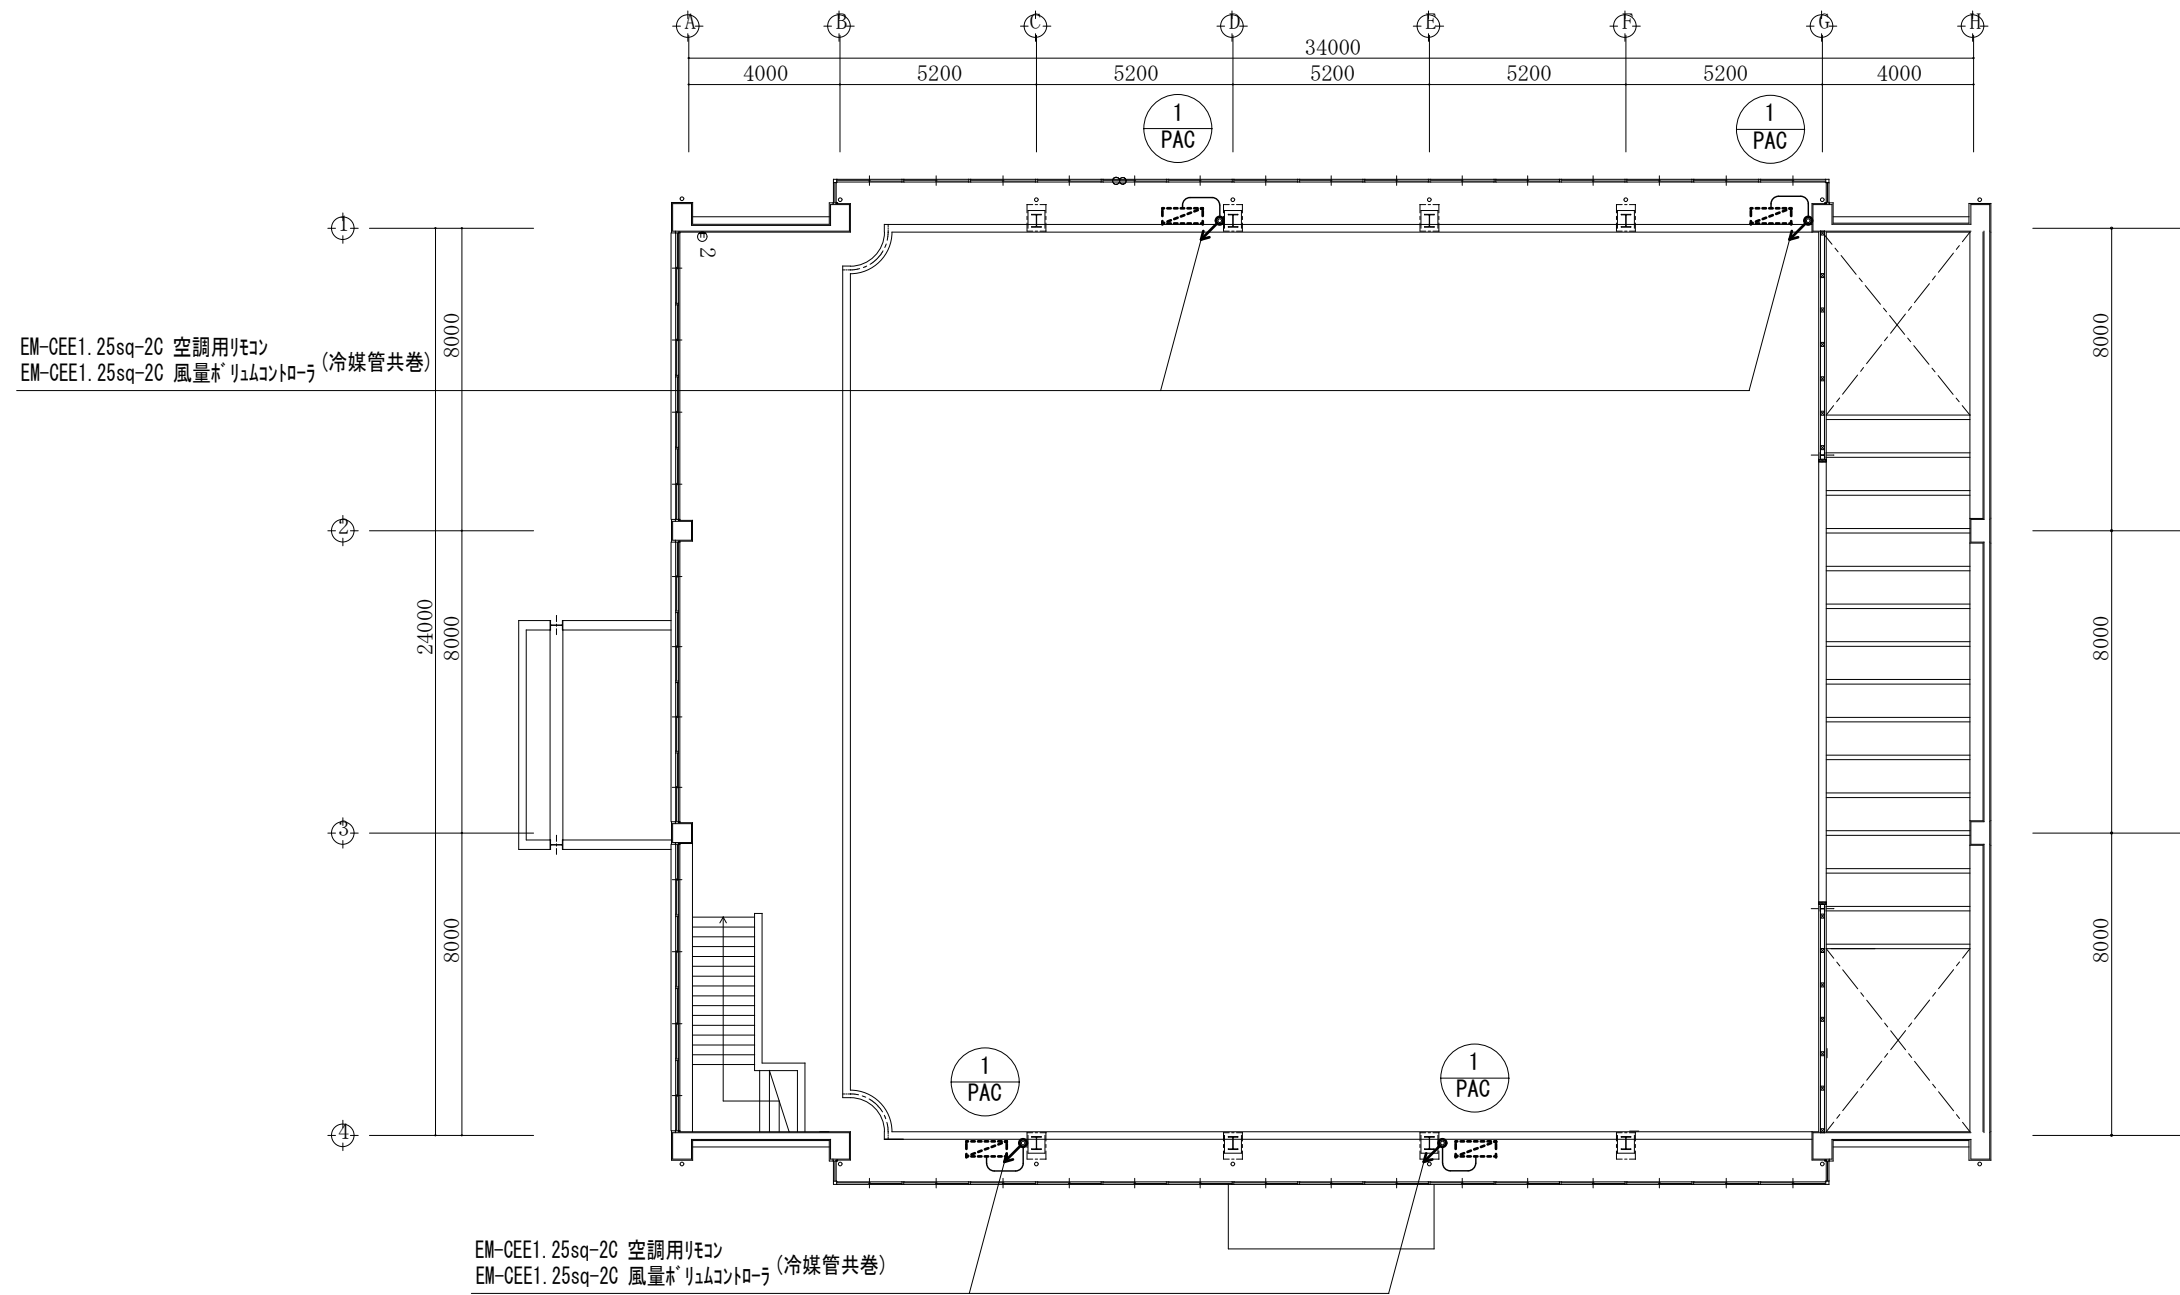 

メンテナンスデッキ平面図 S=1/200

4. 波賀小学校

工事名	河東小学校他屋内運動場空調設備整備工事			
図面名称・縮尺	空調計装設備メンテナンスデッキ平面図	1/200	図面番号	E-21
事業主	大 栗 市			