


<工事注記>
 ・実線は新設、破線は既設流用を示す。
 ・埋設管路は GL-400(管底) 埋設標識シト2倍折敷設する。

<デマンド機器構成>
DM デマンドモニター：河村電器製 EWML 1PS
 警報盤：河村電器製 ARM 1N

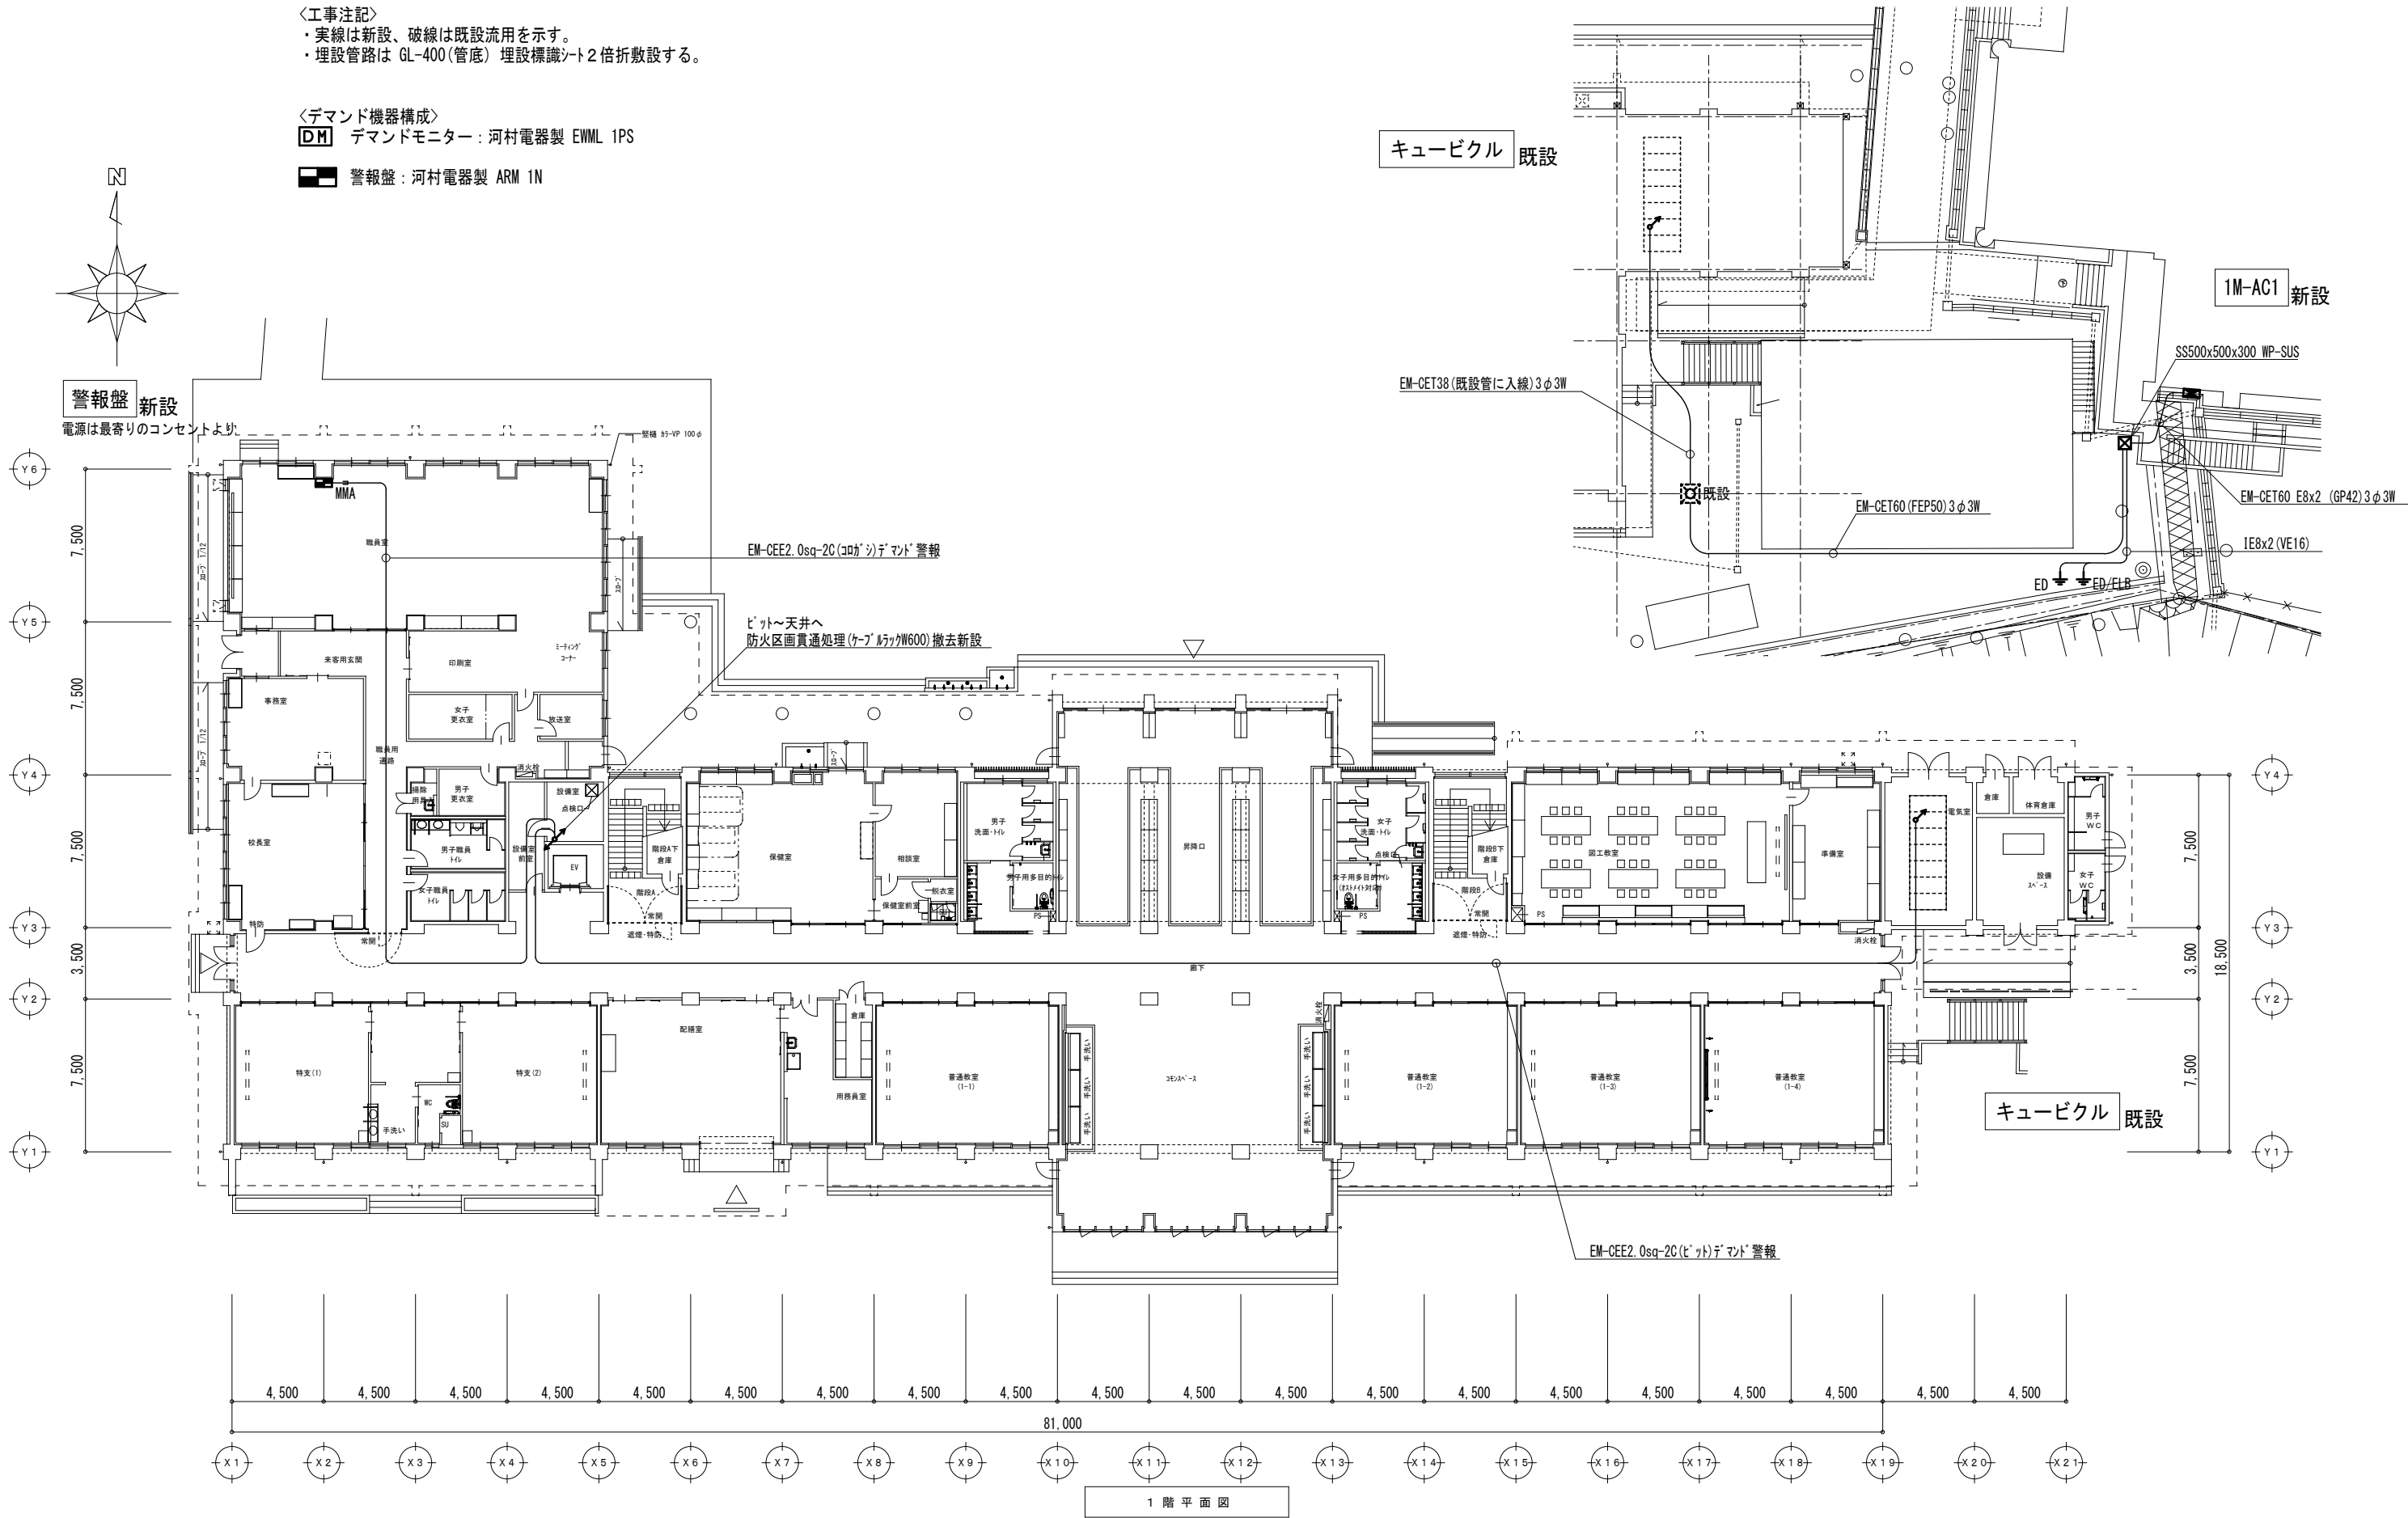


1 階 平 面 図


1. 山崎小学校

工事名	山崎小学校他屋内運動場空調設備整備工事			
図面名称・縮尺	構内配電線路図	1/300	図面番号	E-02
事業主	栄 栗 市			

材質	SUS製	種別	屋外壁掛露出型	分岐回路					電源		容量	警報	遠隔	INV 対応	電線 sq	接地 sq/mm	制御 方式	負荷名称	
盤名称	主幹・結線			回路番号	種別	P	F	T	MC	相	電圧	[Kw]							
1M-AC1 計18.24KW ◎ ED ◎ ELB	60sq (3φ) × MCCB 3P3E 150AF/150AT			A	ELCB	3	50	30		3	200	3.04			○	5.5	3.5	直結	室外機
				B	ELCB	3	50	30		3	200	3.04			○	5.5	3.5	直結	室外機
				C	ELCB	3	50	30		3	200	3.04			○	5.5	3.5	直結	室外機
				D	ELCB	3	50	30		3	200	3.04			○	5.5	3.5	直結	室外機
				E	ELCB	3	50	30		3	200	3.04			○	5.5	3.5	直結	室外機
				F	ELCB	3	50	30		3	200	3.04			○	5.5	3.5	直結	室外機

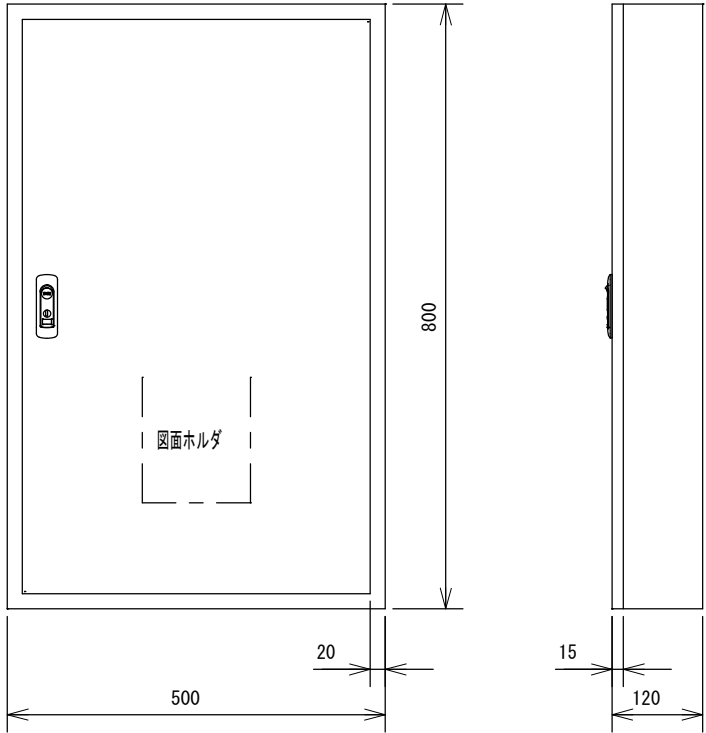


1M-AC1 参考姿図
製造者標準仕様

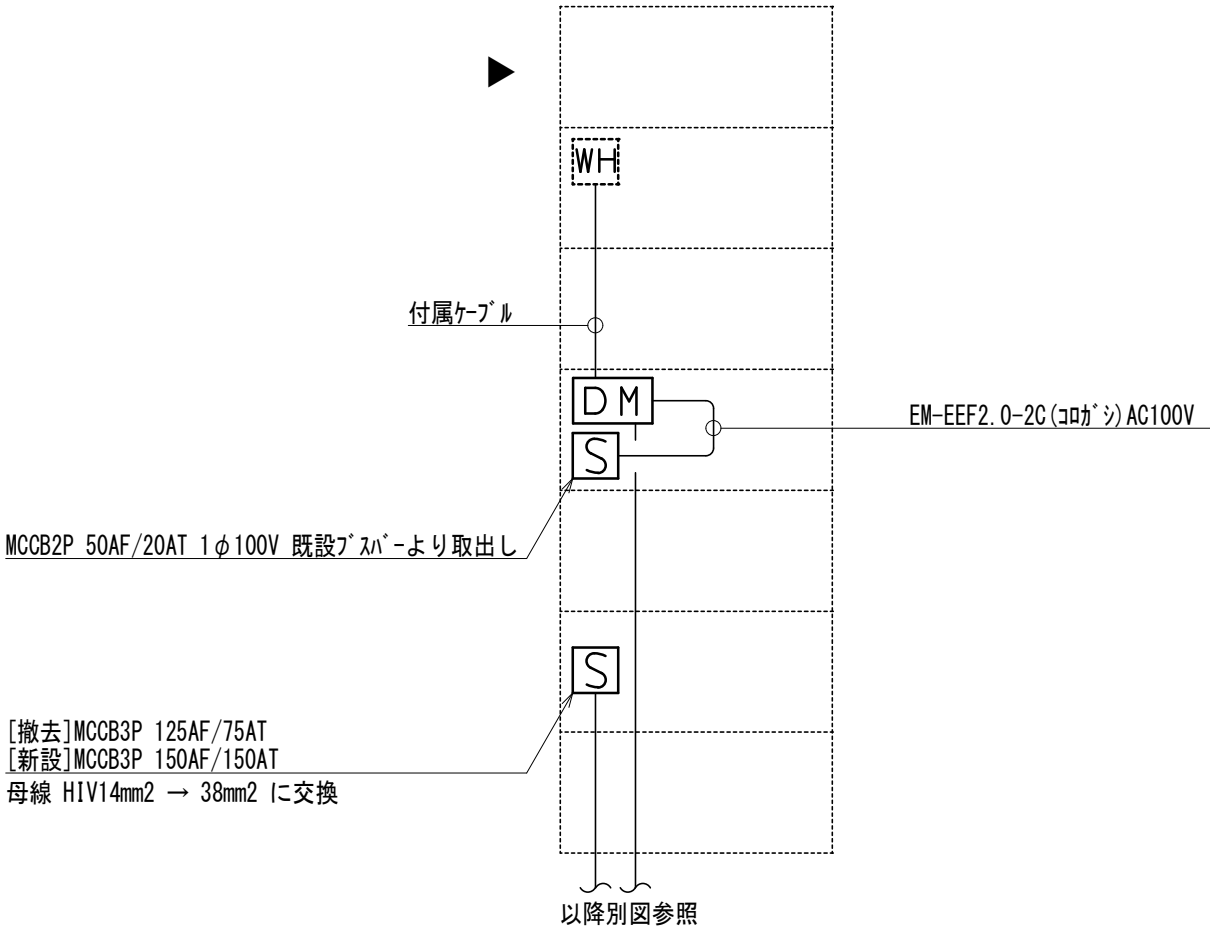

電気室詳細図


1. 山崎小学校

工事名	山崎小学校他屋内運動場空調設備整備工事		
図面名称・縮尺	分電盤接続図・電気室詳細図	-	図面番号 E-03
事業主	宍 粟 市		

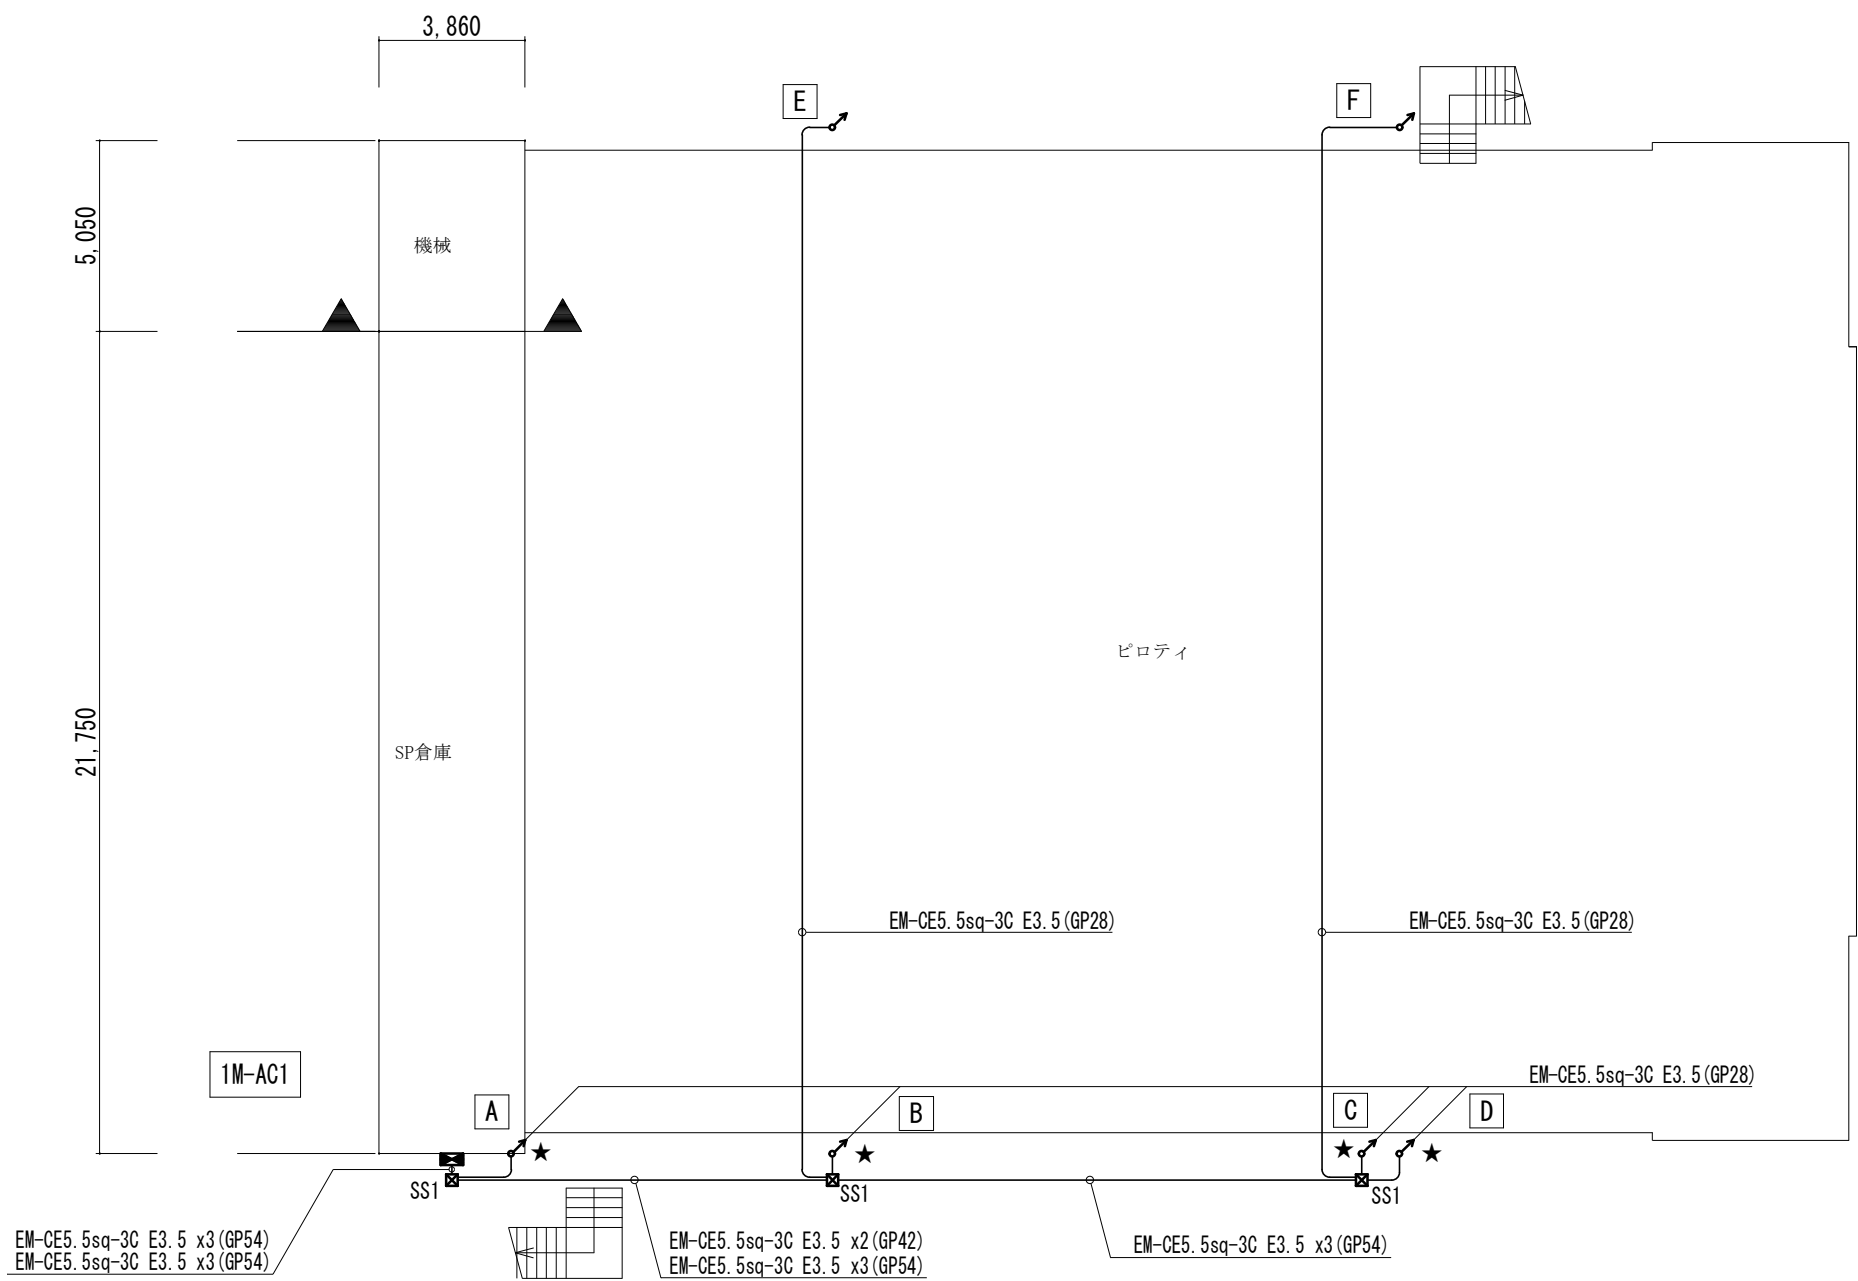

- ＜凡例＞
- ☒ SS1 SS500x500x300 WP-SUS
 - ☒ SS2 SS300x300x300 WP-SUS


地階平面図 S=1/200

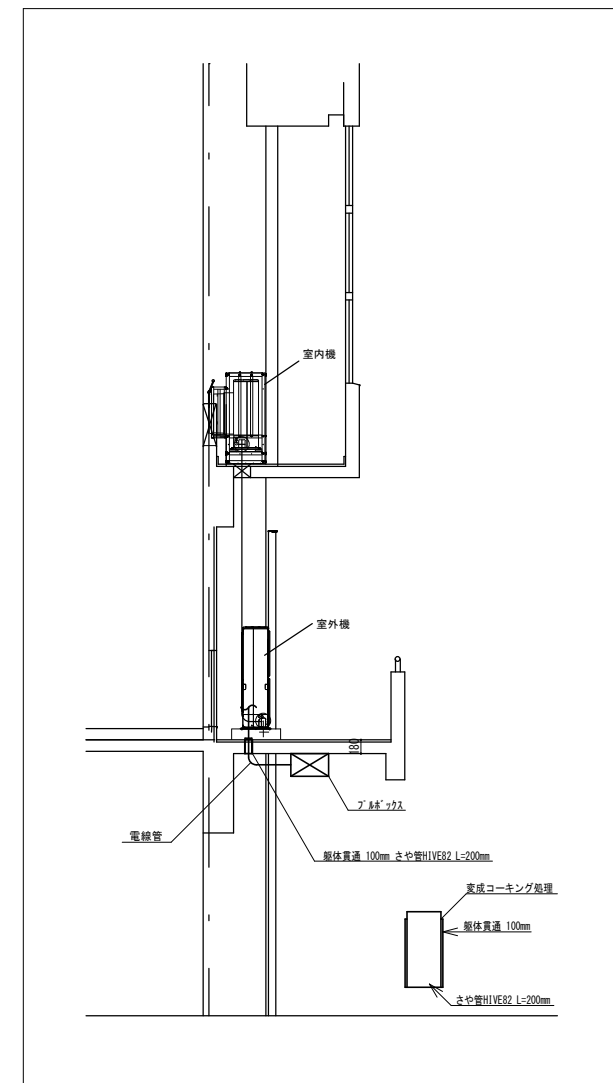

★ 貫通処理詳細図

1. 山崎小学校


工事名	山崎小学校他屋内運動場空調設備整備工事			
図面名称・縮尺	動力設備 BF平面図	1/200	図面番号	E-04
事業主	宍 粟 市			

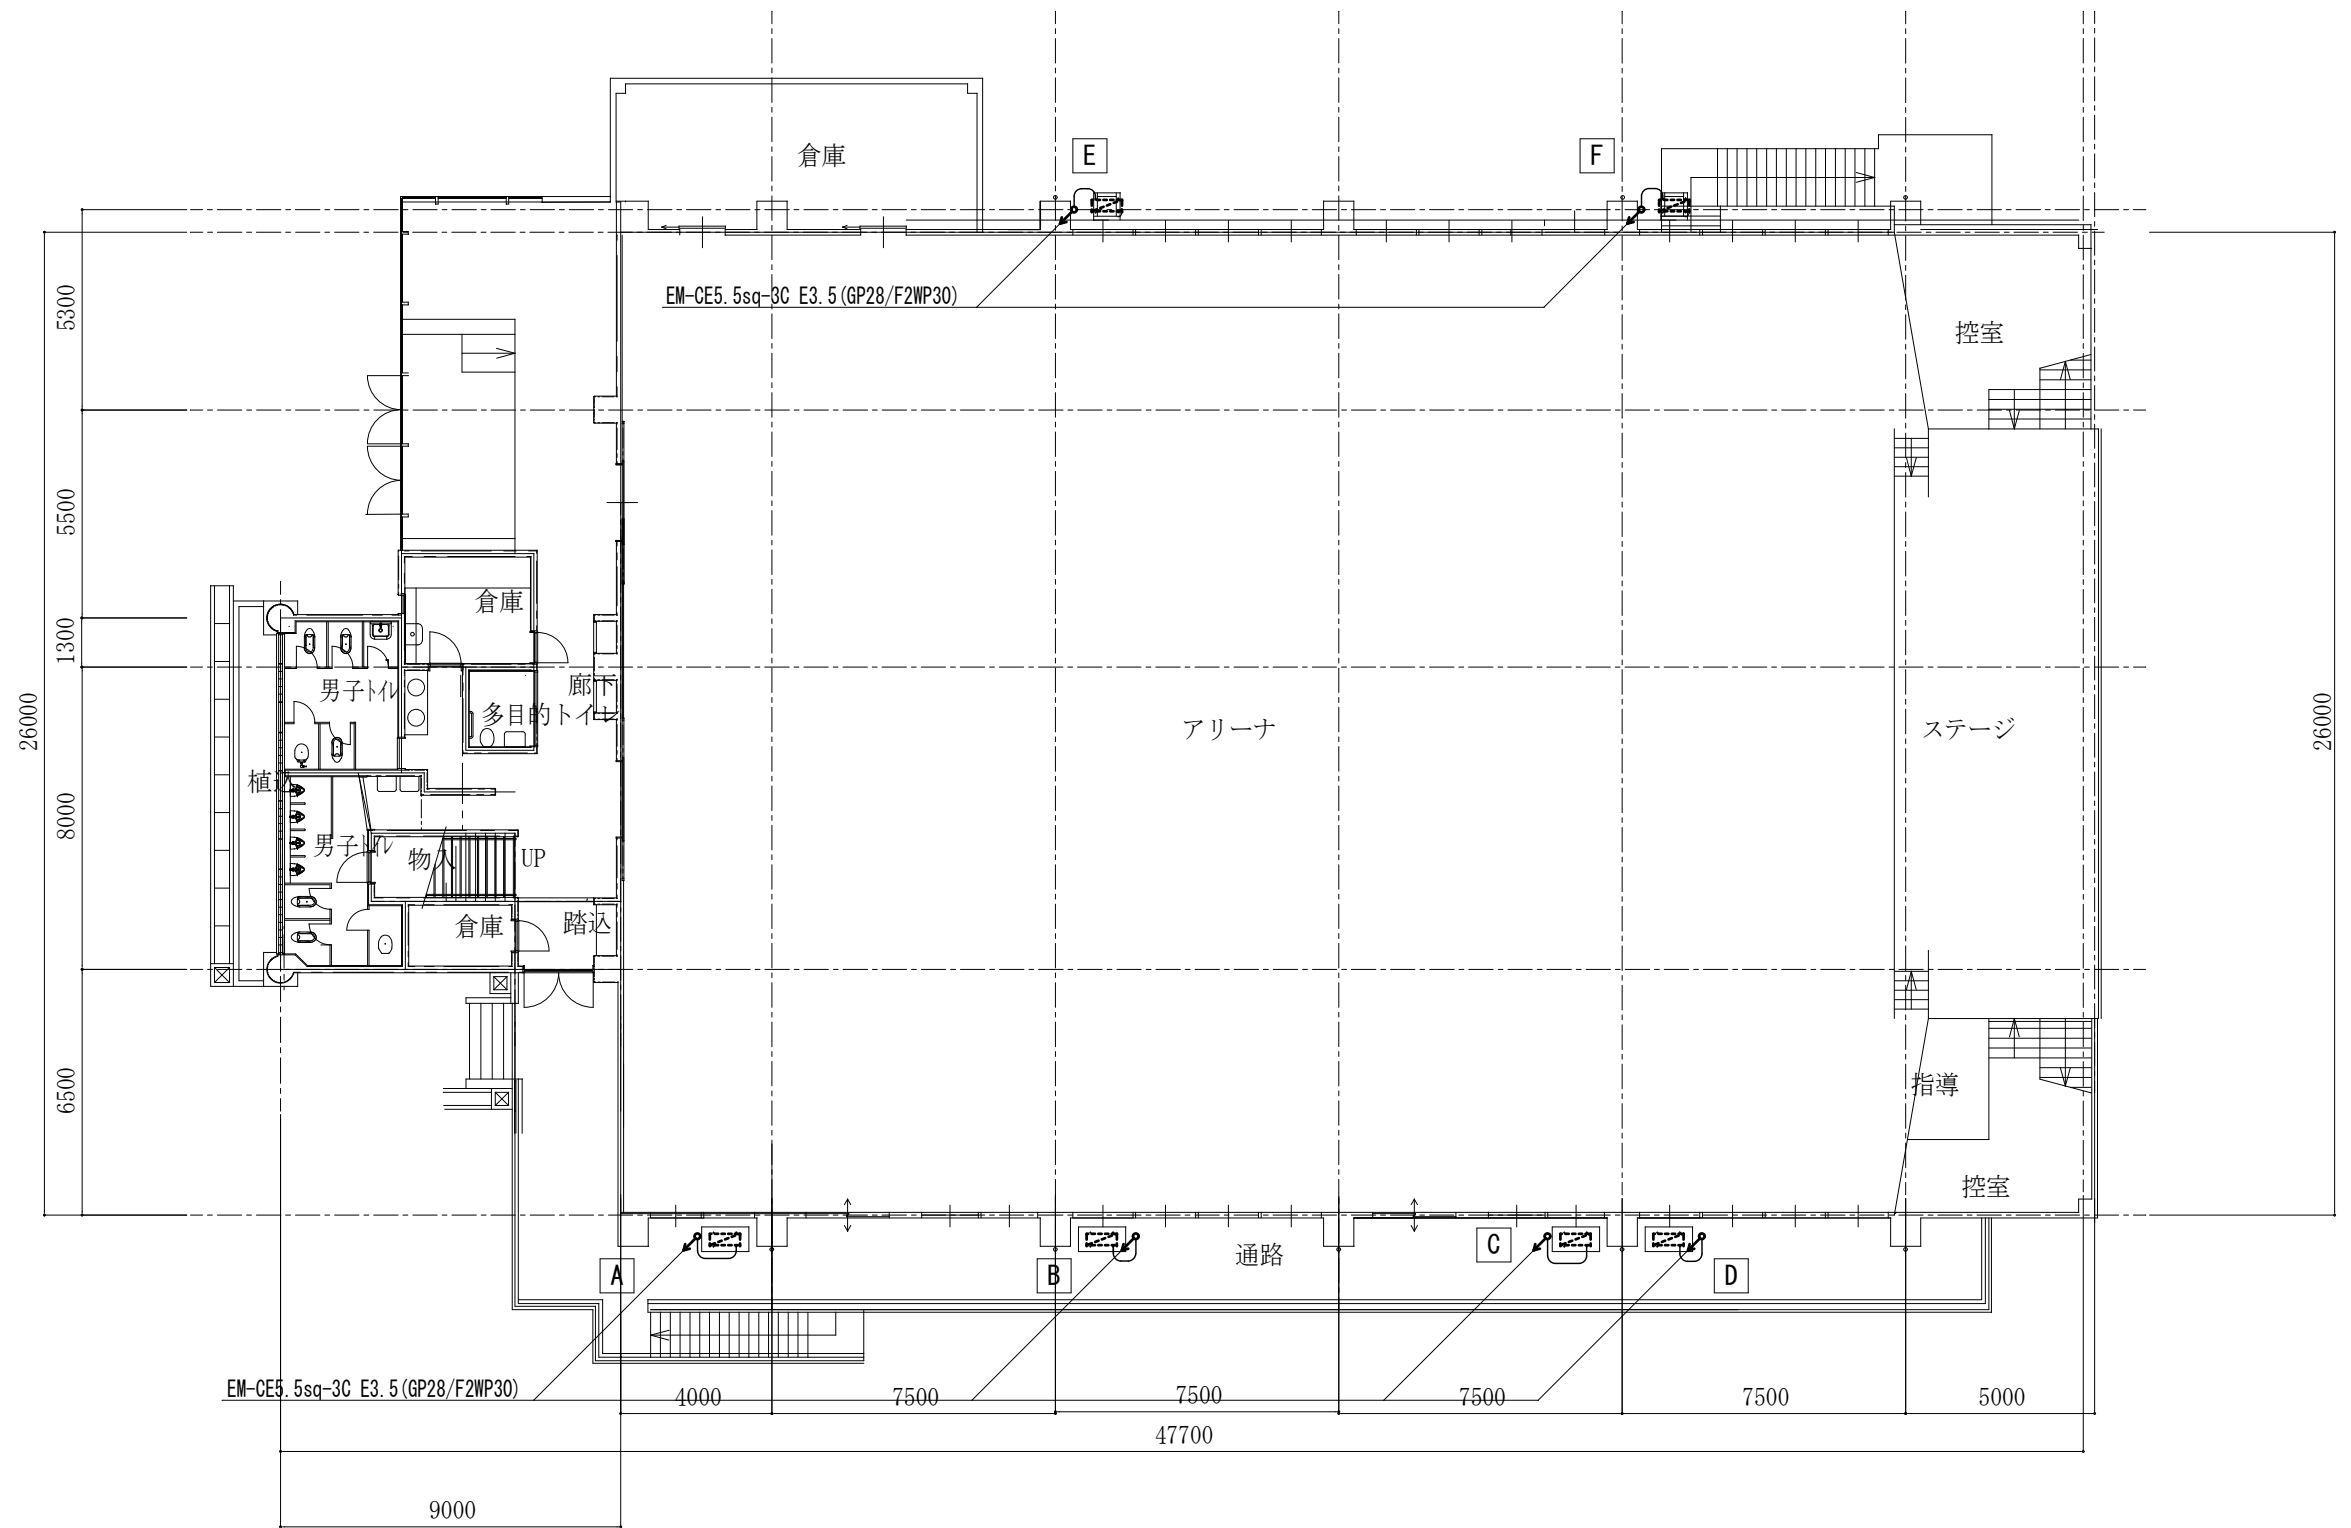

1階平面図 S=1/200

1. 山崎小学校

工事名	山崎小学校他屋内運動場空調設備整備工事			
図面名称・縮尺	動力設備 1階平面図	1/200	図面番号	E-05
事業主	宍粟市			

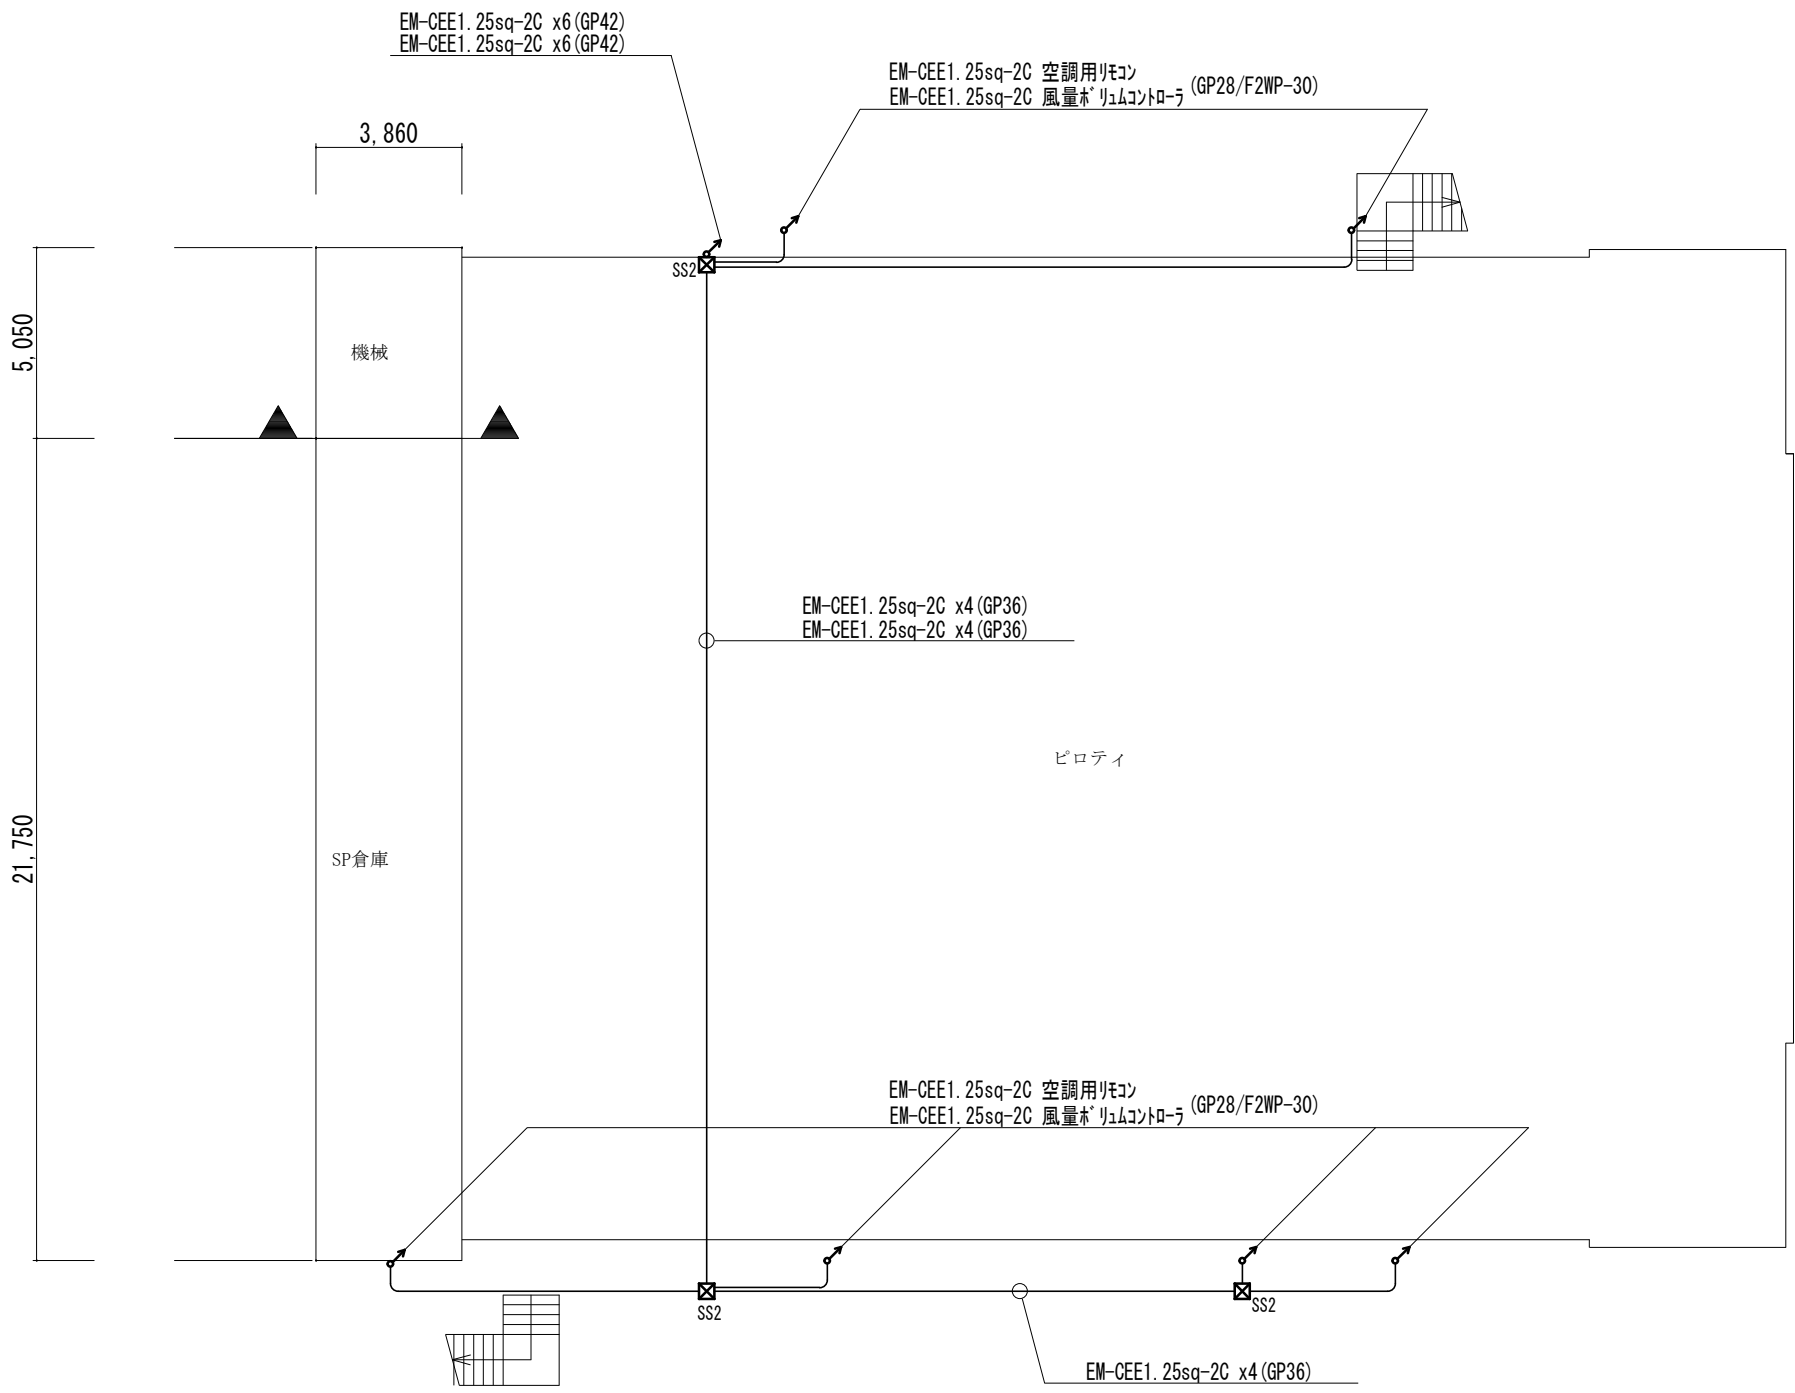


地階平面図 S=1/200

- ＜凡例＞
☒ SS1 SS500x500x300 WP-SUS
☒ SS2 SS300x300x300 WP-SUS

1. 山崎小学校


工事名	山崎小学校他屋内運動場空調設備整備工事			
図面名称・縮尺	空調計装設備 BF平面図	1/200	図面番号	E-06
事業主	宍 粟 市			

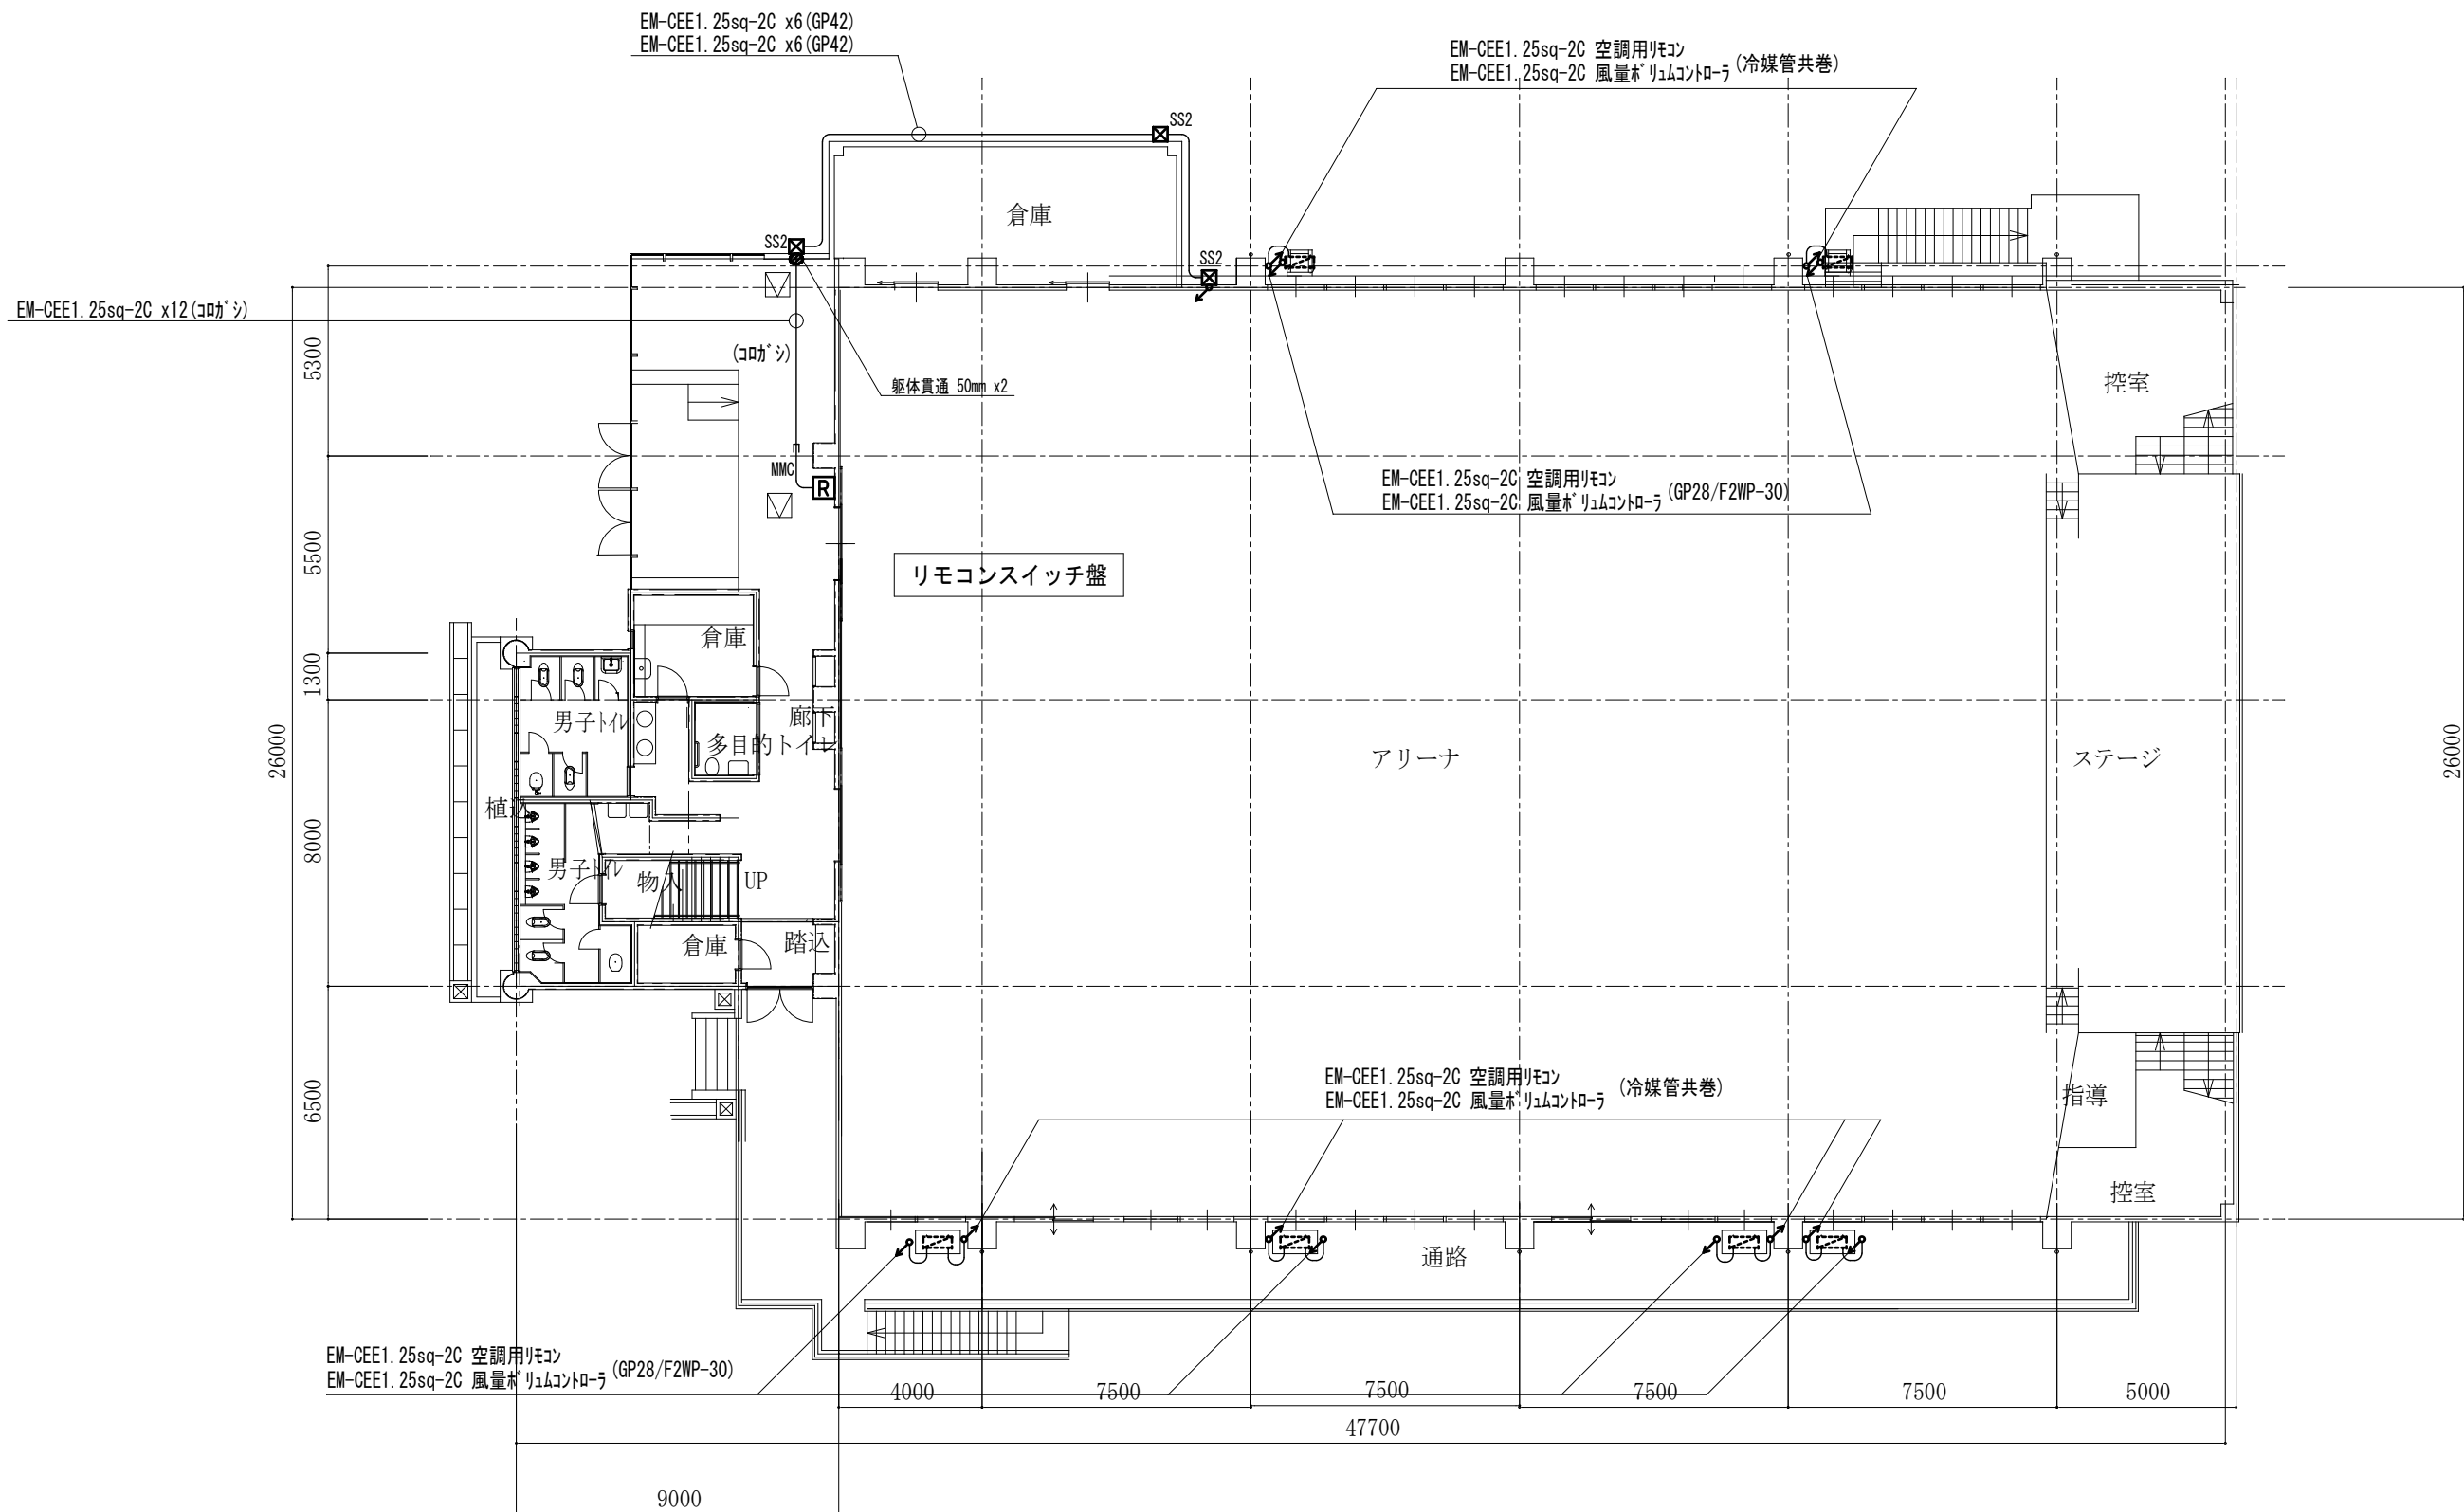

1階平面図 S=1/200

1. 山崎小学校



工事名	山崎小学校他屋内運動場空調設備整備工事			
図面名称・縮尺	空調計装設備 1階平面図	1/200	図面番号	E-07
事業主	宍粟市			

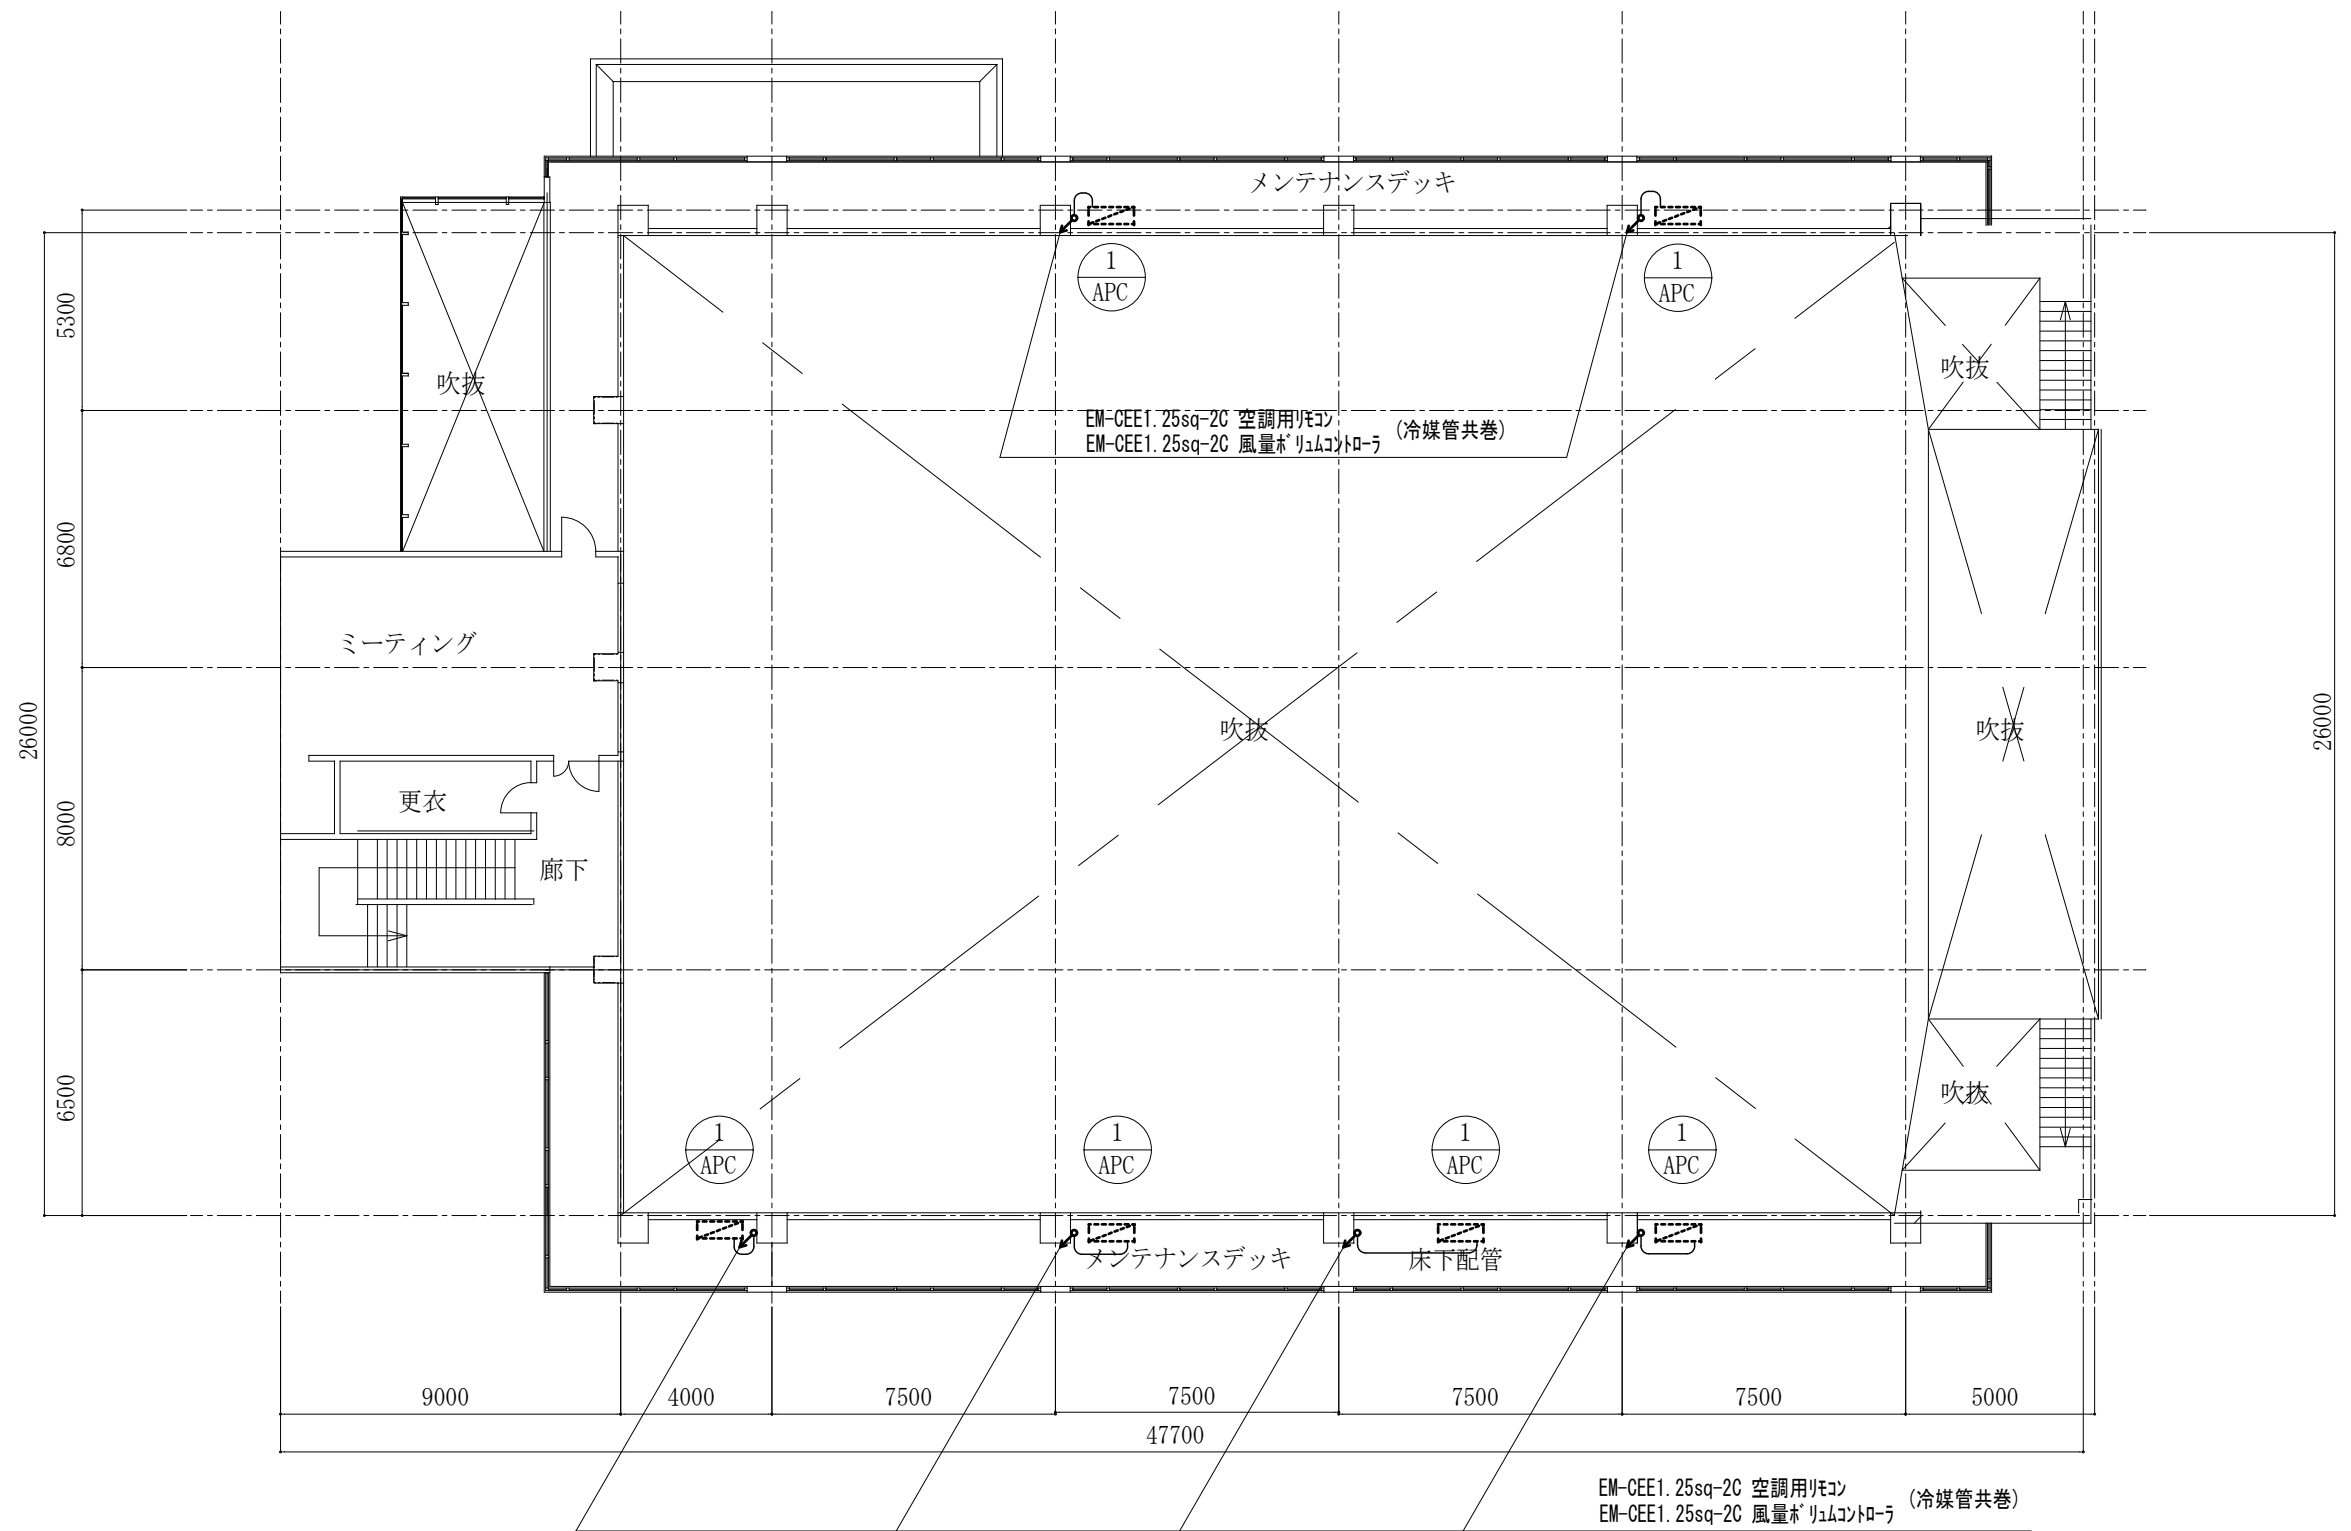

メンテナンスデッキ平面図 S=1/200

1. 山崎小学校


工事名	山崎小学校他屋内運動場空調設備整備工事			
図面名称・縮尺	空調計装設備メンテナンスデッキ平面図	1/200	図面番号	E-08
事業主	大 栗 市			

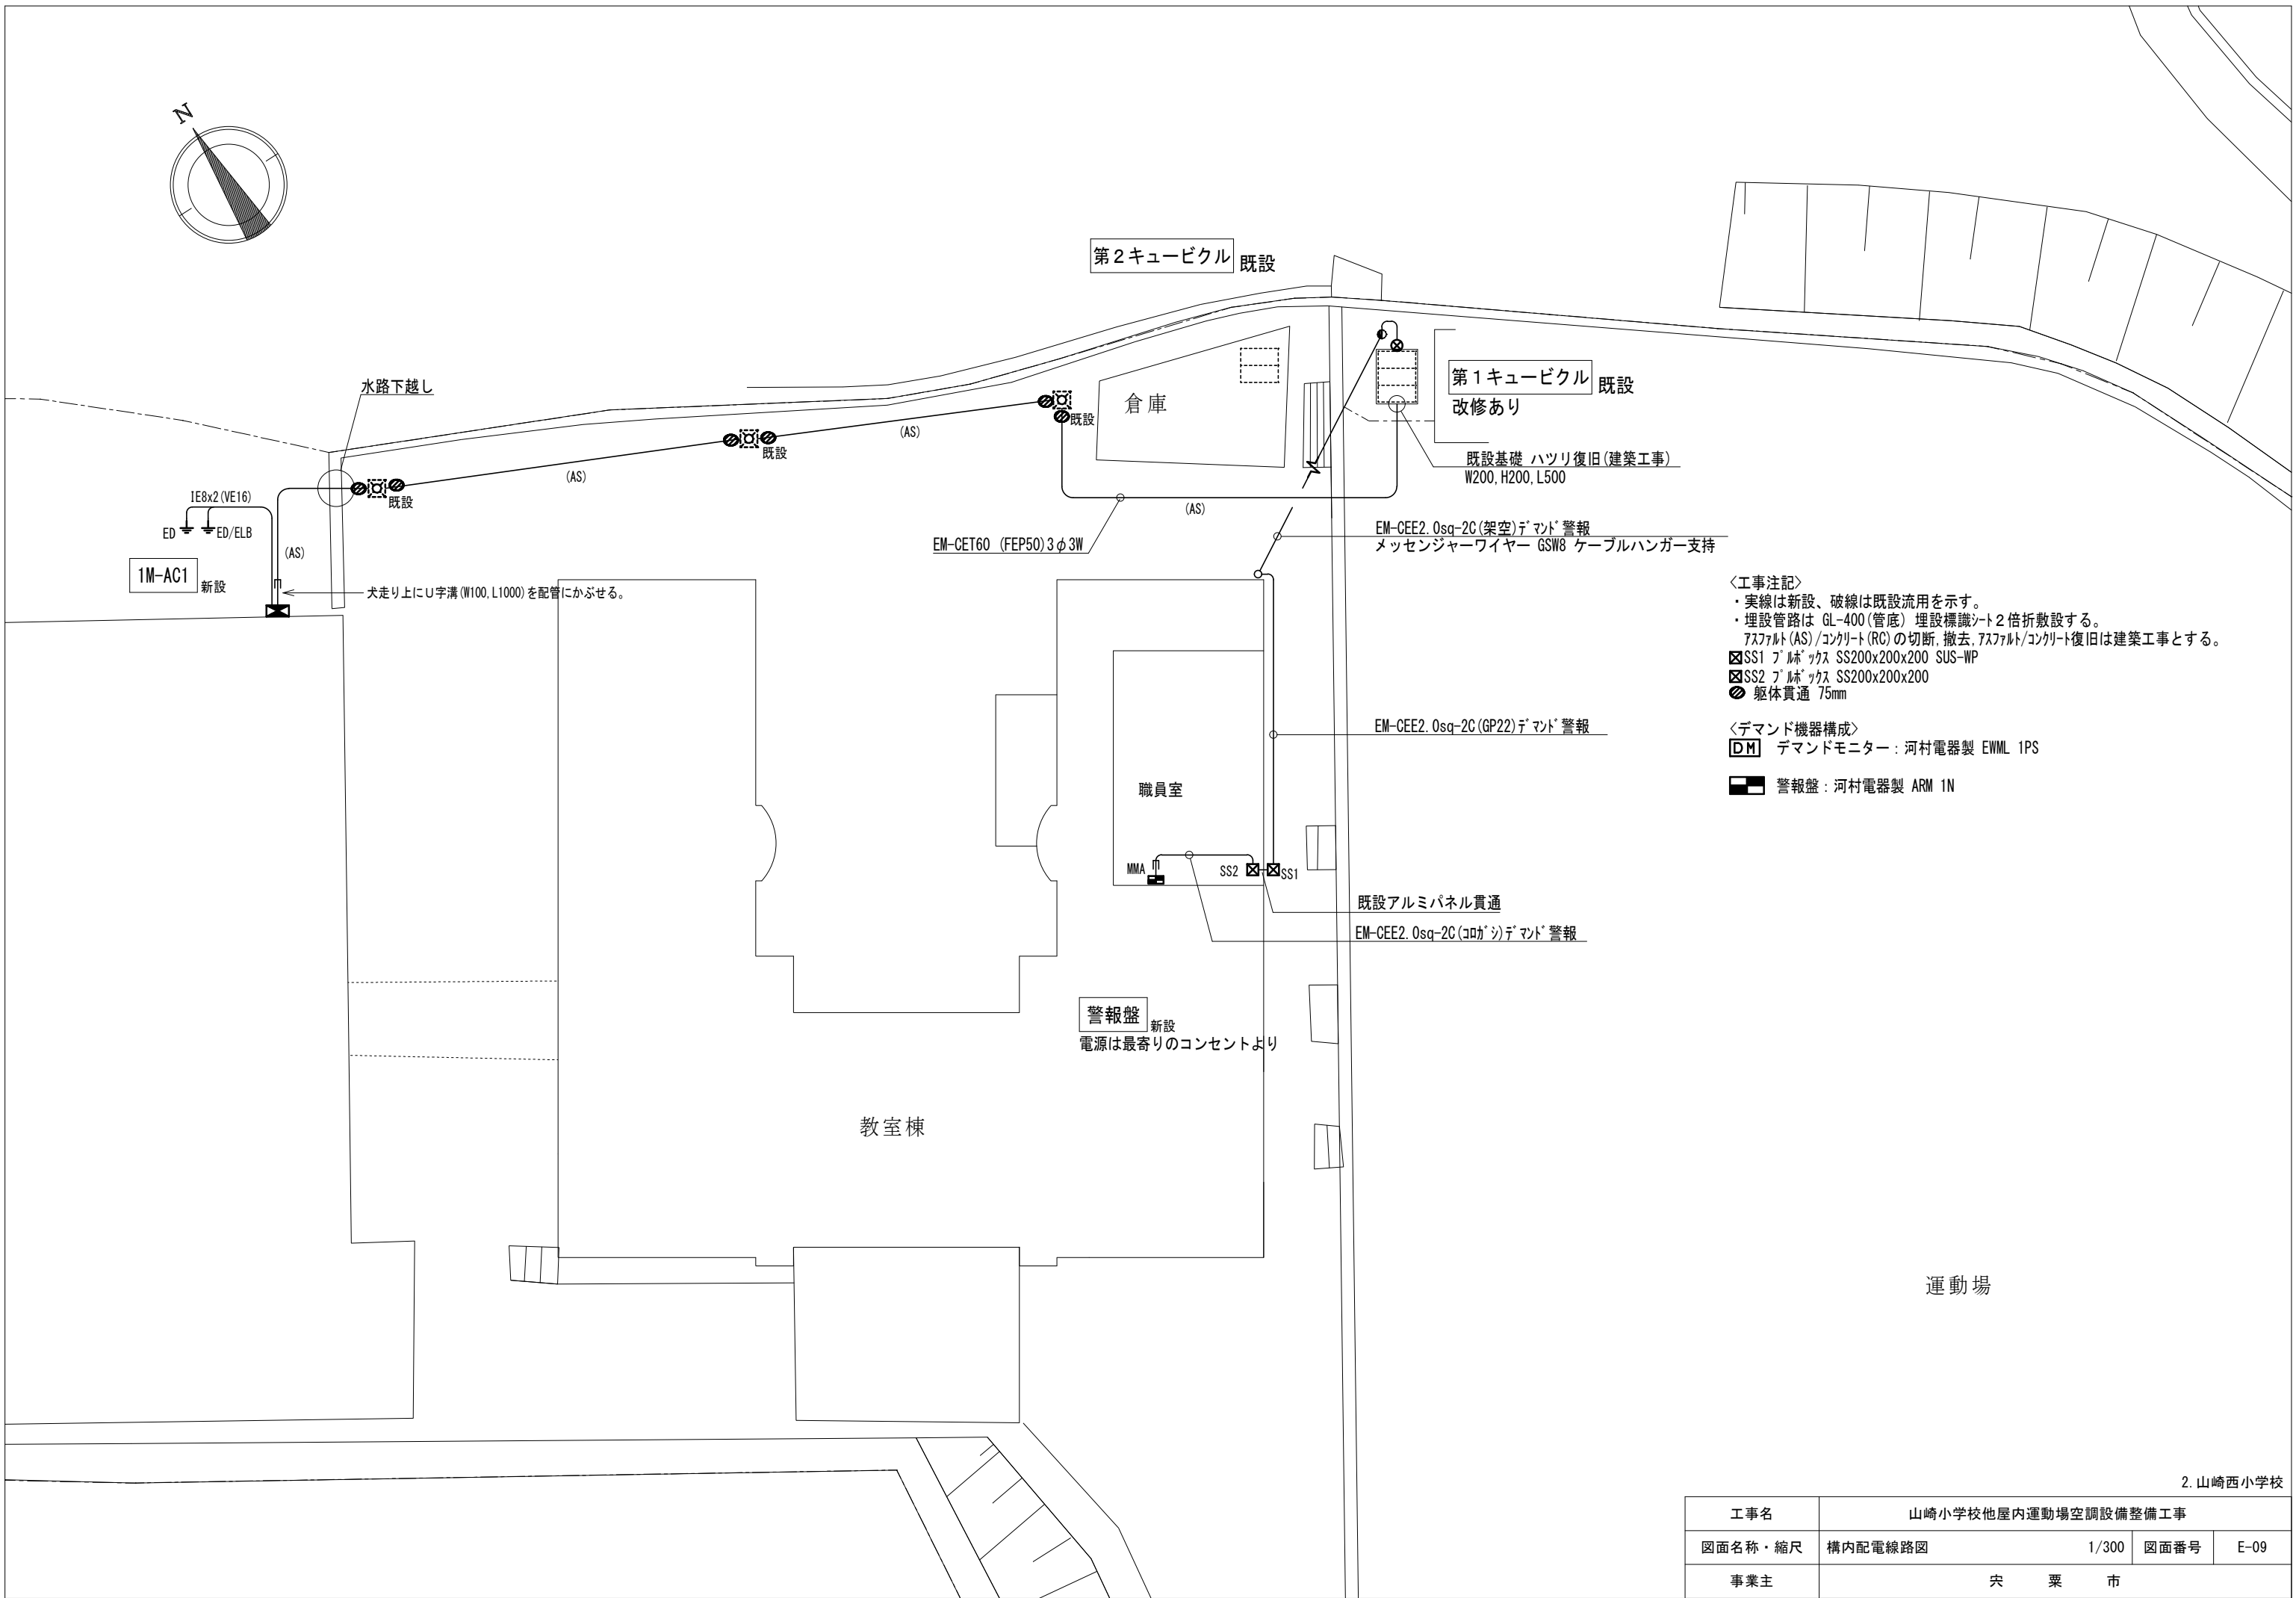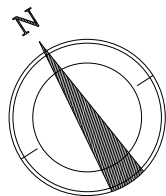


＜工事注記＞
・実線は新設、破線は既設流用を示す。
・埋設管路は GL-400(管底) 埋設標識シート2倍折敷設する。
アスファルト(AS)/コンクリート(RC)の切断、撤去、アスファルト/コンクリート復旧は建築工事とする。
☒SS1 プレックス SS200x200x200 SUS-WP
☒SS2 プレックス SS200x200x200
⊗ 躯体貫通 75mm
＜デマンド機器構成＞
DM デマンドモニター：河村電器製 EWML 1PS
警報盤：河村電器製 ARM 1N

2. 山崎西小学校				
工事名	山崎小学校他屋内運動場空調設備整備工事			
図面名称・縮尺	構内配電線路図	1/300	図面番号	E-09
事業主	大 栗 市			

材質	SUS製	種別	屋外壁掛露出型	分岐回路					電源		容量	警報	遠隔	INV 対応	電線 sq	接地 sq/mm	制御 方式	負荷名称	
盤名称	主幹・結線			回路番号	種別	P	F	T	MC	相	電圧								[Kw]
1M-AC1 計15.2KW ◎ ED ◎ ELB	60sq 3φ MCCB 3P3E 150AF/150AT			A	ELCB	3	50	30		3	200	3.04			○	5.5	3.5	直結	室外機
				B	ELCB	3	50	30		3	200	3.04			○	5.5	3.5	直結	室外機
				C	ELCB	3	50	30		3	200	3.04			○	5.5	3.5	直結	室外機
				D	ELCB	3	50	30		3	200	3.04			○	5.5	3.5	直結	室外機
				E	ELCB	3	50	30		3	200	3.04			○	5.5	3.5	直結	室外機
						3				3	200								


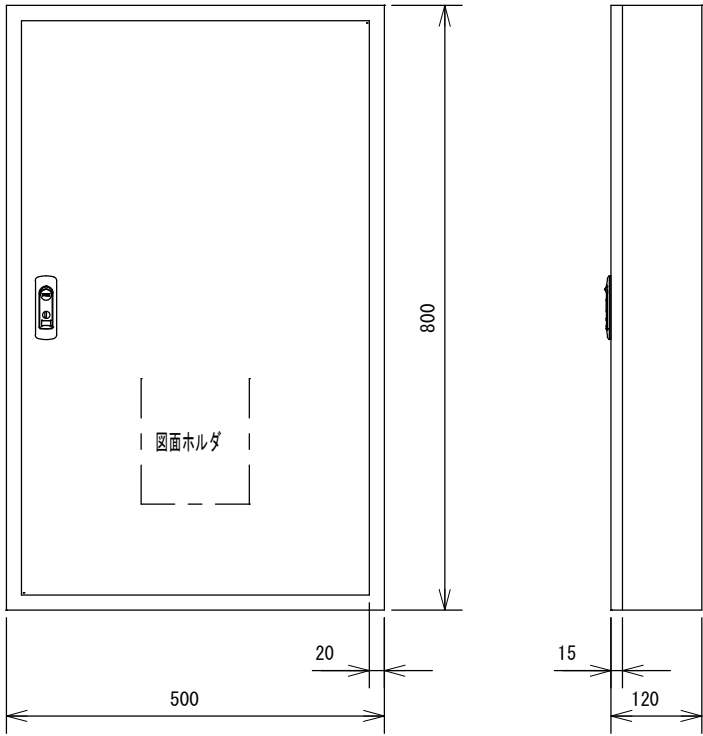


1M-AC1 参考姿図
製造者標準仕様

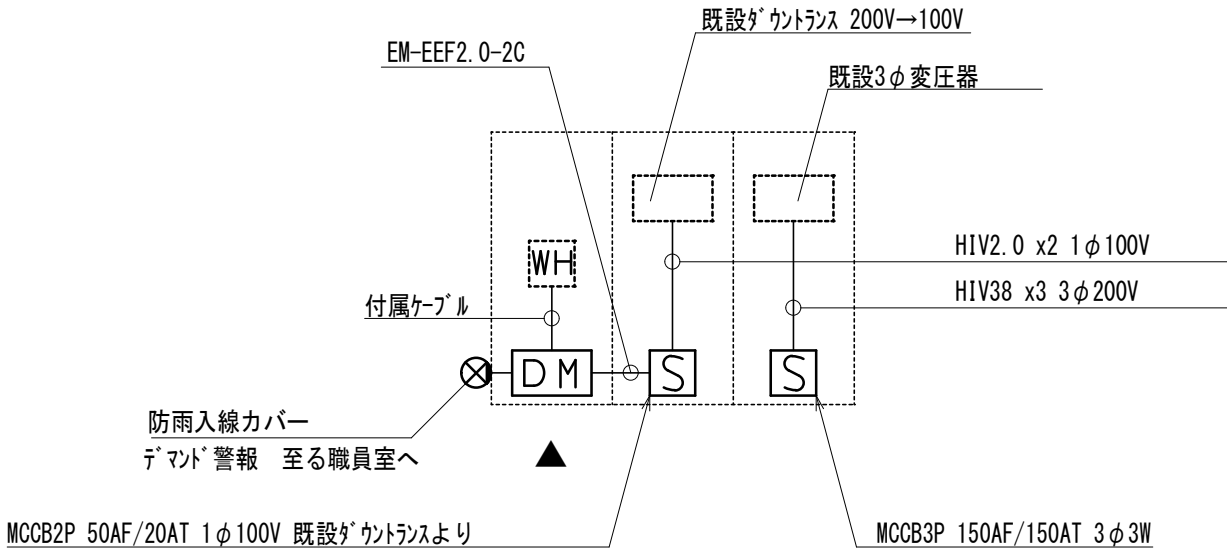

キュービクル詳細図

工事名	山崎小学校他屋内運動場空調設備整備工事		
図面名称・縮尺	分電盤接続図・キュービクル詳細図	-	図面番号 E-10
事業主	宍 粟 市		

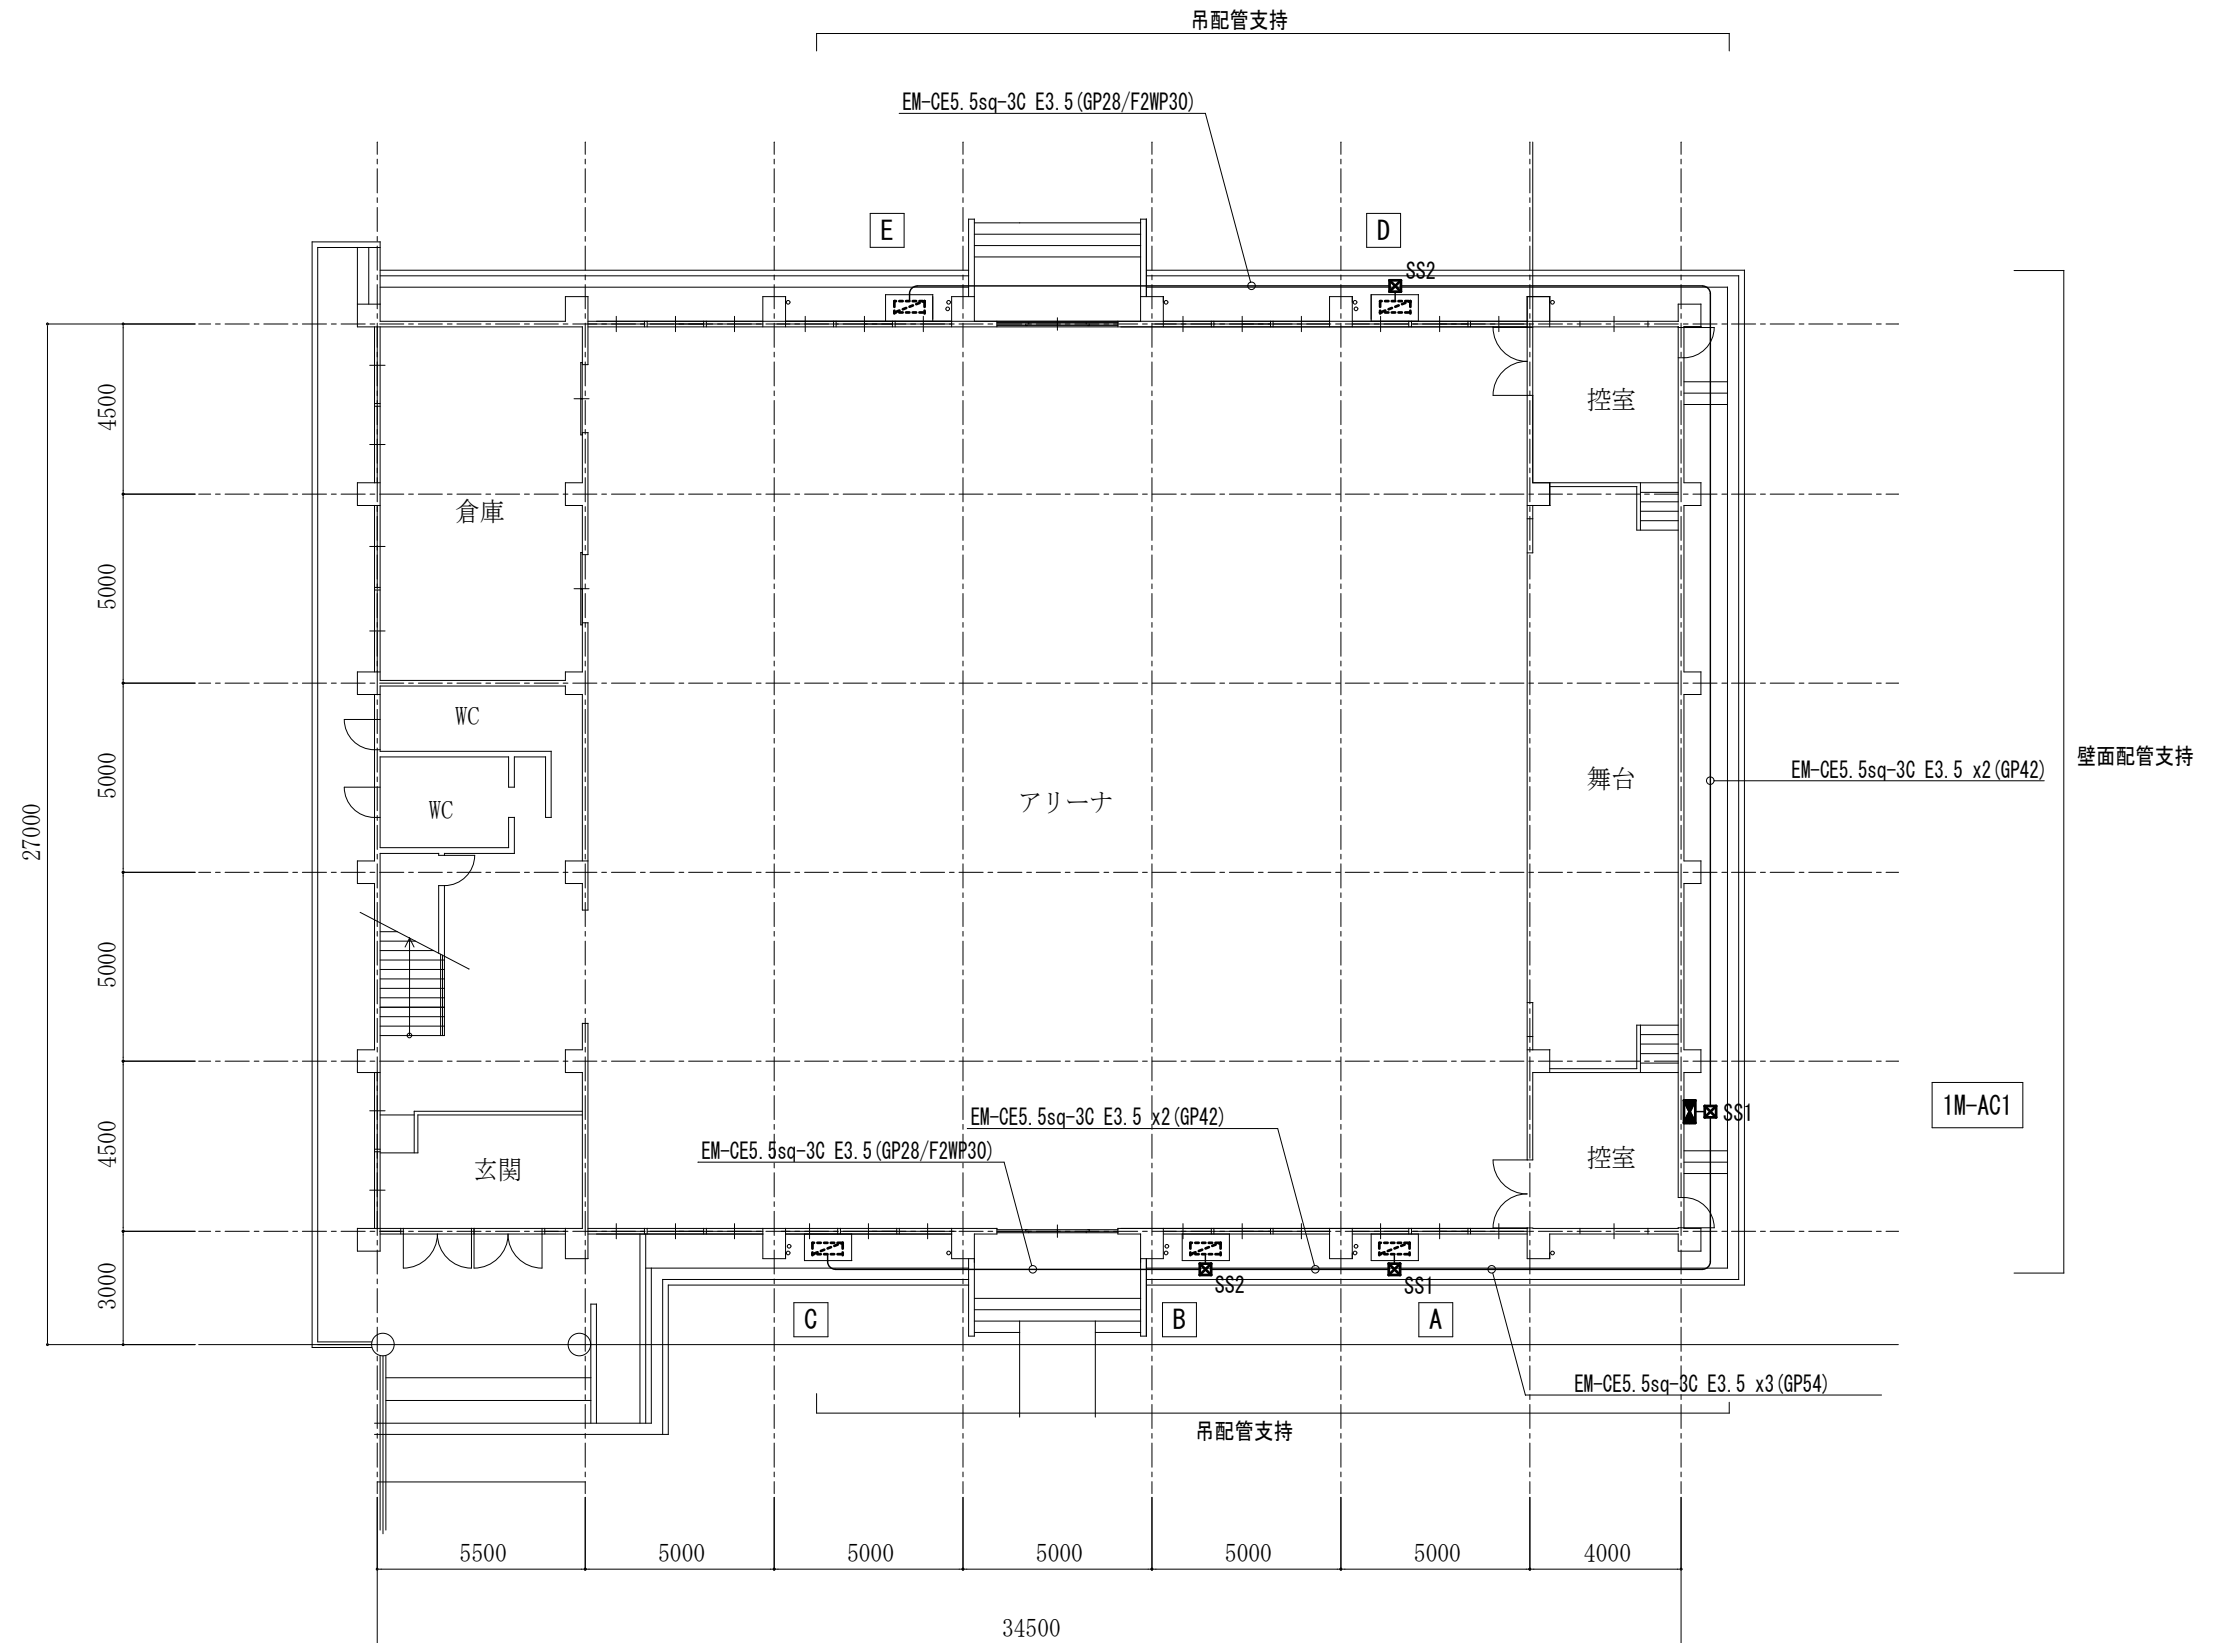
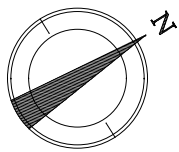


＜凡例＞
☒ SS1 SS500x500x300 WP-SUS
☒ SS2 SS300x300x300 WP-SUS

1階平面図 S=1/200

2. 山崎西小学校

工事名	山崎小学校他屋内運動場空調設備整備工事			
図面名称・縮尺	動力設備 1階平面図	1/200	図面番号	E-11
事業主	栄 栗 市			

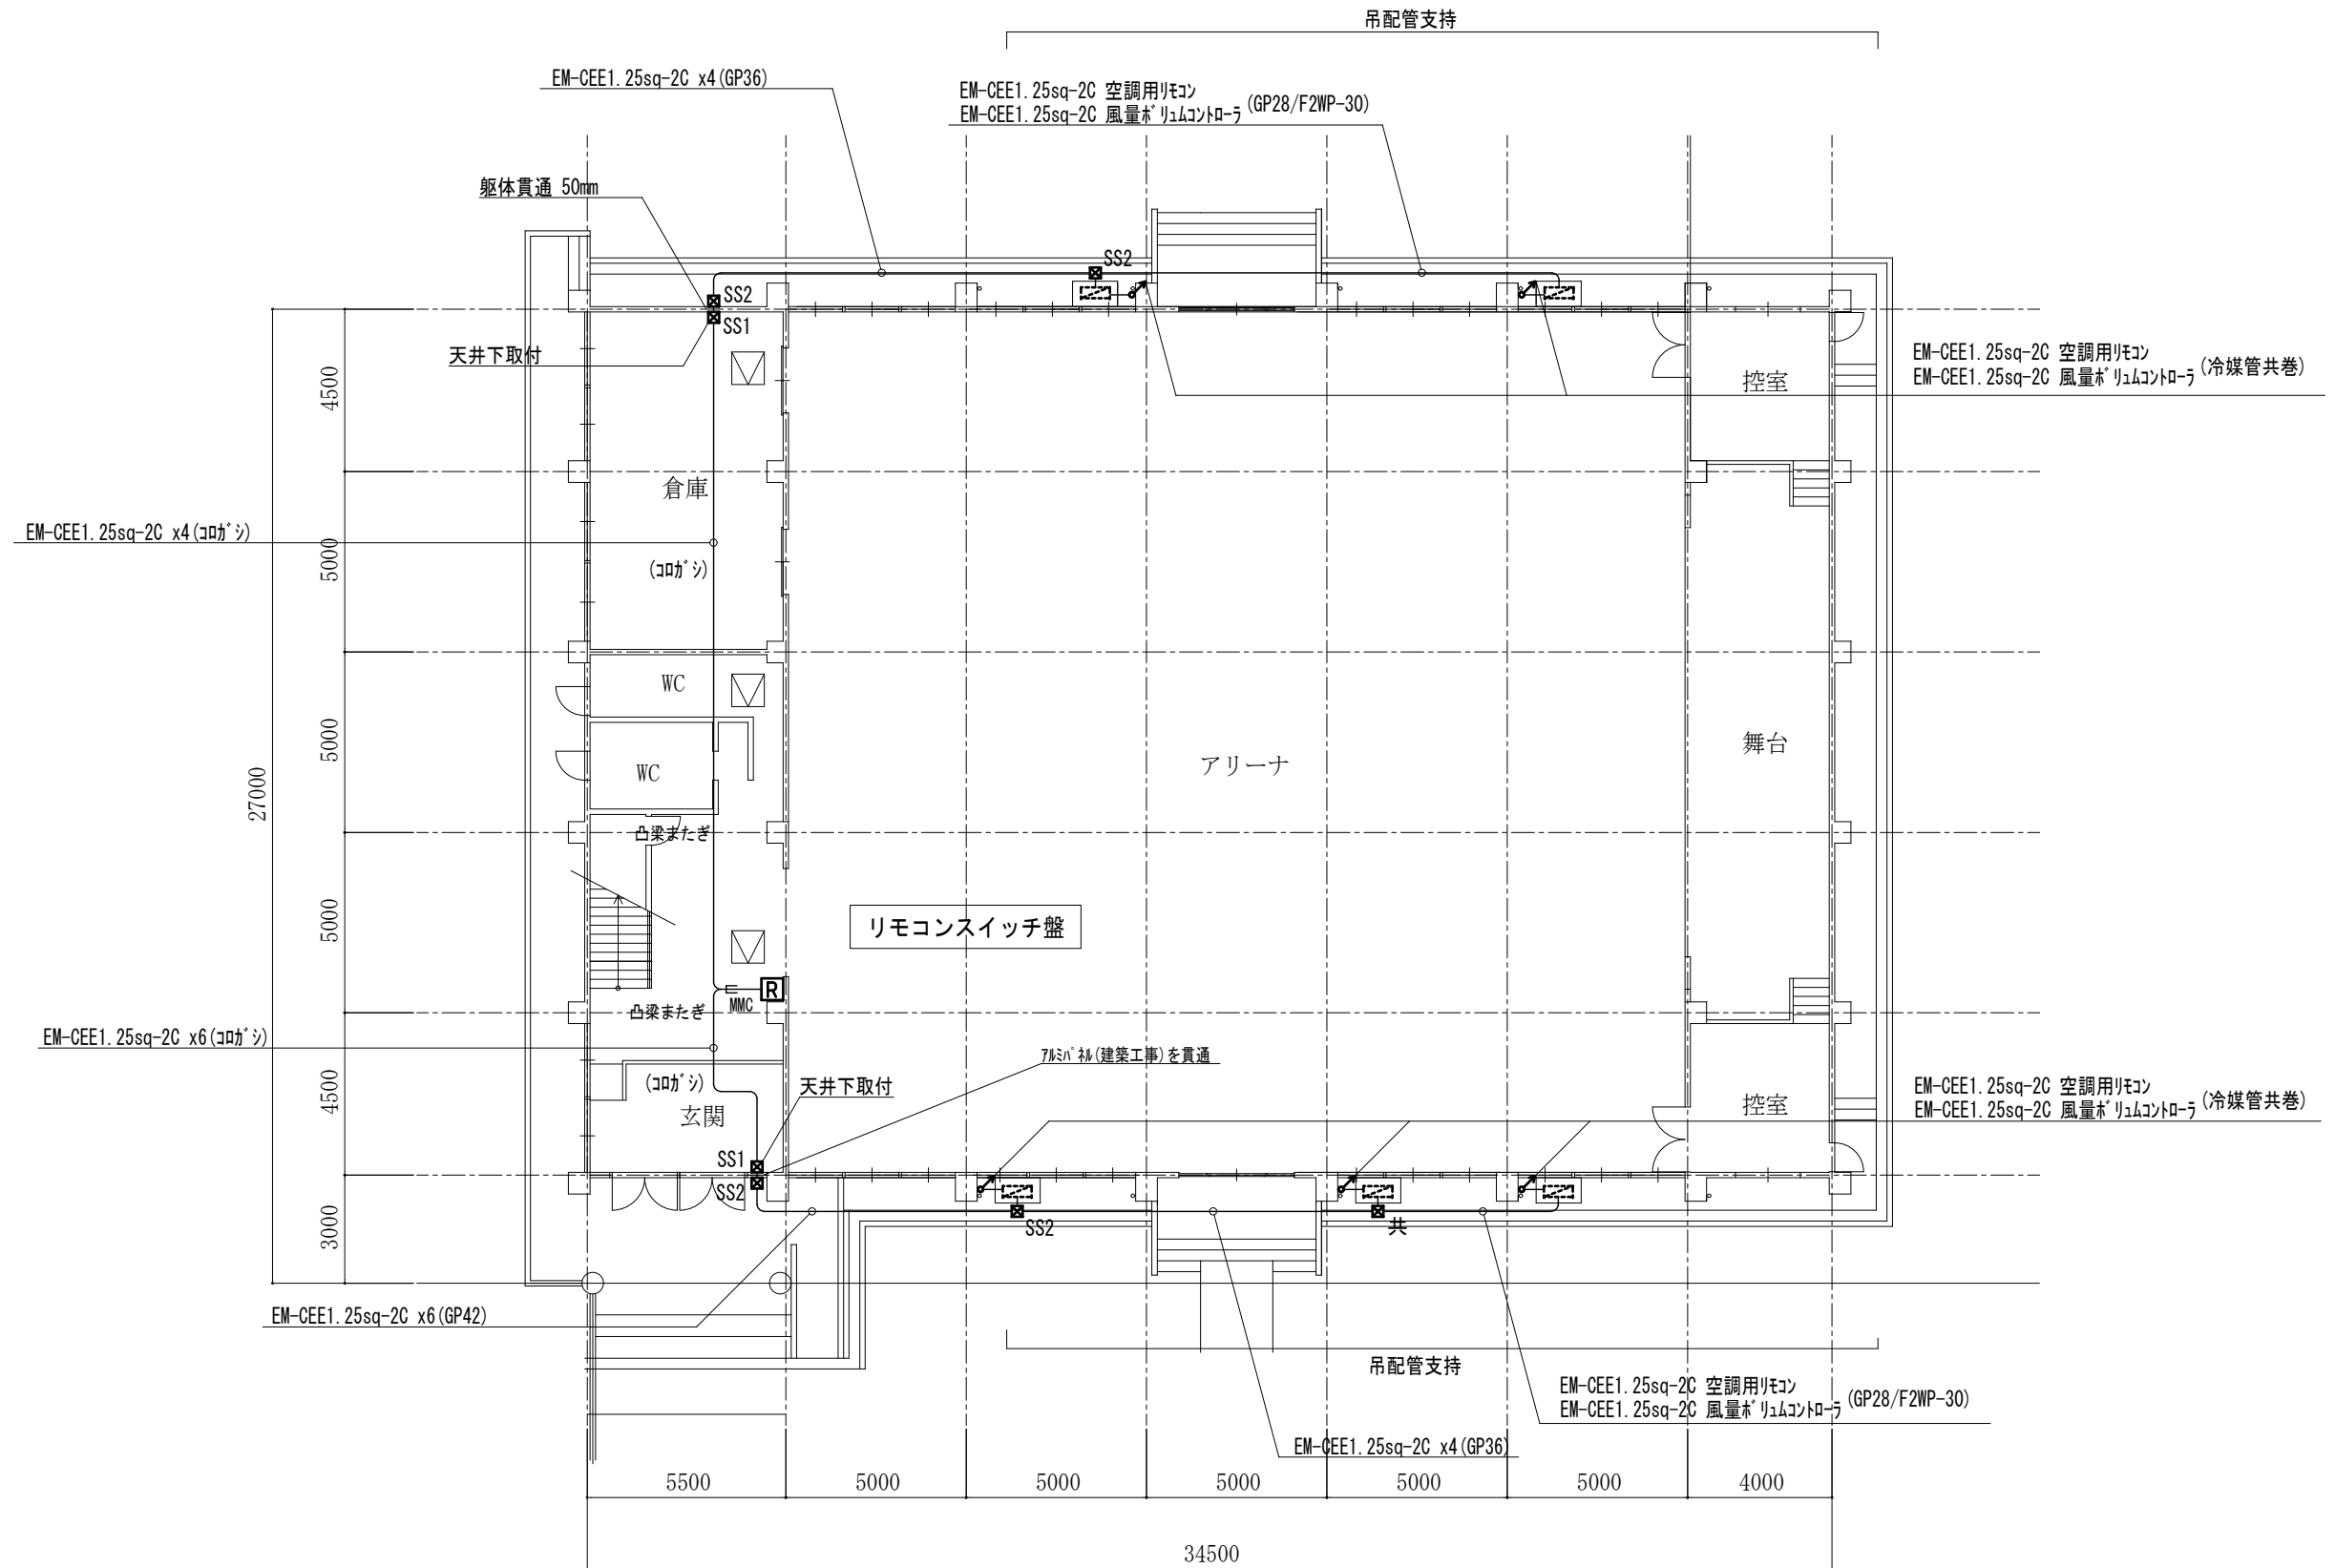
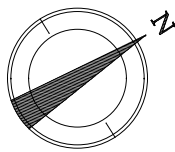


- ＜凡例＞
- SS1 SS300x300x300
 - SS2 SS300x300x300 WP-SUS
 - 天井点検口 (建築工事)

1階平面図 S=1/200

2. 山崎西小学校


工事名	山崎小学校他屋内運動場空調設備整備工事			
図面名称・縮尺	空調計装設備 1階平面図	1/200	図面番号	E-12
事業主	栄 栗 市			

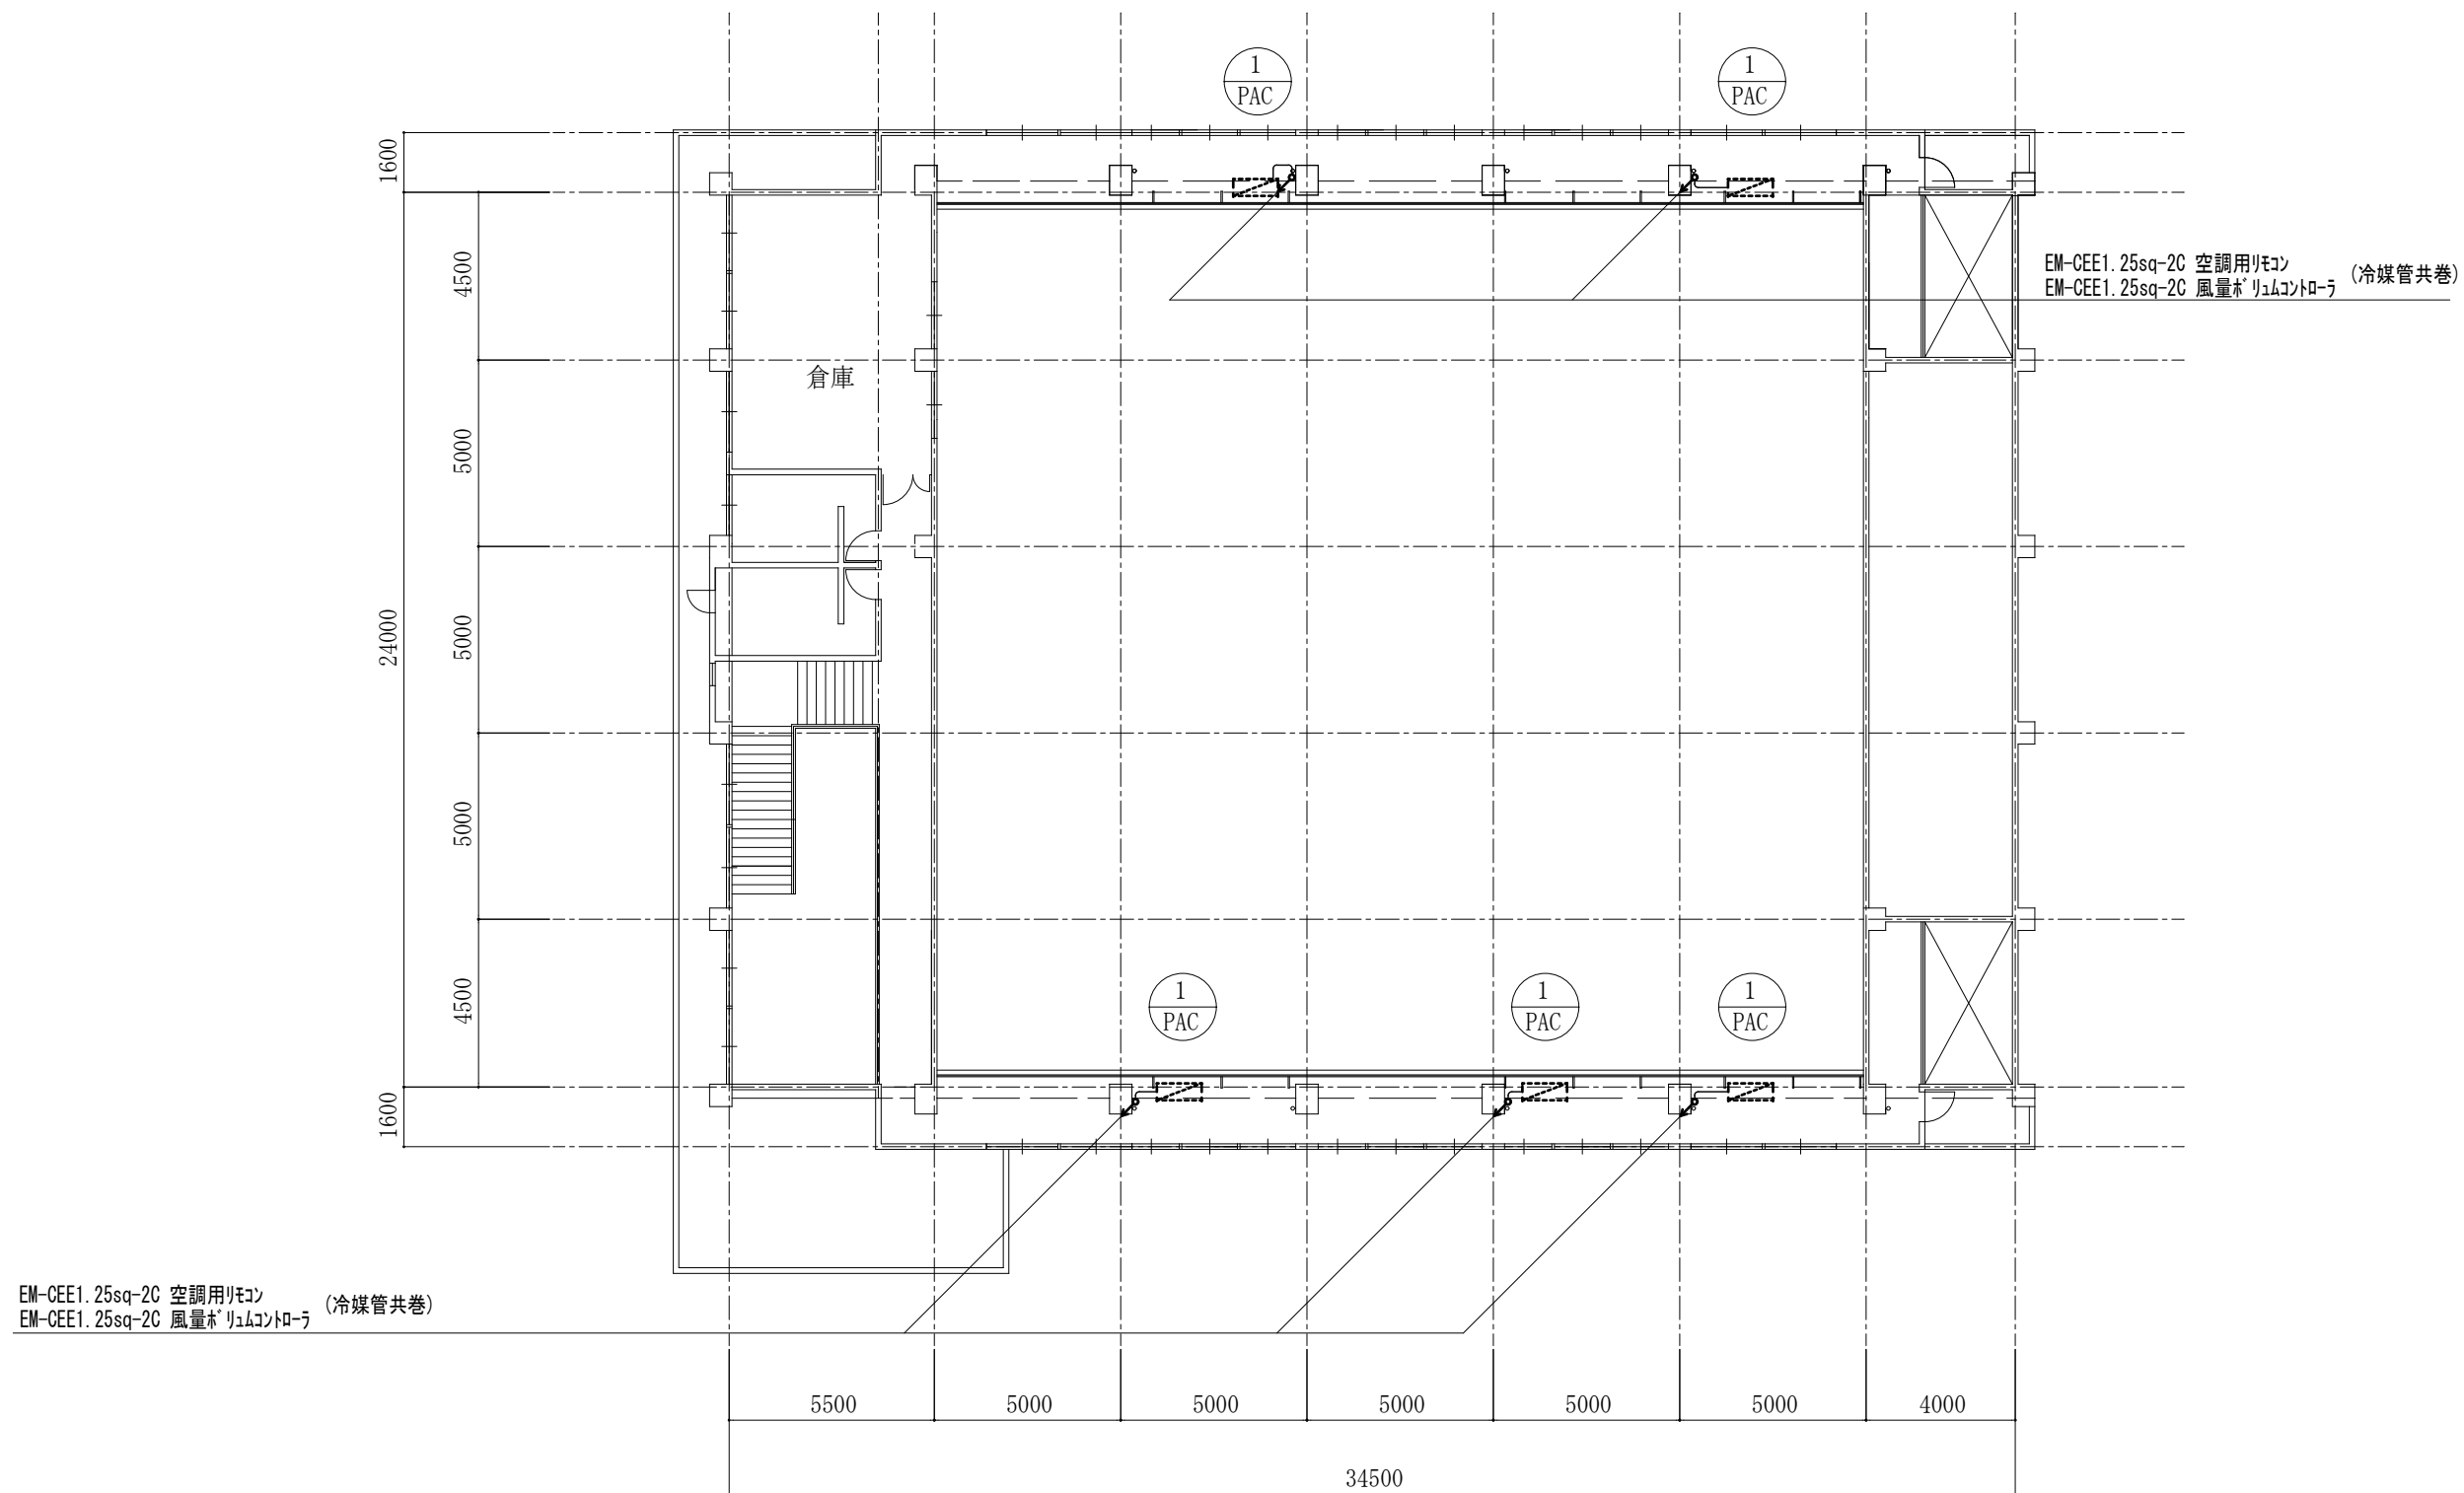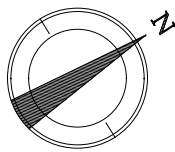

メンテナンスデッキ平面図 S=1/200


2. 山崎西小学校

工事名	山崎小学校他屋内運動場空調設備整備工事			
図面名称・縮尺	空調計装設備 マンテナンスデッキ平面図	1/200	図面番号	E-13
事業主	大 栗 市			

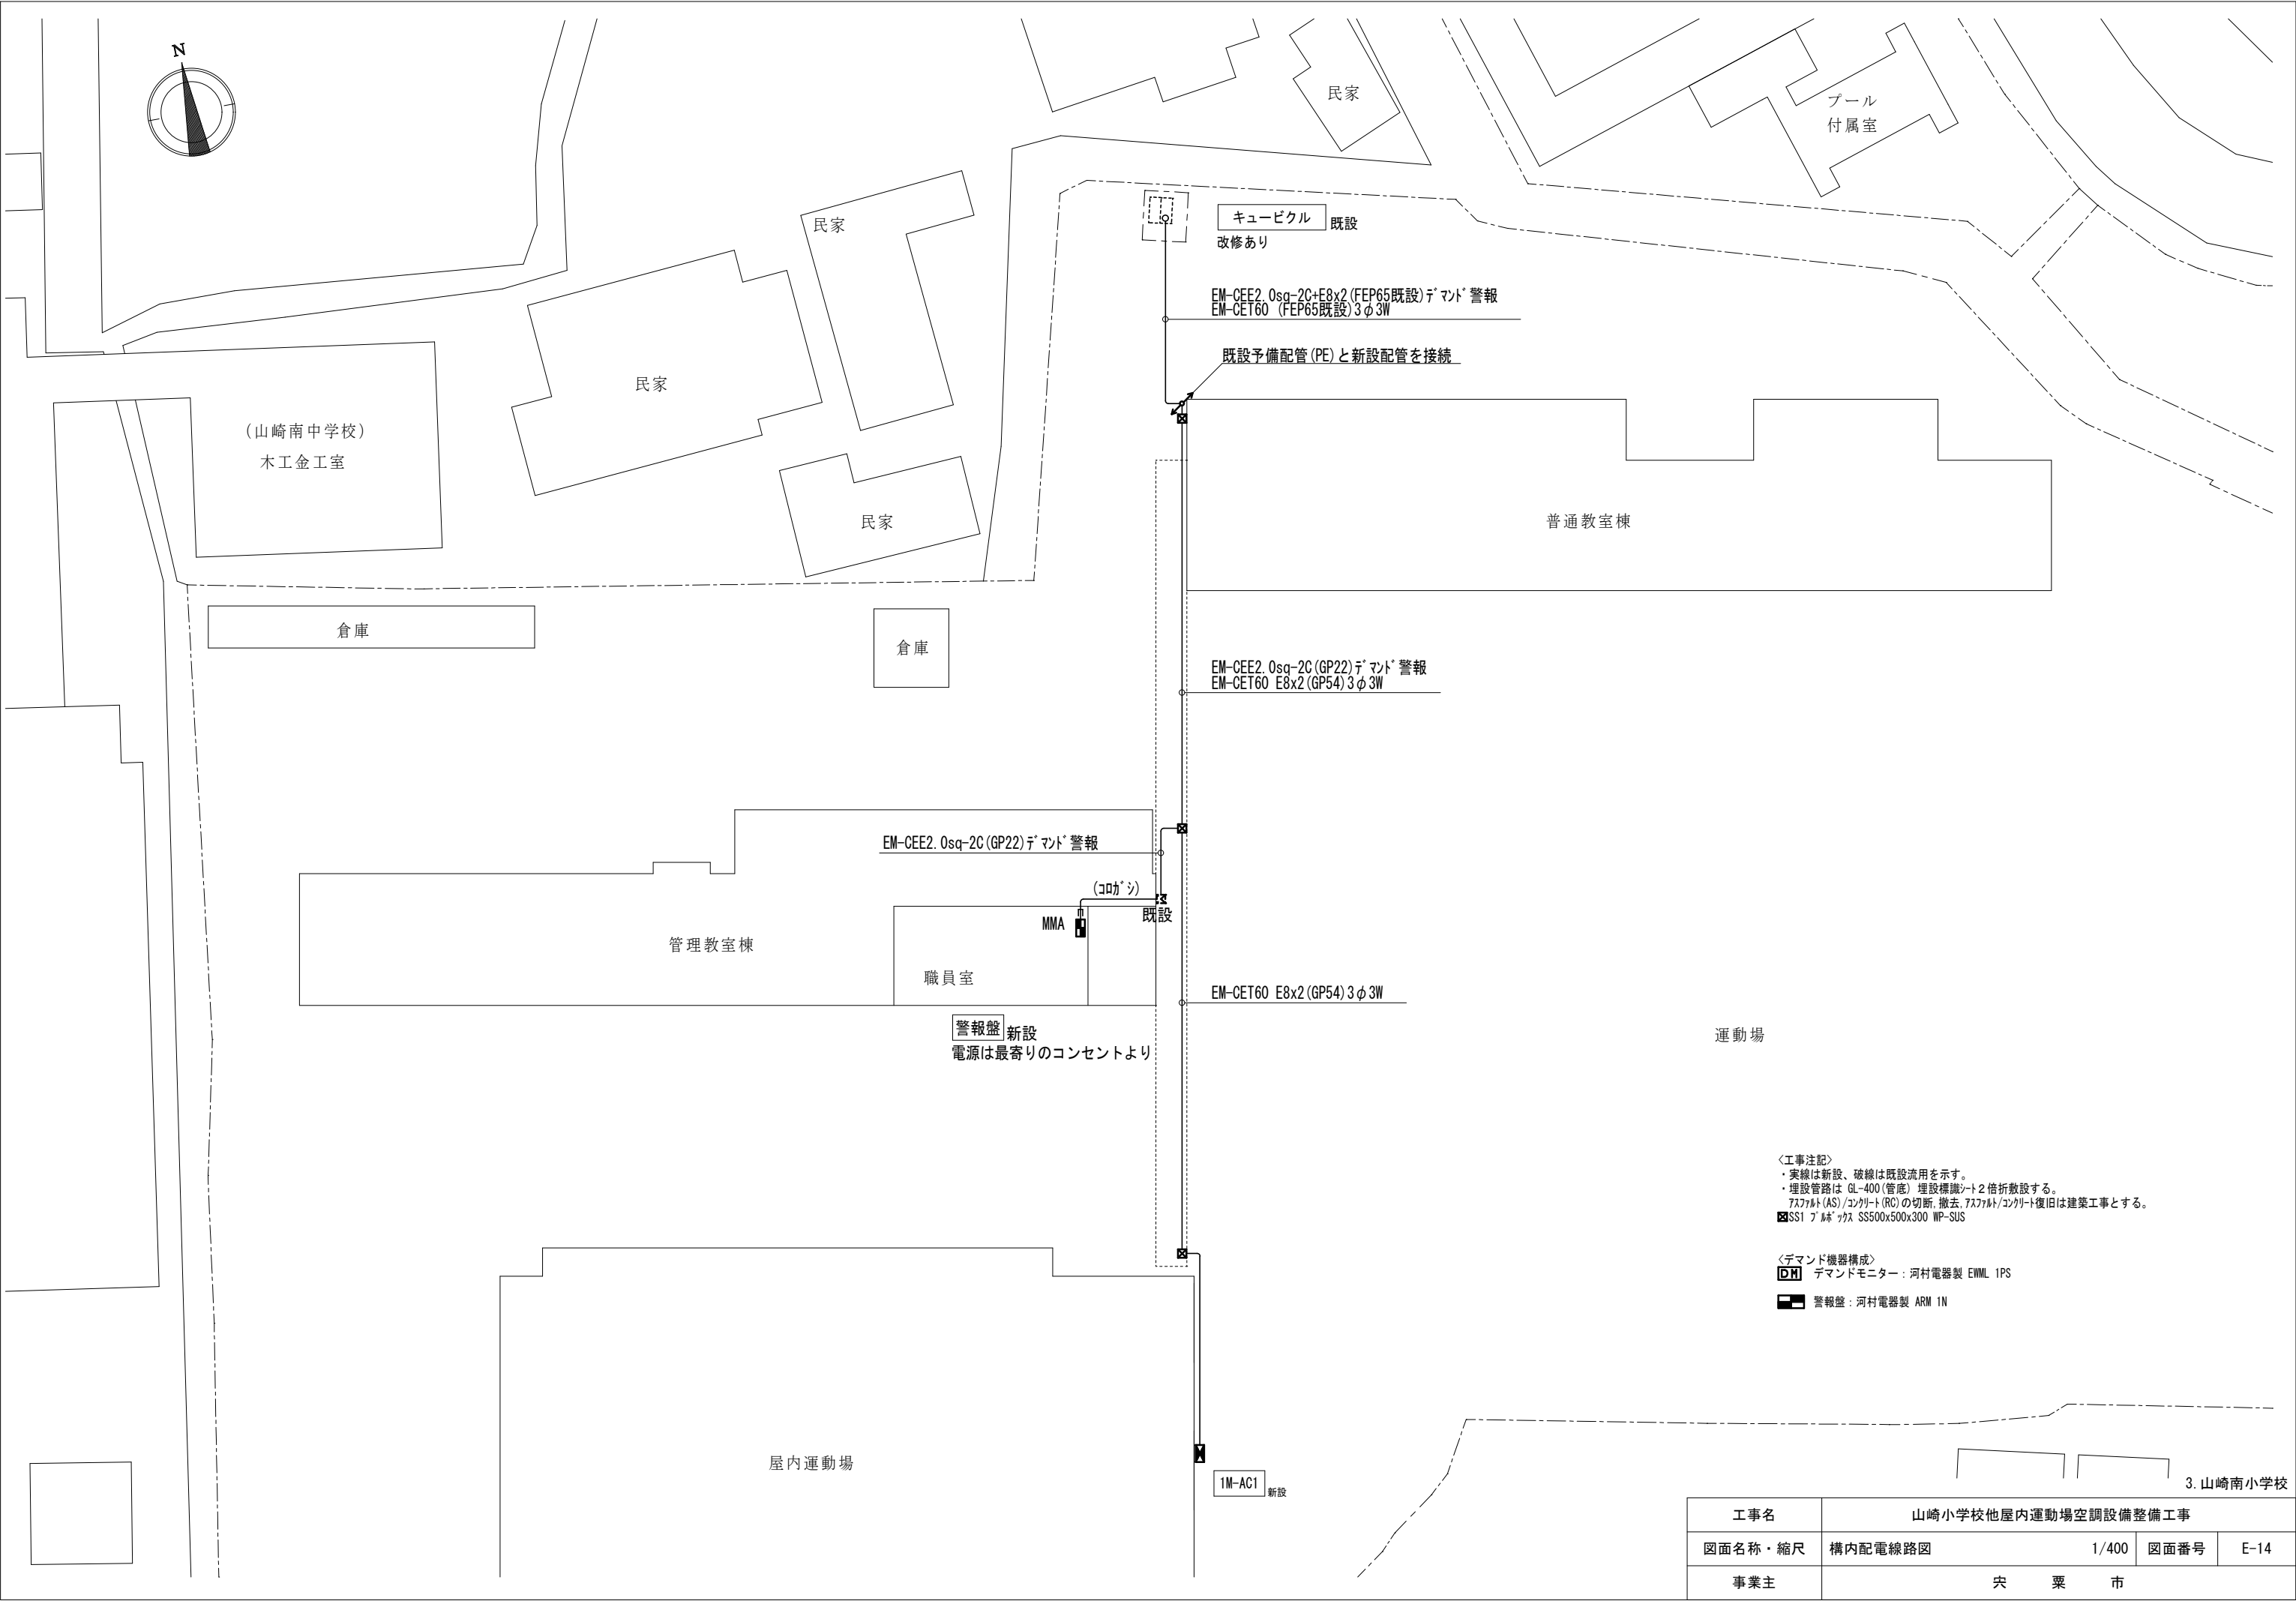


工事名	山崎小学校他屋内運動場空調設備整備工事			
図面名称・縮尺	構内配電線路図	1/400	図面番号	E-14
事業主	大 栗 市			

材質	SUS製	種別	屋外壁掛露出型	分岐回路					電源		容量	警報	遠隔	INV 対応	電線 sq	接地 sq/mm	制御 方式	負荷名称	
盤名称	主幹・結線			回路番号	種別	P	F	T	MC	相	電圧	[Kw]							
1M-AC1 計18.24KW ◎ ED ◎ ELB	60sq 3φ MCCB 3P3E 150AF/150AT			A	ELCB	3	50	30		3	200	3.04			○	5.5	3.5	直結	室外機
				B	ELCB	3	50	30		3	200	3.04			○	5.5	3.5	直結	室外機
				C	ELCB	3	50	30		3	200	3.04			○	5.5	3.5	直結	室外機
				D	ELCB	3	50	30		3	200	3.04			○	5.5	3.5	直結	室外機
				E	ELCB	3	50	30		3	200	3.04			○	5.5	3.5	直結	室外機
				F	ELCB	3	50	30		3	200	3.04			○	5.5	3.5	直結	室外機

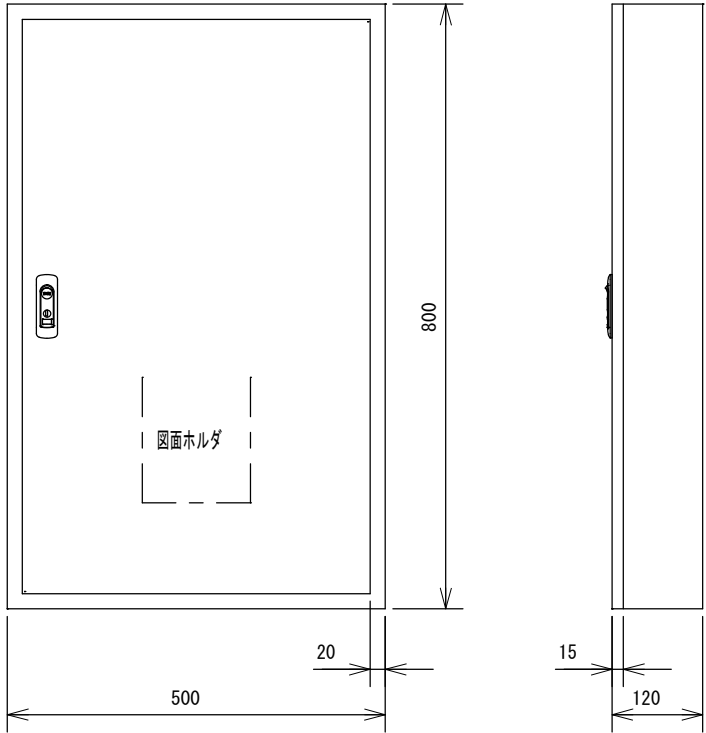


1M-AC1 参考姿図
製造者標準仕様

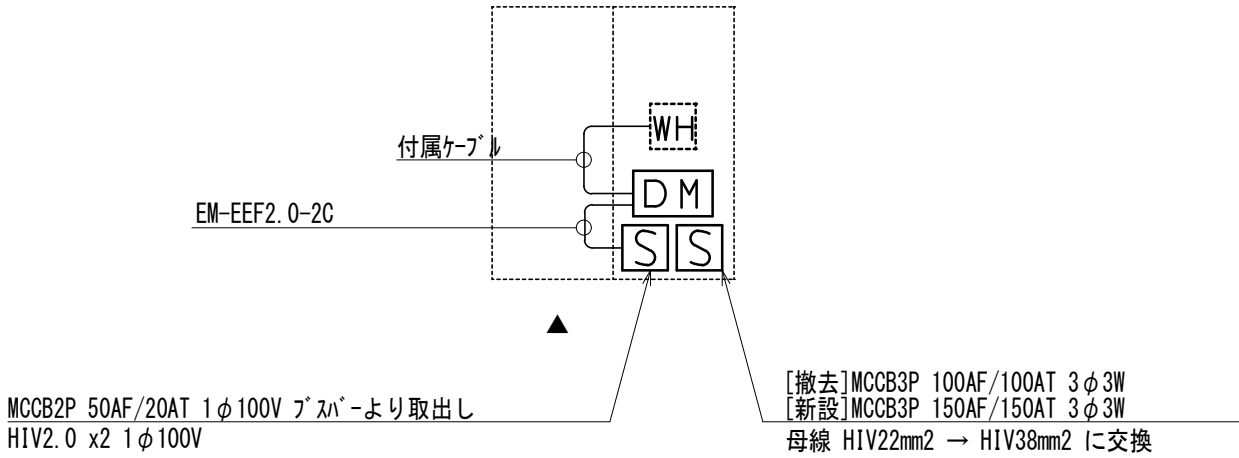

キュービクル詳細図

工事名	山崎小学校他屋内運動場空調設備整備工事		
図面名称・縮尺	分電盤接続図・キュービクル詳細図	-	図面番号 E-15
事業主	宍 粟 市		

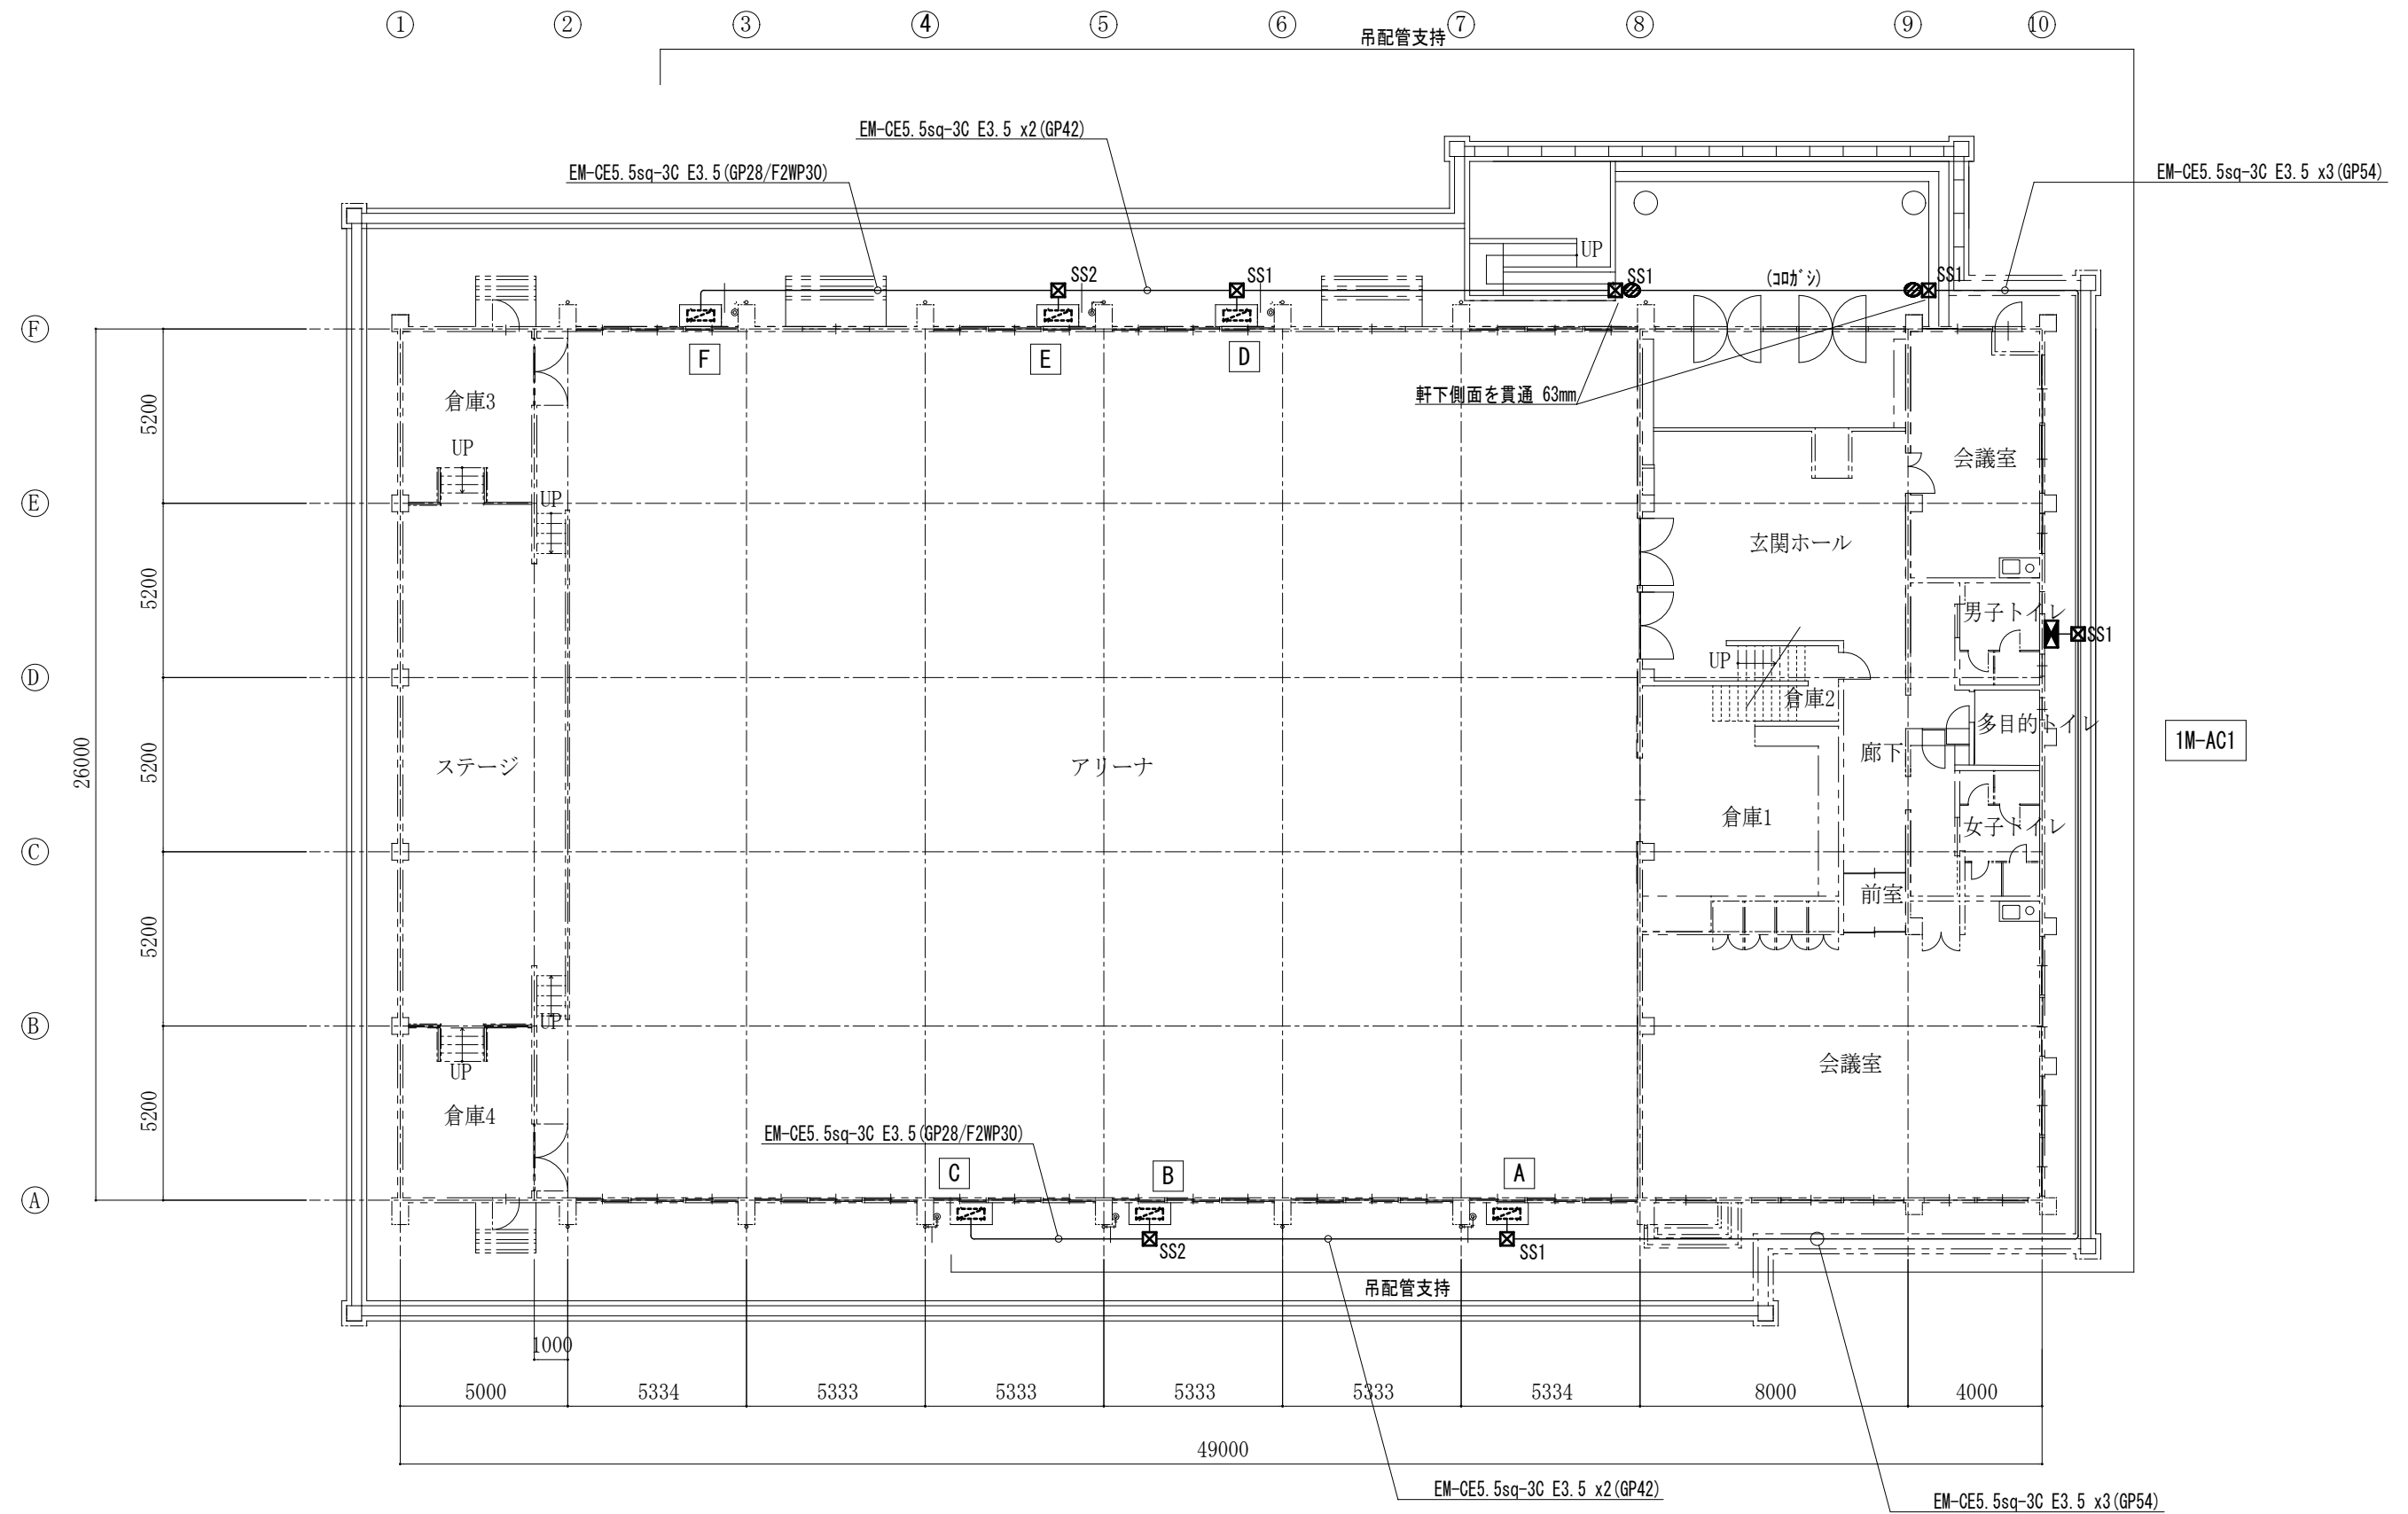


1階平面図 S=1/200

- ＜凡例＞
- ☒ SS1 SS500x500x300 WP-SUS
 - ☒ SS2 SS300x300x300 WP-SUS

3. 山崎南小学校

工事名	山崎小学校他屋内運動場空調設備整備工事			
図面名称・縮尺	動力設備 1階平面図	1/200	図面番号	E-16
事業主	栄 栗 市			

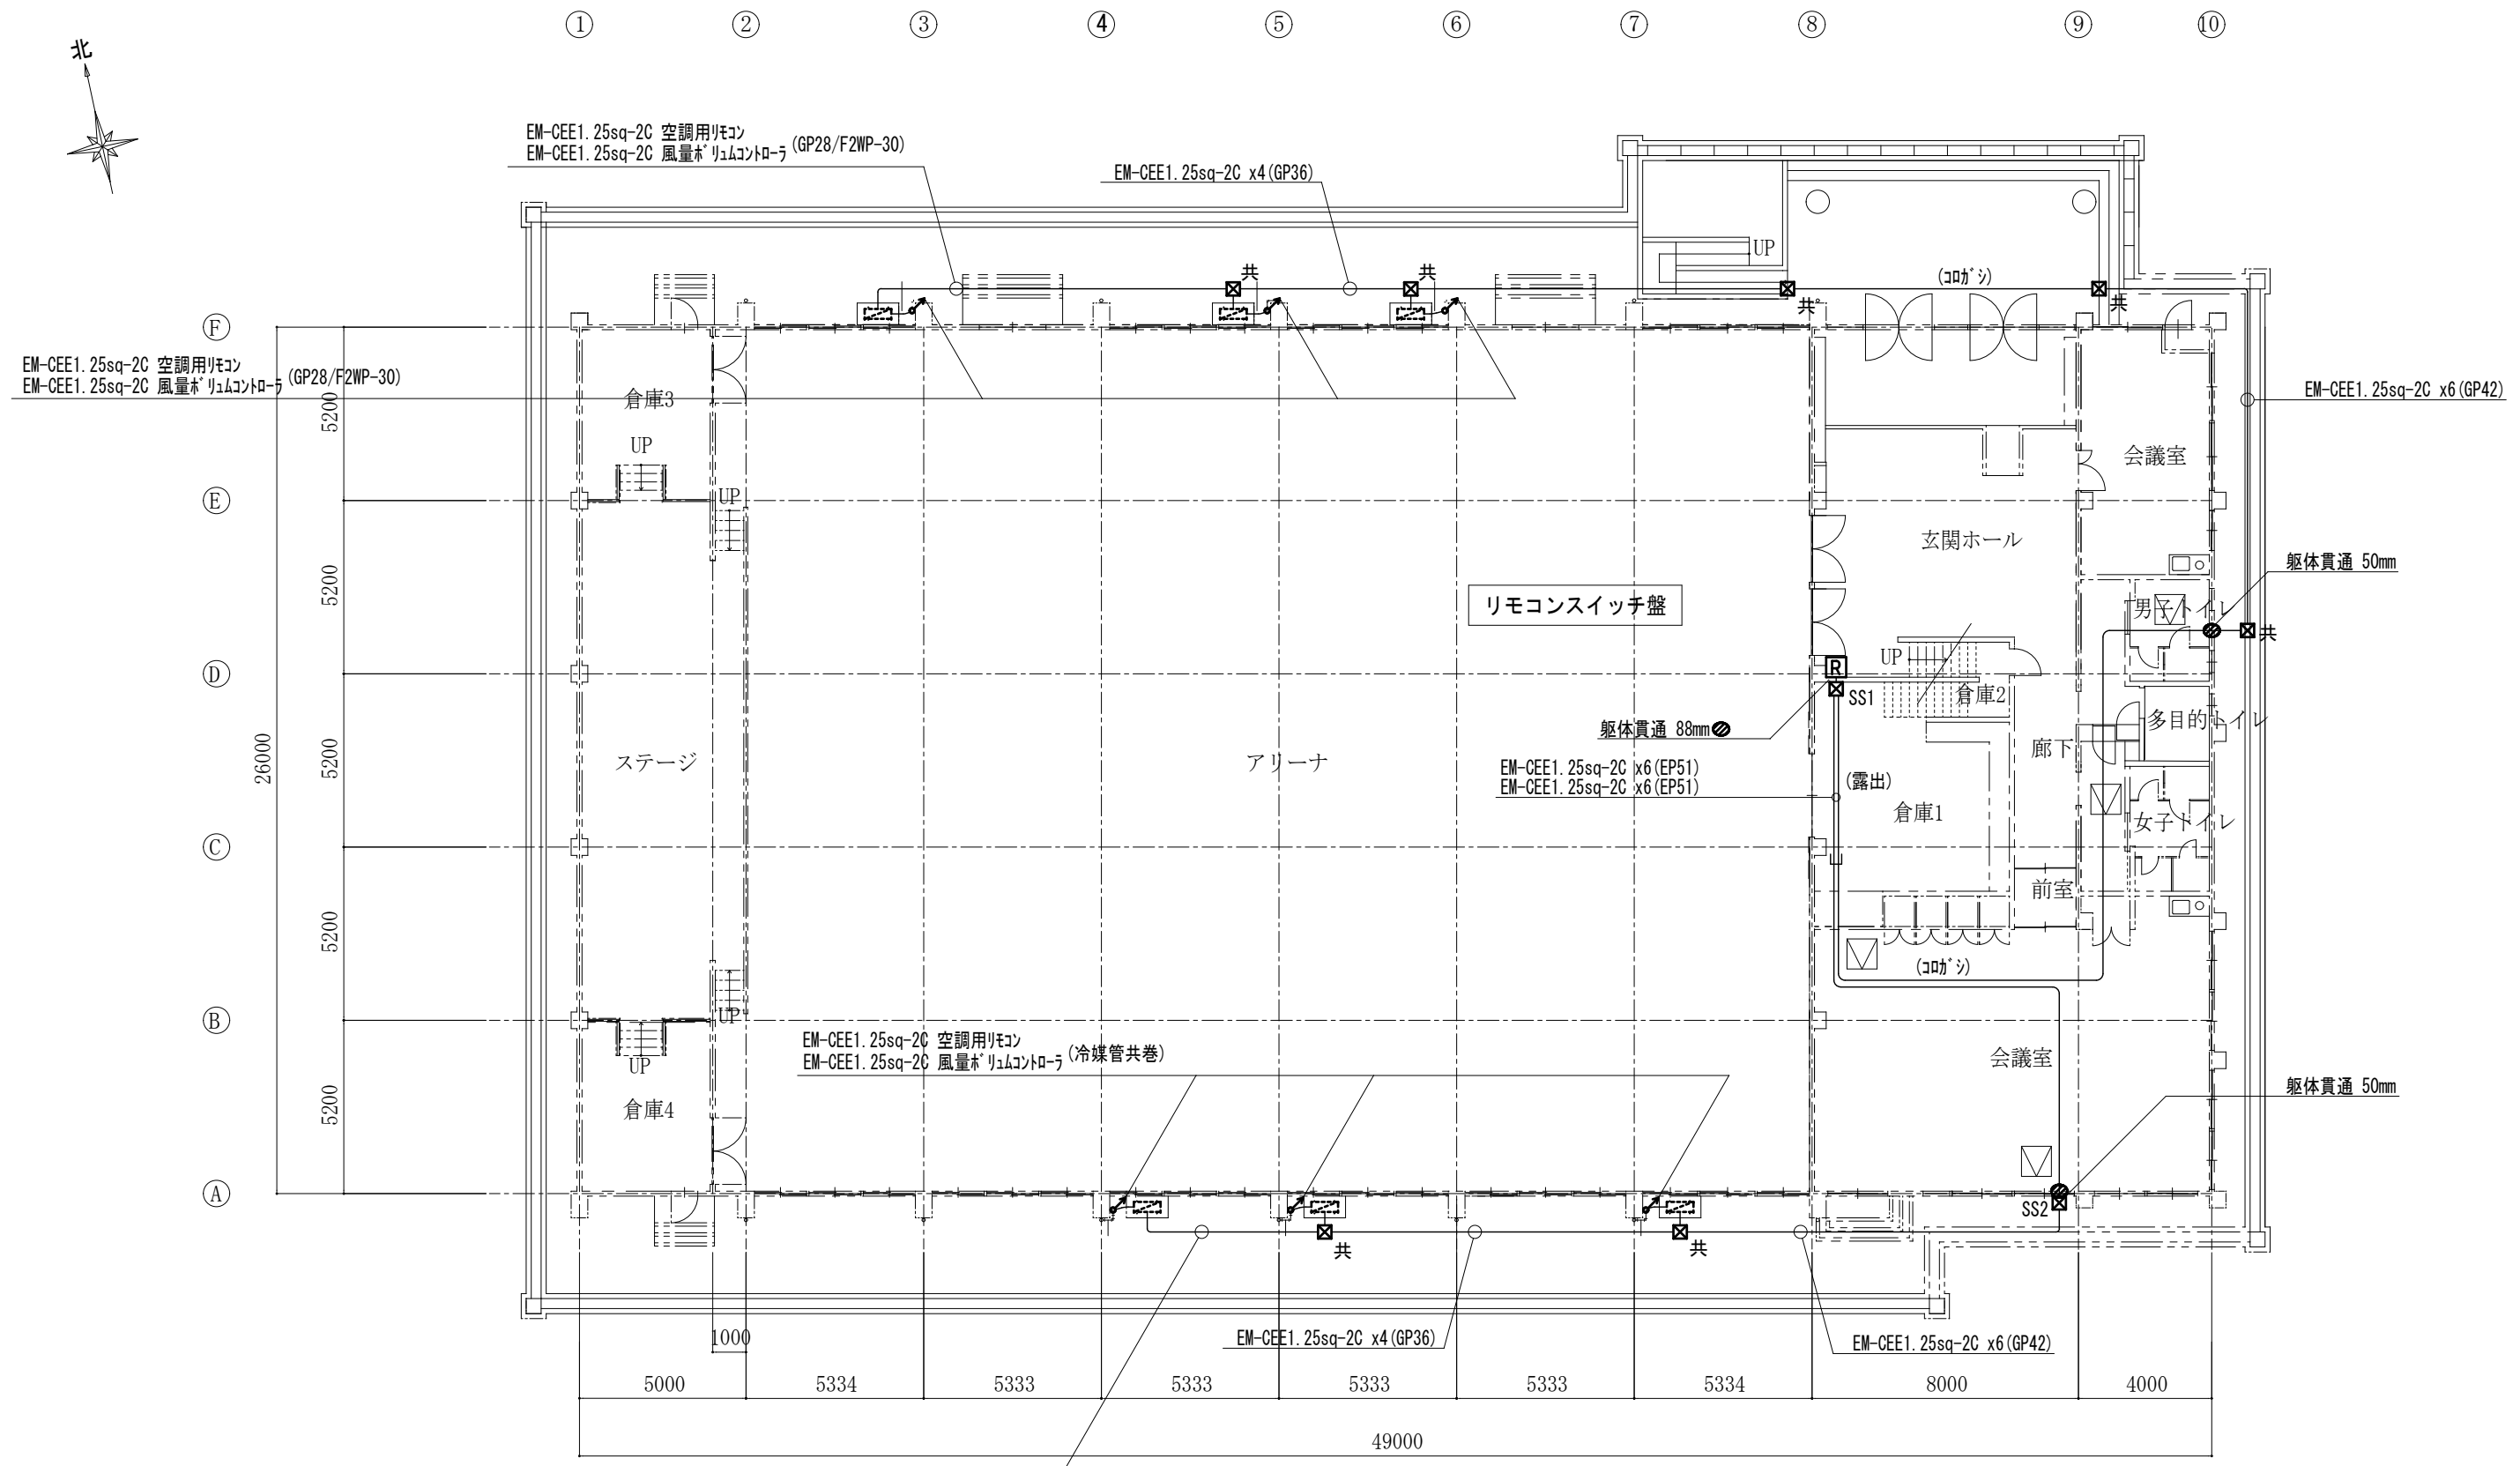


1階平面図 S=1/200

- ＜凡例＞
- ☒ SS1 SS300x300x300
 - ☒ SS2 SS300x300x300 WP-SUS
 - ☐ 天井点検口 (建築工事)

3. 山崎南小学校

工事名	山崎小学校他屋内運動場空調設備整備工事			
図面名称・縮尺	空調計装設備 1階平面図	1/200	図面番号	E-17
事業主	栄 栗 市			

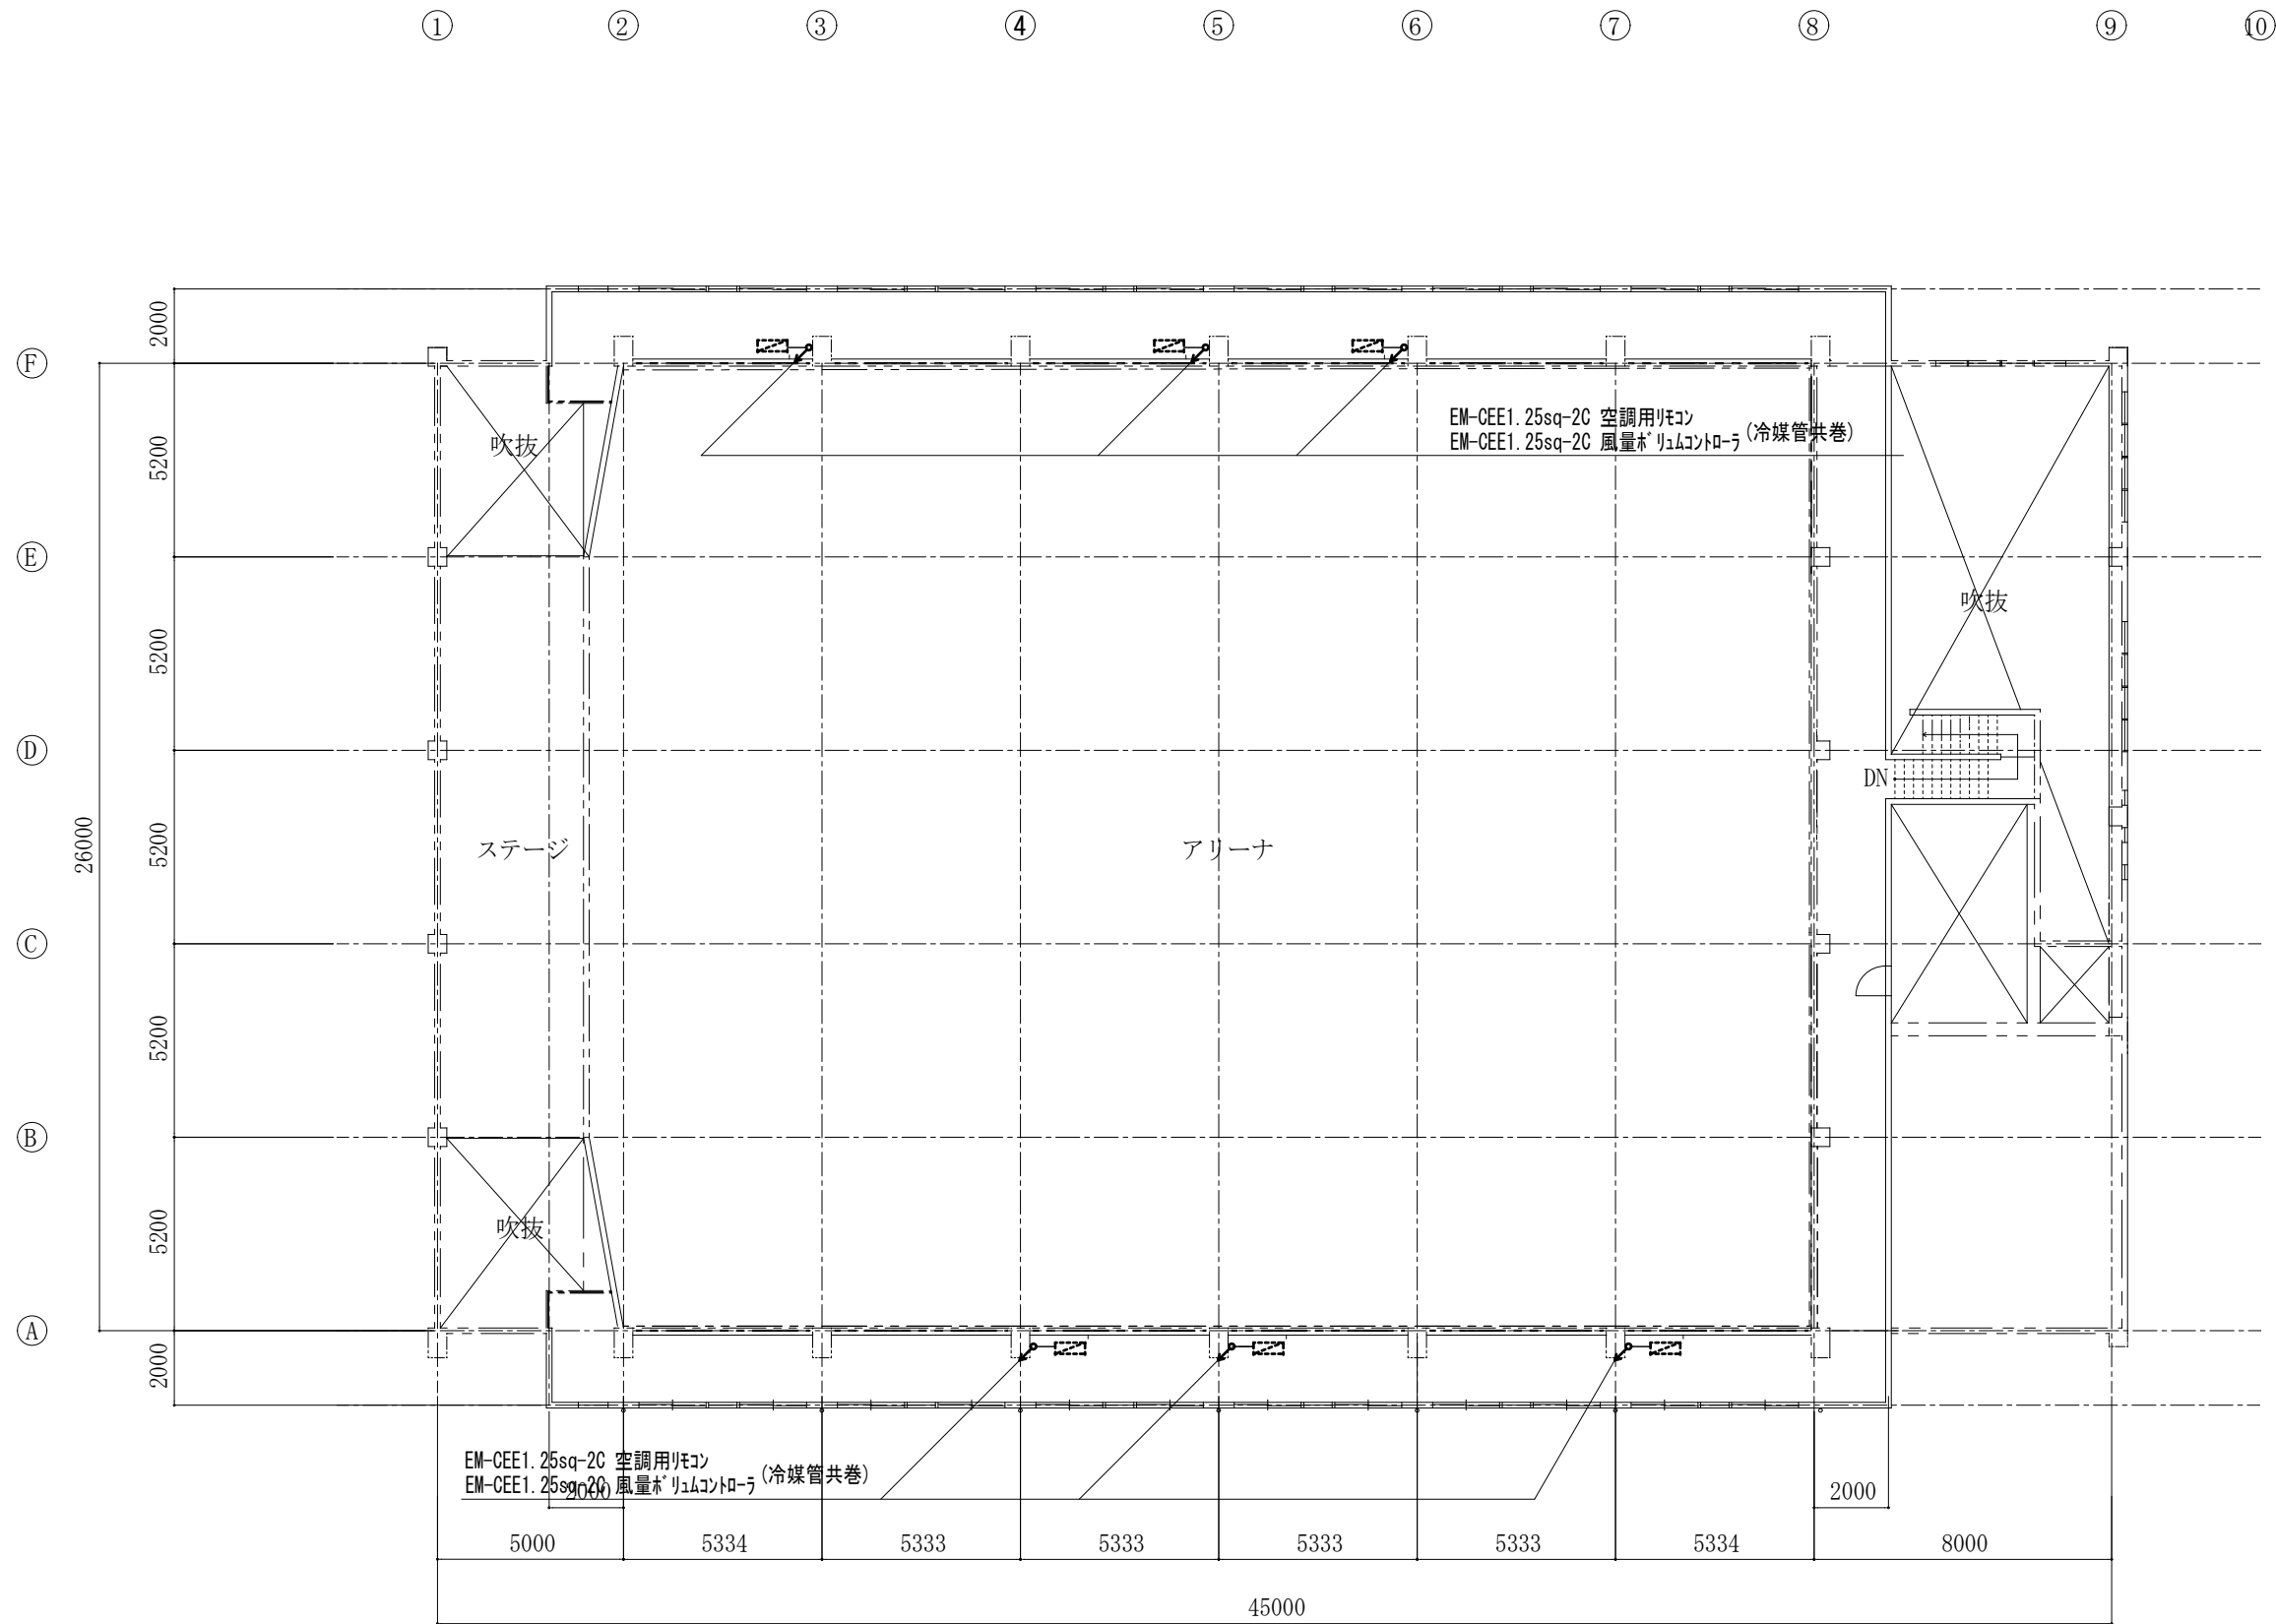

メンテナンスデッキ平面図 S=1/200

3. 山崎南小学校

工事名	山崎小学校他屋内運動場空調設備整備工事			
図面名称・縮尺	空調計装設備メンテナンスデッキ平面図	1/200	図面番号	E-18
事業主	大 栗 市			